


Кабинет Генерального директора.
План привязки потолочных светильников

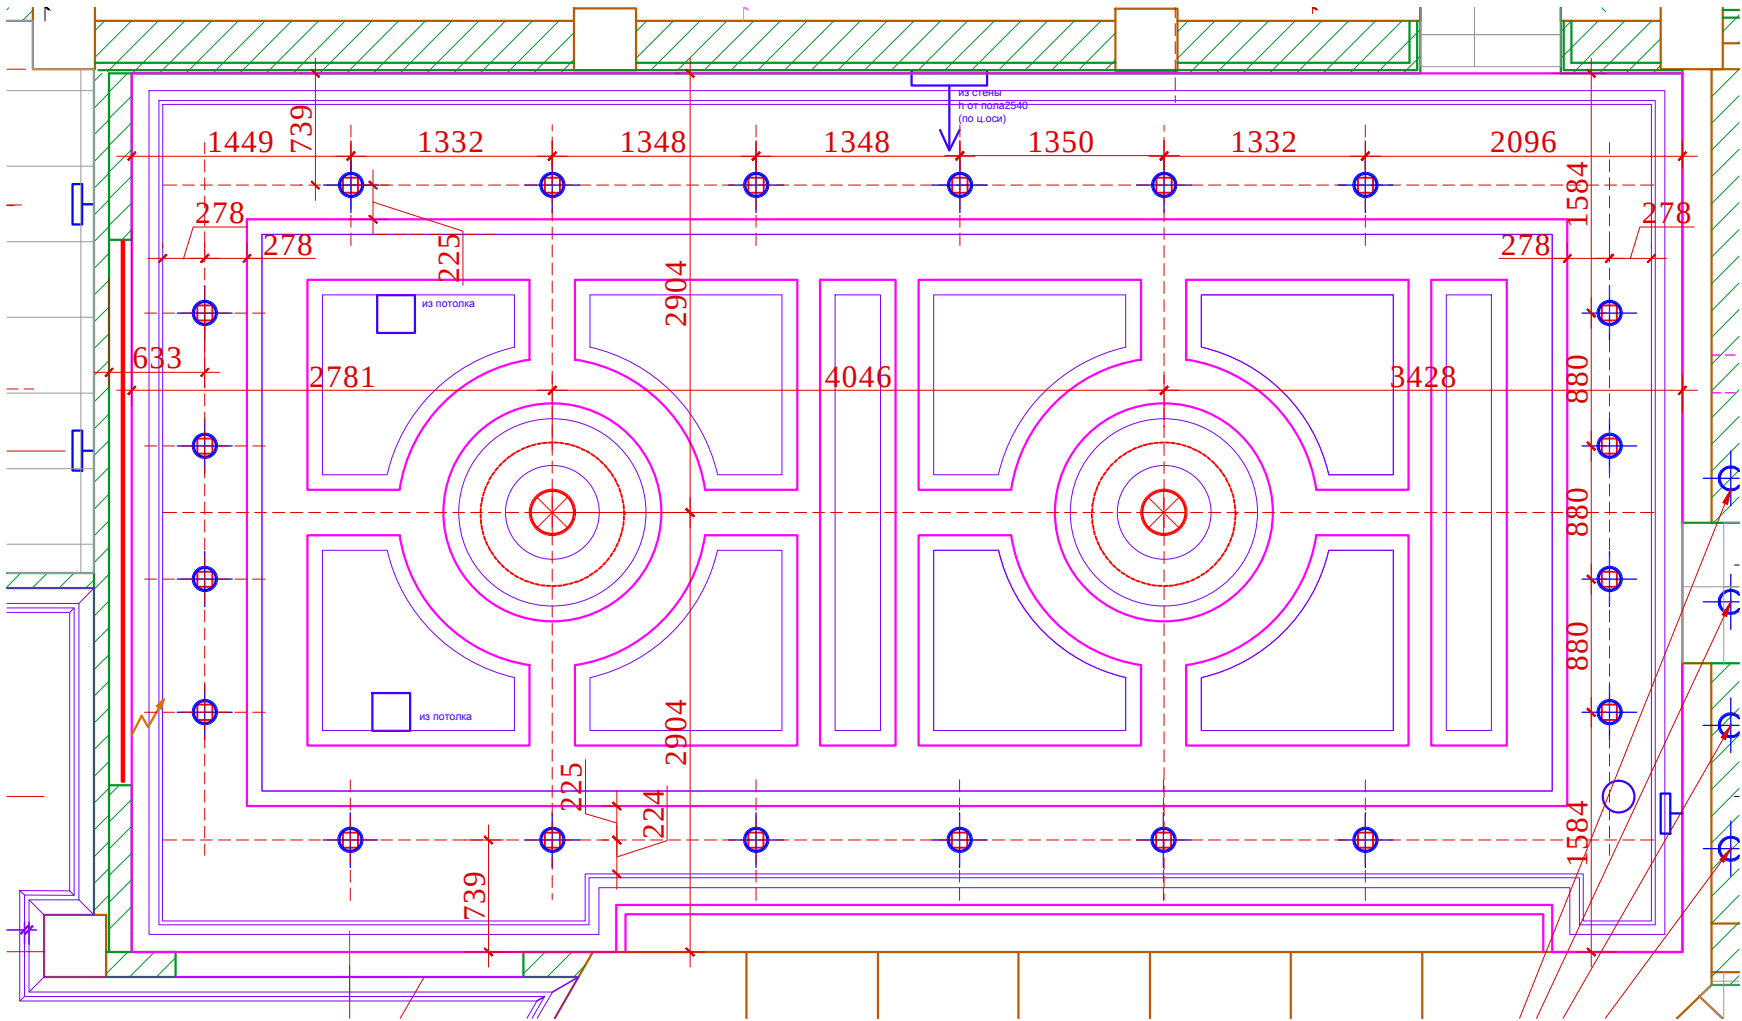


ПРИМЕЧАНИЯ:

1. Подшивные потолки из гипсокартона по металлическому каркасу.
2. Высоты указаны от УЧП
3. В местах установки люстр и прочих изделий,оборудования , подвесных конструкций , установить закладные (см. план освещения) .
4. При выполнении подвесных потолков из ГКЛ проследить , чтобы металлопрофиль не попал на посадочные места встраиваемых светильников (данный лист смотреть совместно с листами планов и разверток на каждое помещение)
- 5.

	Условные обозначения
	- Люстра, подвесной светильник
	- Потолочный, встраиваемый светильник
	- Настенный светильник, бра
	- Подсветка картин
	- Светодиодная подсветка
	- Эл. вывод
	- Торшер
	- Настольная лампа
	- Розетка вкл. от выключателя (см. план розеток)

						Заказчик: Частное лицо				АИ		
						Адрес: г. Москва пос. Газопровод,101						
Изм.	Кол. уч	Лист	№ док	Дата	Подп.							
				10.02.17						Стадия	Лист	Листов
Рук.проекта	Кушнарева О.В				РП					39(3)		
Архитектор	Несветаев В.А											
Дизайнер	Чапланова П.О											
Менеджер	Суханкина Е.П					Кабинет Генерального директора. План привязки потолочных светильников		ООО "Чарльз Камерон"				

План электрики. М1:50

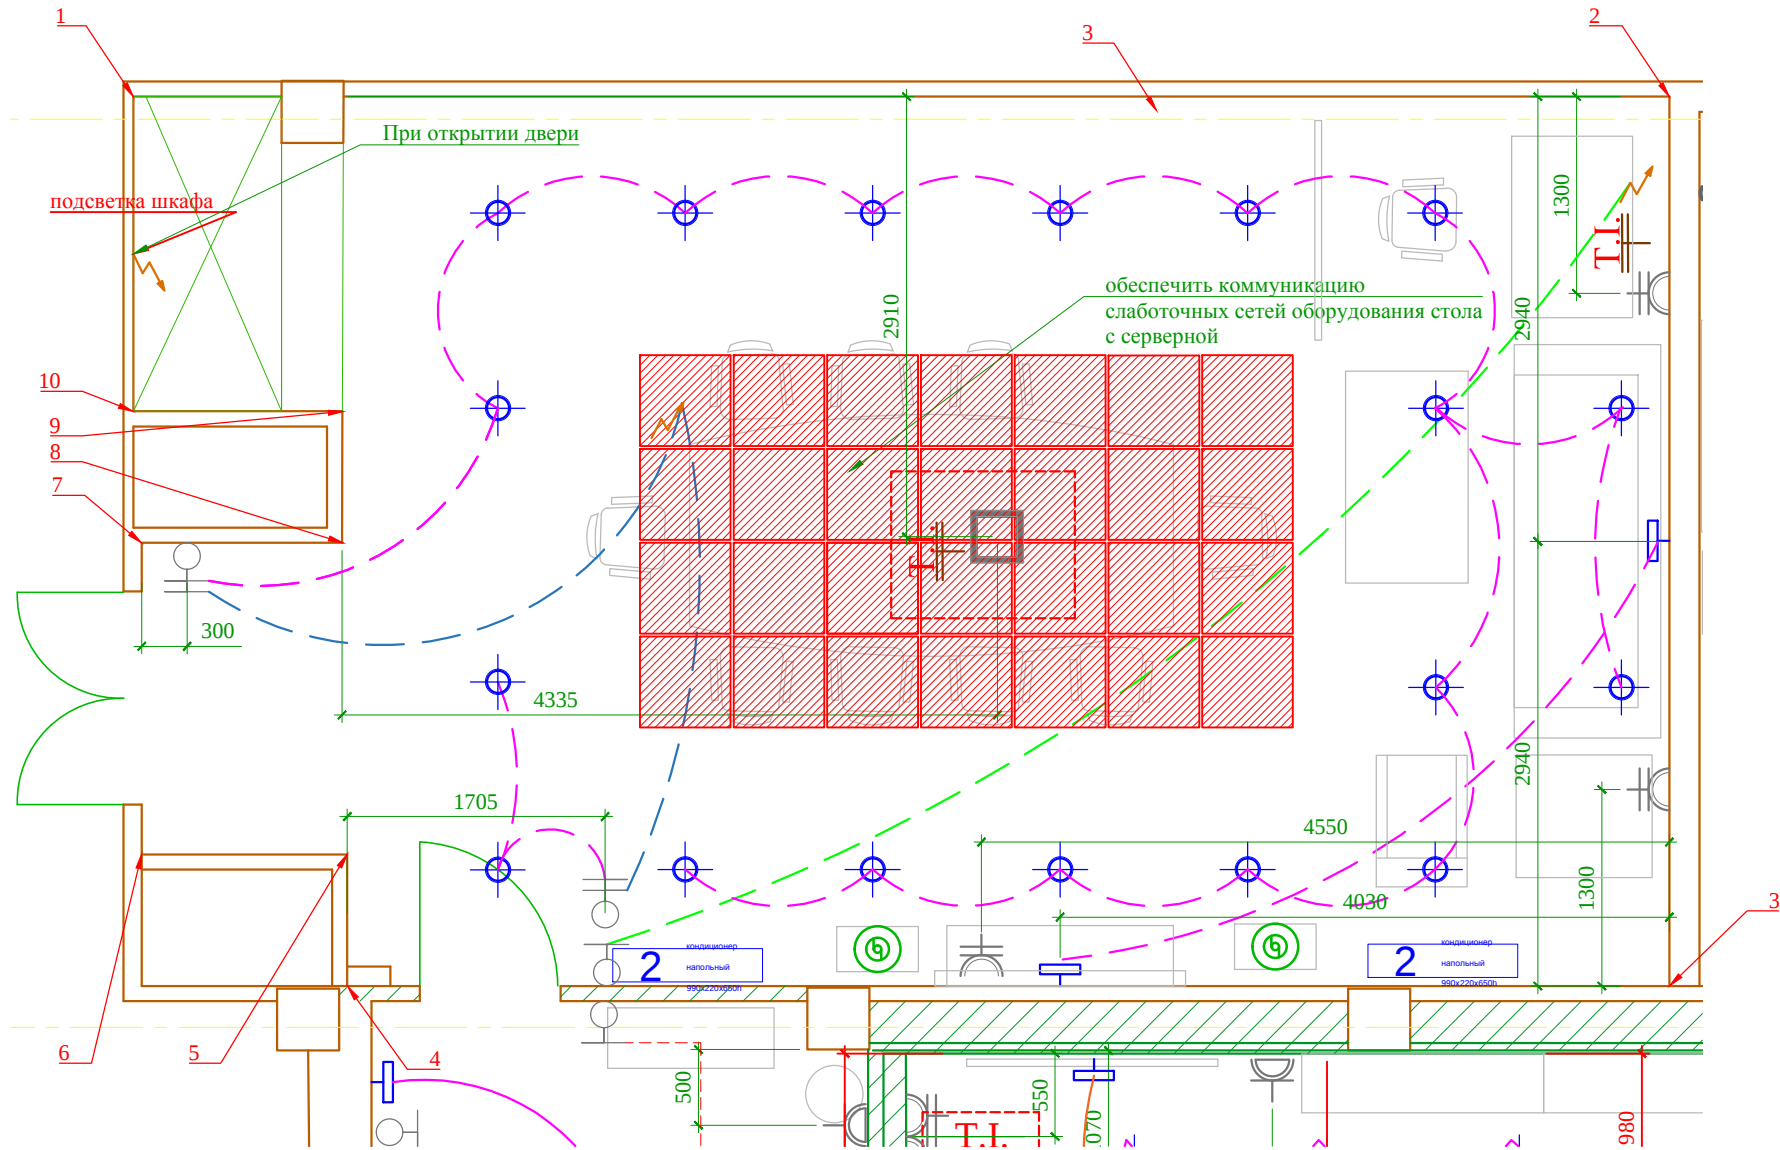

РОЗЕТКИ


Условные обозначения	
	- Эл. розетка с заземлением
	- Эл. розетка с заземлением двойная
	- Эл. розетка телефон
	- Эл. розетка интернет
	- Эл. розетка интернет+телефон
	- тв розетка
	- Эл. розетка акустическая
	- Люк в пол
	- Эл. вывод (подсветка кухни и т.д.)

Условные обозначения	
	- Люстра, подвесной светильник
	- Потолочный, встроенный светильник
	- Настенный светильник, БРА
	- Подсветка картин
	- Светодиодная подсветка
	- Эл. вывод
	- Торшер
	- Настольная лампа
	- Розетка вкл. от выключателя (см. план розеток)

М 1:50

						Заказчик: Частное лицо				АИ
						Адрес: г. Москва пос. Газопровод, 101				
Изм.	Кол. уч	Лист	№ док	Дата	Подп.	Малая переговорная, № 10. Лист 3	Стадия	Лист	Листов	
Рук.проекта	Кушнарева О.В						РП	44 (2)	82	
Архитектор	Несветаев В.А									
Дизайнер	Чапланова П.О									
Менеджер	Суханкина Е.П									
						ООО "Чарльз Камерон"				

План электрики. М1:50

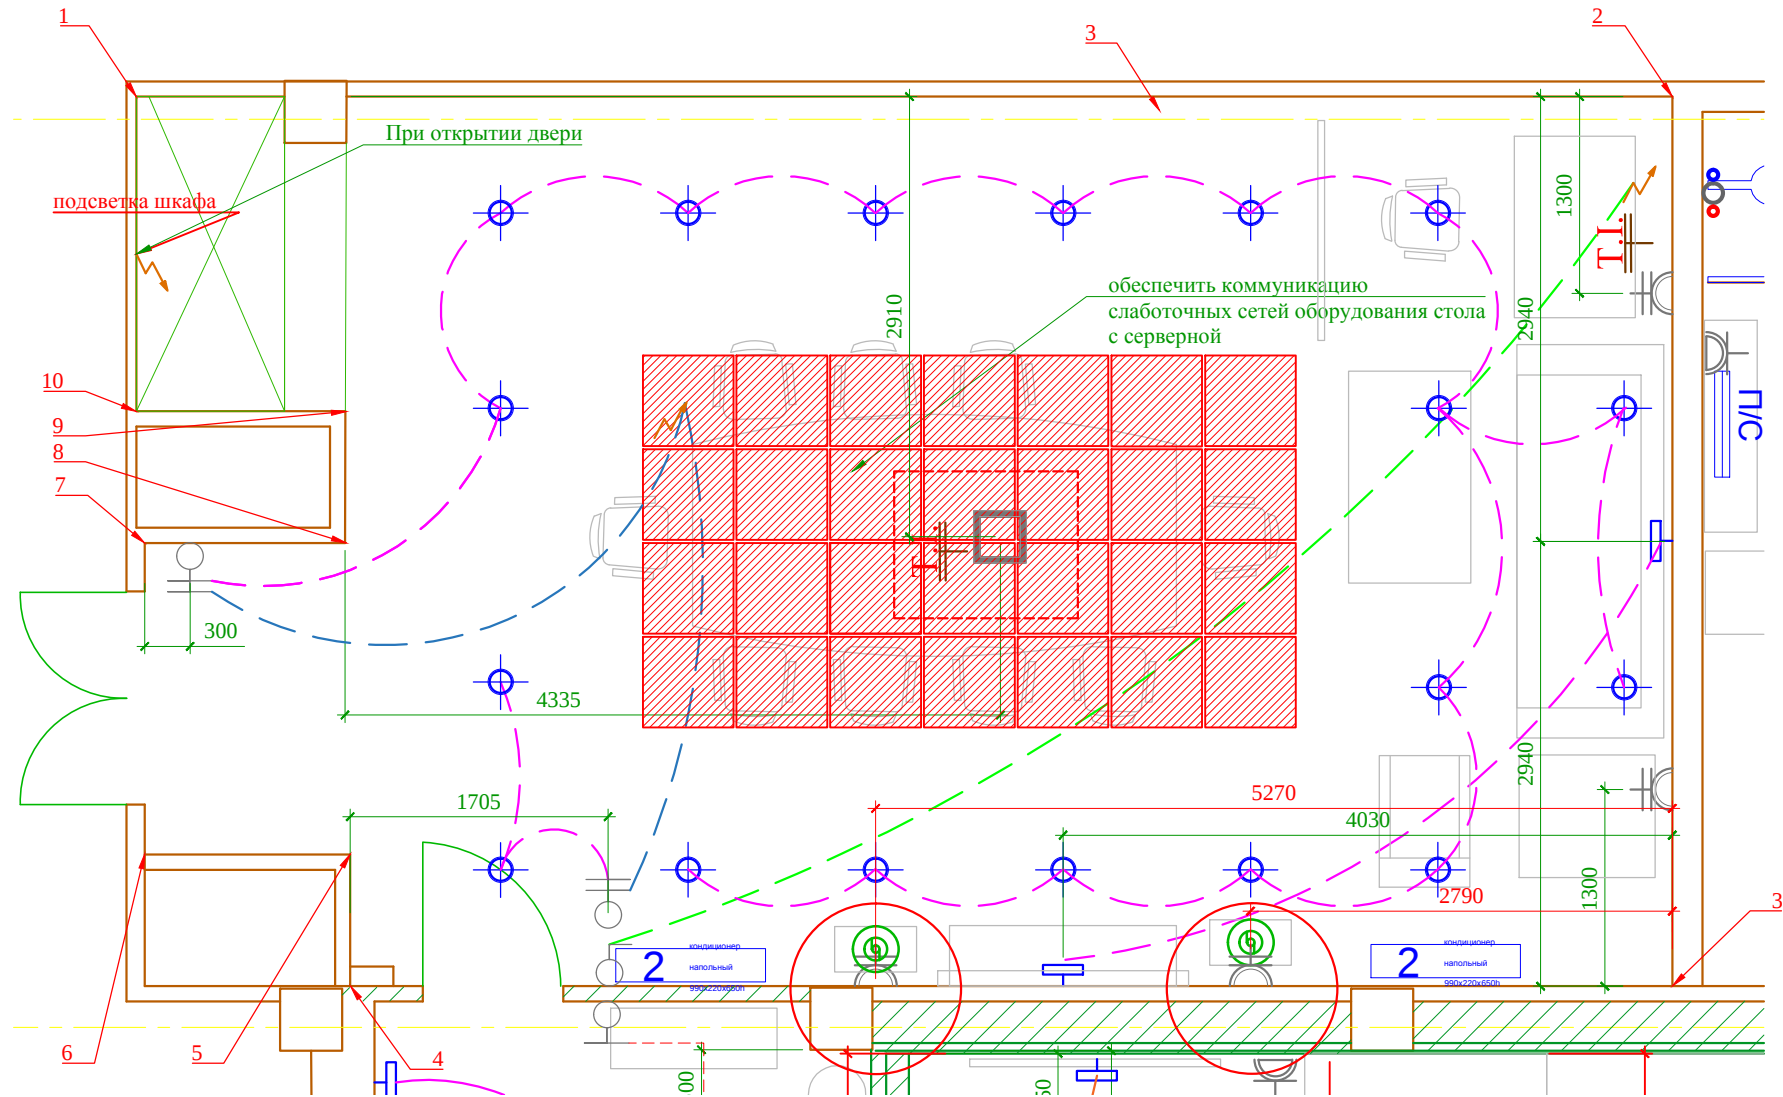

РОЗЕТКИ


Условные обозначения	
	- Эл. розетка с заземлением
	- Эл. розетка с заземлением двойная
	- Эл. розетка телефон
	- Эл. розетка интернет
	- Эл. розетка интернет+телефон
	- тв розетка
	- Эл. розетка акустическая
	- Люк в пол
	- Эл. вывод (подсветка кухни и т.д.)

Условные обозначения	
	- Люстра, подвесной светильник
	- Потолочный, встроенный светильник
	- Настенный светильник, БРА
	- Подсветка картин
	- Светодиодная подсветка
	- Эл. вывод
	- Торшер
	- Настольная лампа
	- Розетка вкл. от выключателя (см. план розеток)

ЗАМЕНА ЛИСТА

						Заказчик: Частное лицо				АИ	
						Адрес: г. Москва пос. Газопровод,101					
Изм.	Кол. уч	Лист	№ док	Дата	Подп.						
				09.02.17			Стадия	Лист	Листов		
Рук.проекта		Кушнарева О.В					РП	44 (2)	82		
Архитектор		Несветаев В.А									
Дизайнер		Чапланова П.О				Малая переговорная, № 10. Лист 3	ООО "Чарльз Камерон"				
Менеджер		Суханкина Е.П									

План потолка с расстановкой осветительно оборудования. М1:50

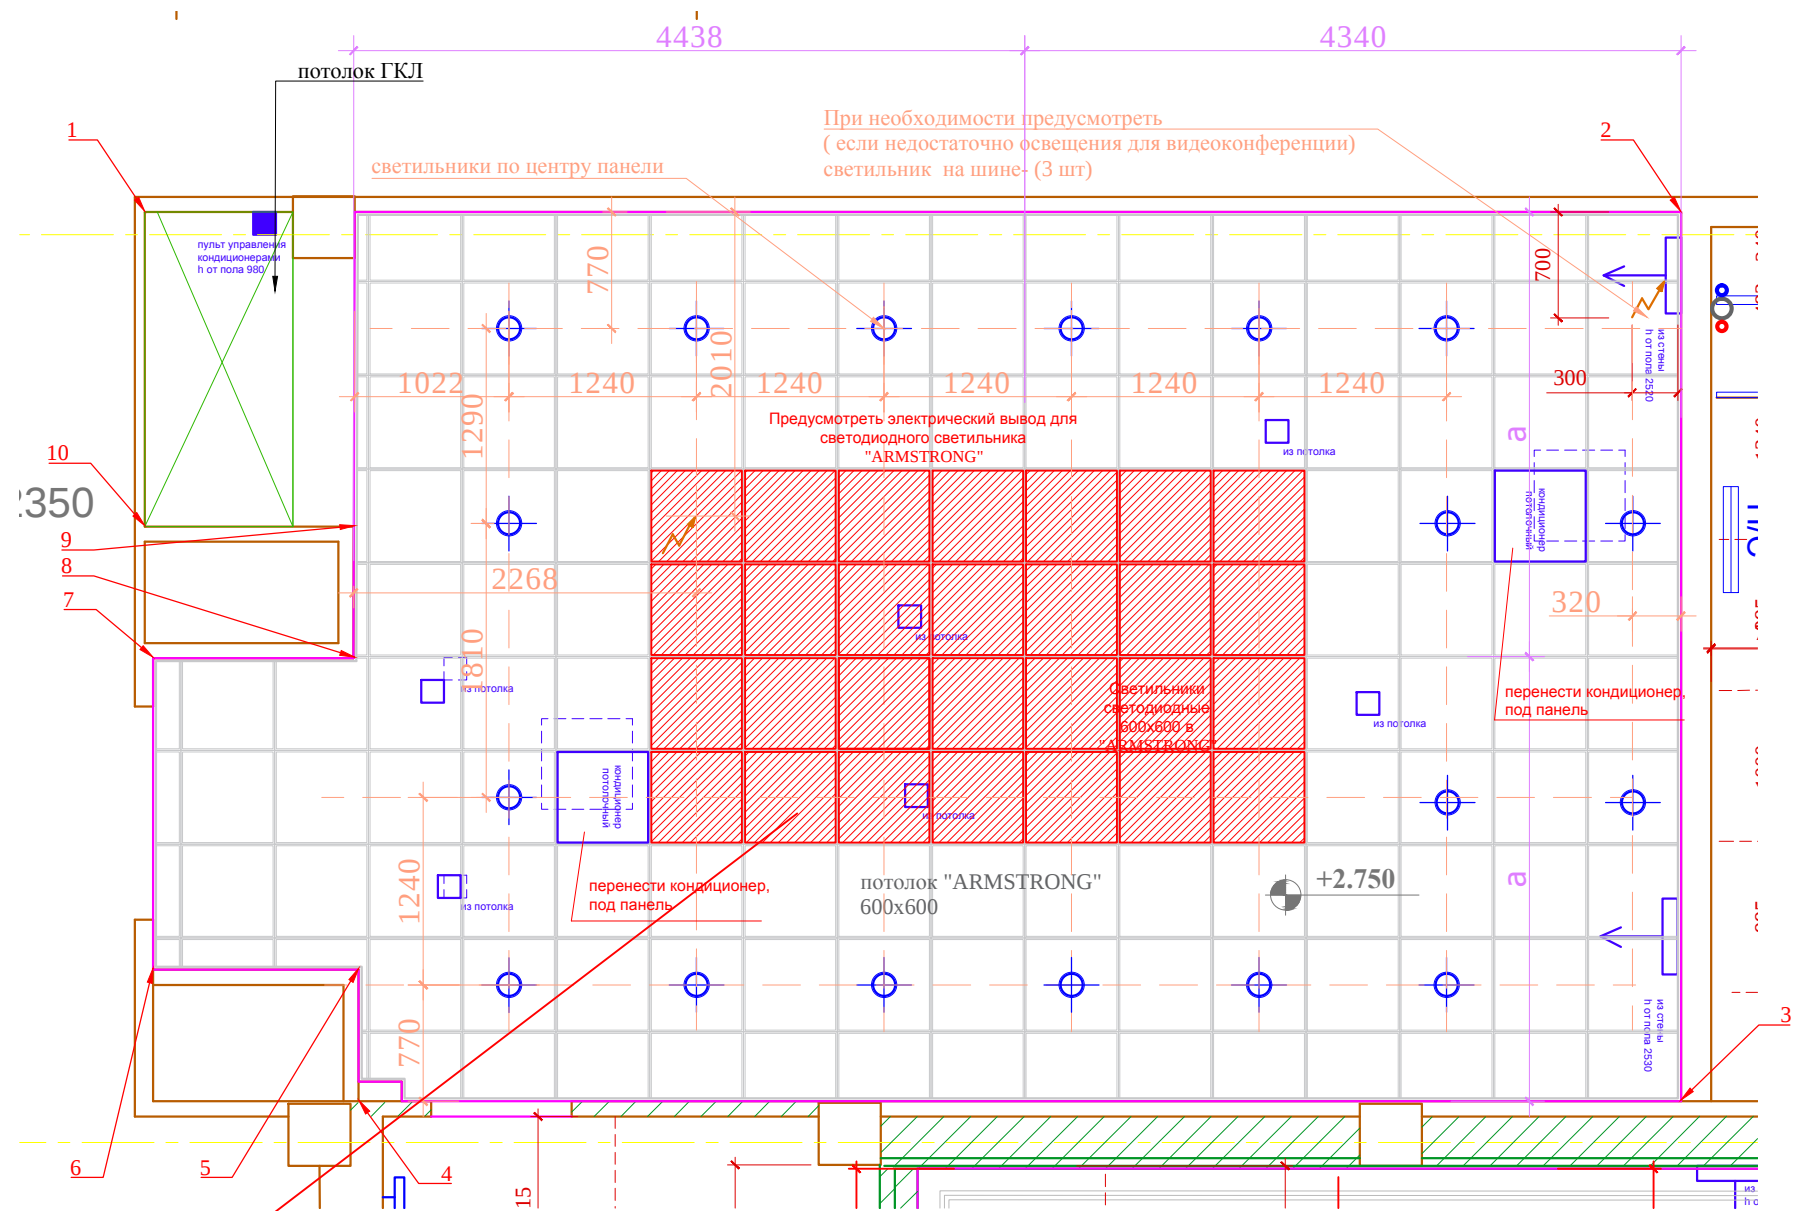

Светильник светодиодный 600x600 в "ARMSTRONG"




Условные обозначения	
	- Люстра, подвесной светильник
	- Потолочный, встроенный светильник
	- Настенный светильник, БРА
	- Подсветка картин
	- Светодиодная подсветка
	- Эл. вывод
	- Торшер
	- Настольная лампа

ПРИМЕЧАНИЯ:

- *- размеры уточняются по месту;
- встроенные в потолочные панели светильники располагать в геометрическом центре панели;
- лист рассматривать совместно с листами "План напольных покрытий", "Схема расположения розеток";

М 1:50

						Заказчик: Частное лицо				АИ	
						Адрес: г. Москва пос. Газопровод,101					
Изм.	Кол. уч	Лист	№ док	Дата	Подп.						
Рук.проекта		Кушнарева О.В				Малая переговорная, № 10. Лист 2			Стадия	Лист	Листов
Архитектор		Несветаев В.А							РП	44	82
Дизайнер		Чапланова П.О									
Менеджер		Суханкина Е.П							ООО "Чарльз Камерон"		

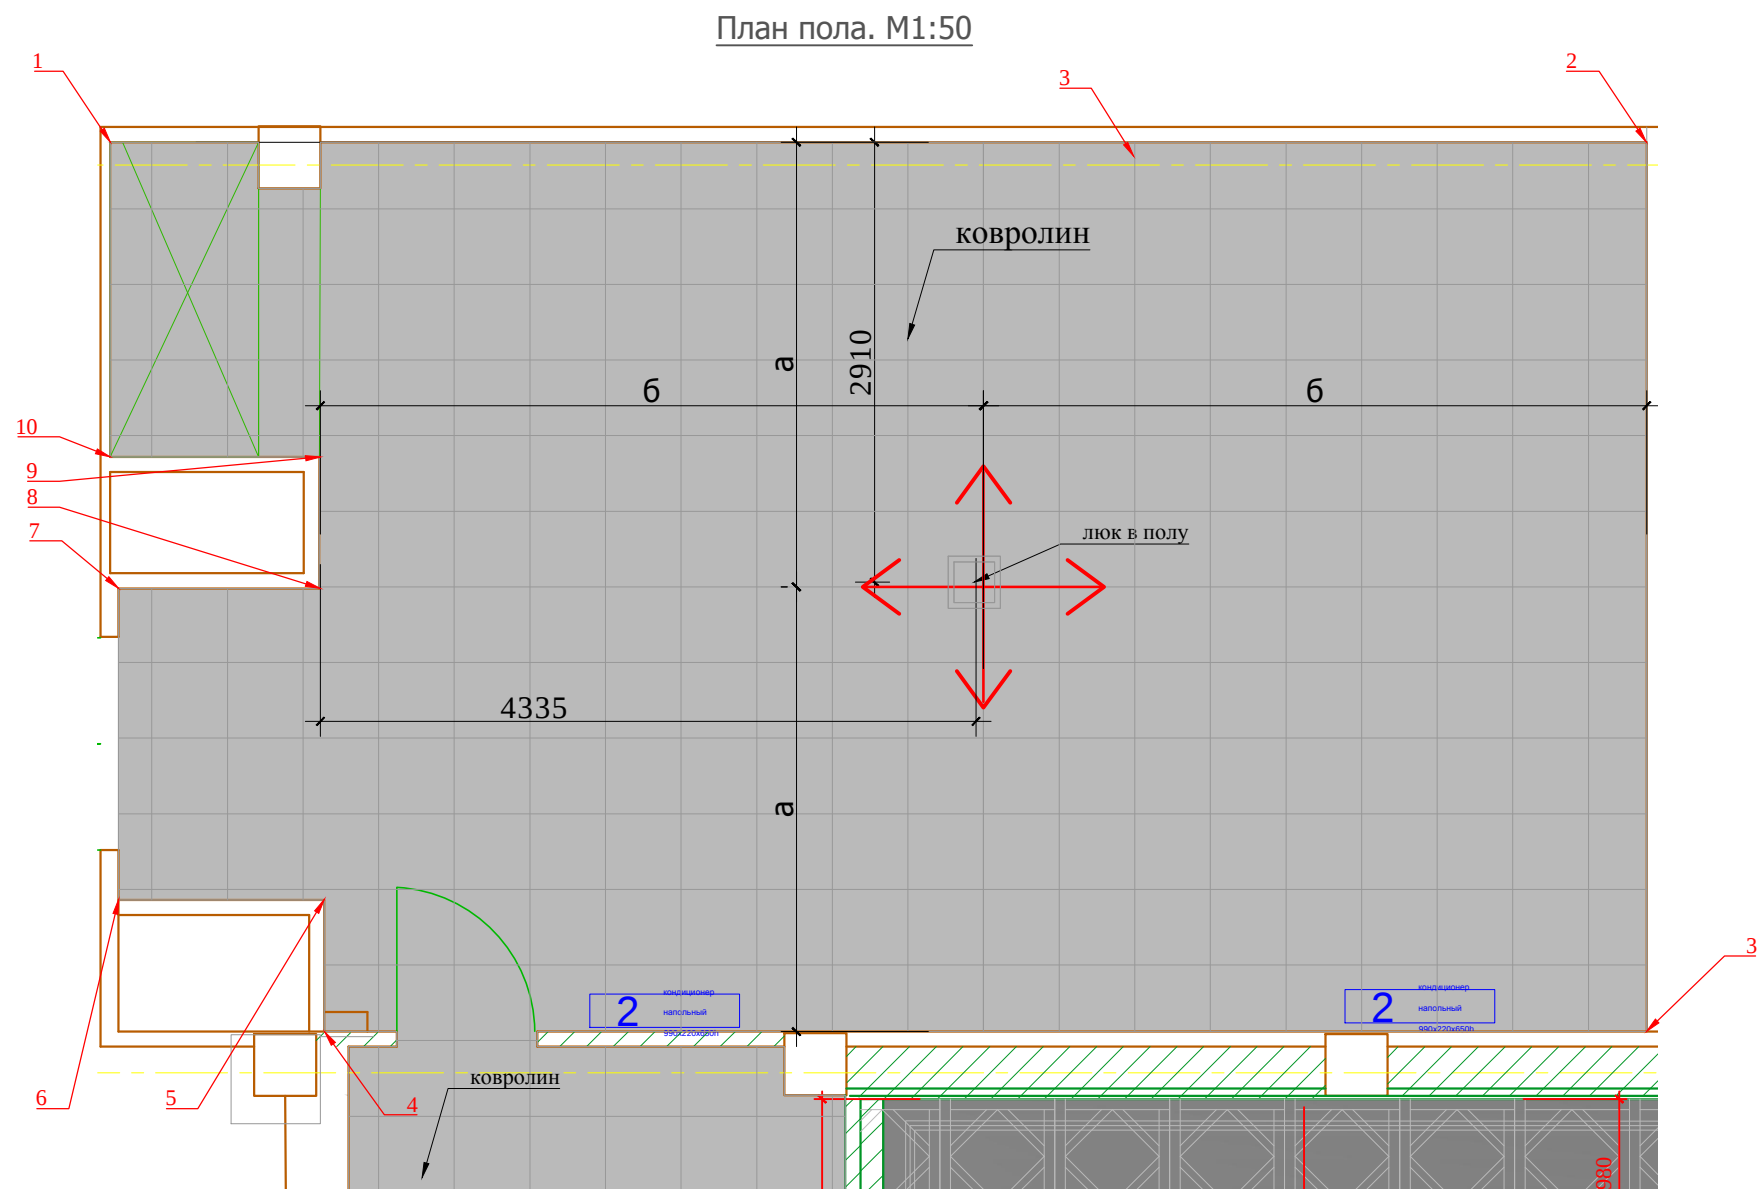

 Начало раскладки


ПРИМЕЧАНИЯ:

- *- размеры уточняются по месту;
- лист рассматривать совместно с листами "План напольных покрытий", "Схема расположения розеток";


М 1:50

						Заказчик: Частное лицо				АИ	
						Адрес: г. Москва пос. Газопровод,101					
Изм.	Кол. уч	Лист	№ док	Дата	Подп.				Стадия	Лист	Листов
Рук.проекта		Кушнарева О.В							РП	43	82
Архитектор		Несветаев В.А									
Дизайнер		Чапланова П.О									
Менеджер		Суханкина Е.П				Малая переговорная, № 10. Лист 1			ООО "Чарльз Камерон"		

План потолка.

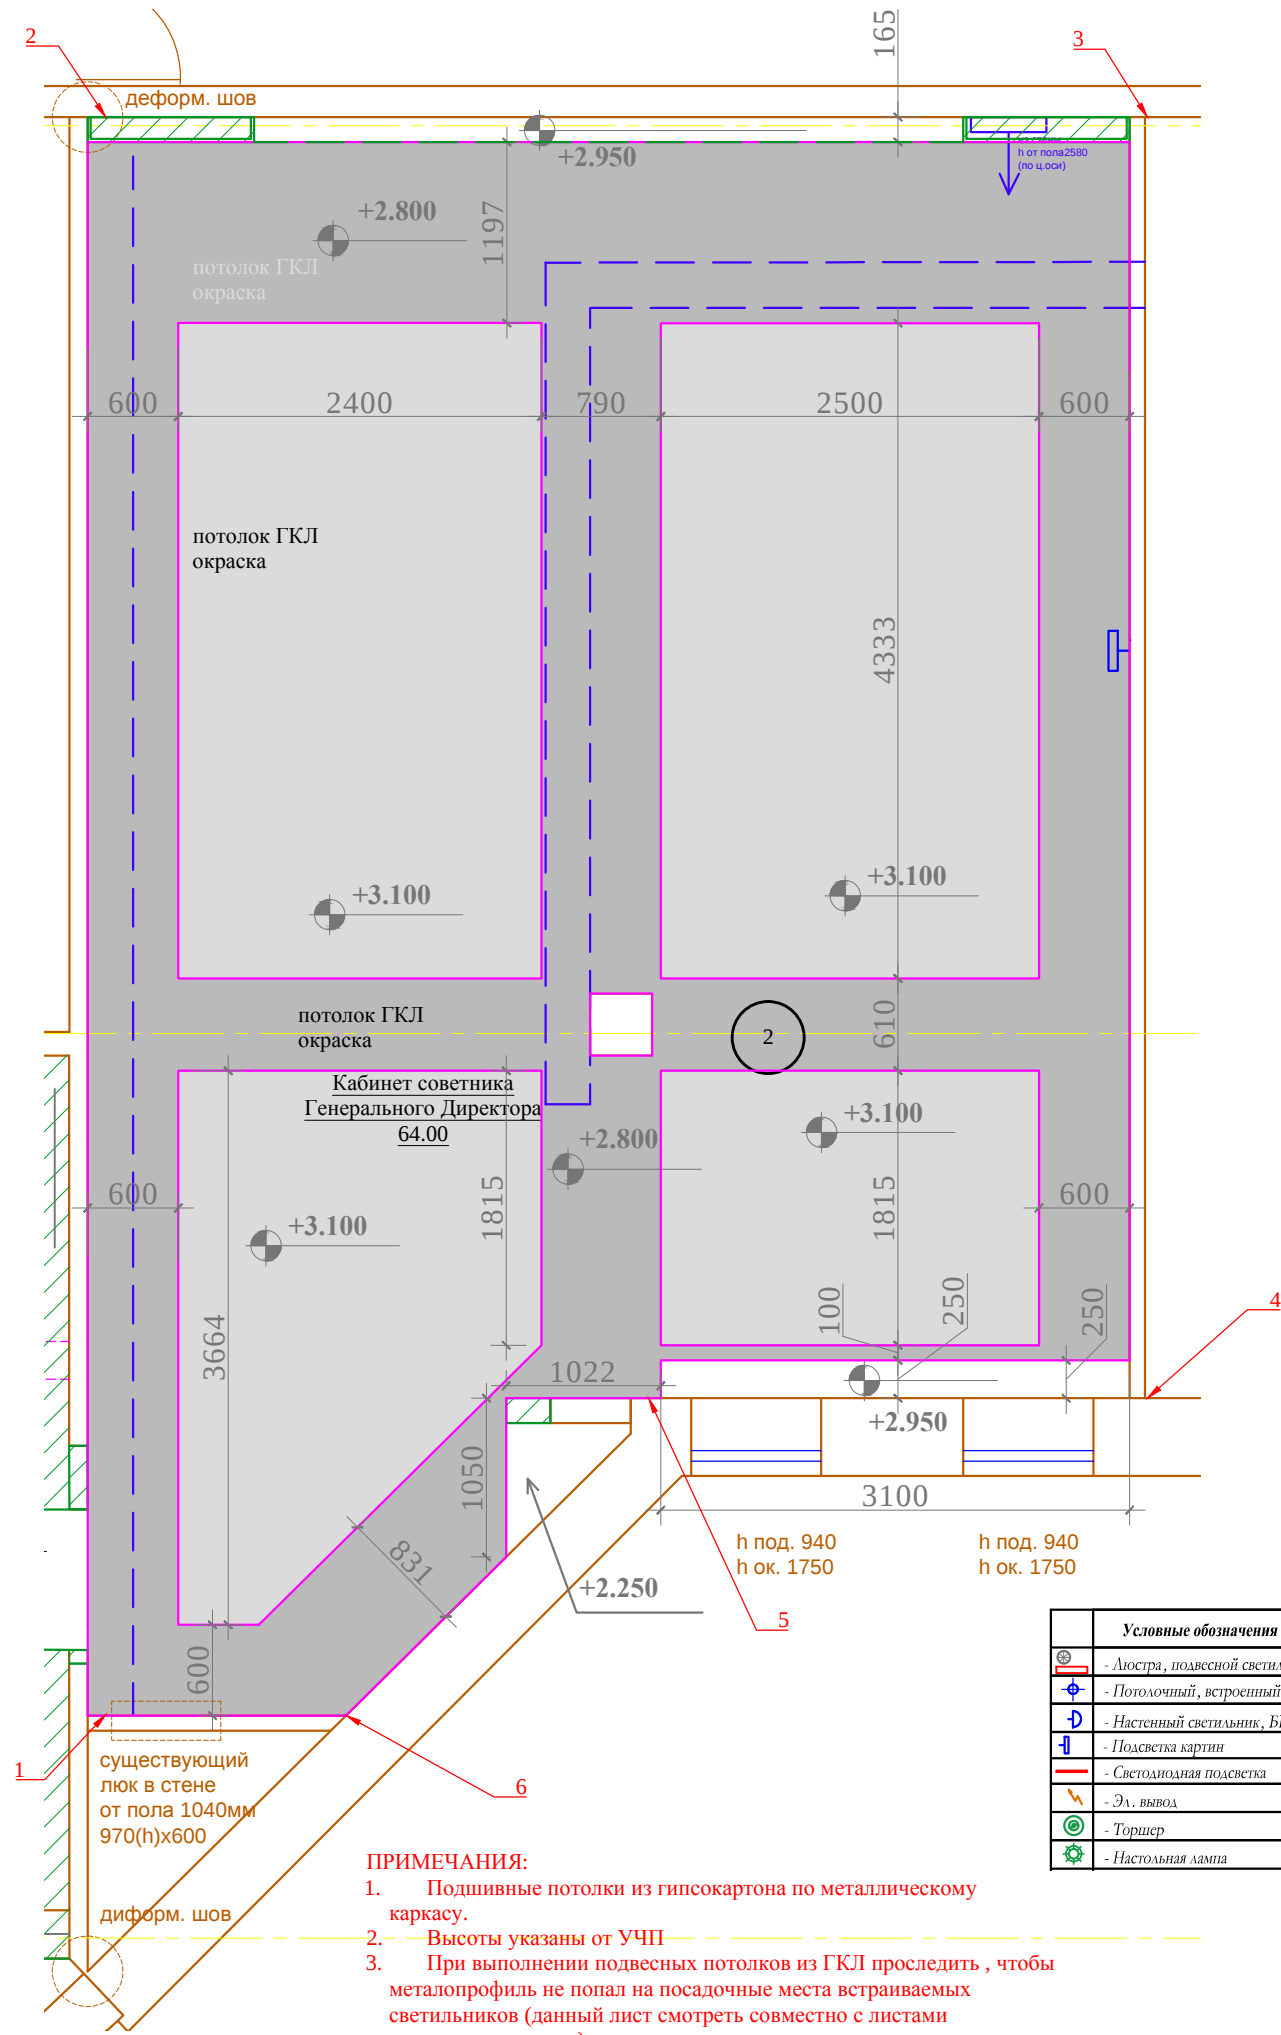


План потолков с расстановкой осветительного оборудования.

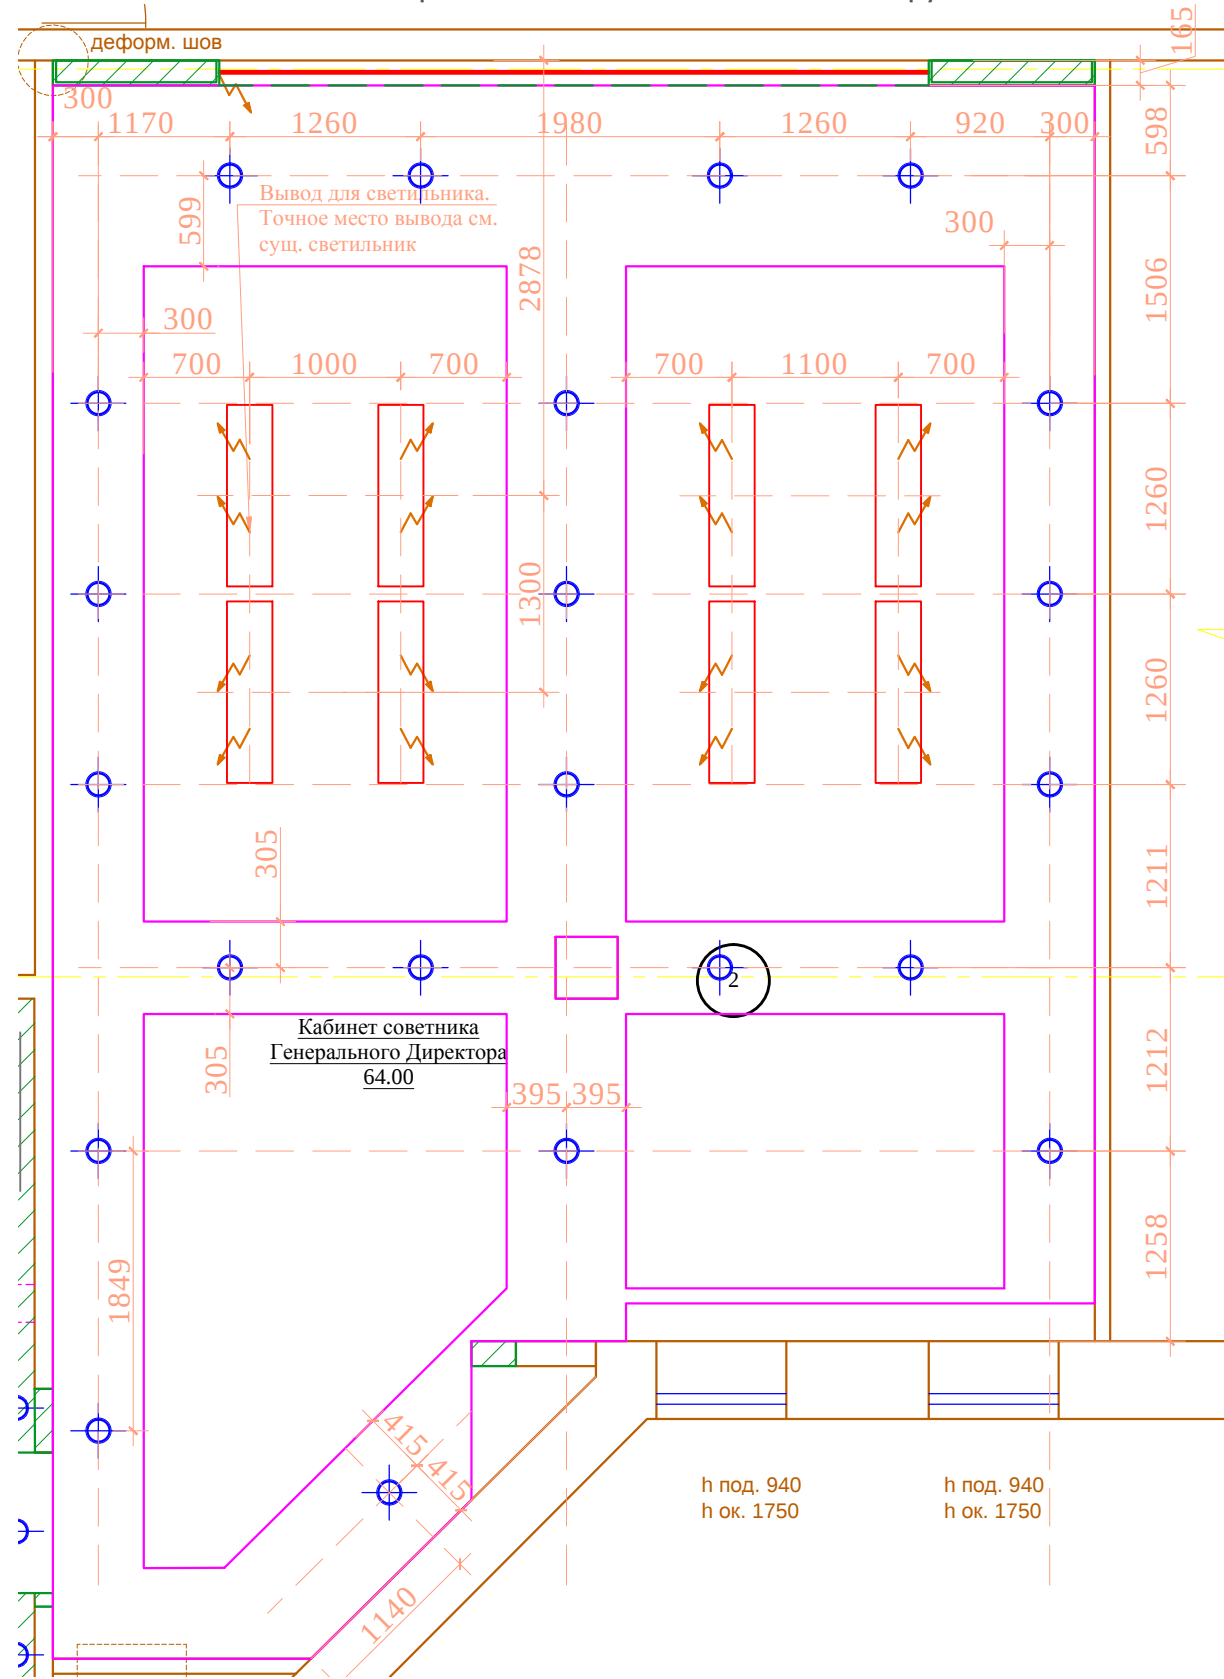

М 1:50

						Заказчик: Частное лицо			АИ
						Адрес: г. Москва пос. Газопровод, 101			
Изм.	Кол. уч	Лист	№ док	Дата	Подп.	Кабинет советника Генерального директора. Лист 2	Стадия	Лист	Листов
Рук.проекта	Кушнарева О.В						РП	29(2)	82
Архитектор	Несветаев В.А								
Дизайнер	Чапанова П.О								
Менеджер	Суханкина Е.П					ООО "Чарльз Камерон"			

План монтажа. План мебели.План пола

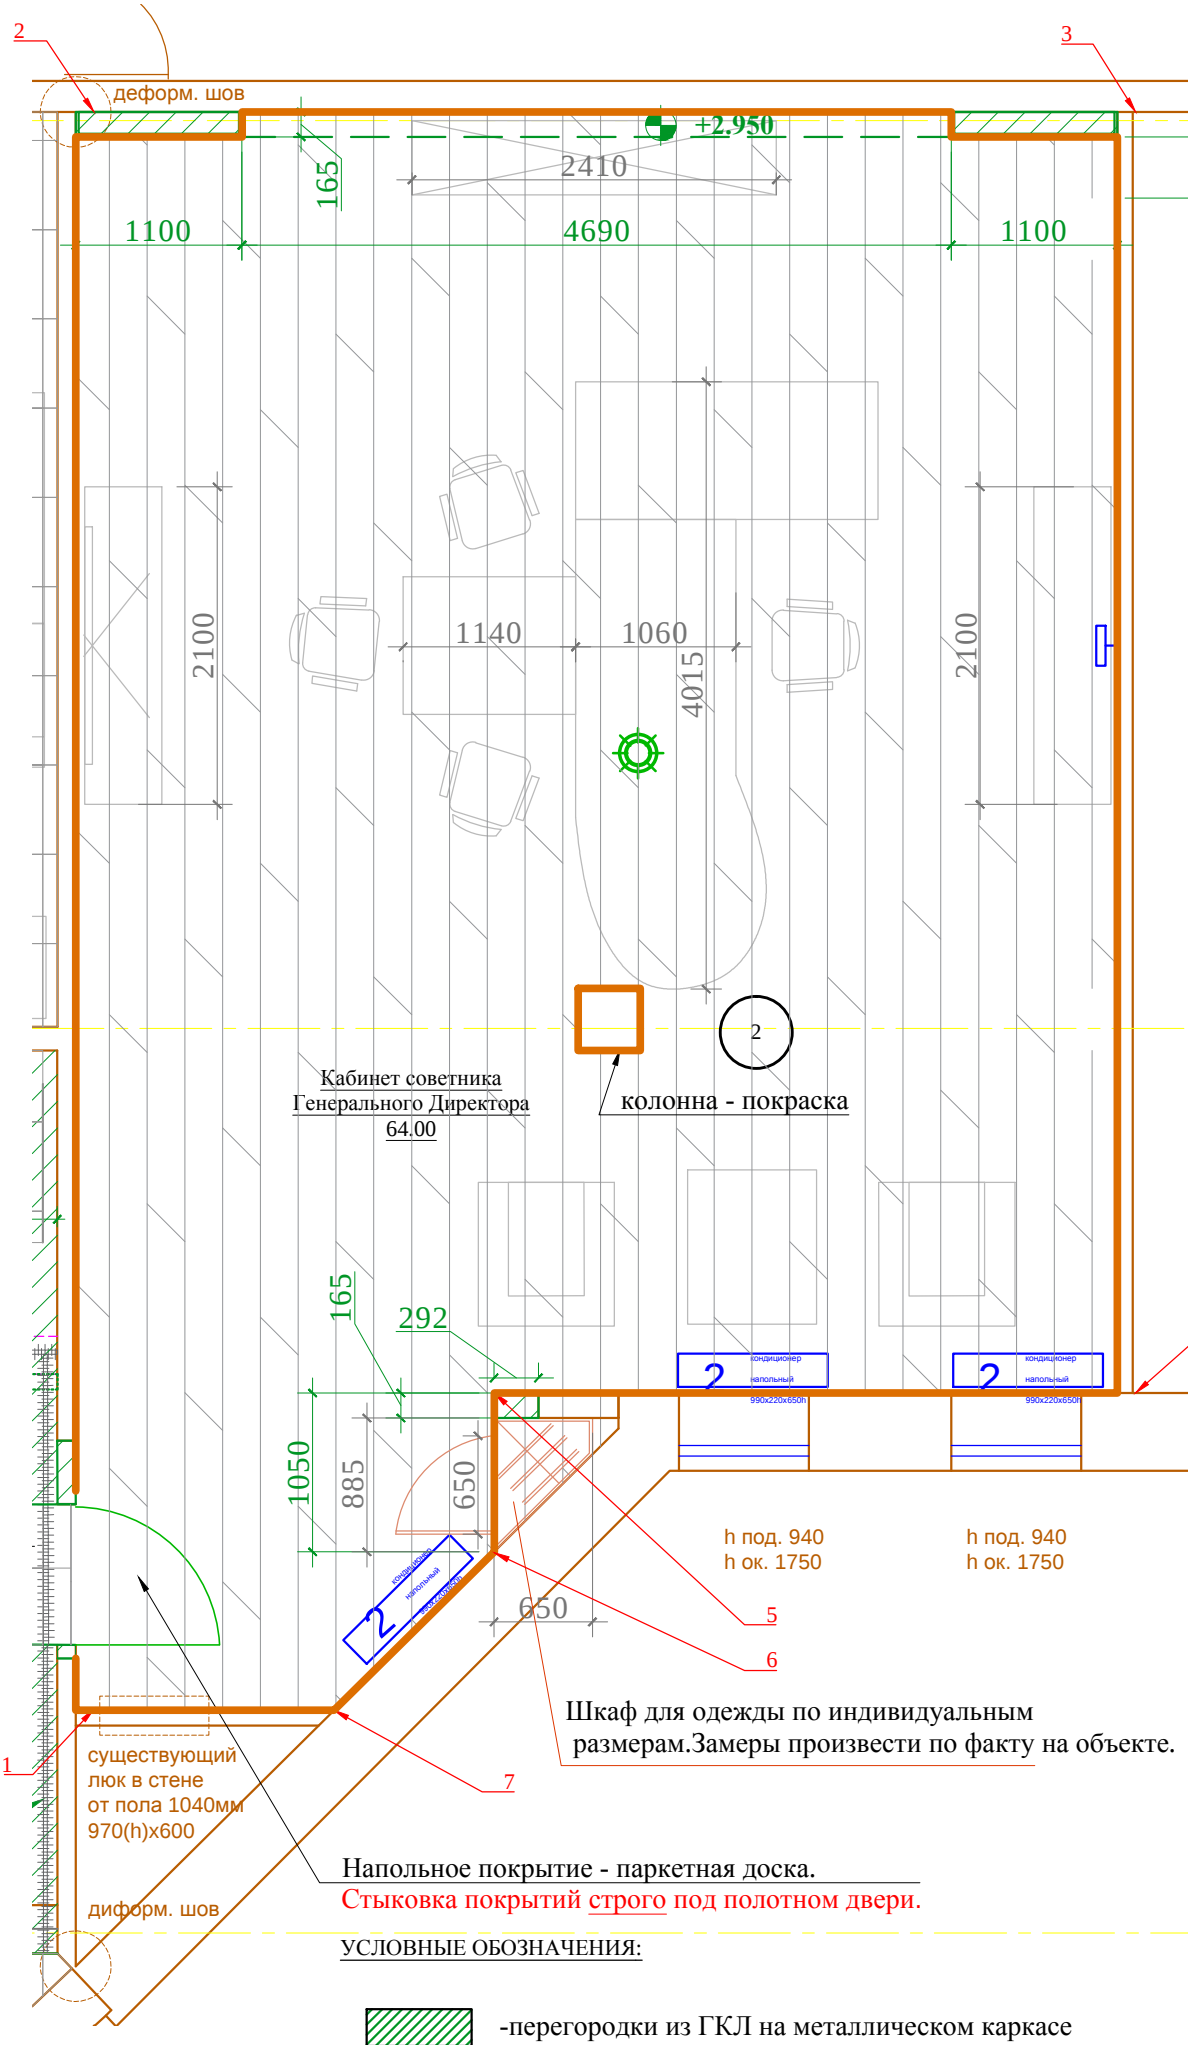

РОЗЕТКИ	Условные обозначения
	- Эл. розетка с заземлением
	- Эл. розетка с заземлением двойная
	- Эл. розетка телефон
	- Эл. розетка интернет
	- Эл. розетка интернет+телефон
	- тв розетка
	- Эл. розетка акустическая
	- Люк в пол
	- Эл. вывод (подсветка кухни и т.д.)


Условные обозначения	Условные обозначения
	- Люстра, подвесной светильник
	- Потолочный, встроенный светильник
	- Настенный светильник, БРА
	- Подсветка картин
	- Светодиодная подсветка
	- Эл. вывод
	- Торшер
	- Настольная лампа
	- Розетка вкл. от выключателя (см. план розеток)

ТИП 2




Плинтус
Окраска по образцу
Высота- 150мм

План электрики.

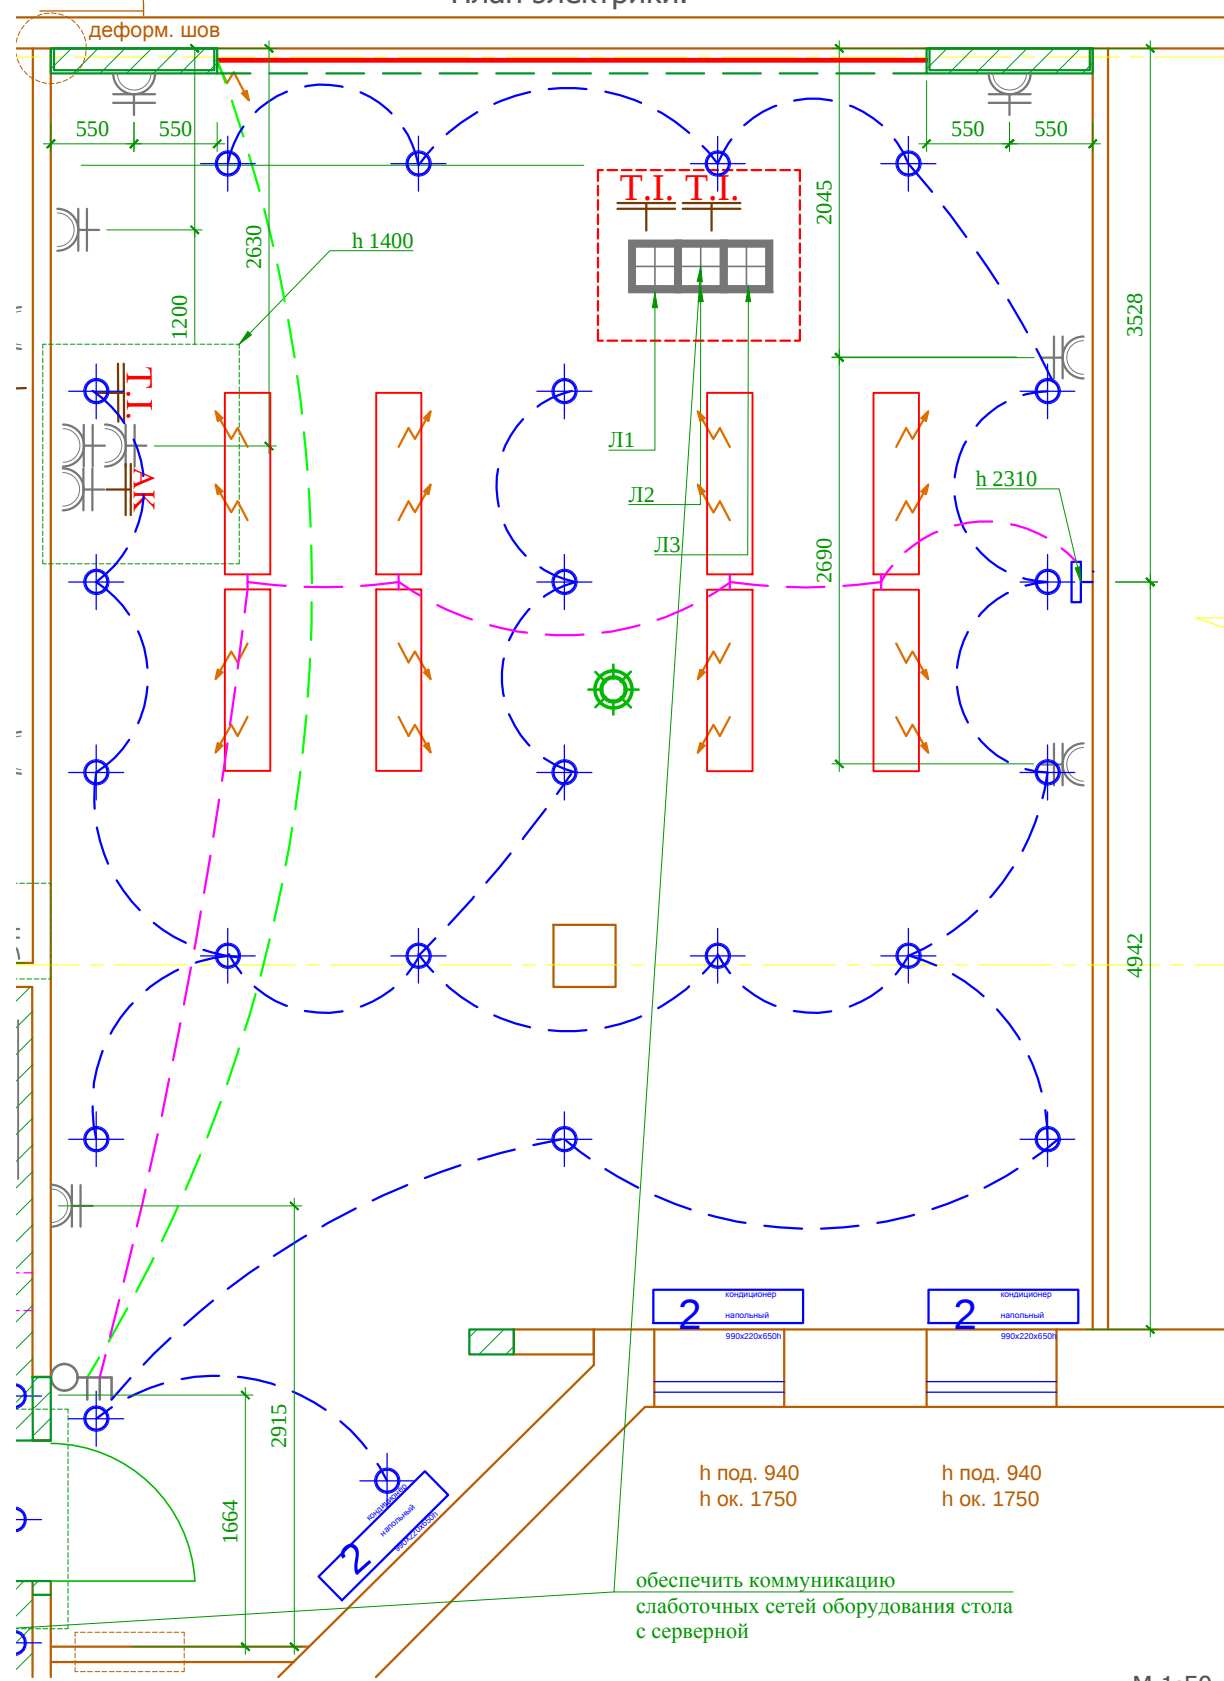


М 1:50

						Заказчик: Частное лицо							АИ
						Адрес: г. Москва пос. Газопровод,101							
Изм.	Кол. уч	Лист	№ док	Дата	Подп.								
											Стадия	Лист	Листов
Рук.проекта	Кушнарева О.В										РП	29	82
Архитектор	Несветаев В.А					Кабинет советника Генерального директора. Лист 1					ООО "Чарльз Камерон"		
Дизайнер	Чапланова П.О												
Менеджер	Суханкина Е.П												

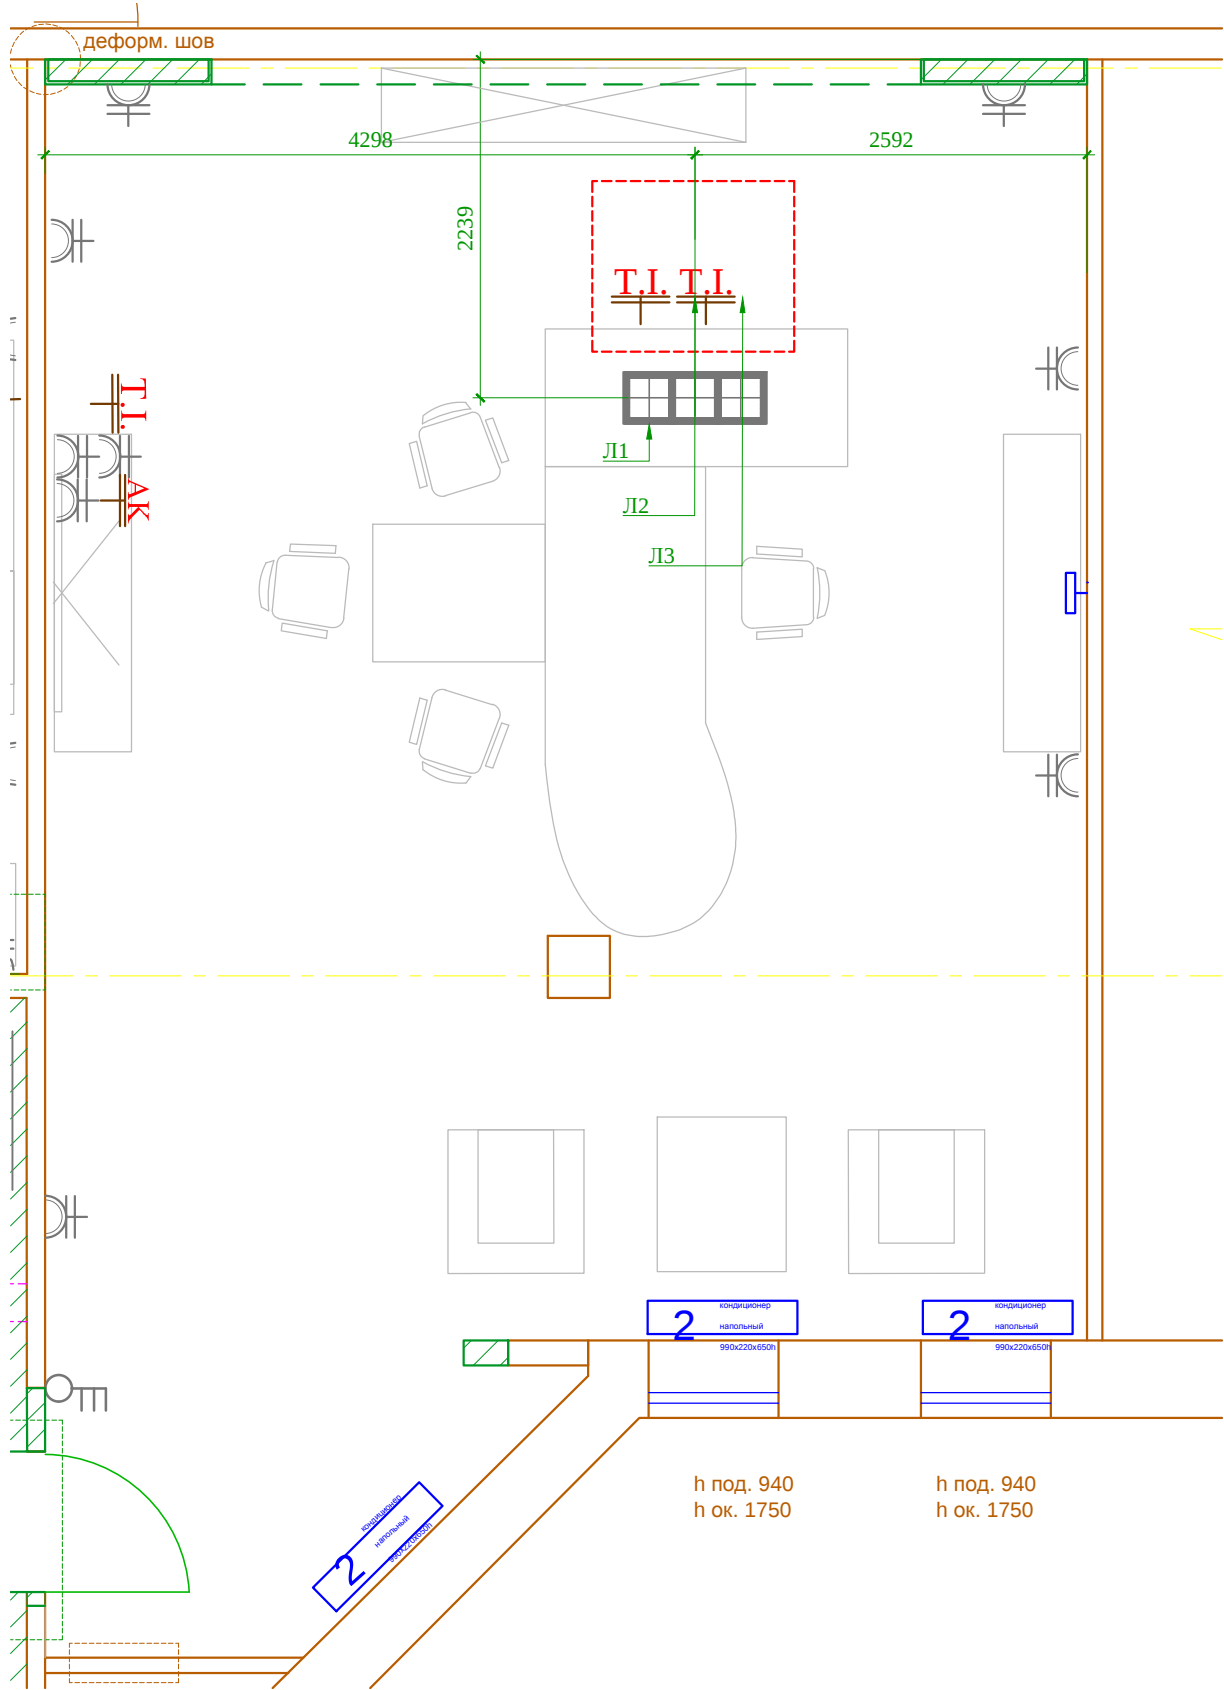

М 1:50


						Заказчик: Частное лицо				АИ
						Адрес: г. Москва пос. Газопровод, 101				
Изм.	Кол. уч	Лист	№ док	Дата	Подп.	Кабинет советника Генерального директора. Лист 1		Стадия	Лист	Листов
Рук.проекта	Кушнарева О.В							РП	29	82
Архитектор	Несветаев В.А									
Дизайнер	Чапланова П.О									
Менеджер	Суханкина Е.П							ООО "Чарльз Камерон"		

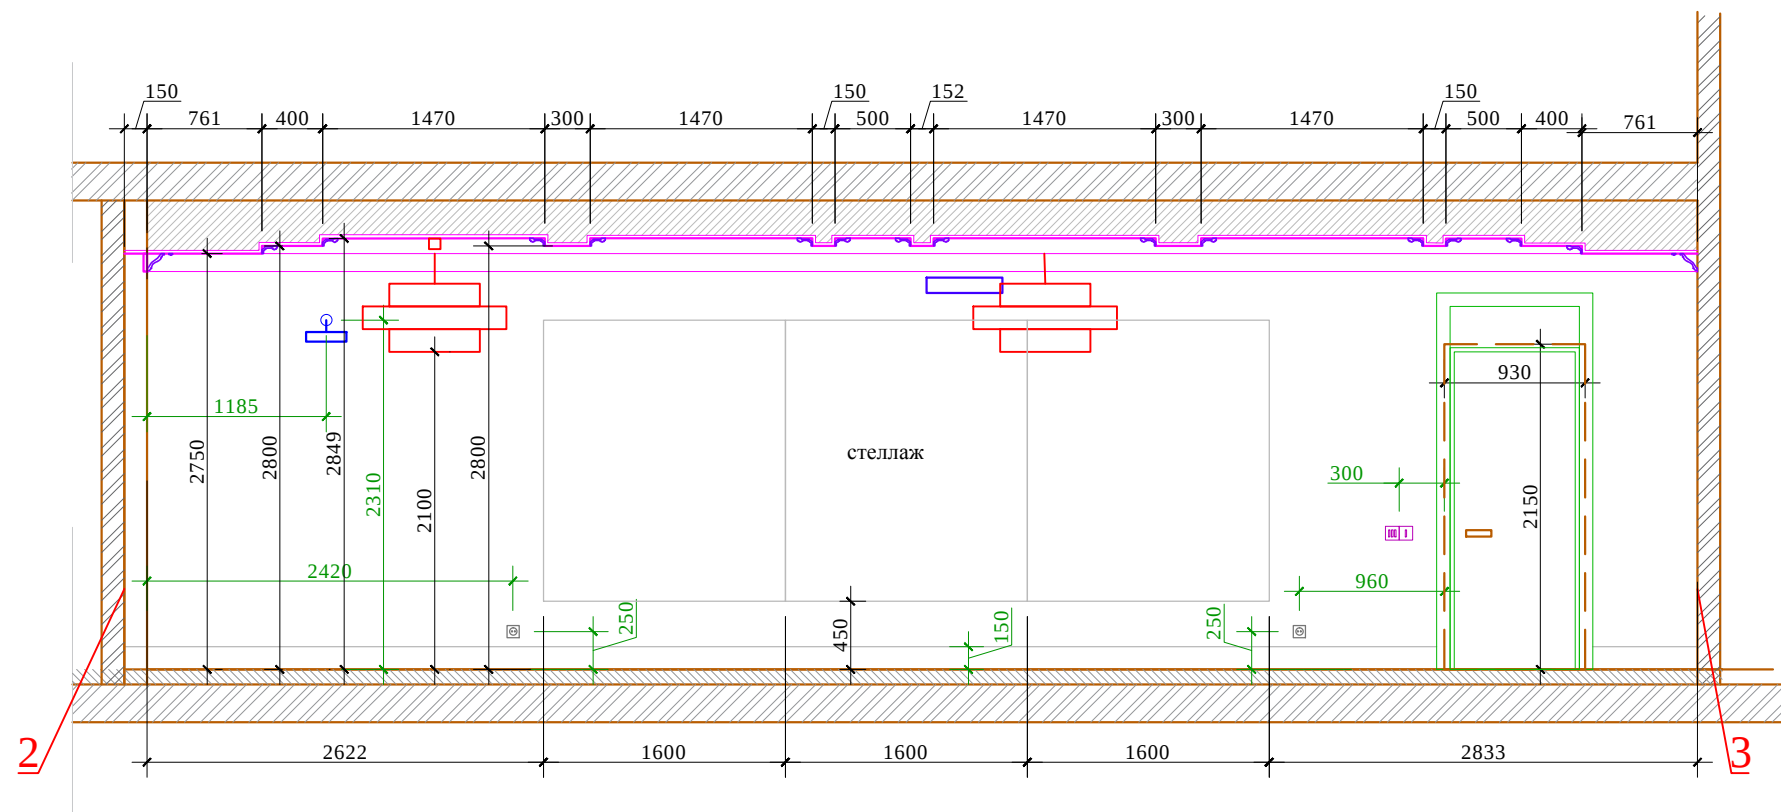


М 1:50

						Заказчик: Частное лицо				АИ
						Адрес: г. Москва пос. Газопровод, 101				
Изм.	Кол. уч	Лист	№ док	Дата	Подп.					
				15.02.17		Кабинет Генерального директора. Развертка 2-3		Стадия	Лист	Листов
Рук.проекта	Кушнарева О.В							РП	39(3)	
Архитектор	Несветаев В.А									
Дизайнер	Чапланова П.О									
Менеджер	Суханкина Е.П							ООО "Чарльз Камерон"		


План электрики. М1:40

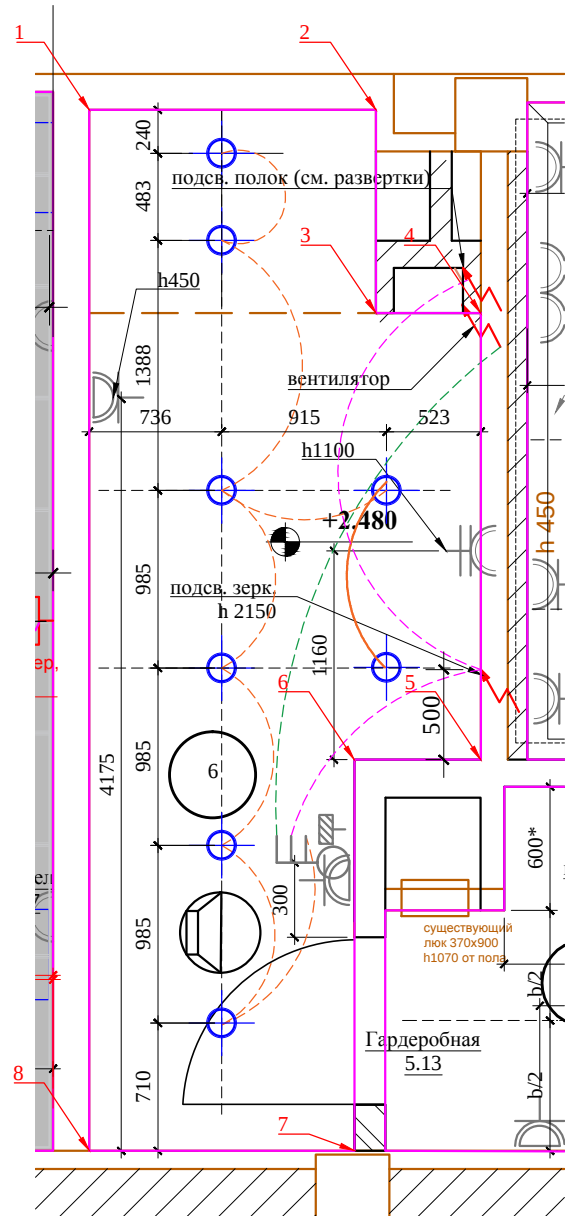


План сантехники. М1:40

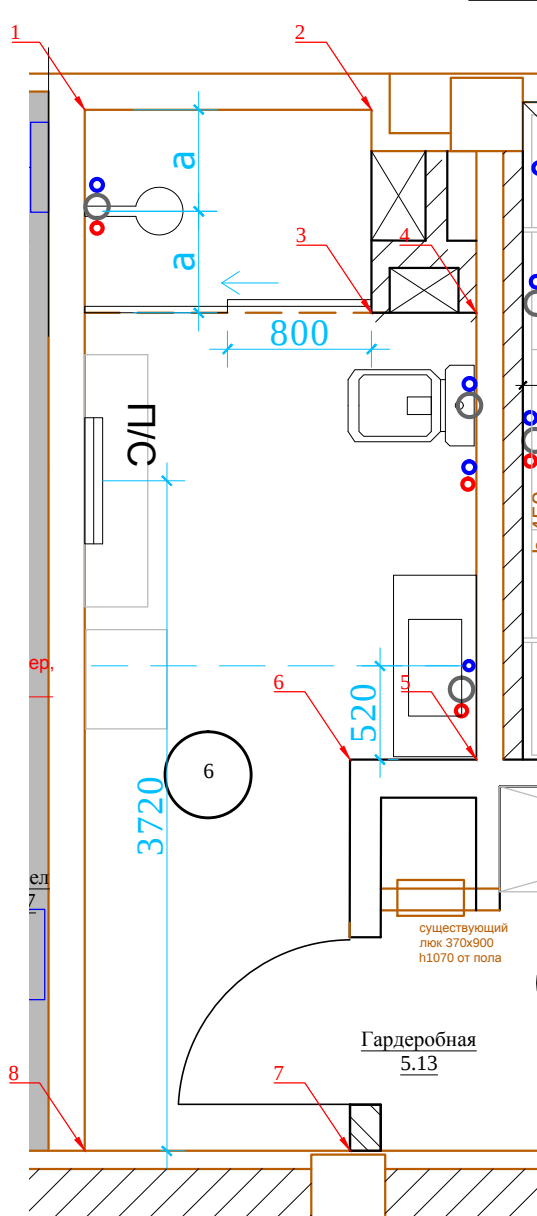

потолок ГКЛ
молдинг 1.51.322

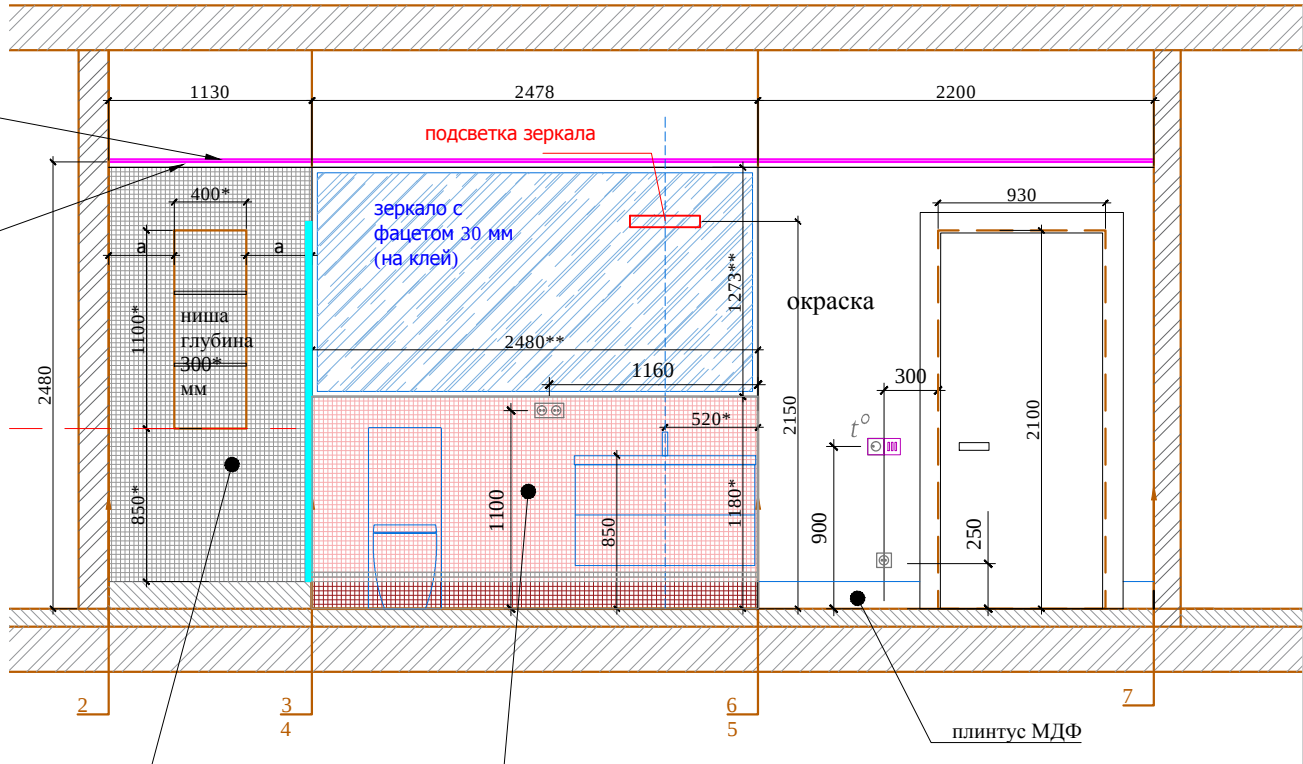

потолок ГКЛ
молдинг 1.51.322

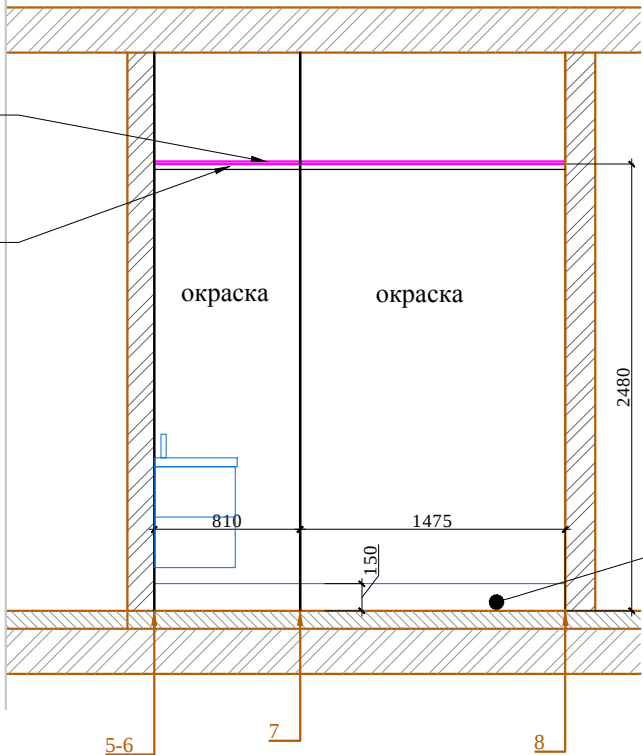





Привязку сантехники см. строго совместно с тех.картами.
* Размеры указаны условно, необходимо попасть в кратность мозаики

ПРИМЕЧАНИЯ:
-**- размеры уточняются по месту;
-лист рассматривать совместно с листами "План напольных покрытий", "Схема расположения розеток".

М 1:40

АИ

						Заказчик: Частное лицо				АИ	
						Адрес: г. Москва пос. Газопровод,101					
Изм.	Кол. уч	Лист	№ док	Дата	Подп.						
				01.03.17					Стадия	Лист	Листов
Рук.проекта		Кушнарева О.В							РП	38	82
Архитектор		Несветаев В.А				Развертки по стенам помещения №6 Сан. узел. Лист 2			ООО "Чарльз Камерон"		
Дизайнер		Чапланова П.О									
Менеджер		Суханкина Е.П									

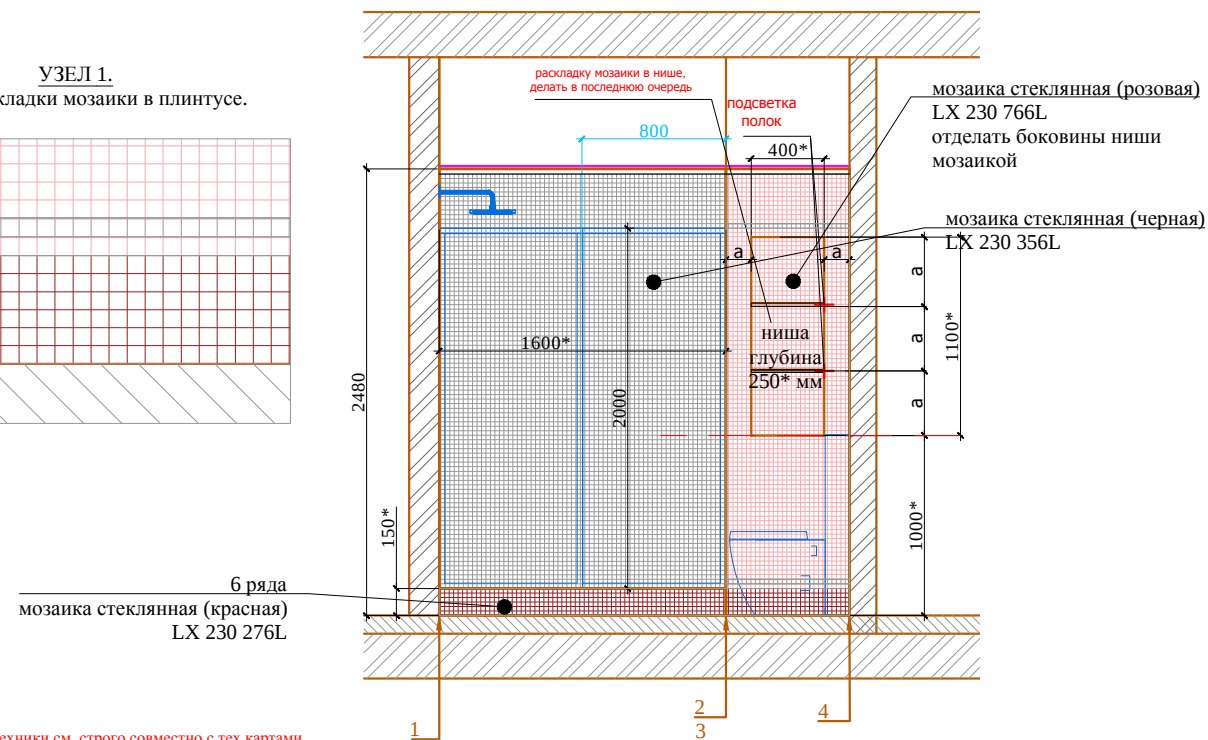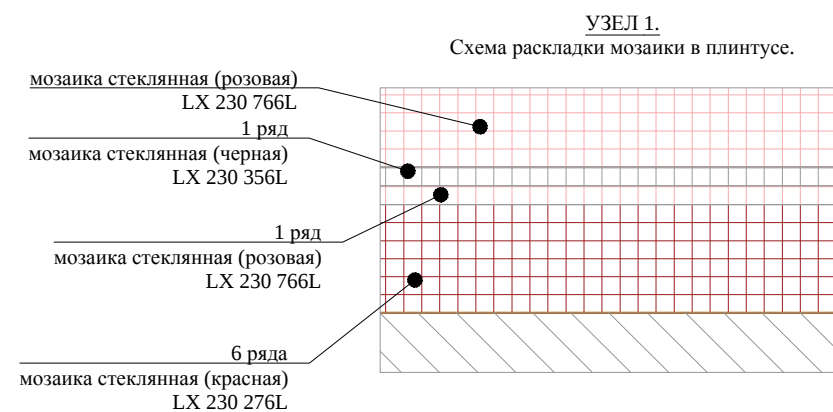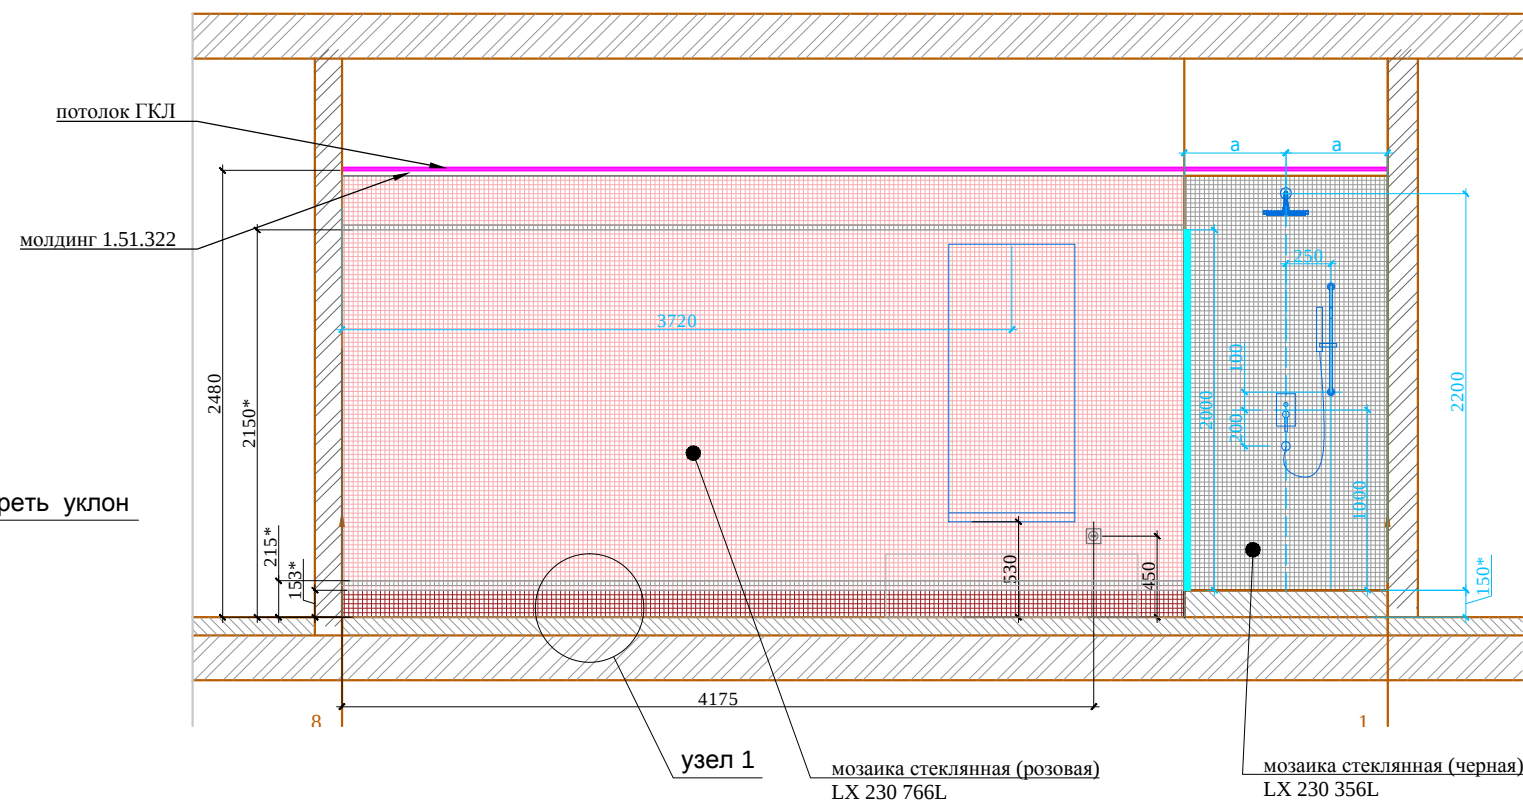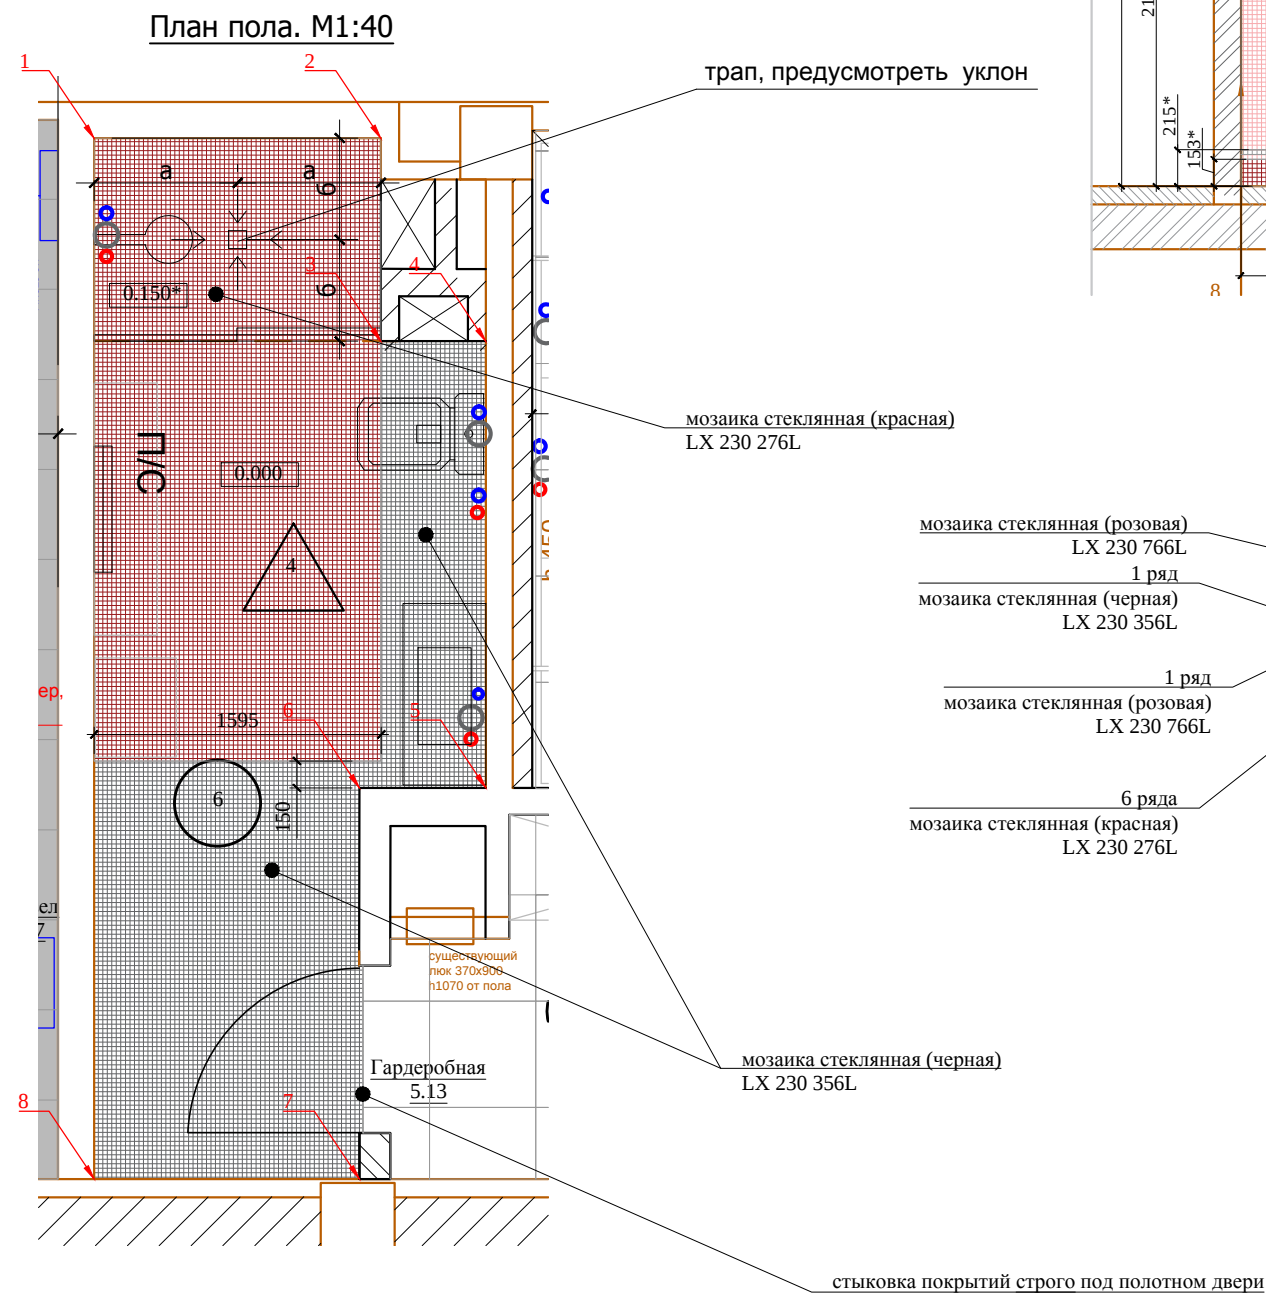


Привязку сантехники см. строго совместно с тех.картами.
* Размеры указаны условно, необходимо попасть в кратность мозаики

ПРИМЕЧАНИЯ:

-**- размеры уточняются по месту;
-лист рассматривать совместно с листами "План напольных покрытий", "Схема расположения розеток";

						Заказчик: Частное лицо			АИ
						Адрес: г. Москва пос. Газопровод,101			
Изм.	Кол. уч	Лист	№ док	Дата	Подп.	Развертки по стенам помещения №6 Сан. узел. Лист 1	Стадия	Лист	Листов
Рук.проекта				01.03.17			РП		
Архитектор									
Дизайнер									
Менеджер							ООО "Чарльз Камерон"		






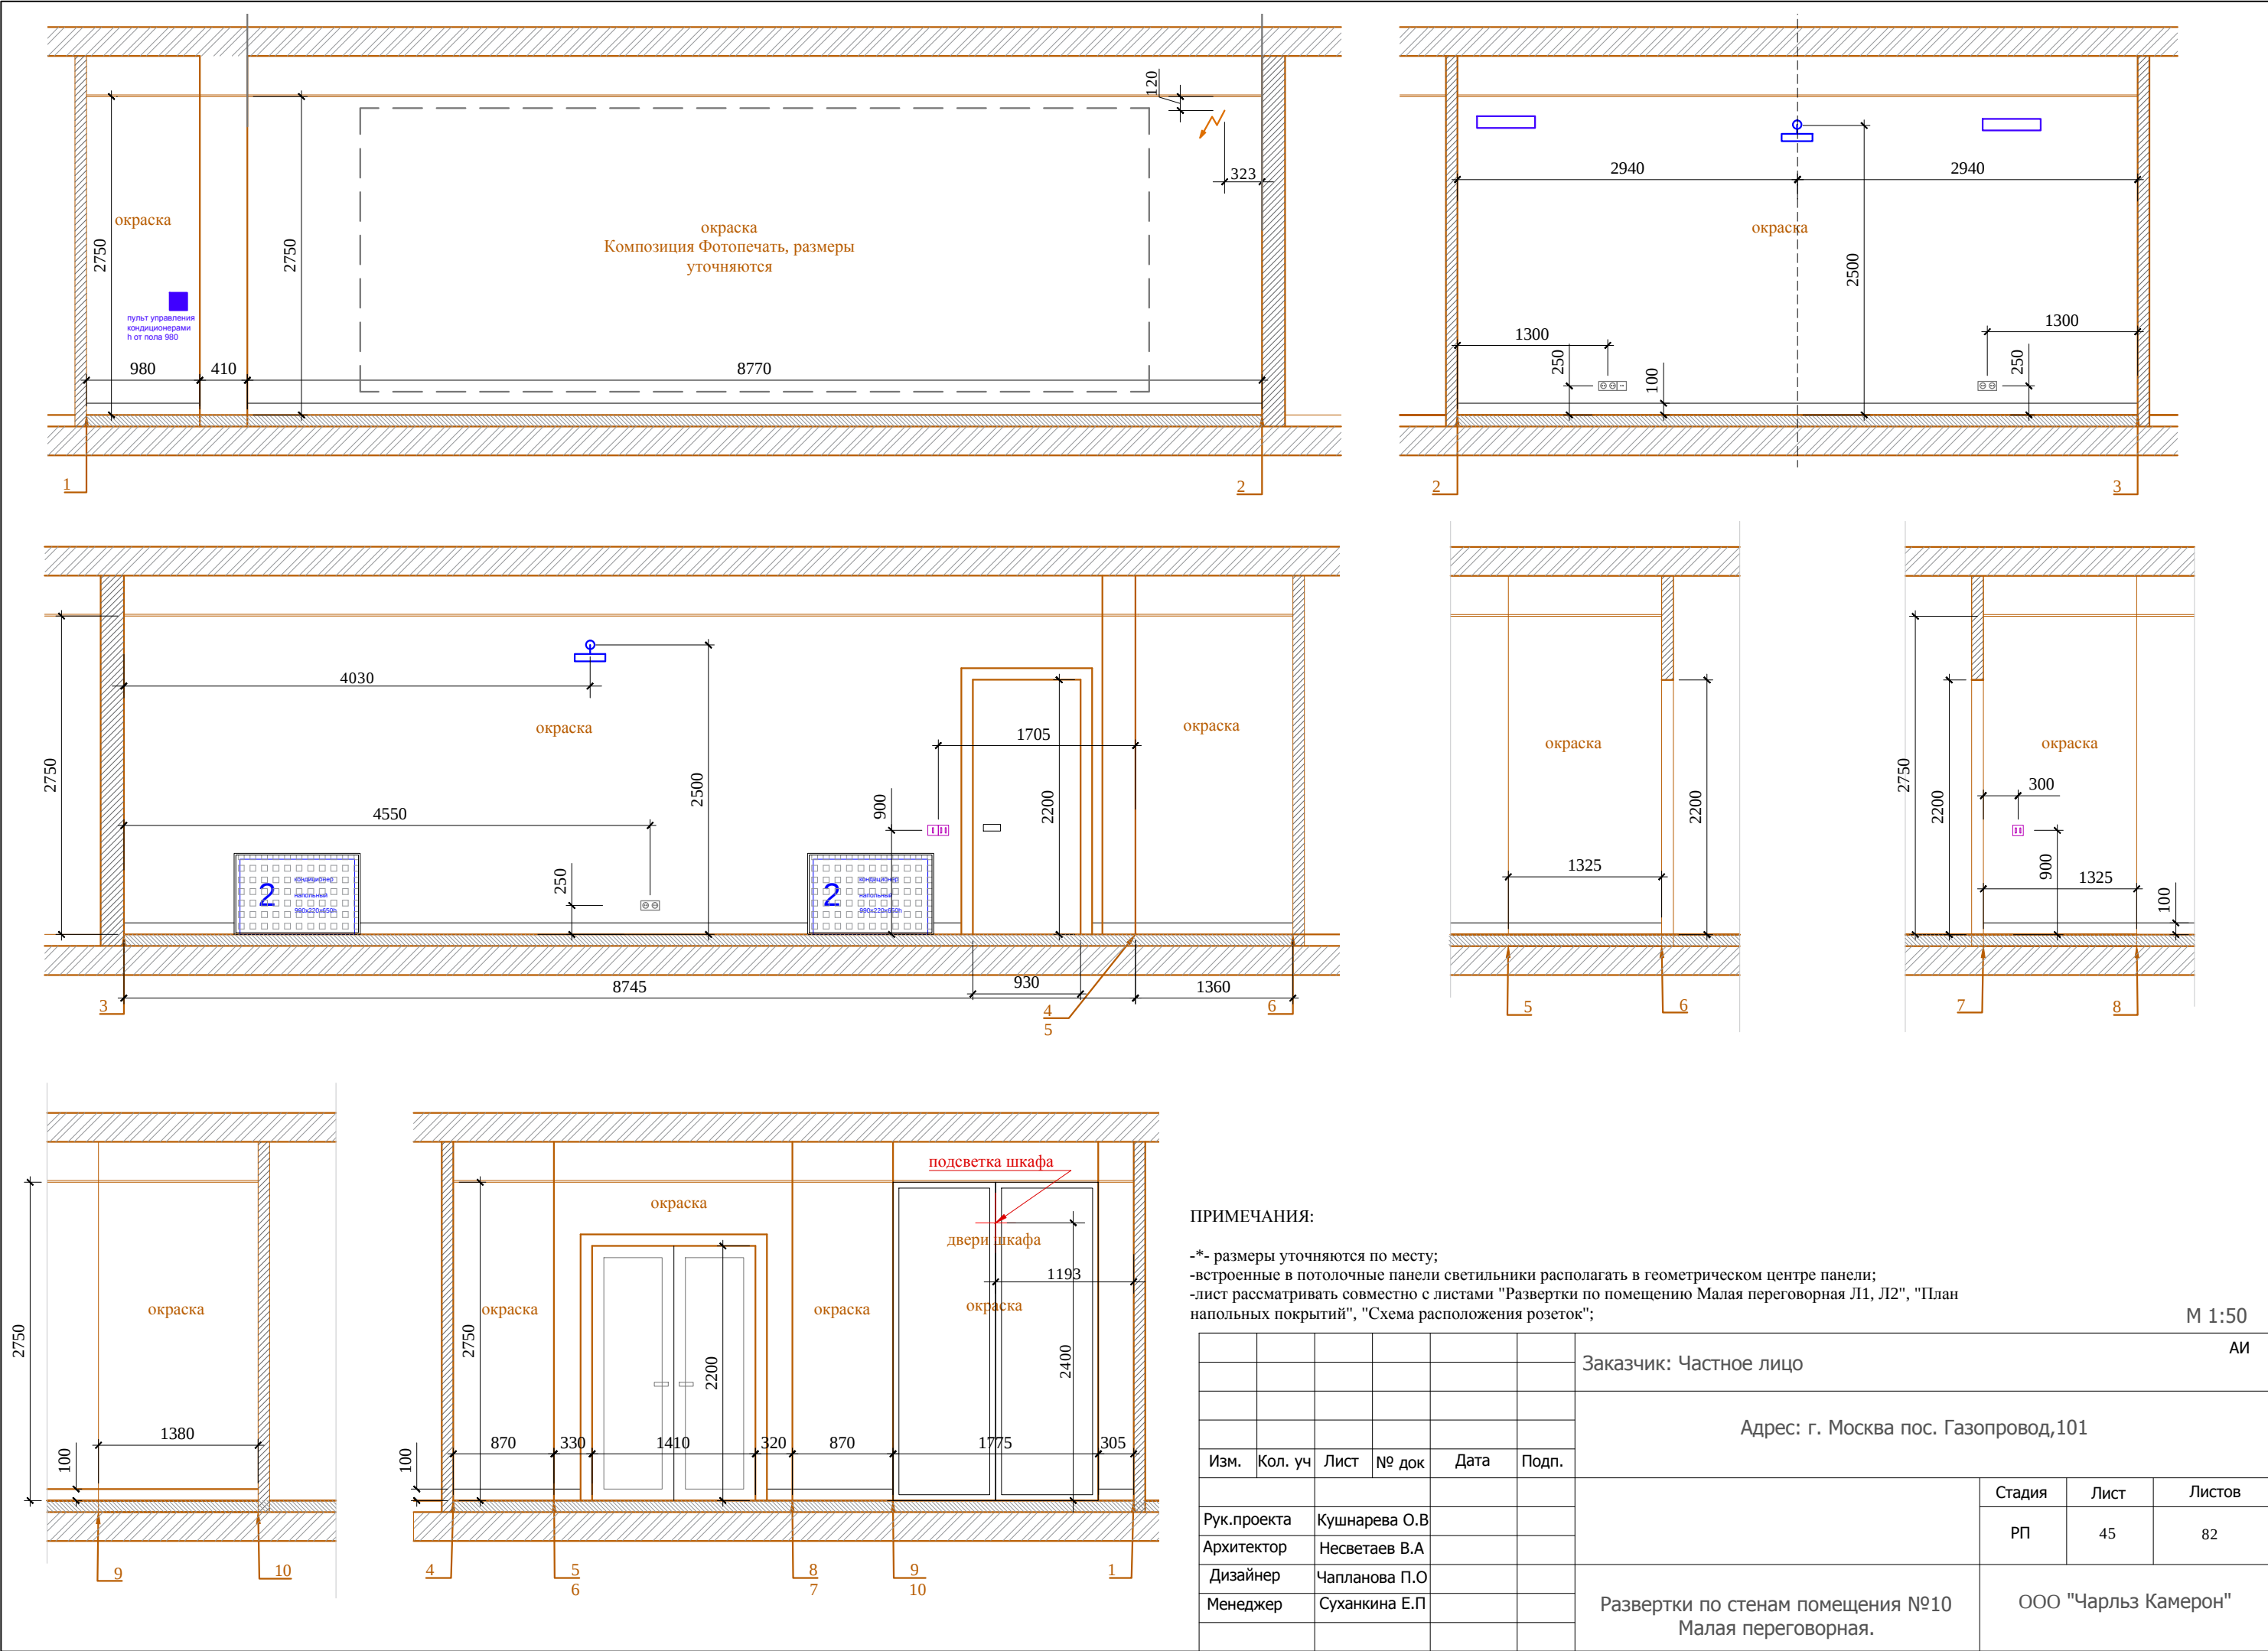


ПРИМЕЧАНИЯ:

- *- размеры уточняются по месту;
- встроенные в потолочные панели светильники располагать в геометрическом центре панели;
- лист рассматривать совместно с листами "Развертки по помещению Малая переговорная Л1, Л2", "План напольных покрытий", "Схема расположения розеток";

						Заказчик: Частное лицо				АИ	
						Адрес: г. Москва пос. Газопровод,101					
Изм.	Кол. уч	Лист	№ док	Дата	Подп.						
									Стадия	Лист	Листов
Рук.проекта	Кушнарева О.В				РП				45	82	
Архитектор	Несветаев В.А					Развертки по стенам помещения №10 Малая переговорная.			ООО "Чарльз Камерон"		
Дизайнер	Чапанова П.О										
Менеджер	Суханкина Е.П										

М 1:50

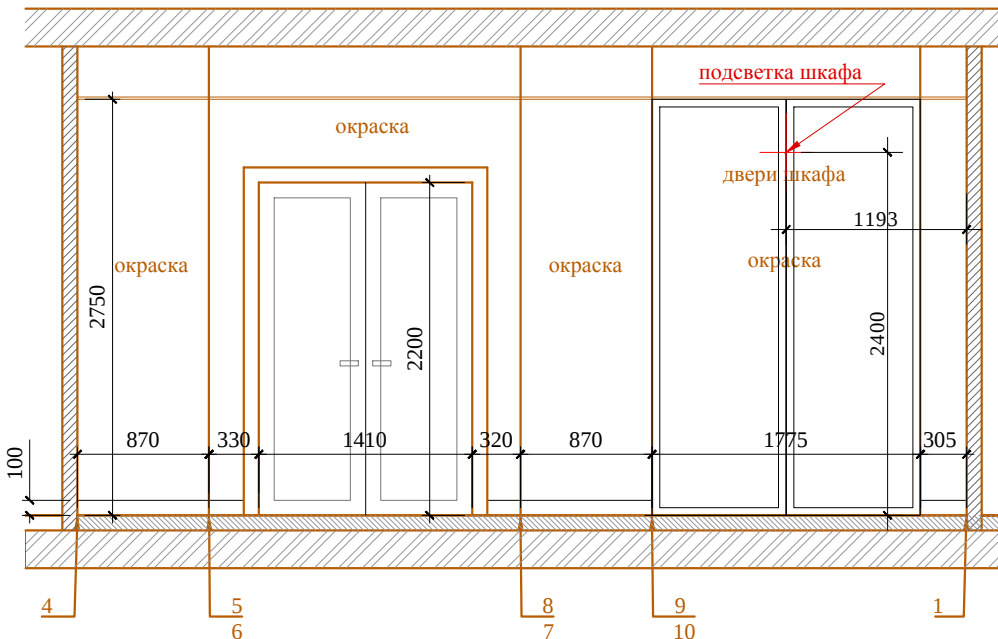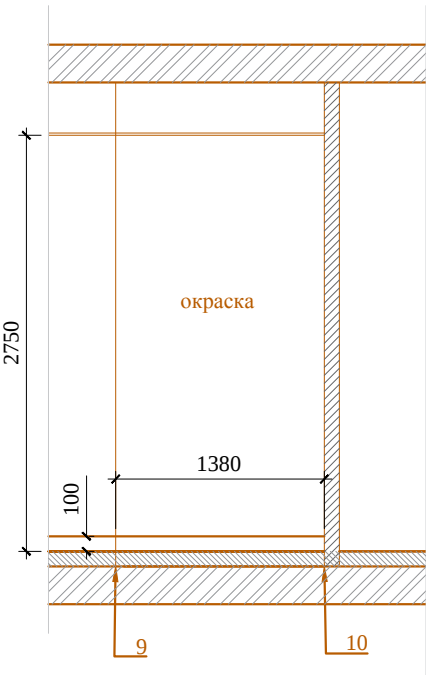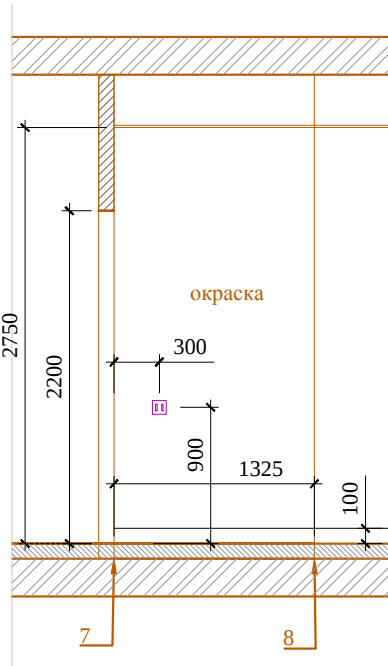
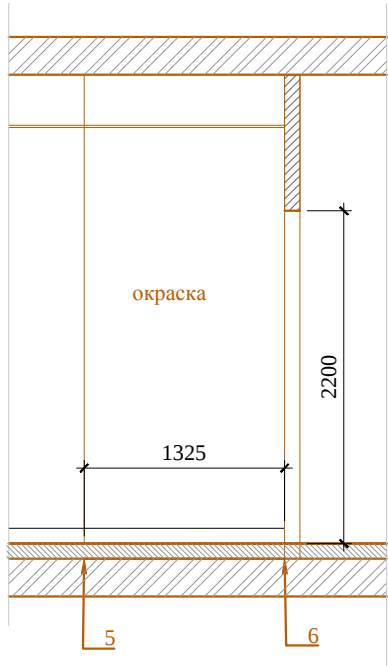
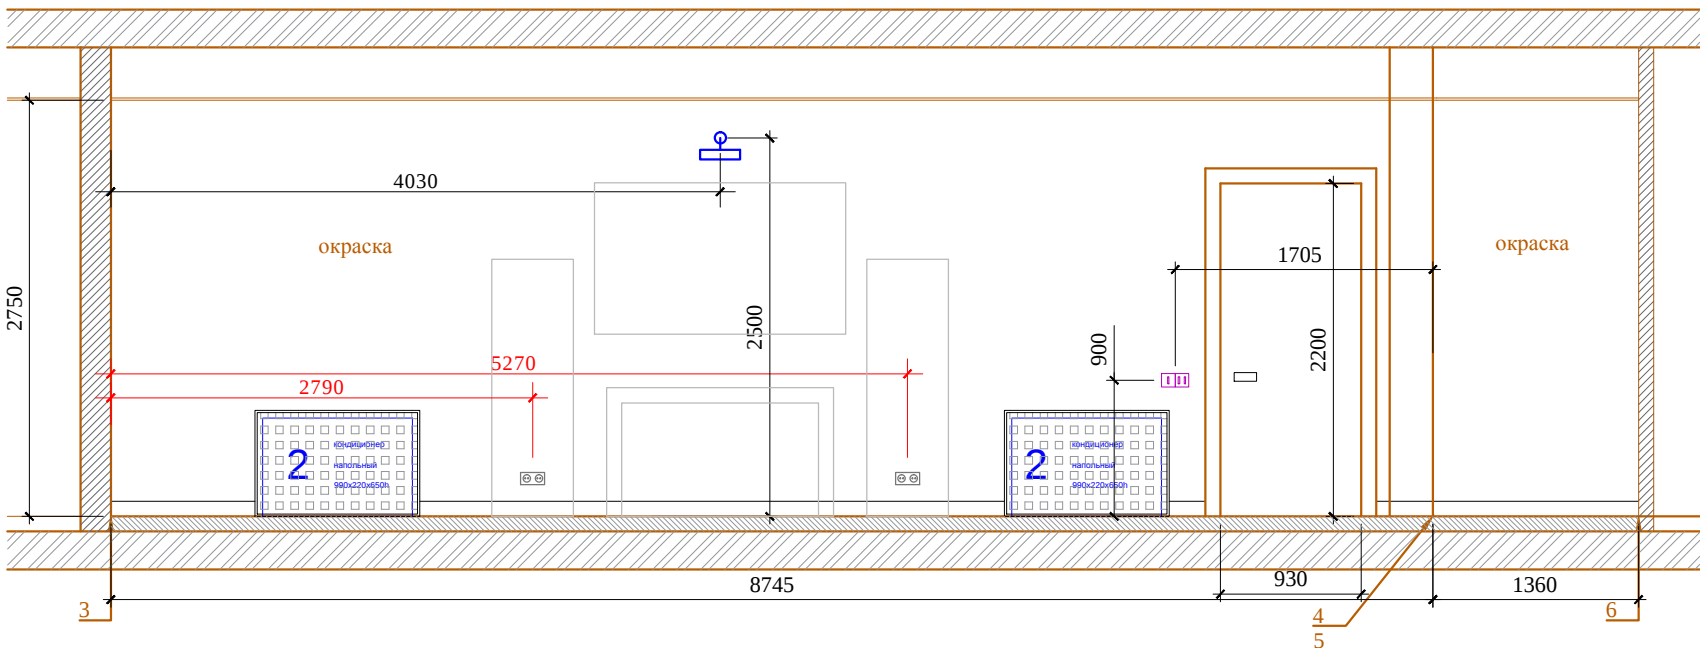
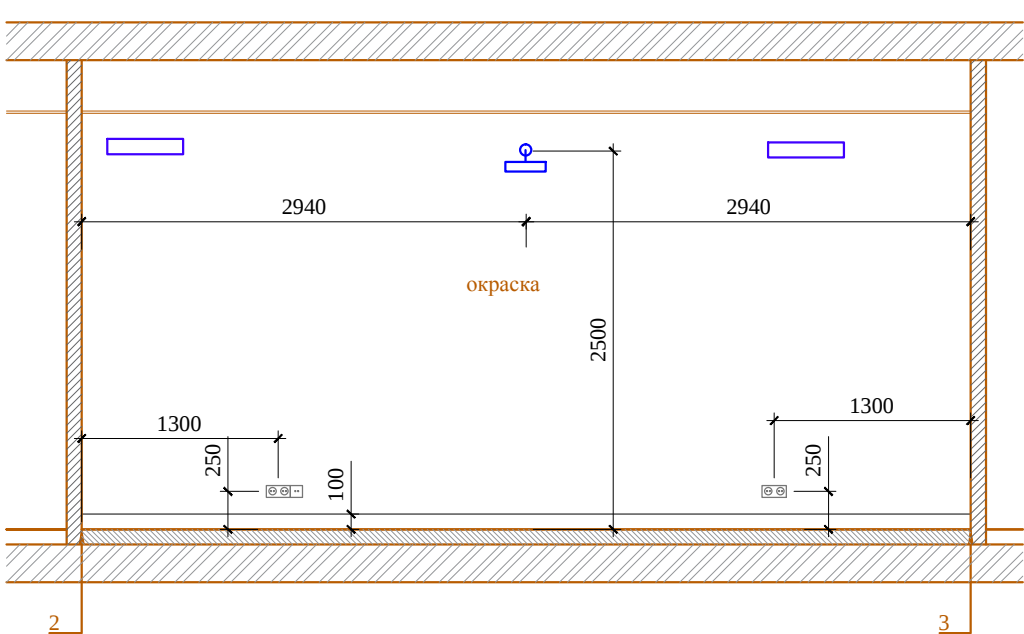


ЗАМЕНА ЛИСТА

ПРИМЕЧАНИЯ:


- * - размеры уточняются по месту;
- встроенные в потолочные панели светильники располагать в геометрическом центре панели;
- лист рассматривать совместно с листами "Развертки по помещению Малая переговорная Л1, Л2", "План напольных покрытий", "Схема расположения розеток";

						Заказчик: Частное лицо				АИ	
						Адрес: г. Москва пос. Газопровод,101					
Изм.	Кол. уч	Лист	№ док	Дата	Подп.						
				09.02.17			Стадия	Лист	Листов		
Рук.проекта	Кушнарева О.В				РП		45	82			
Архитектор	Несветаев В.А										
Дизайнер	Чапанова П.О				Развертки по стенам помещения №10 Малая переговорная.	ООО "Чарльз Камерон"					
Менеджер	Суханкина Е.П										

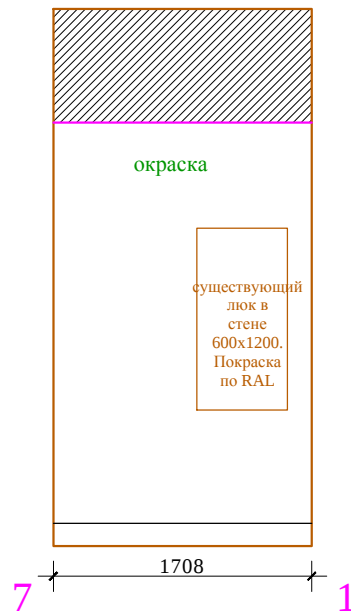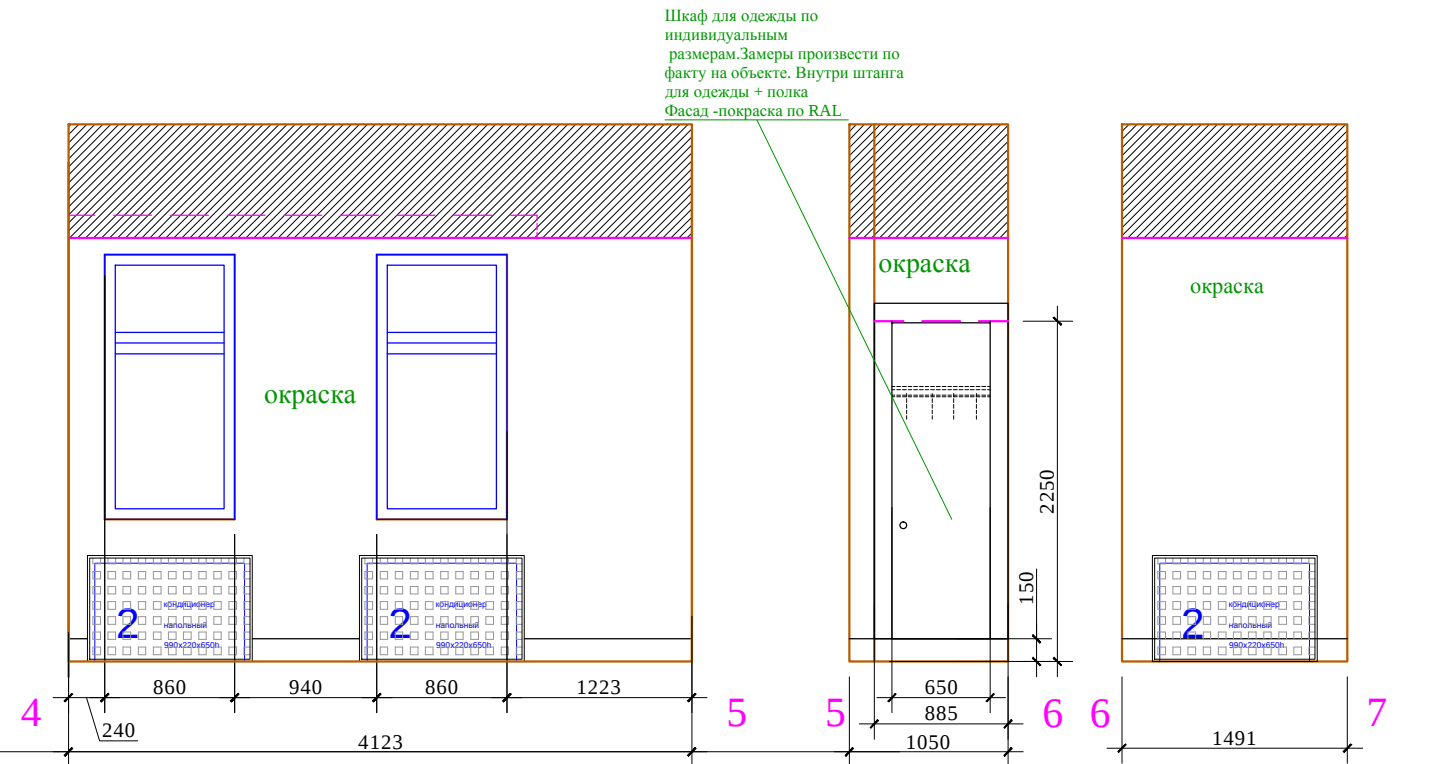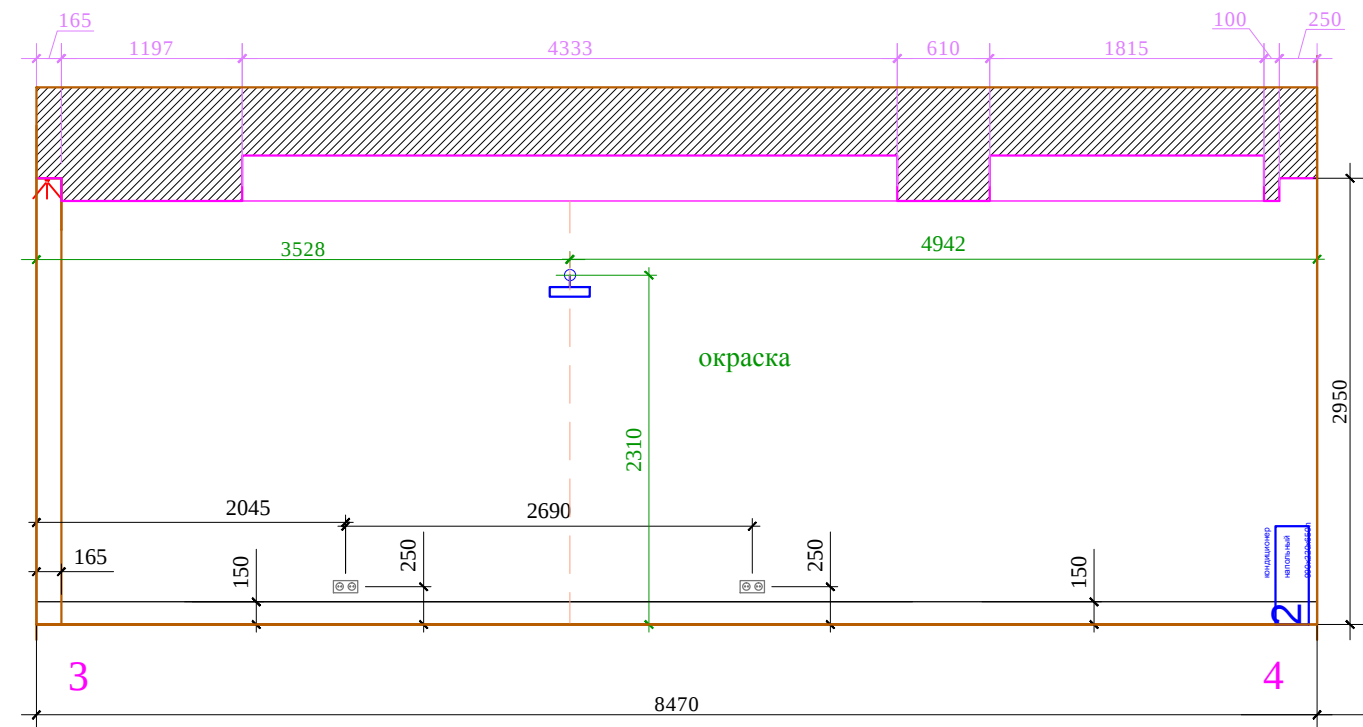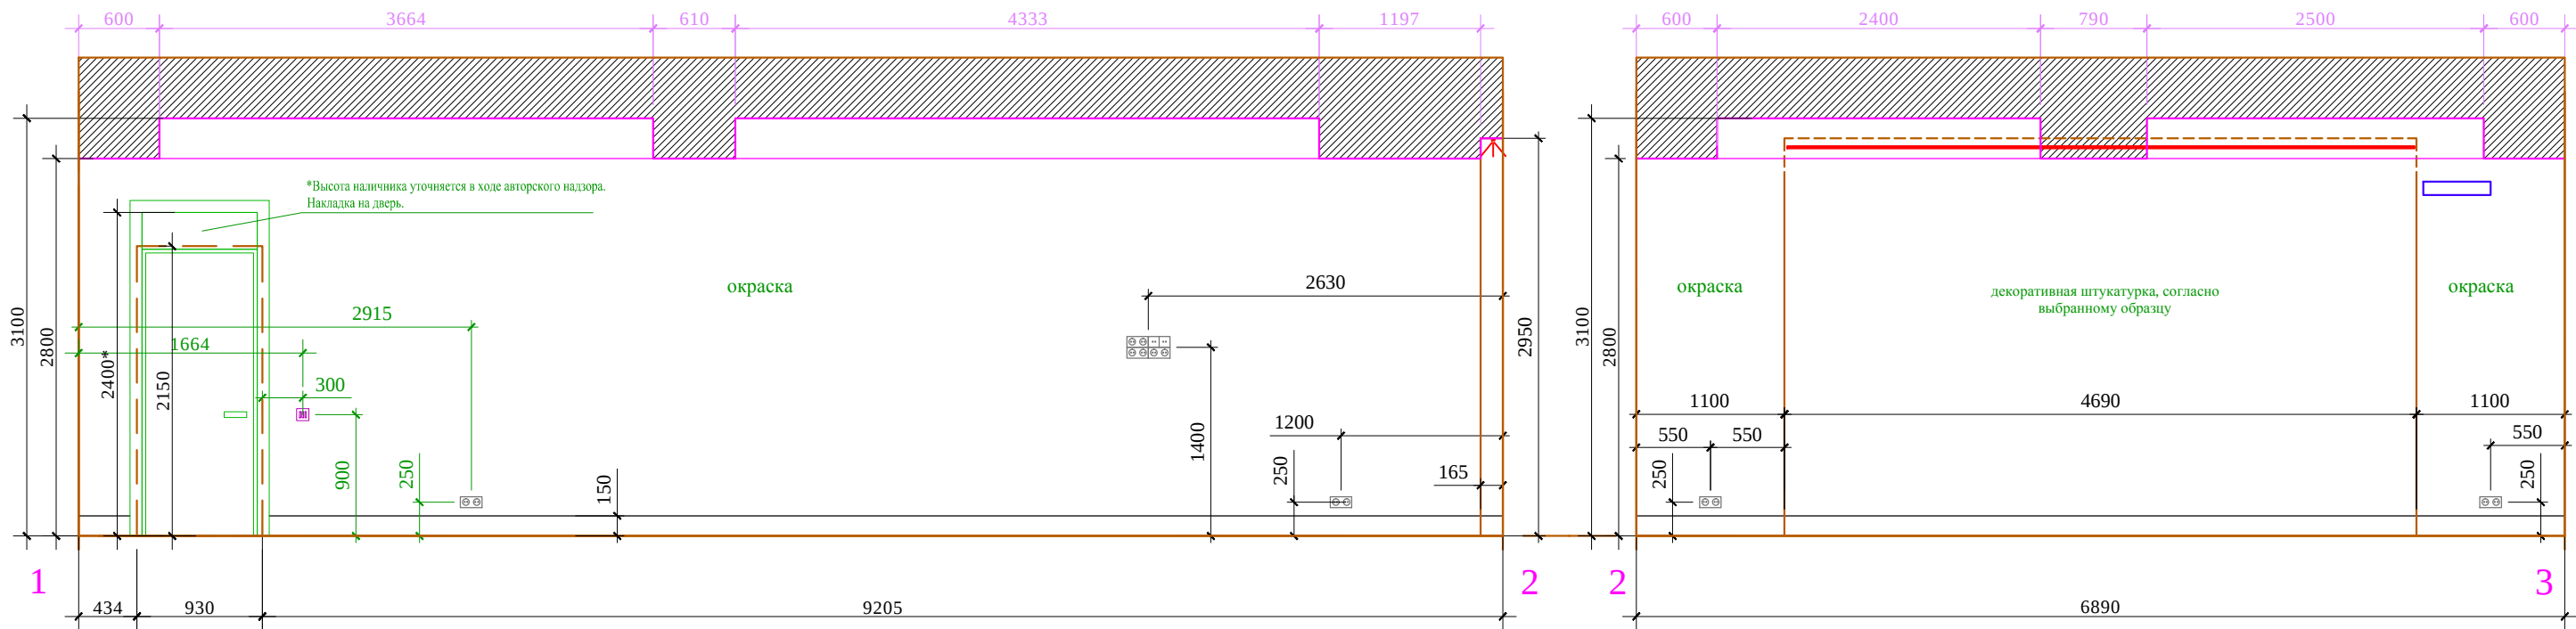

ПРИМЕЧАНИЯ:
-* - размеры уточняются по месту;
-организовать деформационный шов.


						Заказчик: Частное лицо				АИ	
						Адрес: г. Москва пос. Газопровод,101					
Изм.	Кол. уч	Лист	№ док	Дата	Подп.				Стадия	Лист	Листов
									РП	30	82
Рук.проекта	Кушнарева О.В					Развертки по стенам помещения №2 Кабинет советника Генерального директора.			ООО "Чарльз Камерон"		
Архитектор	Несветаев В.А										
Дизайнер	Чапанова П.О										
Менеджер	Суханкина Е.П										

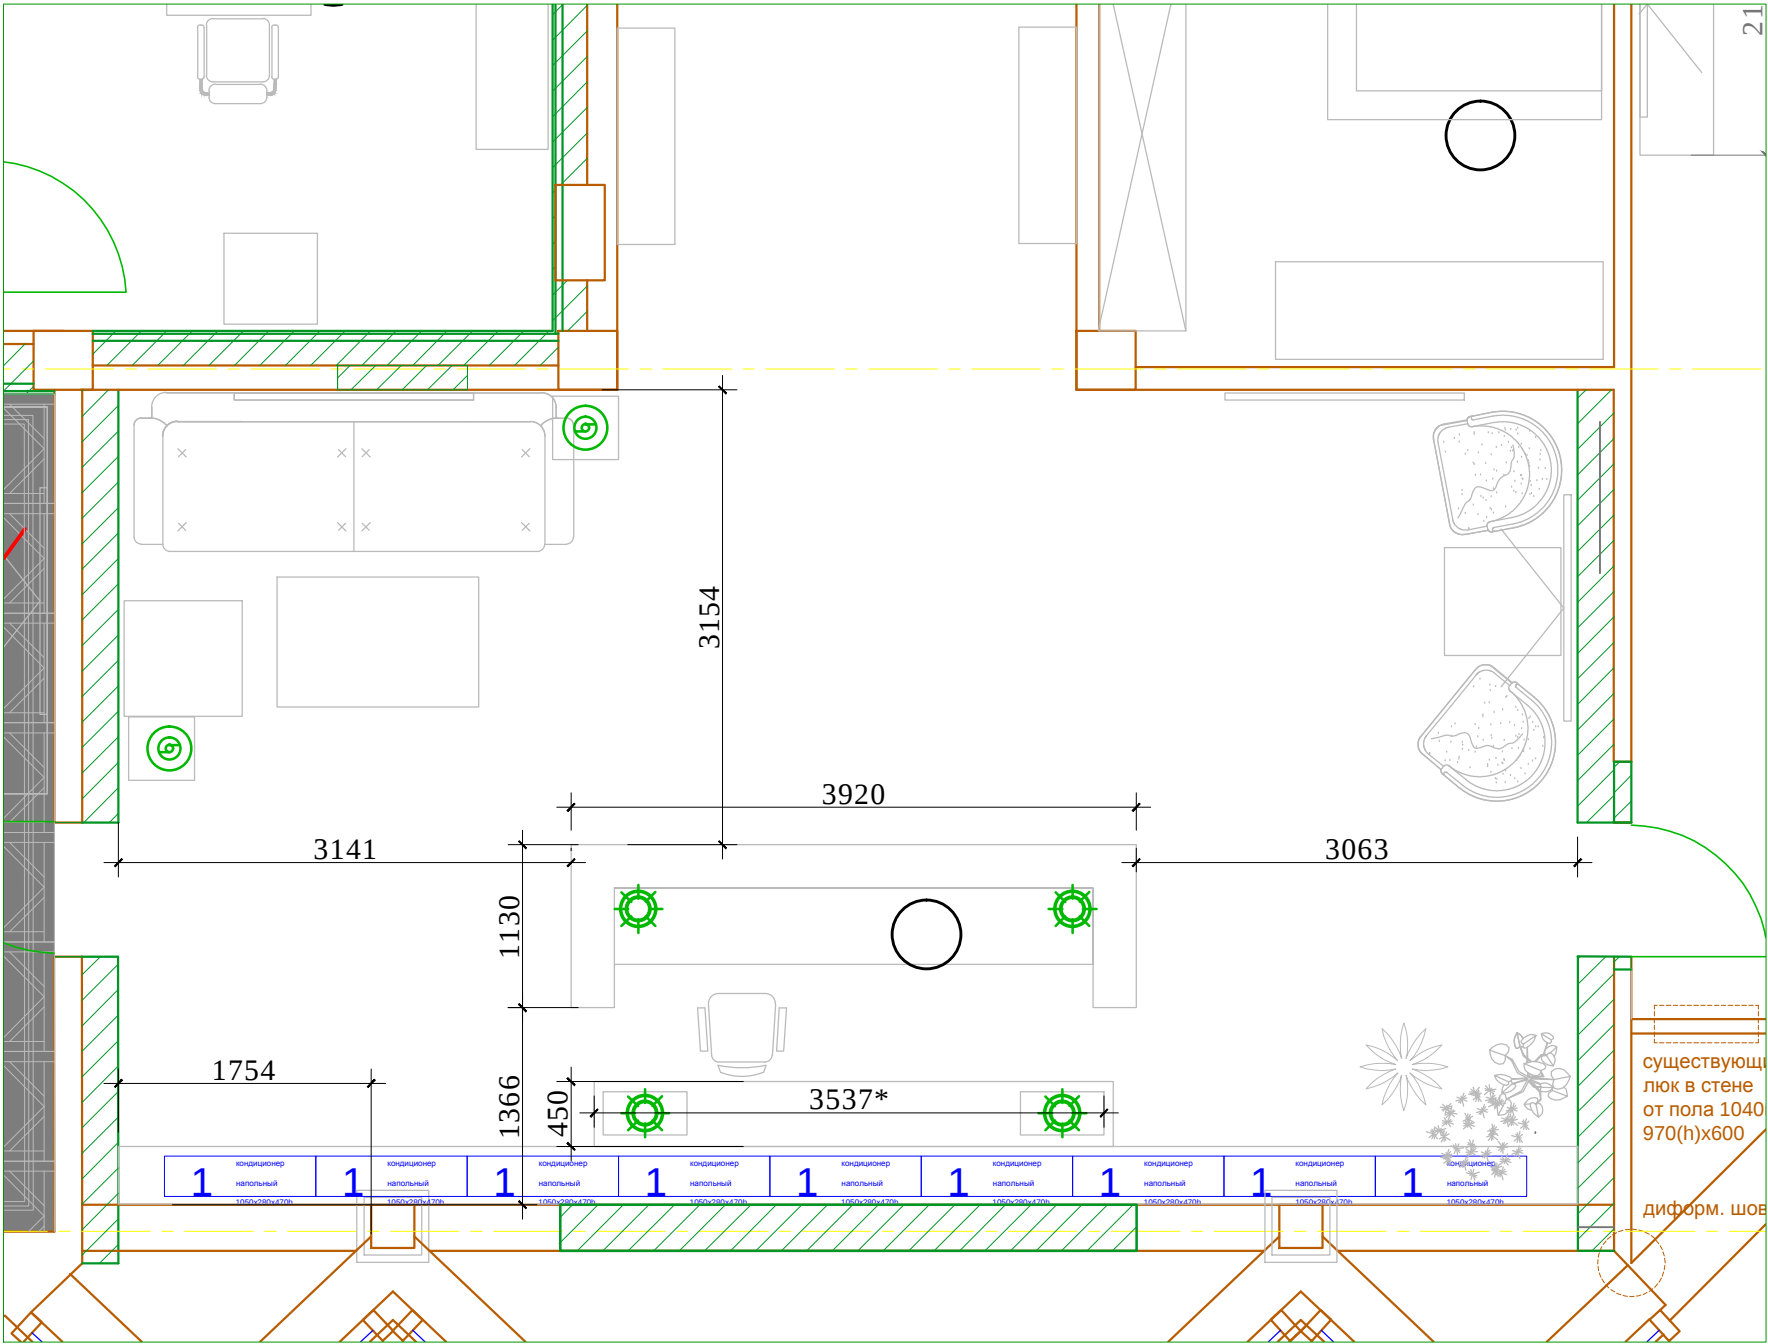

М 1:50

АИ


						Заказчик: Частное лицо			
						Адрес: г. Москва пос. Газопровод,101			
Изм.	Кол. уч	Лист	№ док	Дата	Подп.		Стадия	Лист	Листов
Рук.проекта	Кушнарева О.В						РП		
Архитектор	Несветаев В.А								
Дизайнер	Чапланова П.О								
Менеджер	Суханкина Е.П					Приемная № 1. Размеры стойки ресепшн.		ООО "Чарльз Камерон"	

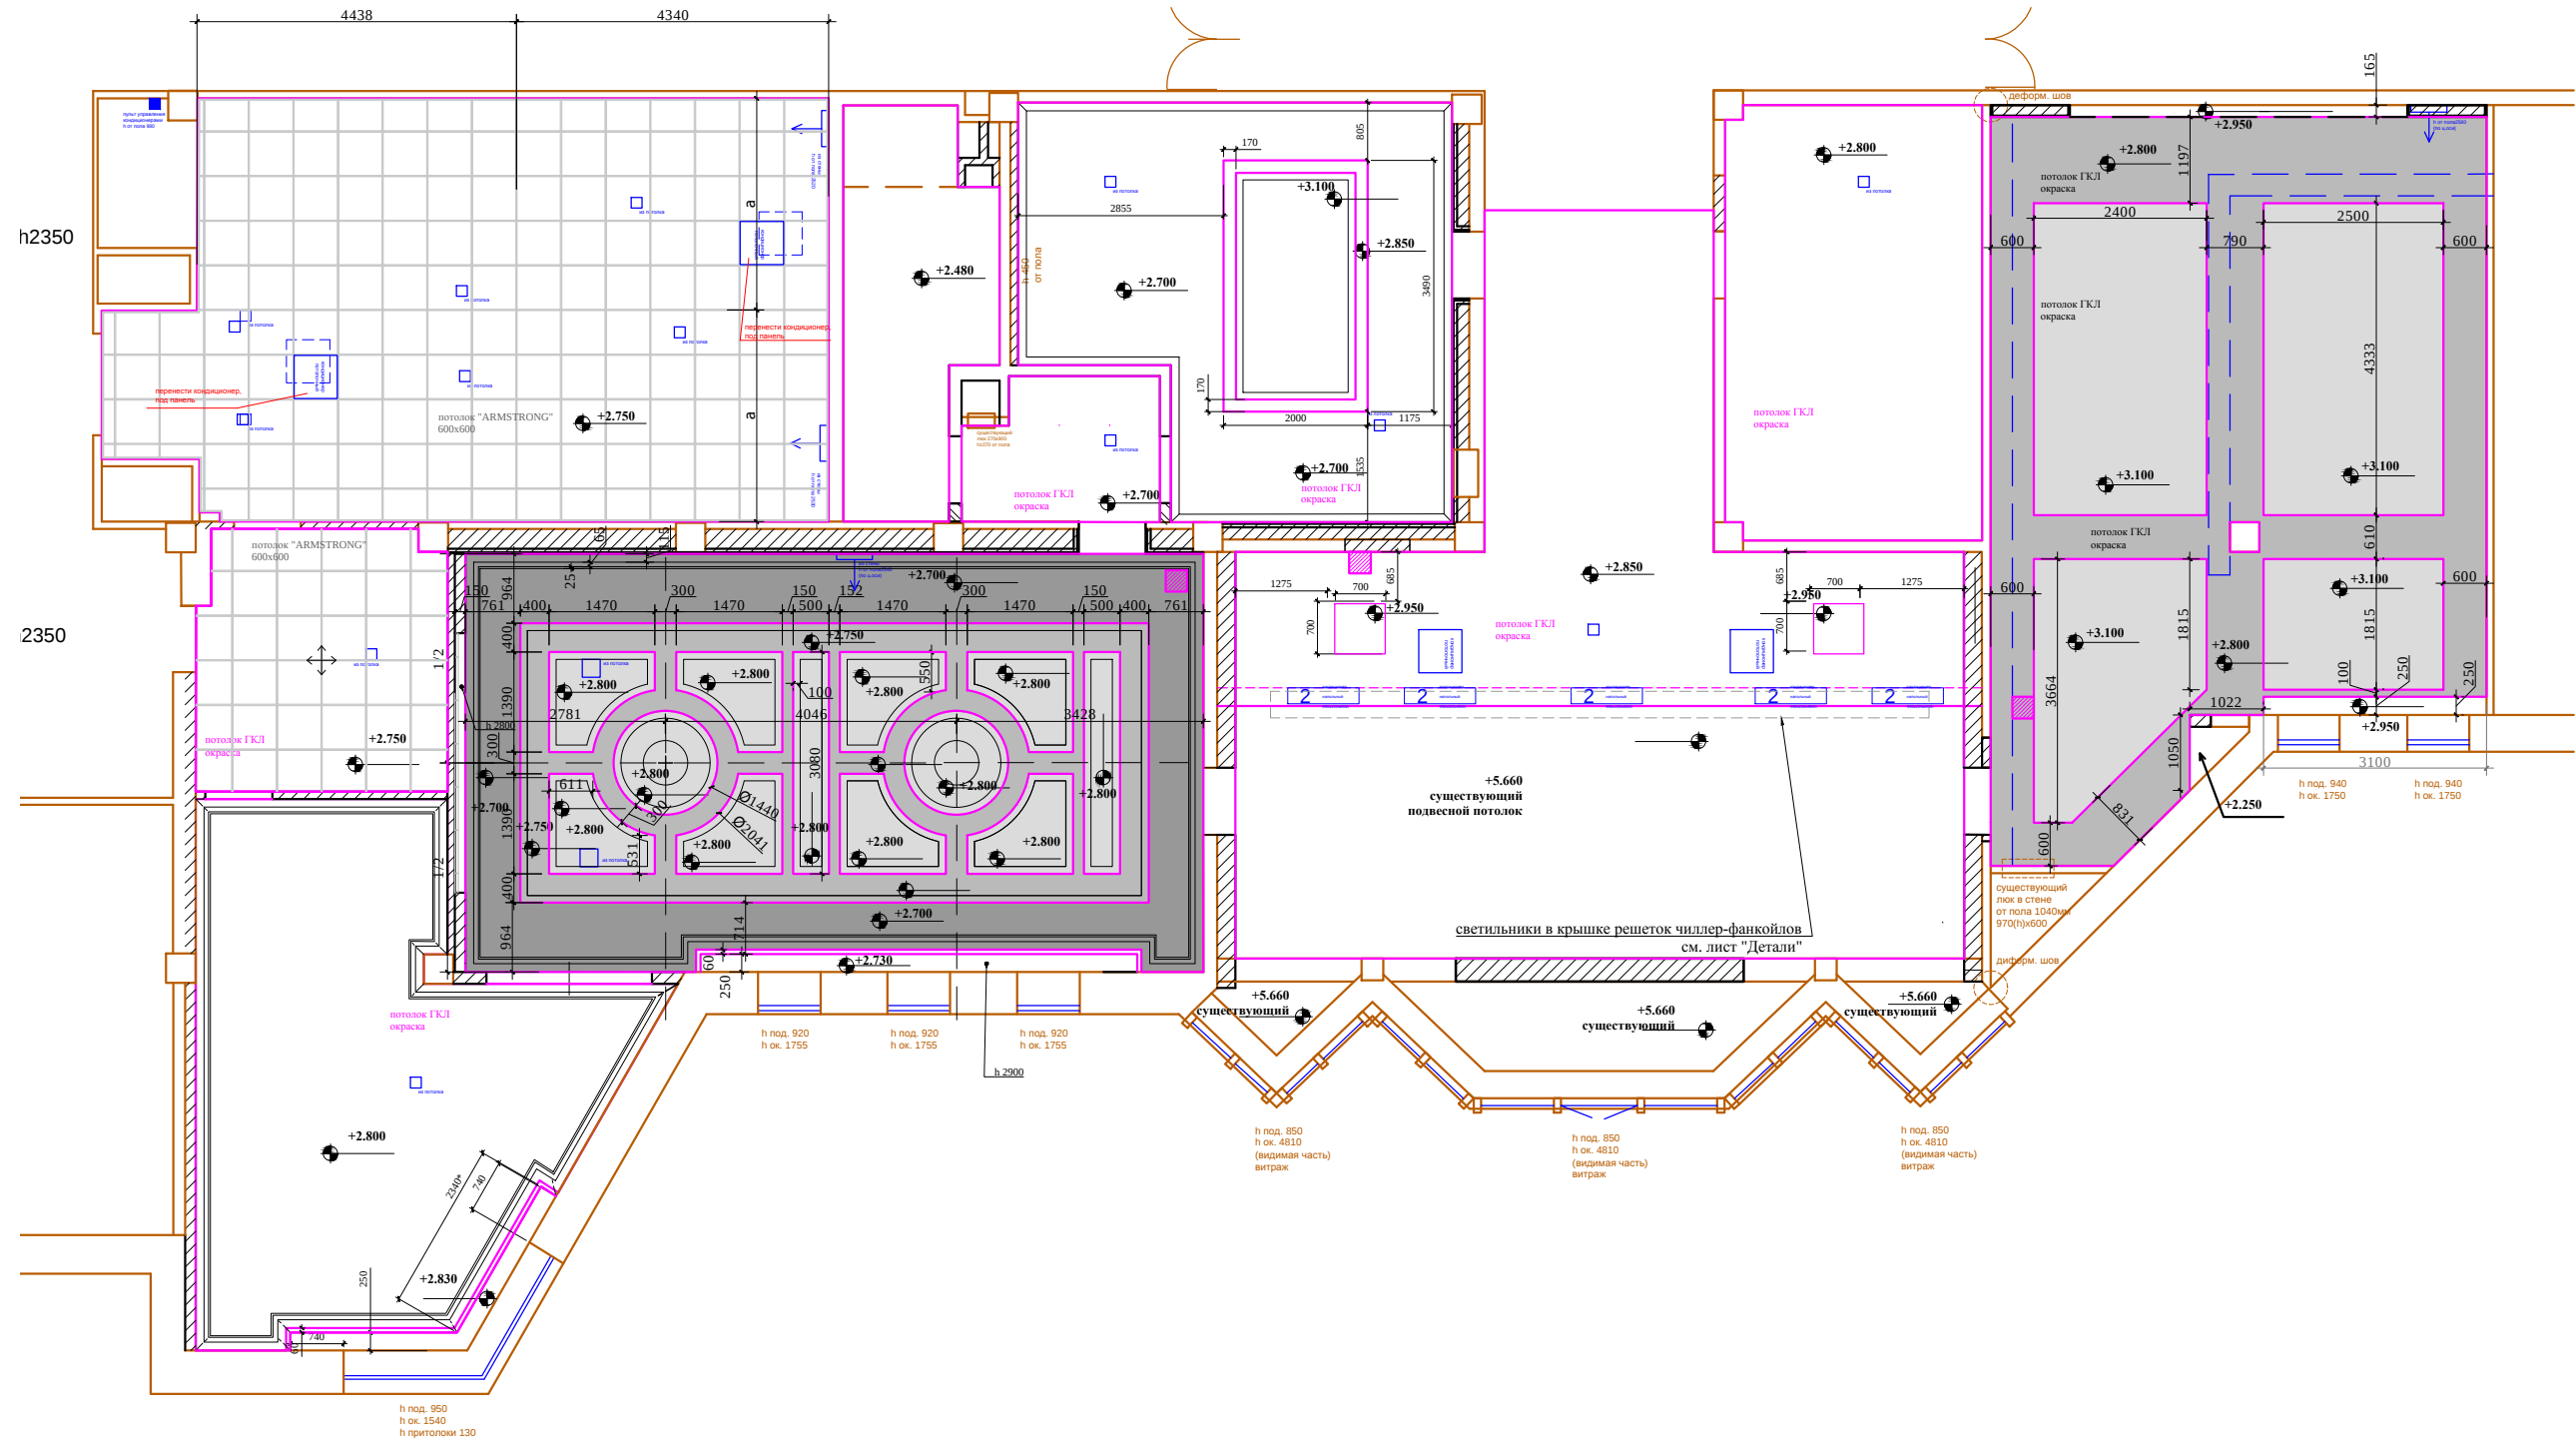

ПРИМЕЧАНИЯ:

1. Подшивные потолки из гипсокартона по металлическому каркасу.
2. Высоты указаны от УЧП
3. В местах установки люстр и прочих изделий,оборудования , подвесных конструкций , установить закладные (см. план освещения) .
4. При выполнении подвесных потолков из ГКЛ проследить , чтобы металлопрофиль не попал на посадочные места встраиваемых светильников (данный лист смотреть совместно с листами планов и разверток)

						Заказчик: Частное лицо				М 1:100
						АИ				
						Адрес: г. Москва пос. Газопровод,101				
Изм.	Кол. уч	Лист	№ док	Дата	Подп.	Рук.проекта Архитектор Дизайнер Менеджер	Кушнарева О.В Несветаев В.А Чапланова П.О Суханкина Е.П	Стадия	Лист	Листов
				17.02.17				РП	39(2)	
								План потолка с привязками		
								ООО "Чарльз Камерон"		

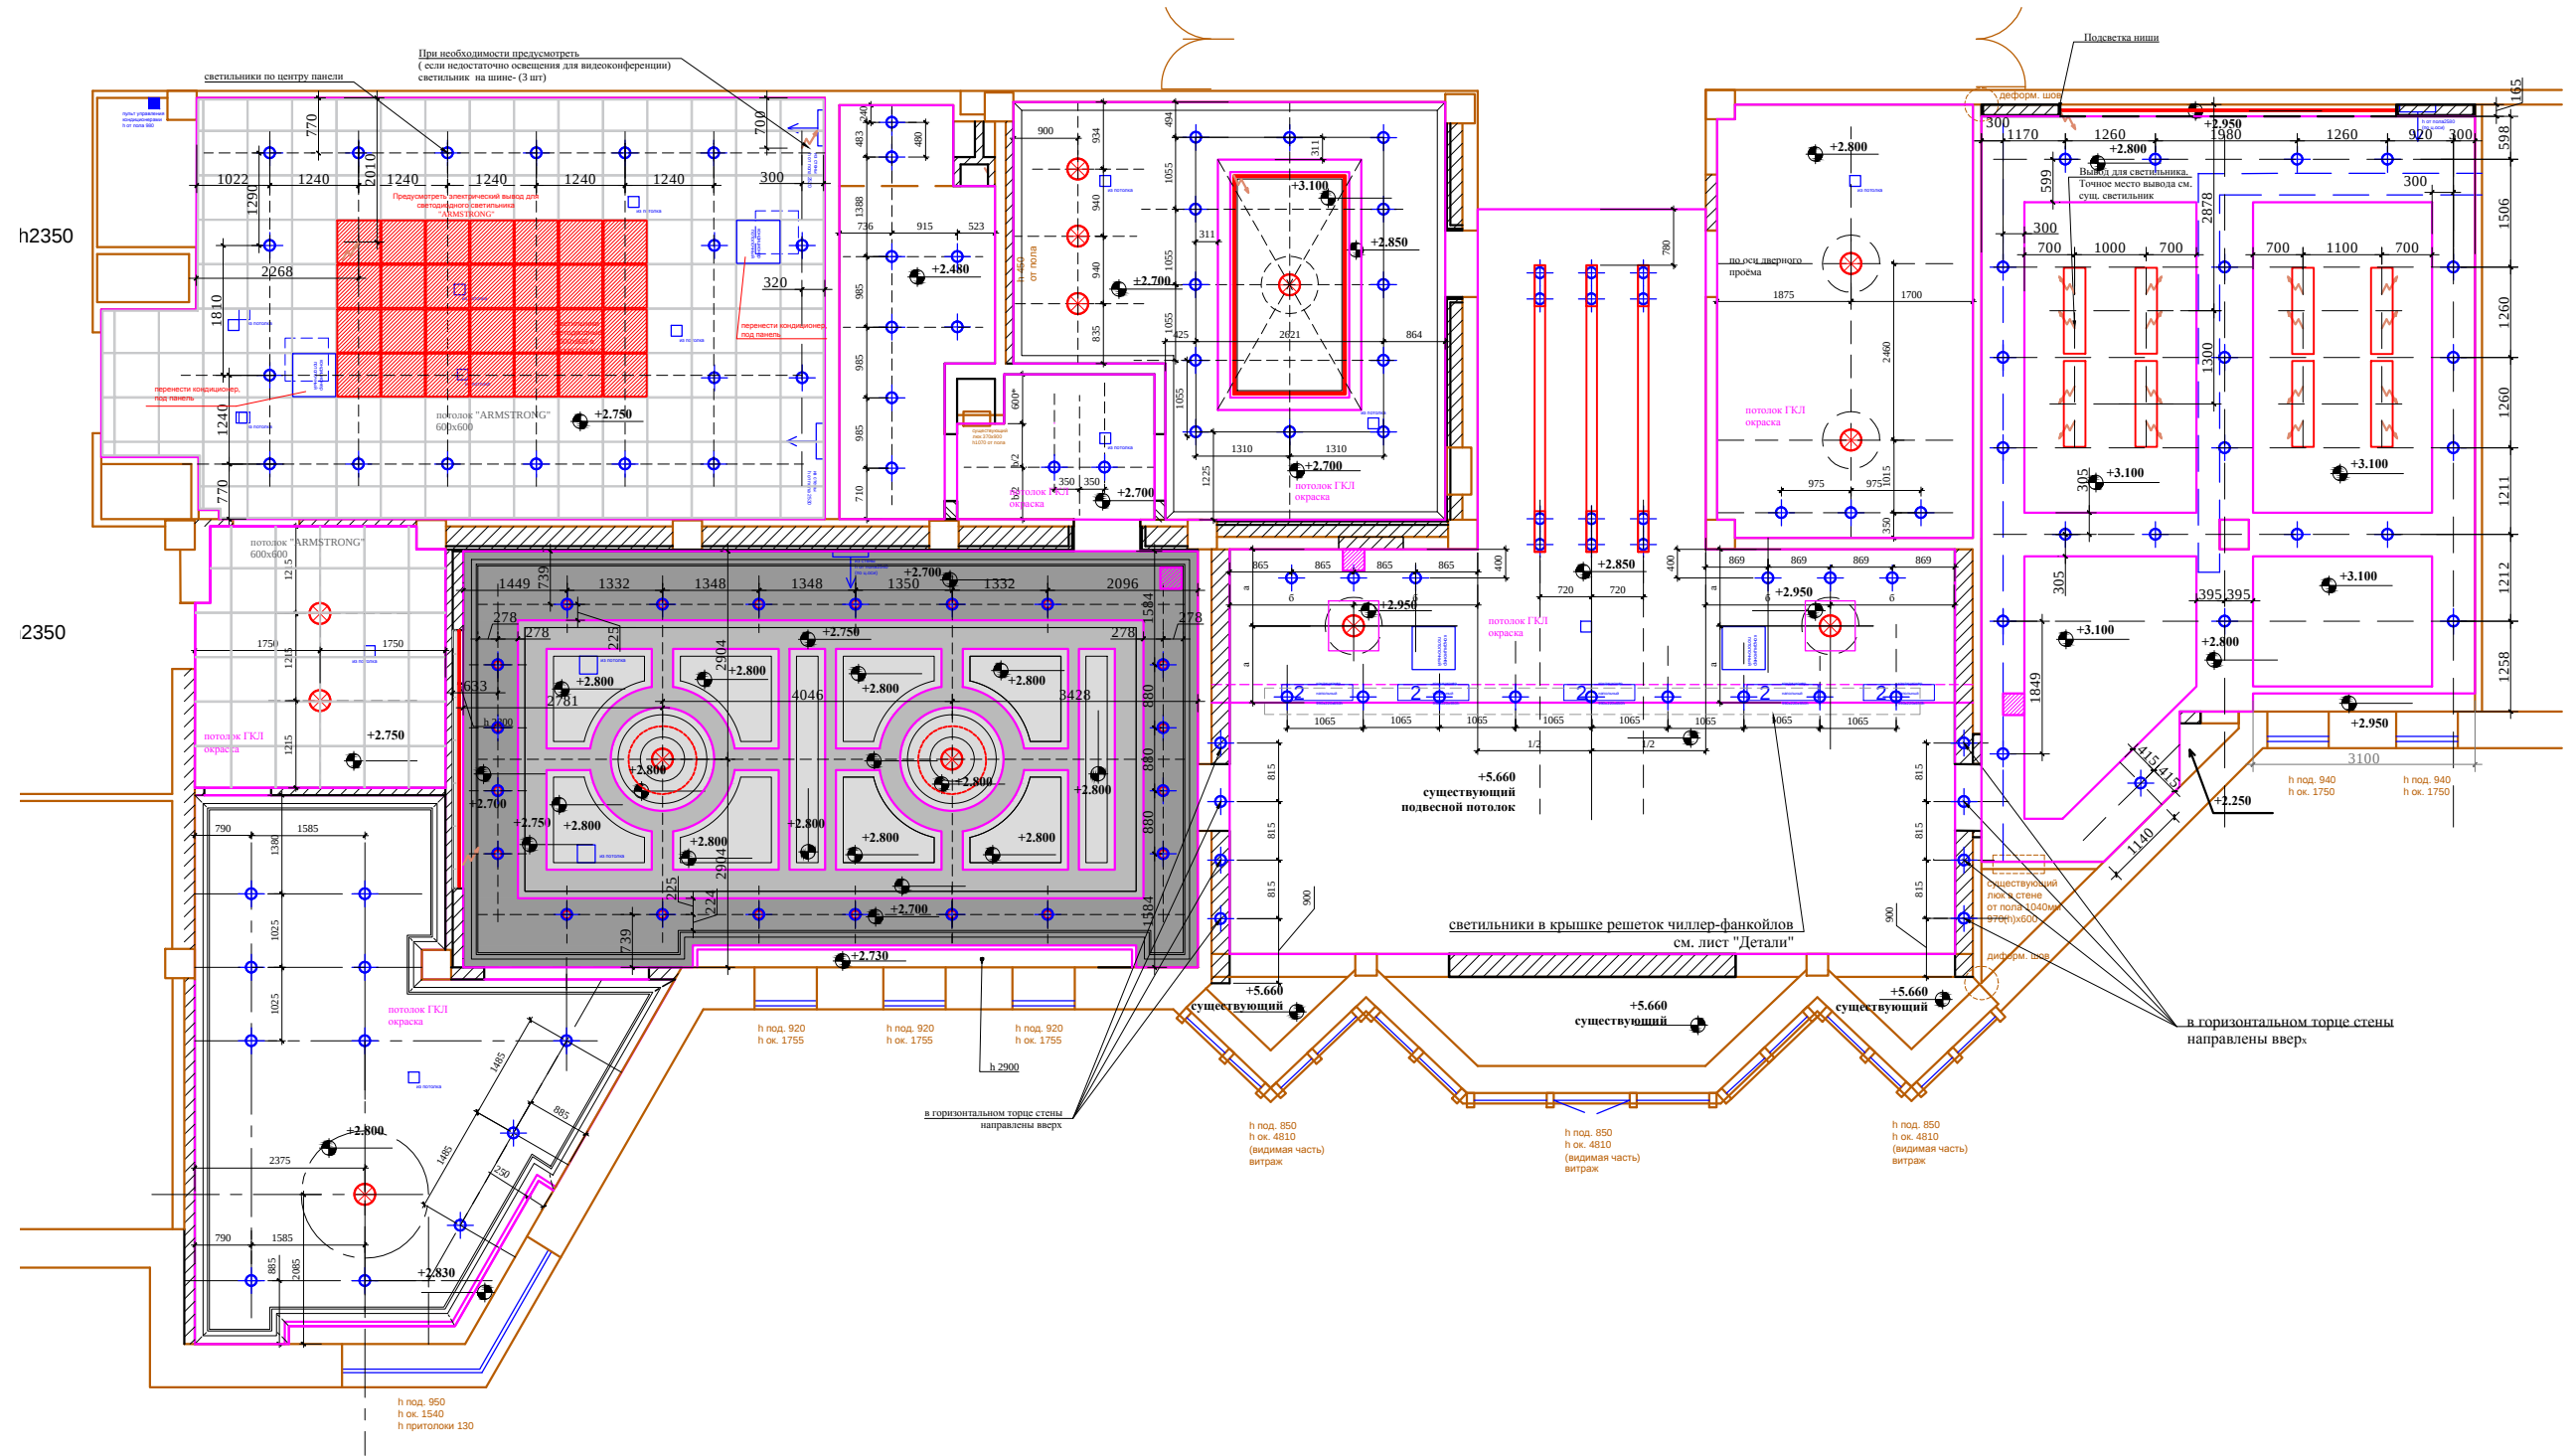


ПРИМЕЧАНИЯ:

1. Подшивные потолки из гипсокартона по металлическому каркасу.
2. Высоты указаны от УЧП
3. В местах установки люстр и прочих изделий,оборудования , подвесных конструкций , установить закладные (см. план освещения) .
4. При выполнении подвесных потолков из ГКЛ проследить , чтобы металлопрофиль не попал на посадочные места встраиваемых светильников (данный лист смотреть совместно с листами планов и разверток)

Условные обозначения	
	- Люстра, подвесной светильник
	- Потолочный, встроенный светильник
	- Настенный светильник, БРА
	- Подсветка картин
	- Светодиодная подсветка
	- Эл. вывод

						М 1:100			
						АИ			
						Заказчик: Частное лицо			
						Адрес: г. Москва пос. Газопровод,101			
Изм.	Кол. уч	Лист	№ док	Дата	Подп.	План потолка с привязками потолочных светильников	Стадия	Лист	Листов
Рук.проекта				17.02.17			РП	39(2)	
Архитектор	Кушнарева О.В								
Дизайнер	Несветаев В.А								
Менеджер	Чапланова П.О					ООО "Чарльз Камерон"			
	Суханкина Е.П								

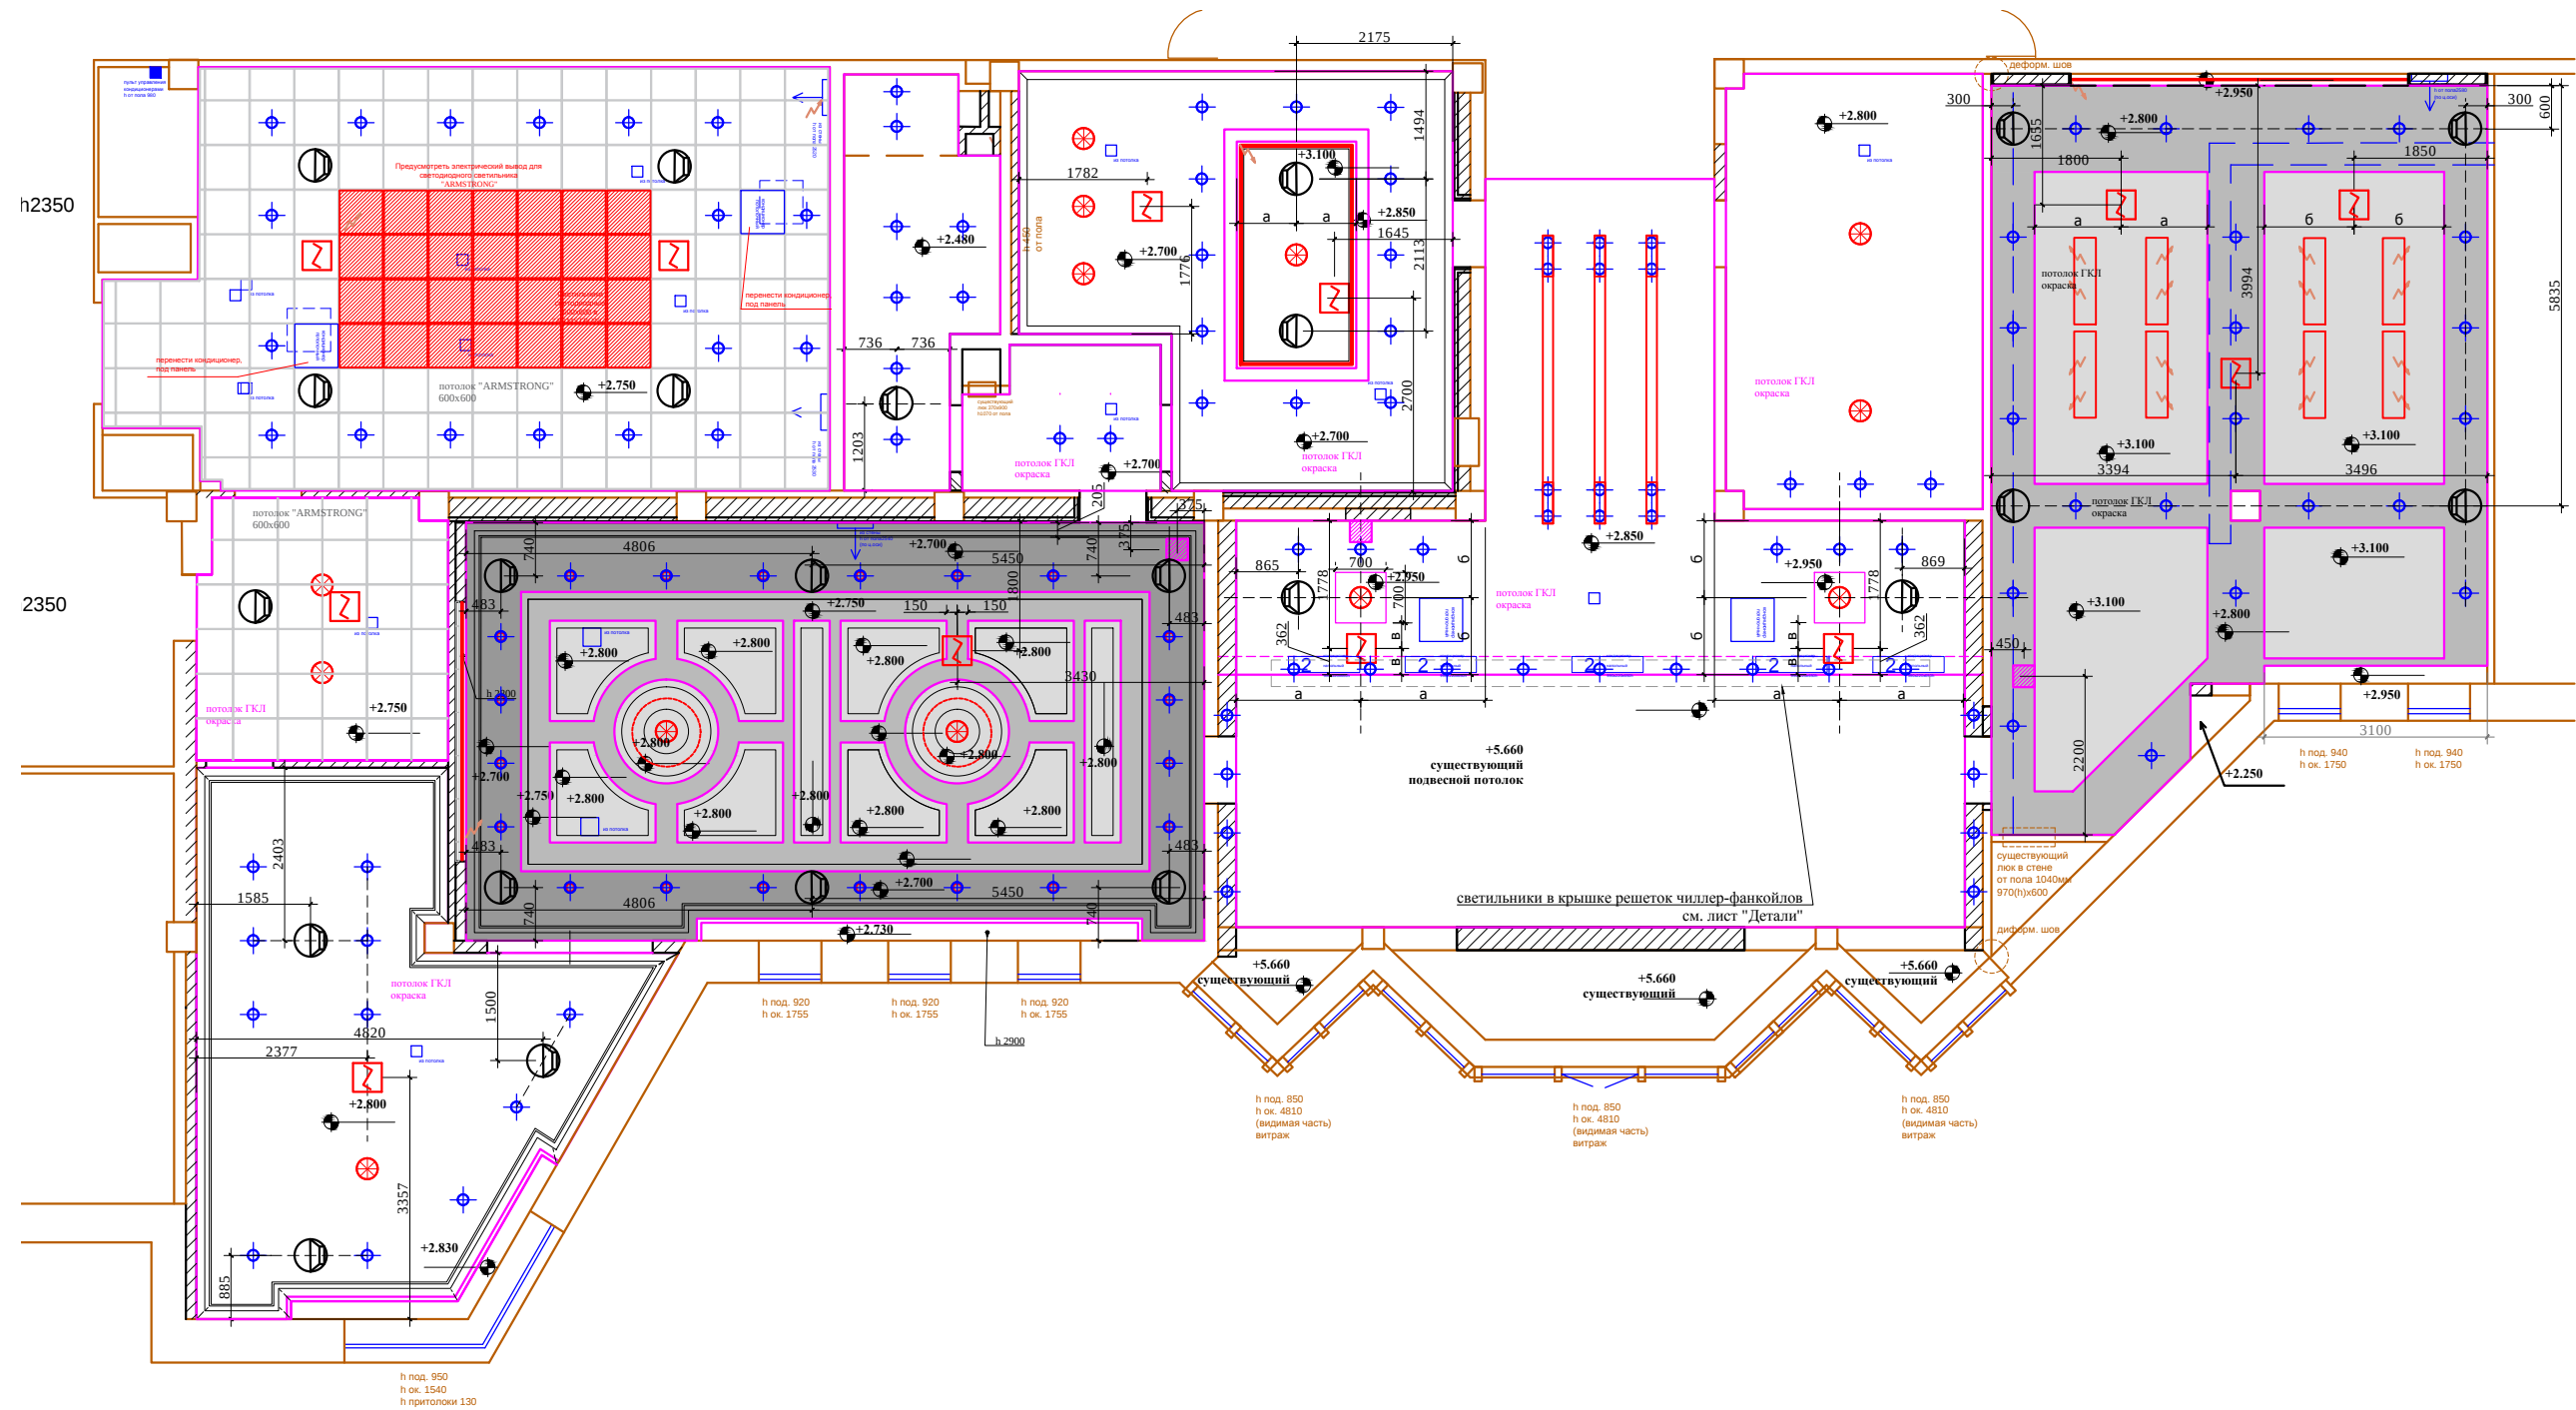

ПРИМЕЧАНИЯ:

- Подшивные потолки из гипсокартона по металлическому каркасу.
- Высоты указаны от УЧП
- В местах установки люстр и прочих изделий,оборудования , подвесных конструкций , установить закладные (см. план освещения) .
- При выполнении подвесных потолков из ГКЛ проследить , чтобы металлопрофиль не попал на посадочные места встраиваемых светильников (данный лист смотреть совместно с листами планов и разверток)

Условные обозначения:

- ☒ -извещатель пожарный автоматический дымовой
- ⦿ -громкоговоритель потолочный встраиваемый
- ▨ Тех.люк 300х300

План см. совместно с планом привязки потолочных светильников.

М 1:100


АИ

Заказчик: Частное лицо



Адрес: г. Москва пос. Газопровод,101

Изм.	Кол. уч	Лист	№ док	Дата	Подп.				
Рук.проекта	Кушнарева О.В			17.02.17		План потолка с привязками пожарных датчиков и тех. люков.	Стадия	Лист	Листов
Архитектор	Несветаев В.А						РП		
Дизайнер	Чапланова П.О						ООО "Чарльз Камерон"		
Менеджер	Суханкина Е.П								

Разрез А-А

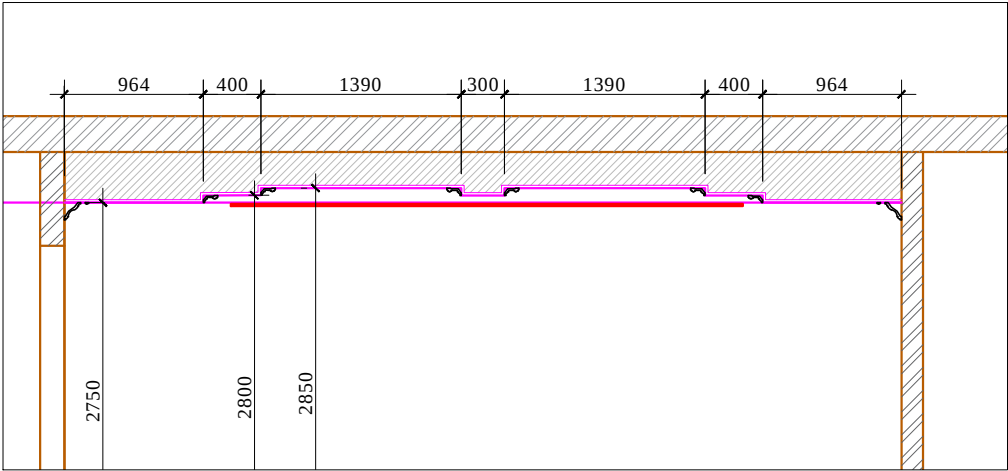

Разрез Б-Б

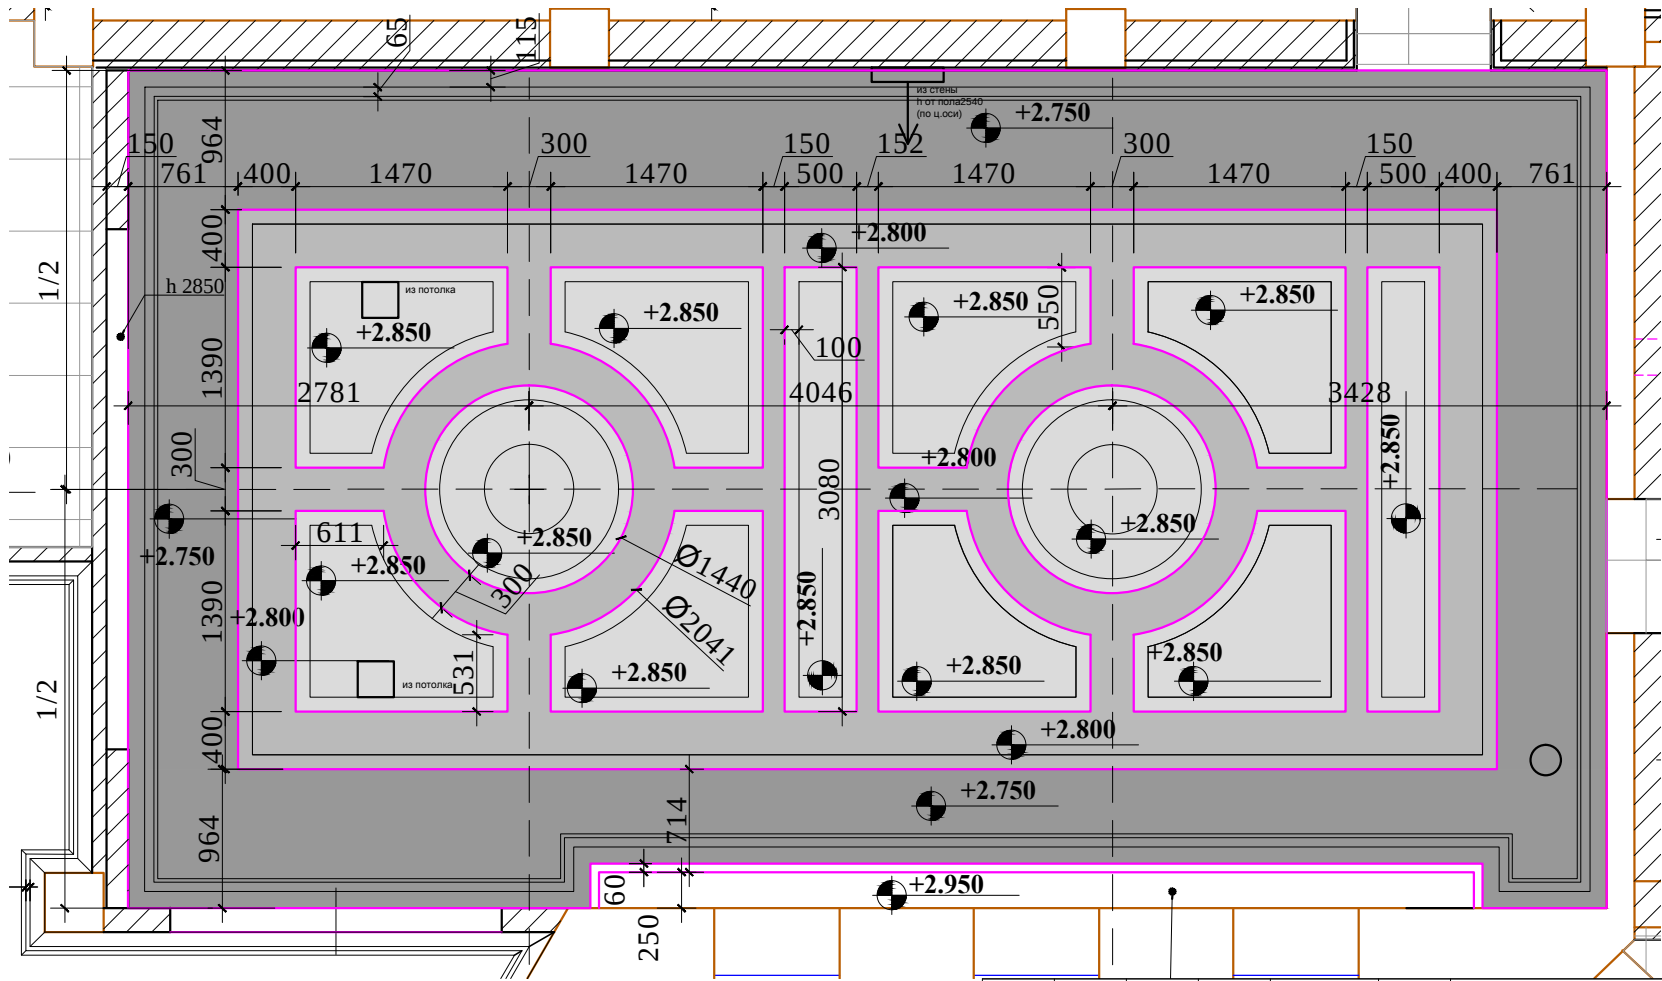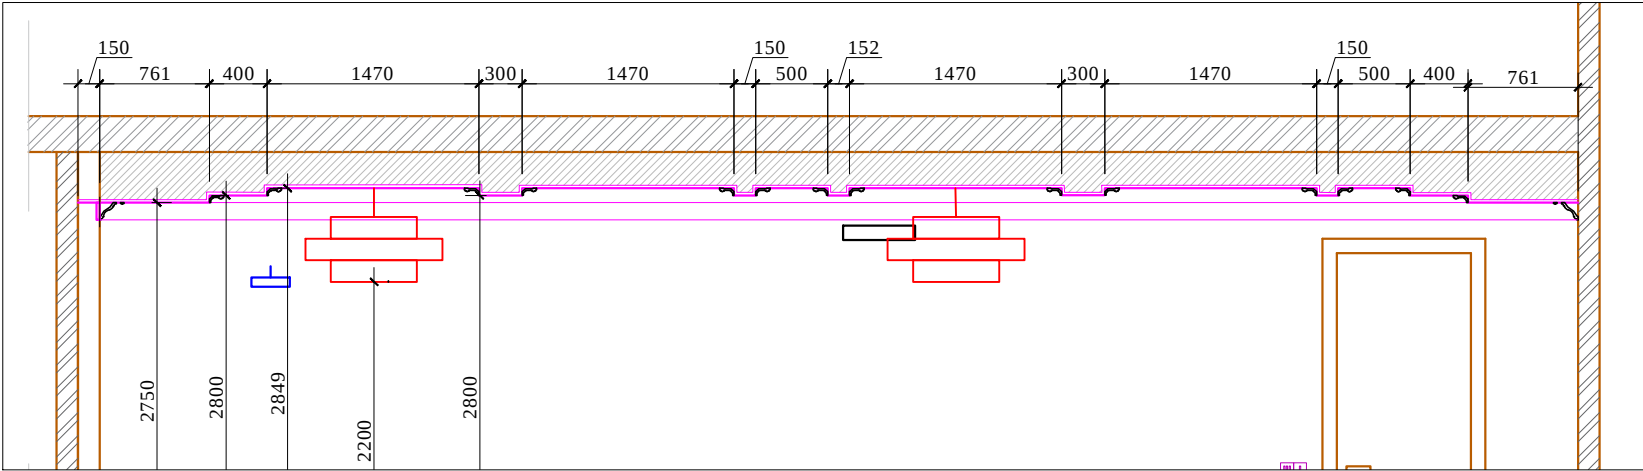

ПРИМЕЧАНИЯ:

1. Подшивные потолки из гипсокартона по металлическому каркасу.
2. Высоты указаны от УЧП
3. В местах установки люстр и прочих изделий, оборудования , подвесных конструкций , установить закладные (см. план освещения) .
4. При выполнении подвесных потолков из ГКЛ проследить , чтобы металлопрофиль не попал на посадочные места встраиваемых светильников (данный лист смотреть совместно с листами планов и разверток)

						Заказчик: Частное лицо				АИ	
						Адрес: г. Москва пос. Газопровод,101					
Изм.	Кол. уч	Лист	№ док	Дата	Подп.						
				10.02.17					Стадия	Лист	Листов
Рук.проекта		Кушнарева О.В							РП	39(2)	
Архитектор		Несветаев В.А				Кабинет Генерального директора. Потолок. Разрезы			ООО "Чарльз Камерон"		
Дизайнер		Чапланова П.О									
Менеджер		Суханкина Е.П									