


План потолка с расстановкой осветительного оборудования. М1:50

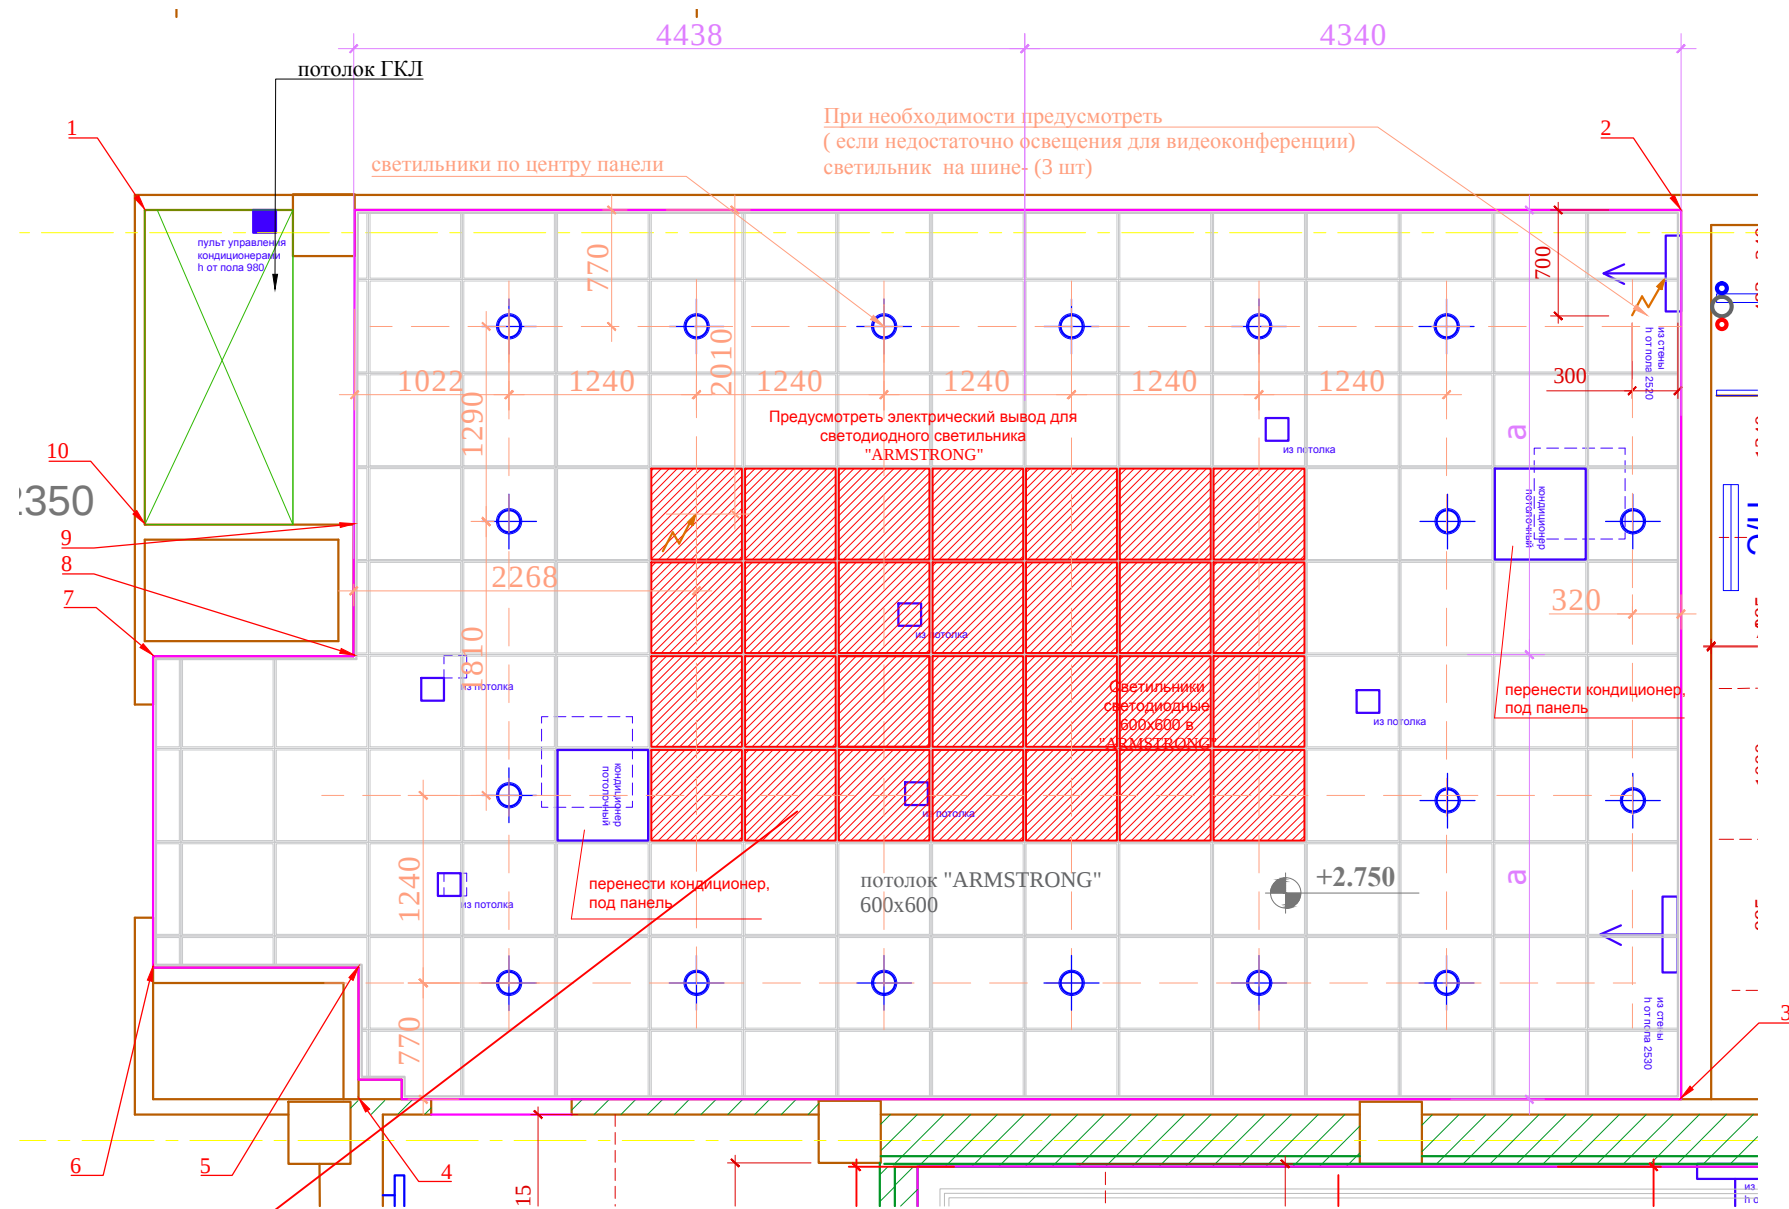

Светильник светодиодный 600x600 в "ARMSTRONG"

Условные обозначения	
	- Люстра, подвесной светильник
	- Потолочный, встроенный светильник
	- Настенный светильник, БРА
	- Подсветка картин
	- Светодиодная подсветка
	- Эл. вывод
	- Торшер
	- Настольная лампа



ПРИМЕЧАНИЯ:

- *- размеры уточняются по месту;
- встроенные в потолочные панели светильники располагать в геометрическом центре панели;
- лист рассматривать совместно с листами "План напольных покрытий", "Схема расположения розеток";

M 1:50

						Заказчик: Частное лицо					АИ	
						Адрес: г. Москва пос. Газопровод,101						
Изм.	Кол. уч	Лист	№ док	Дата	Подп.					Стадия	Лист	Листов
										РП	44	82
Рук.проекта	Кушнарева О.В									ООО "Чарльз Камерон"		
Архитектор	Несветаев В.А											
Дизайнер	Чапанова П.О											
Менеджер	Суханкина Е.П											
						Малая переговорная, № 10. Лист 2						