



CHARLES.CAMERON

ARCHITECTURE & DESIGN

1•7•7•9

ОФИС

Г. МОСКВА, ПОС. ГАЗОПРОВОД, 101

РАБОЧИЙ ПРОЕКТ (РАЗДЕЛ АИ)
БОЛЬШАЯ ПЕРЕГОВОРНАЯ №11
КОМНАТА ОЖИДАНИЯ №12

РУКОВОДИТЕЛЬ ПРОЕКТА: КУШНАРЕВА О.В.
АРХИТЕКТОР: НЕСВЕТАЕВ В.А
ДИЗАЙНЕР: ЧАПЛАНОВА П.О.
ДИЗАЙНЕР ПО ТЕКСТИЛЮ: КУКУШКИНА Л.В.
МЕНЕДЖЕР: СУХАНКИНА Е.П.


Россия, 123056, Москва, Большая Грузинская ул., 39; тел.: +7 (495) 982 3830, факс: + 7 (495) 255 9650; www.charlescameron.ru

ОФИС “ ГАЗПРОМТРАНС”. БОЛЬШАЯ ПЕРЕГОВОРНАЯ. ВАРИАНТ 2 ВИД 1



ОФИС “ ГАЗПРОМТРАНС”. БОЛЬШАЯ ПЕРЕГОВОРНАЯ. ВАРИАНТ 2 ВИД 2



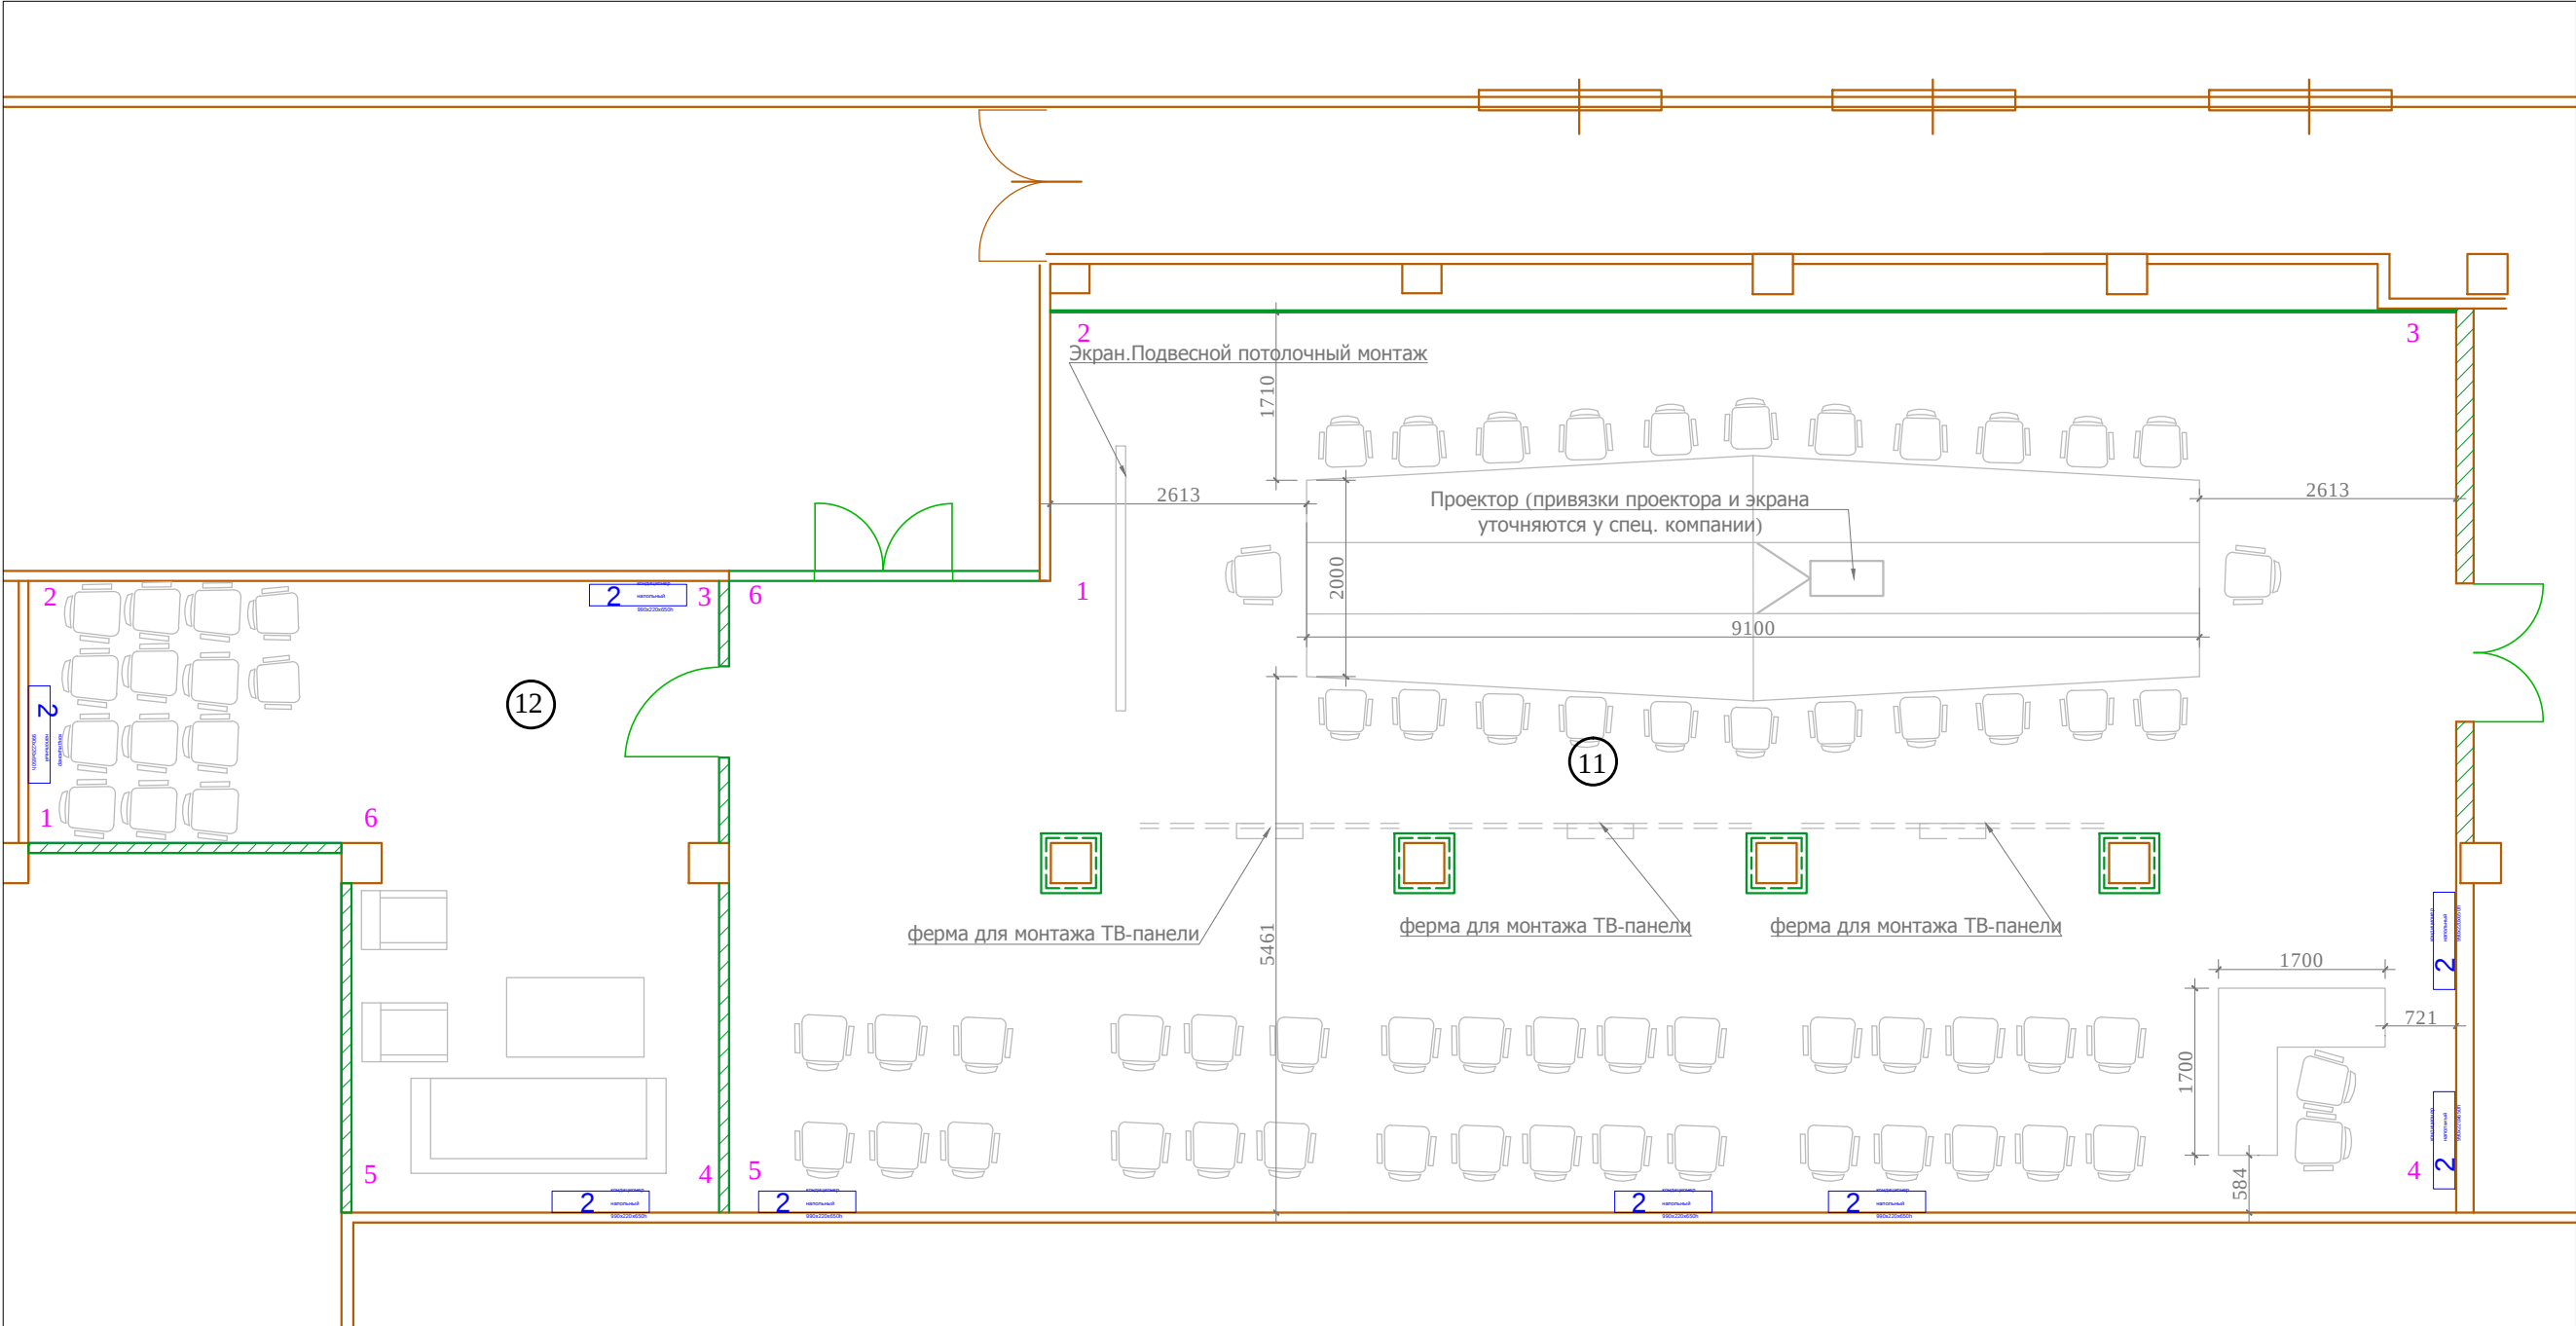

Экспликация помещений		
Номер помещения	Наименование	Площадь, м²
1	Приемная	83,00
2	Кабинет советника Генерального Директора	64,00
3	Комната охраны/ подсобное помещение	21,50
4	Столовая	30,55
5	Гардеробная	5,13
6	Санузел	10,97
7	Кабинет Генерального Директора	60,45
8	Комната переговоров	35,77
9	Холл	12,20
10	Малая переговорная	57,10
11	Большая переговорная	157,20
12	Комната ожидания	33,20
Общая площадь		571,07


- УСЛОВНЫЕ ОБОЗНАЧЕНИЯ**
- перегородки из ГКЛ на металлическом каркасе
 - пазогребневый блок КНАУФ влагостойкий 667x500x100
 - конструкция из ГКЛ гнутого на металлическом каркасе
 - напольные системы чиллер - фанкойл (chiller - fancoil)

Изм.	Кол. уч	Лист	№ док	Дата	Подп.
				27.02.17	
Рук.проекта	Кушнарева О.В				
Архитектор	Несветаев В.А				
Дизайнер	Чапанова П.О				
Менеджер	Суханкина Е.П				

Заказчик: Частное лицо				АИ		
Адрес: г. Москва пос. Газопровод,101						
				Стадия	Лист	Листов
				РП		
План с расстановкой мебели. Большая переговорная № 11, Комната ожидания № 12				ООО "Чарльз Камерон"		

М 1:75

напольное покрытие- керамогранитные плиты 600х600мм

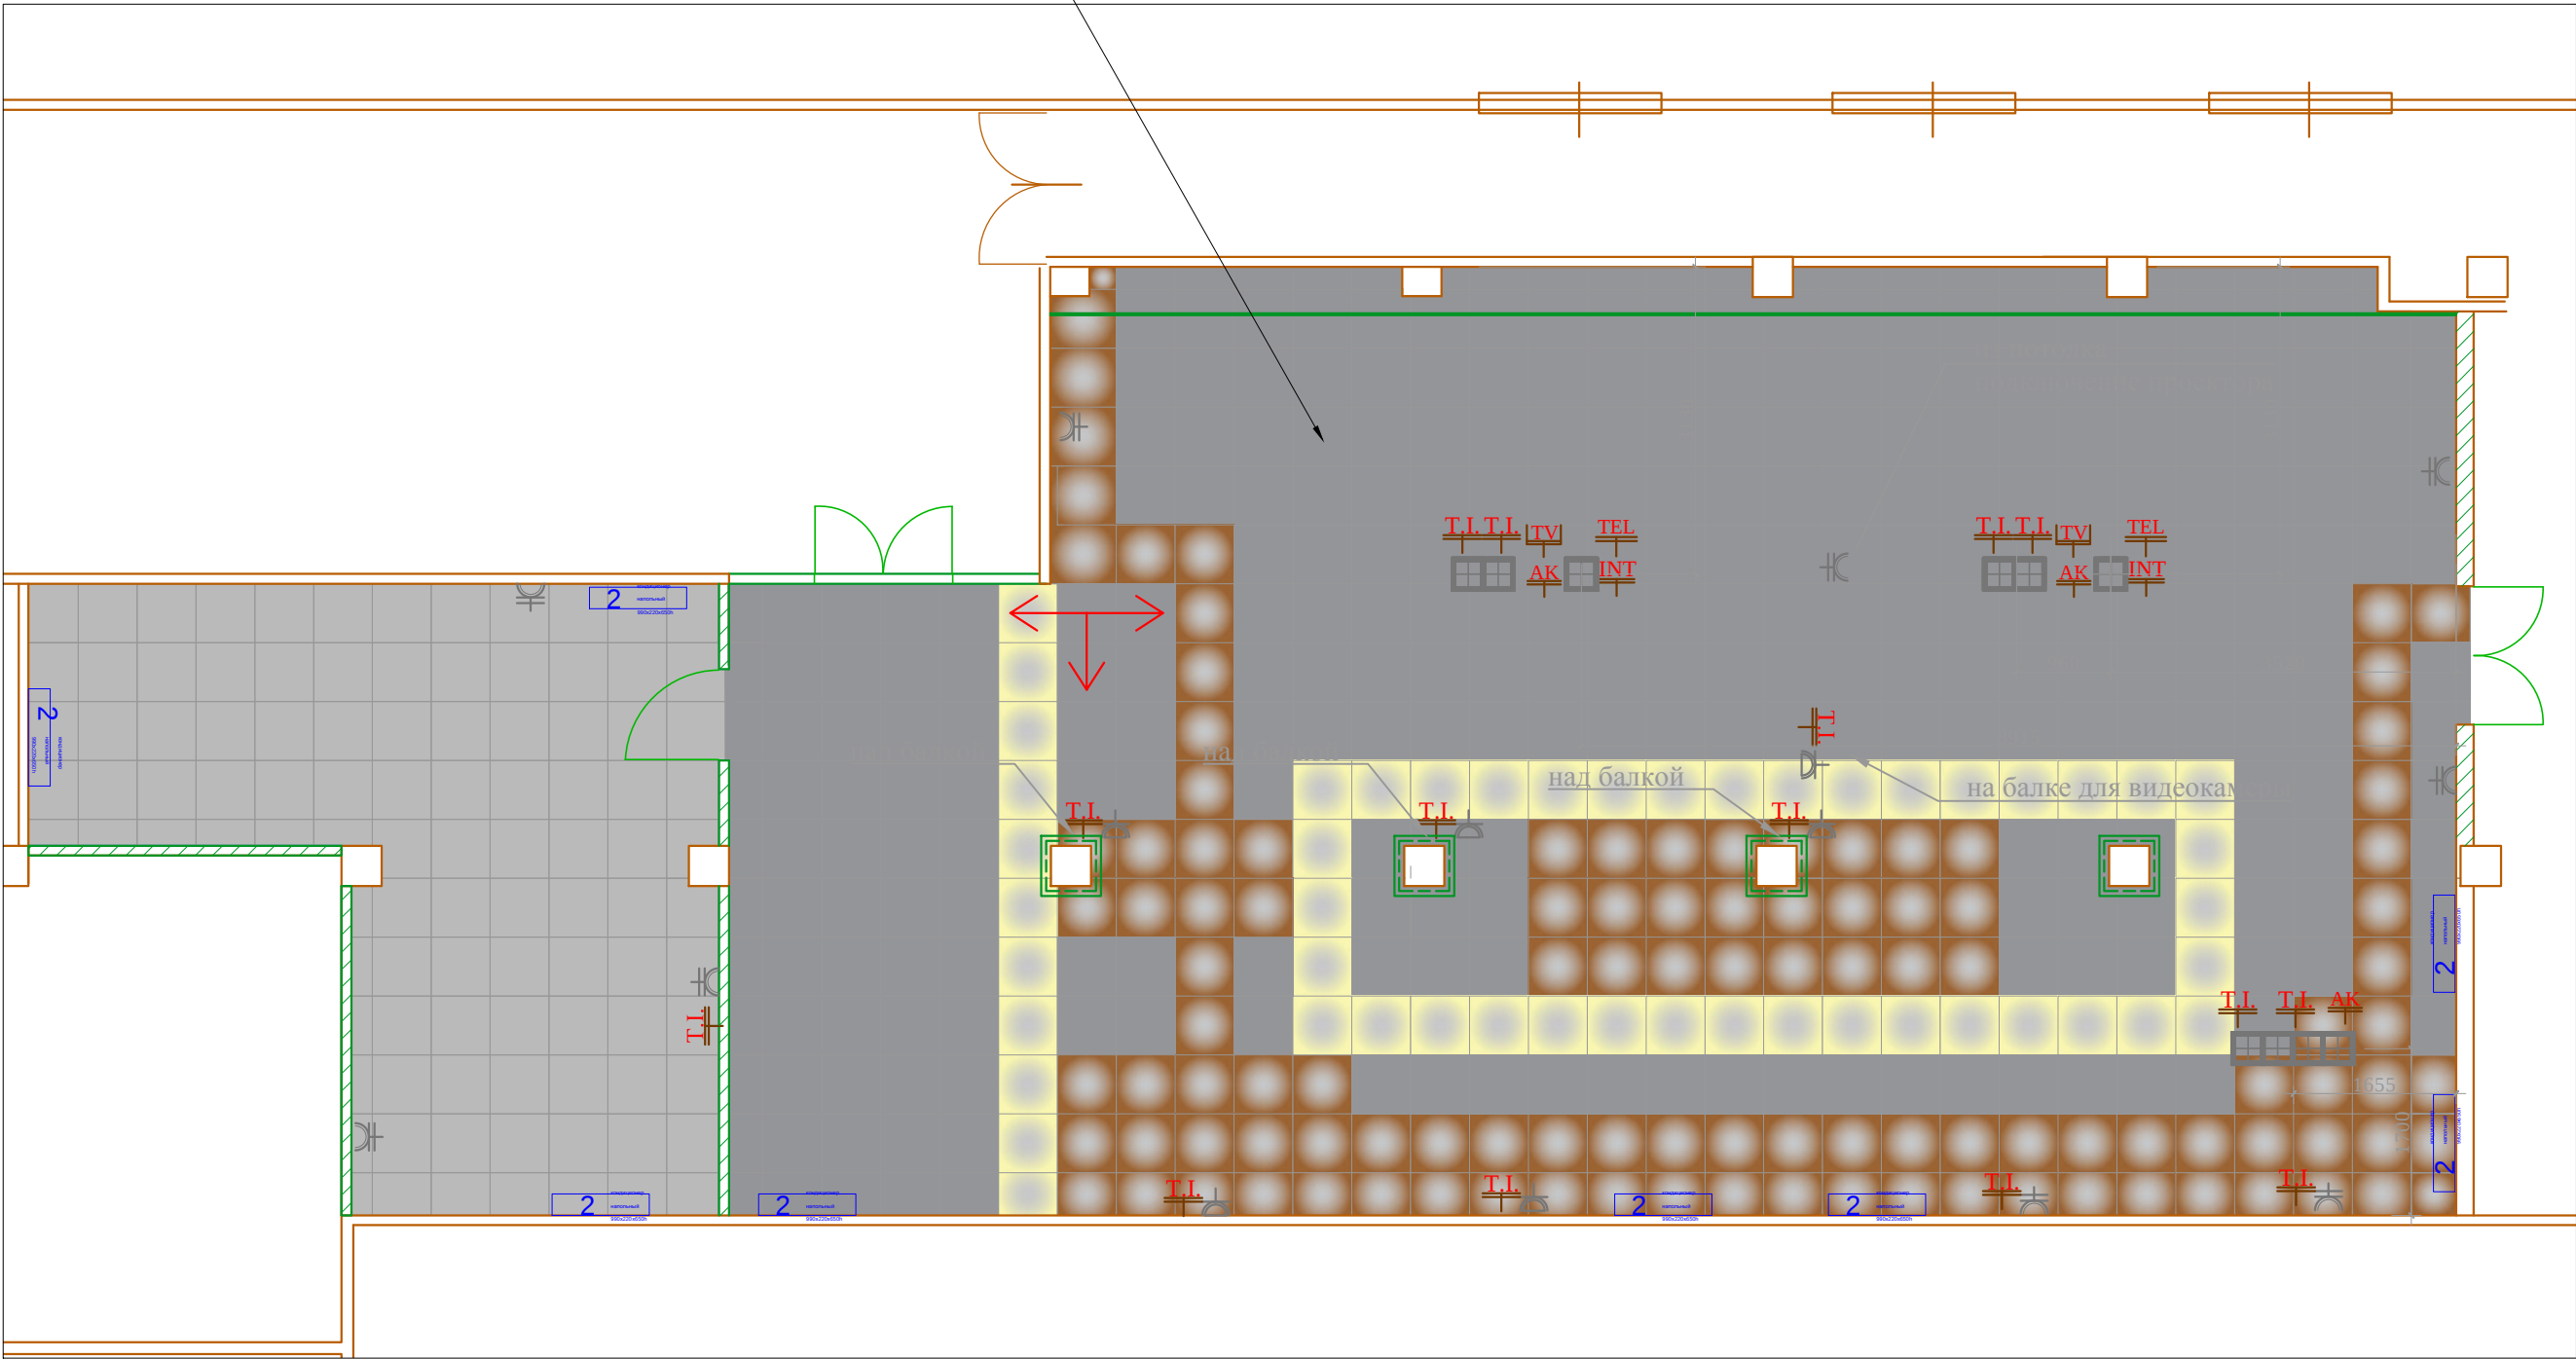

Экспликация помещений

Номер помещения	Наименование	Площадь, м²
1	Приемная	83,00
2	Кабинет советника Генерального Директора	64,00
3	Комната охраны/подсобное помещение	21,50
4	Столовая	30,55
5	Гардеробная	5,13
6	Санузел	10,97
7	Кабинет Генерального Директора	60,45
8	Комната переговоров	35,77
9	Холл	12,20
10	Малая переговорная	57,10
11	Большая переговорная	157,20
12	Комната ожидания	33,20
Общая площадь		571,07

РОЗЕТКИ

	Условные обозначения
	- Эл. розетка с заземлением
	- Эл. розетка с заземлением двойная
	- Эл. розетка телефон
	- Эл. розетка интернет
	- Эл. розетка интернет+телефон
	- тв розетка
	- Эл. розетка акустическая
	- Люк в пол
	- Эл. вывод (подсветка кухни и т.д.)

УСЛОВНЫЕ ОБОЗНАЧЕНИЯ:

- Керамогранит тип 1
- Керамогранит тип 2
- Керамогранит тип 3
- Начало раскладки

М 1:75

АИ

Заказчик: Частное лицо


Адрес: г. Москва пос. Газопровод,101

Изм.	Кол. уч	Лист	№ док	Дата	Подп.
				27.02.17	
Рук.проекта	Кушнарева О.В				
Архитектор	Несветаев В.А				
Дизайнер	Чапланова П.О				
Менеджер	Суханкина Е.П				

План полов.
Большая переговорная № 11,
Комната ожидания № 12

Стадия	Лист	Листов
РП		

ООО "Чарльз Камерон"

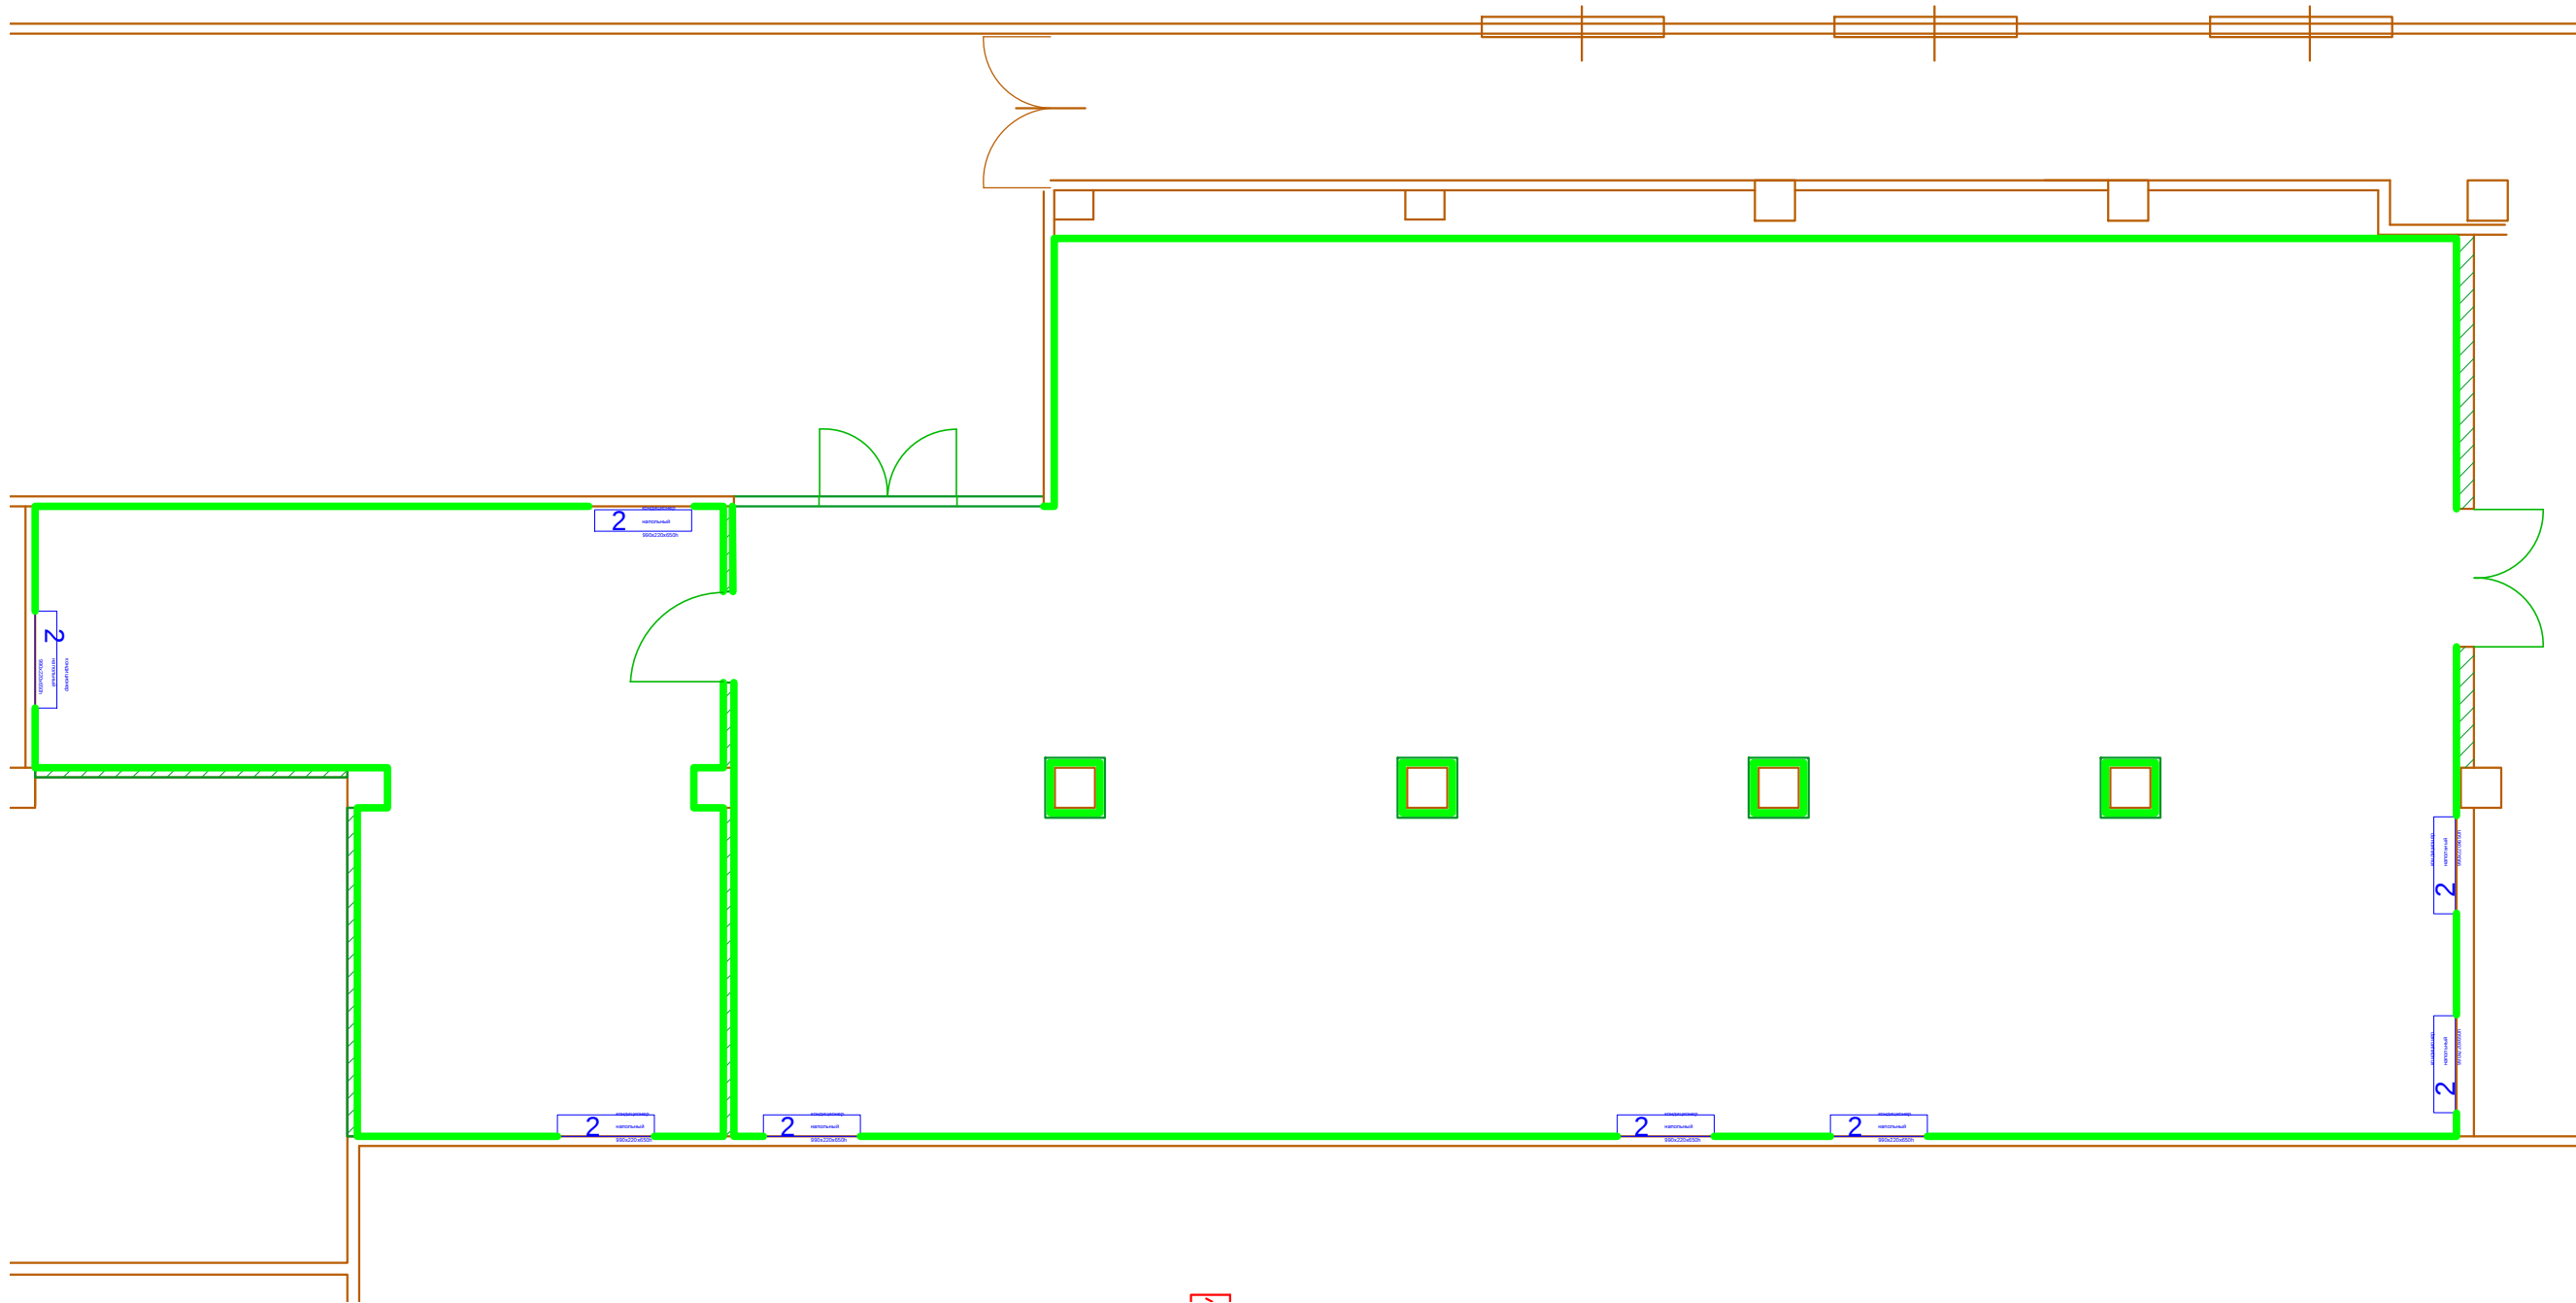

ТИП 1


Экспликация помещений		
Номер помеще-ния	Наименование	Площадь, м²
1	Приемная	83,00
2	Кабинет советника Генерального Директора	64,00
3	Комната охраны/ подсобное помещение	21,50
4	Столовая	30,55
5	Гардеробная	5,13
6	Санузел	10,97
7	Кабинет Генерального Директора	60,45
8	Комната переговоров	35,77
9	Холл	12,20
10	Малая переговорная	57,10
11	Большая переговорная	157,20
12	Комната ожидания	33,20
Общая площадь		571,07



Плинтус металлический (алюминий)
Без отделки
Высота- 100мм

						Заказчик: Частное лицо				АИ	
						Адрес: г. Москва пос. Газопровод,101					
Изм.	Кол. уч	Лист	№ док	Дата	Подп.				Стадия	Лист	Листов
			27.02.17		РП						
Рук.проекта	Кушнарева О.В										
Архитектор	Несветаев В.А										
Дизайнер	Чапланова П.О				План плинтусов. Большая переговорная № 11, Комната ожидания № 12			ООО "Чарльз Камерон"			
Менеджер	Суханкина Е.П										

М 1:75

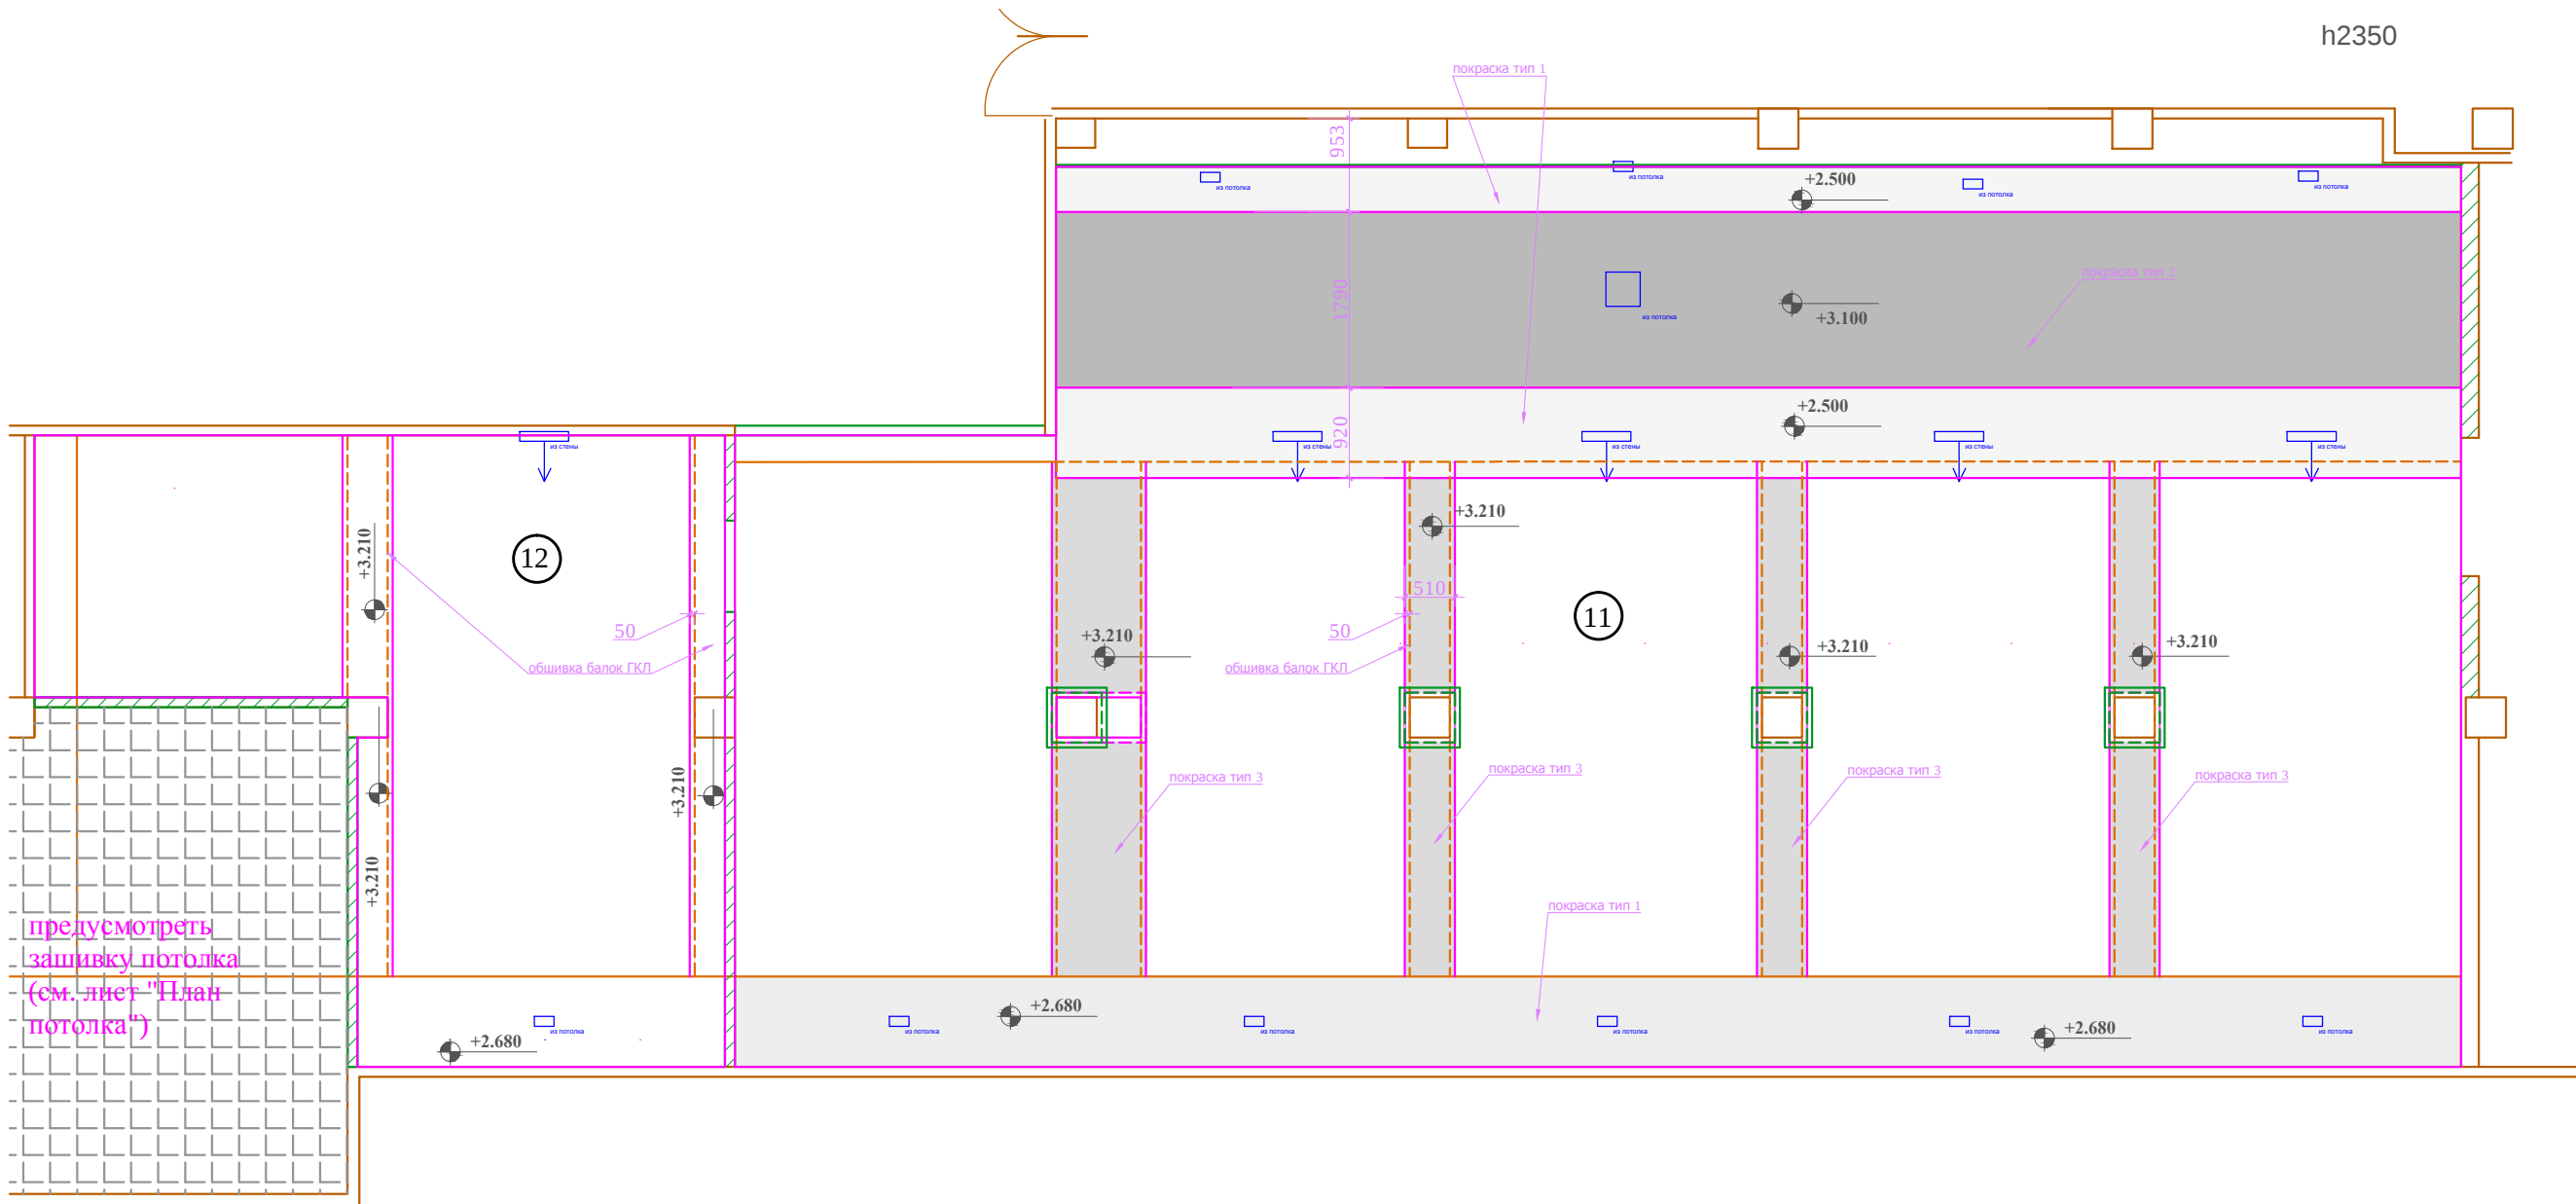


Экспликация помещений		
Номер помеще-ния	Наименование	Площадь, м²
1	Приемная	83,00
2	Кабинет советника Генерального Директора	64,00
3	Комната охраны/ подсобное помещение	21,50
4	Столовая	30,55
5	Гардеробная	5,13
6	Санузел	10,97
7	Кабинет Генерального Директора	60,45
8	Комната переговоров	35,77
9	Холл	12,20
10	Малая переговорная	57,10
11	Большая переговорная	157,20
12	Комната ожидания	33,20
Общая площадь		571,07

ПРИМЕЧАНИЯ:

- Подшивные потолки из гипсокартона по металлическому каркасу.
- Высоты указаны от УЧП
- В местах установки люстр и прочих изделий,оборудования , подвесных конструкций , установить закладные (см. план освещения) .
- При выполнении подвесных потолков из ГКЛ проследить , чтобы металлопрофиль не попал на посадочные места встраиваемых светильников (данный лист смотреть совместно с листами планов и разверток)


						Заказчик: Частное лицо				АИ
						Адрес: г. Москва пос. Газопровод,101				
Изм.	Кол. уч	Лист	№ док	Дата	Подп.					
				27.02.17			Стадия	Лист	Листов	
Рук.проекта	Кушнарева О.В				РП					
Архитектор	Несветаев В.А									
Дизайнер	Чапанова П.О									
Менеджер	Суханкина Е.П					План потолков. Большая переговорная № 11, Комната ожидания № 12	ООО "Чарльз Камерон"			

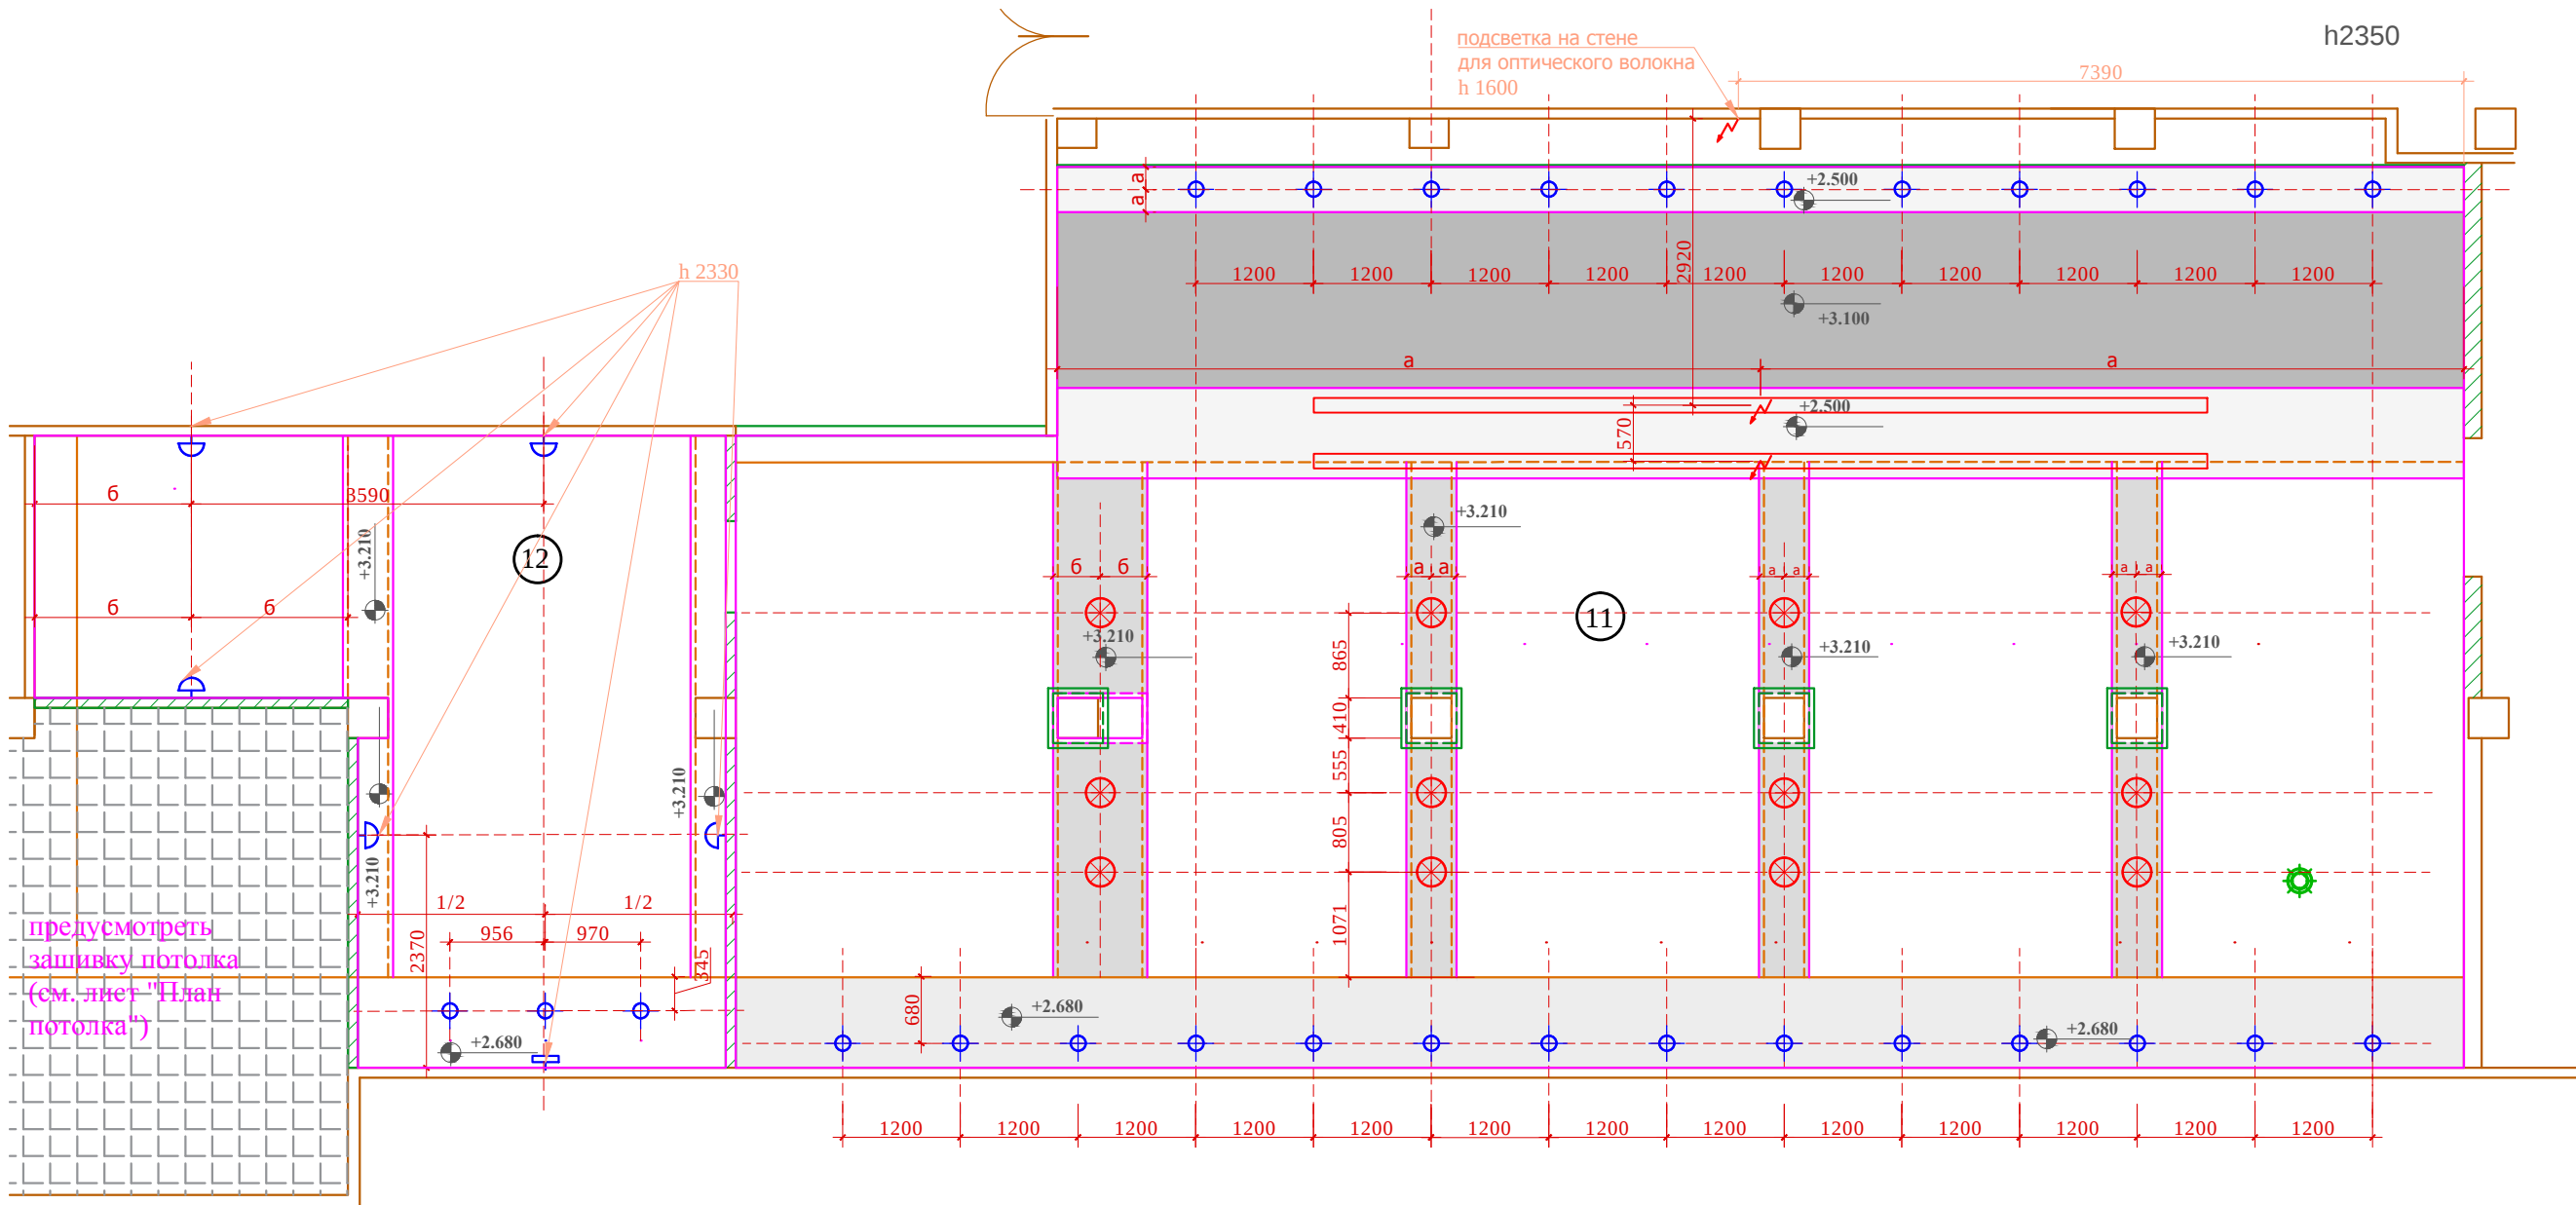

Экспликация помещений		
Номер помеще-ния	Наименование	Площадь, м²
1	Приемная	83,00
2	Кабинет советника Генерального Директора	64,00
3	Комната охраны/ подсобное помещение	21,50
4	Столовая	30,55
5	Гардеробная	5,13
6	Санузел	10,97
7	Кабинет Генерального Директора	60,45
8	Комната переговоров	35,77
9	Холл	12,20
10	Малая переговорная	57,10
11	Большая переговорная	157,20
12	Комната ожидания	33,20
Общая площадь		571,07

	Условные обозначения
	- Люстра, подвесной светильник
	- Потолочный, встроенный светильник
	- Настенный светильник, БРА
	- Подсветка картин
	- Светодиодная подсветка
	- Эл. вывод
	- Торшер
	- Настольная лампа

						Заказчик: Частное лицо				АИ		
						Адрес: г. Москва пос. Газопровод,101						
Изм.	Кол. уч	Лист	№ док	Дата	Подп.							
				27.02.17						Стадия	Лист	Листов
Рук.проекта	Кушнарева О.В									РП		
Архитектор	Несветаев В.А											
Дизайнер	Чапанова П.О					План расположения светильников. Большая переговорная № 11, Комната ожидания № 12				ООО "Чарльз Камерон"		
Менеджер	Суханкина Е.П											

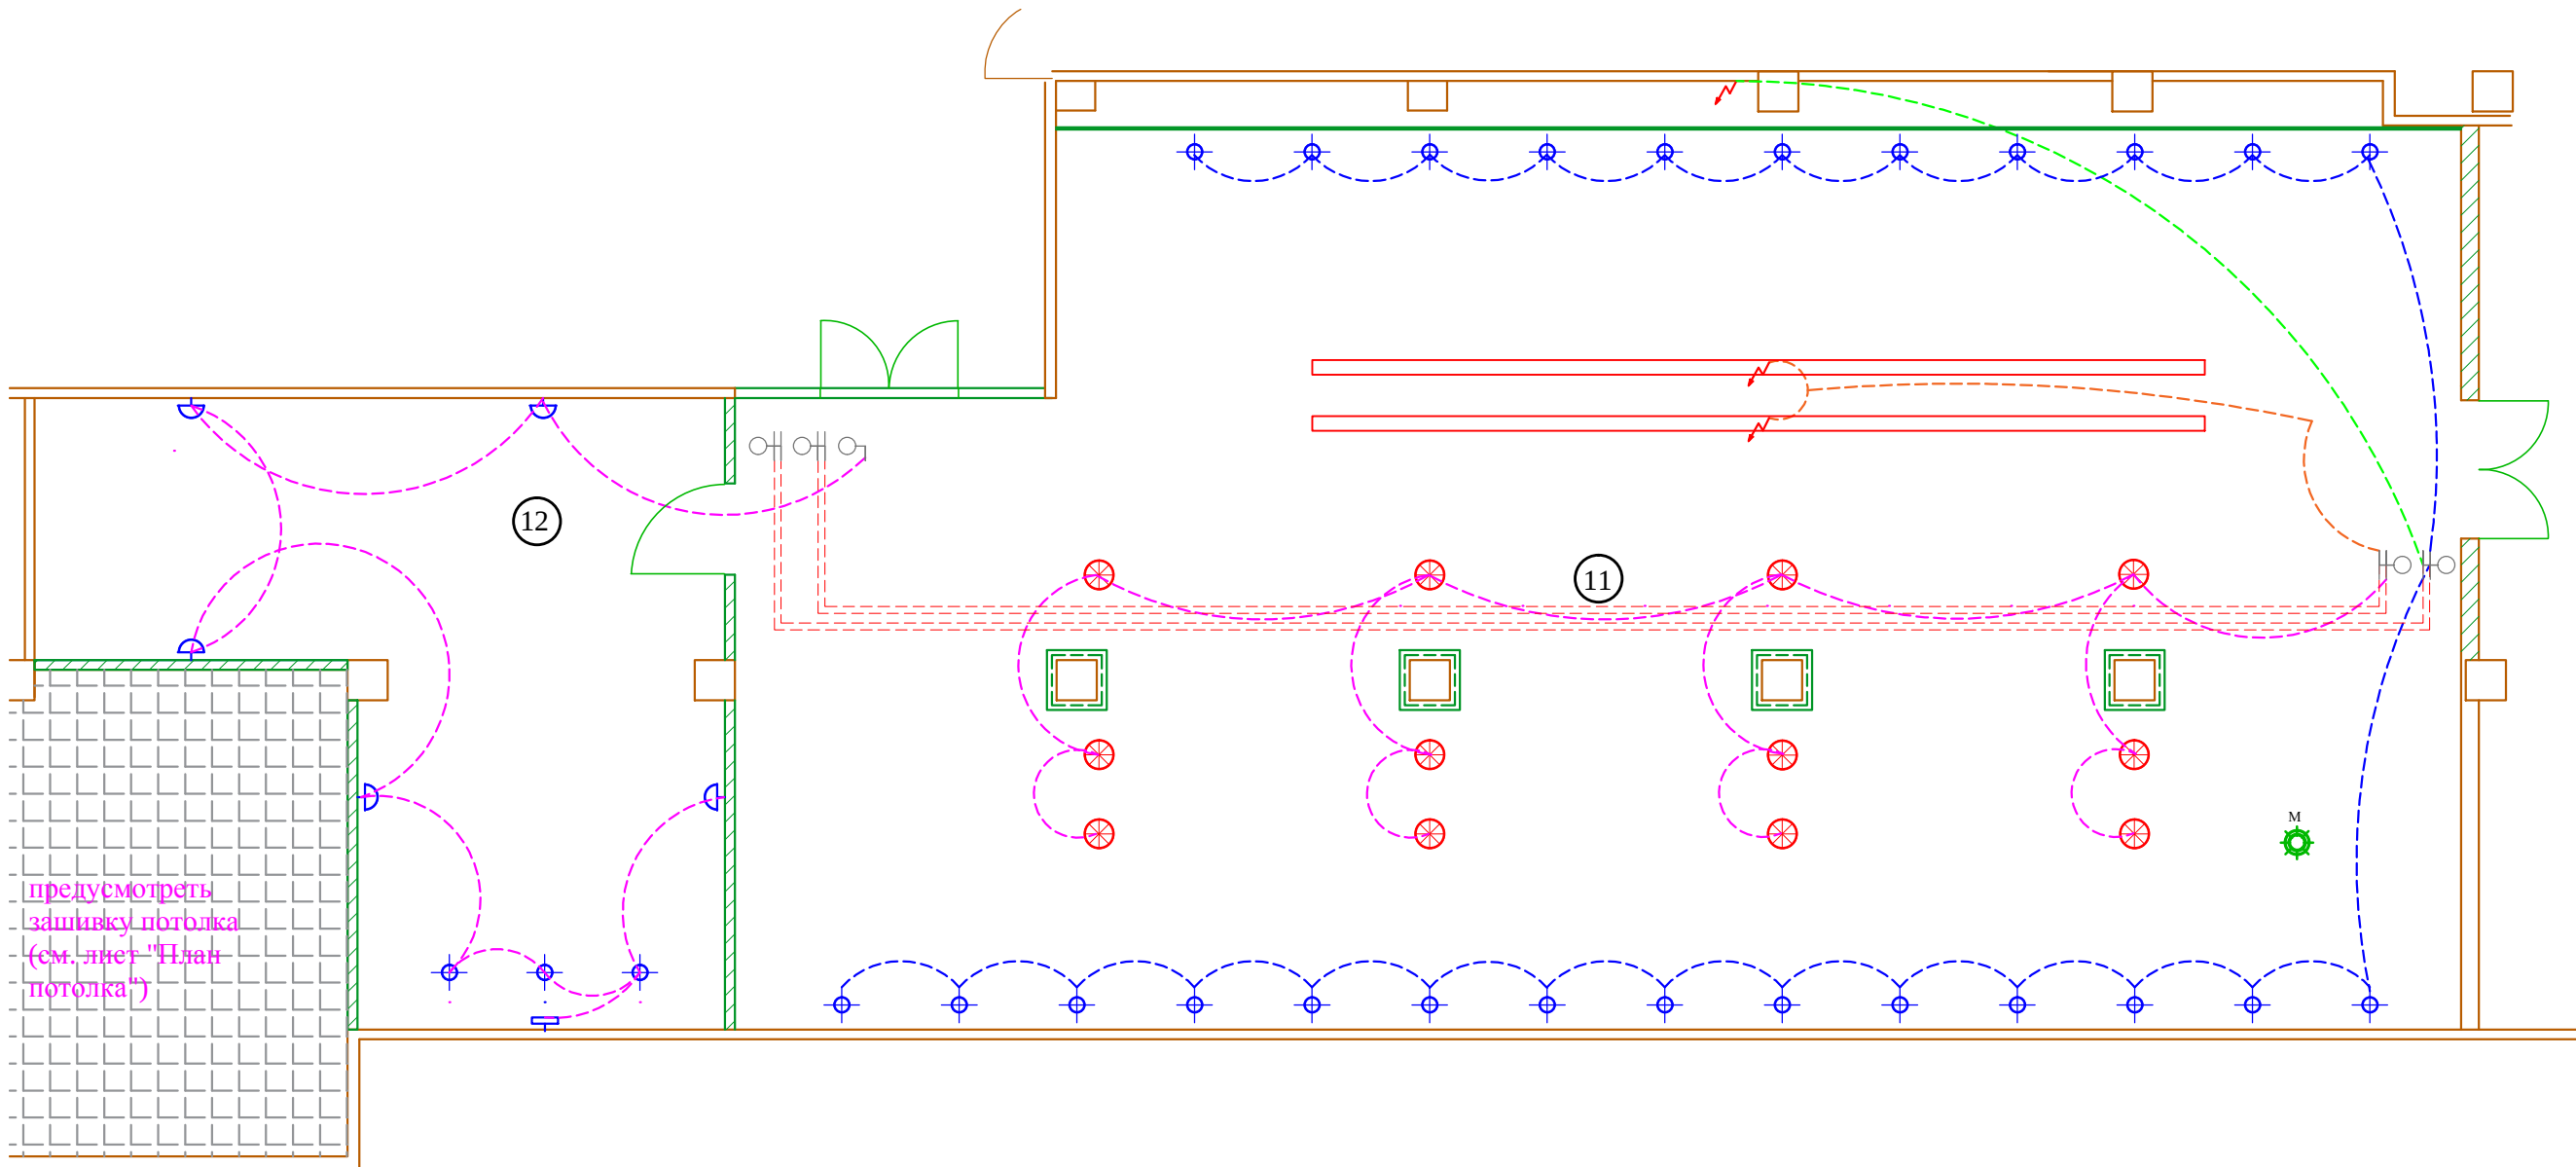

ВЫКЛЮЧАТЕЛИ

	Условные обозначения
	- выкл. 1 клавишный
	- выкл. 2 клавишный
	- выкл. 3 клавишный
	- выкл. 1 клавишный проходной
	- выкл. 2 клавишный проходной
	- выкл. 3 клавишный проходной
	регуляторы теплого пола
	- Эл. проводка
	- Соед. переход. выкл.

СВЕТИЛЬНИКИ


	Условные обозначения
	- Люстра, подвесной светильник
	- Потолочный, встроенный светильник
	- Настенный светильник, БРА
	- Подсветка картин
	- Светодиодная подсветка
	- Эл. вывод
	- Торшер
	- Настольная лампа
	- Розетка вкл. от выключателя (см. план розеток)
	-переходные

М -местно включение (от розетки)

ПРИМЕЧАНИЯ:

-*- -лист рассматривать совместно с листами "План потолков",
размеры уточняются по месту;
-указанные размеры -в чистовой отделке;
-высота привязки выключателей от УЧП - 900 мм, горизонтальные привязки- 300 мм от
проёма, кроме указанных;

						Заказчик: Частное лицо				АИ
						Адрес: г. Москва пос. Газопровод,101				
Изм.	Кол. уч	Лист	№ док	Дата	Подп.					
Рук.проекта				27.02.17						
Архитектор										
Дизайнер										
Менеджер										
						Схема подключения светильников. Большая переговорная № 11, Комната ожидания № 12				
						Стадия	Лист	Листов		
						РП			ООО "Чарльз Камерон"	

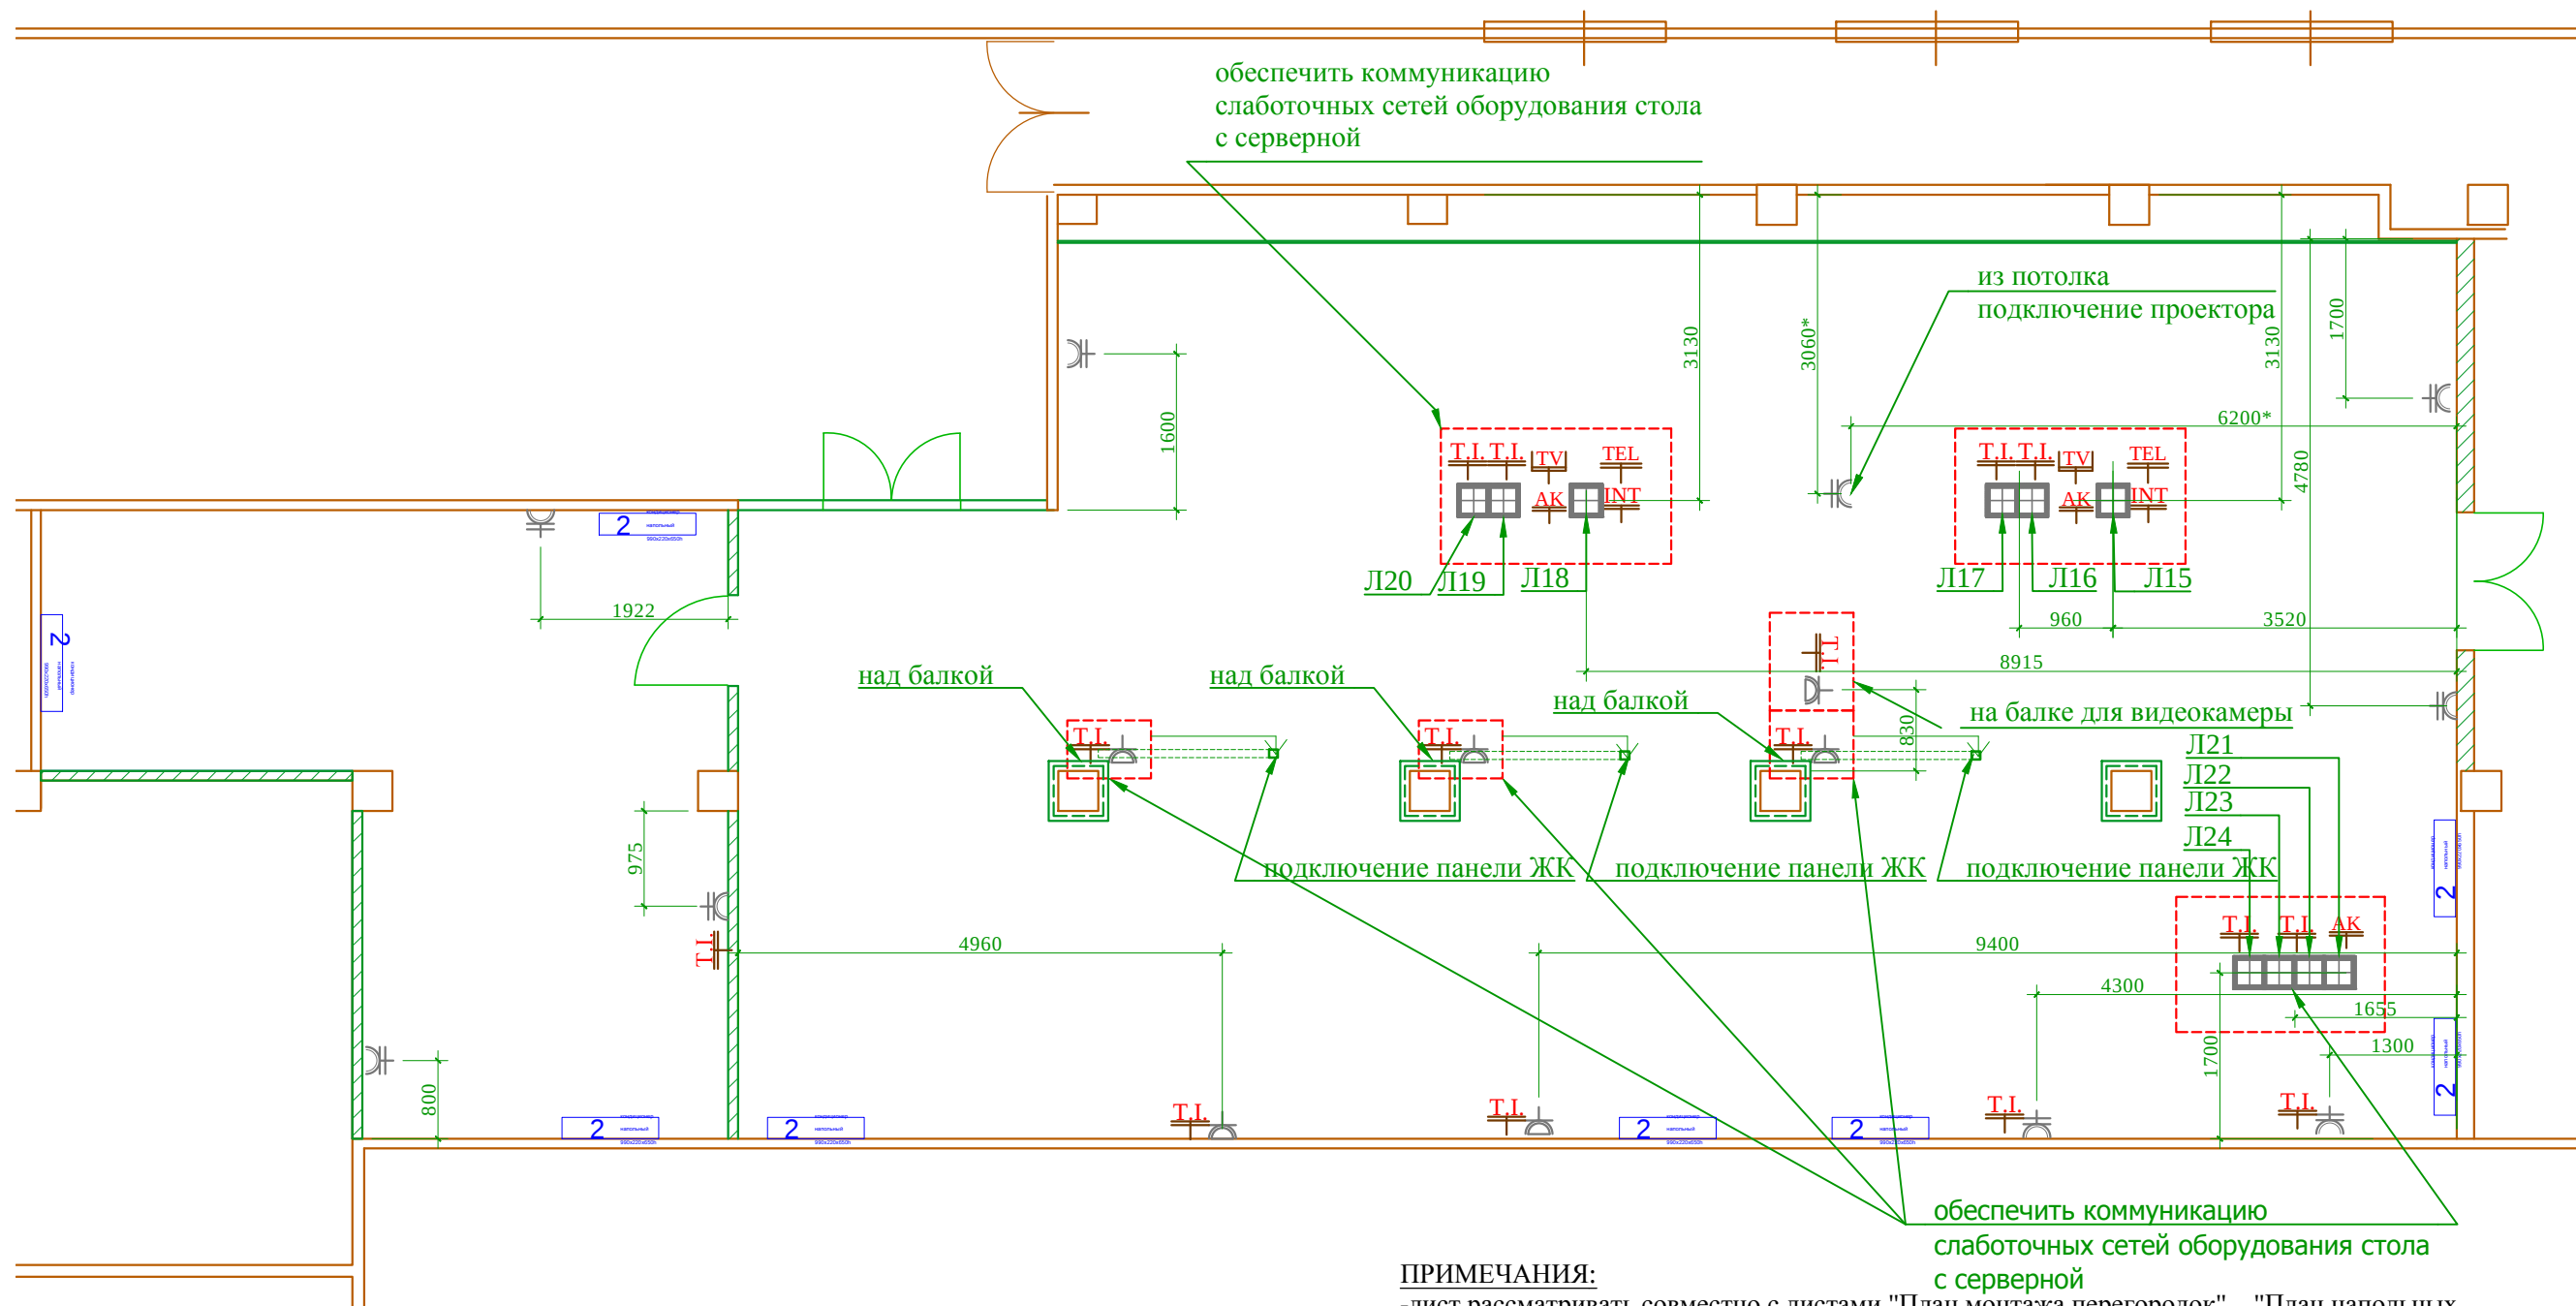


Экспликация помещений		
Номер помеще-ния	Наименование	Площадь, м²
1	Приемная	83,00
2	Кабинет советника Генерального Директора	64,00
3	Комната охраны/ подсобное помещение	21,50
4	Столовая	30,55
5	Гардеробная	5,13
6	Санузел	10,97
7	Кабинет Генерального Директора	60,45
8	Комната переговоров	35,77
9	Холл	12,20
10	Малая переговорная	57,10
11	Большая переговорная	157,20
12	Комната ожидания	33,20
Общая площадь		571,07

РОЗЕТКИ	
Условные обозначения	
	- Эл. розетка с заземлением
	- Эл. розетка с заземлением двойная
	- Эл. розетка телефон
	- Эл. розетка интернет
	- Эл. розетка интернет+телефон
	- тв розетка
	- Эл. розетка акустическая
	- Люк в пол
	- Эл. вывод (подсветка кухни и т.д.)


ПРИМЕЧАНИЯ:

- лист рассматривать совместно с листами "План монтажа перегородок", "План напольных покрытий", "Ведомость розеток";
 - высота установки розеток -250 мм от уровня чистого пола, кроме указанных;
 - обеспечить коммутацию оборудования слабыми токами серверным оборудованием;
- Привязки розеток даны по центру рамки
- *Привязки проектора и экрана уточняются у спец. компании

						Заказчик: Частное лицо					
						Адрес: г. Москва пос. Газопровод,101					
Изм.	Кол. уч	Лист	№ док	Дата	Подп.						
				27.02.17				Стадия	Лист	Листов	
Рук.проекта	Кушнарева О.В							РП			
Архитектор	Несветаев В.А										
Дизайнер	Чапанова П.О					План расположение розеток. Большая переговорная № 11, Комната ожидания № 12		ООО "Чарльз Камерон"			
Менеджер	Суханкина Е.П										

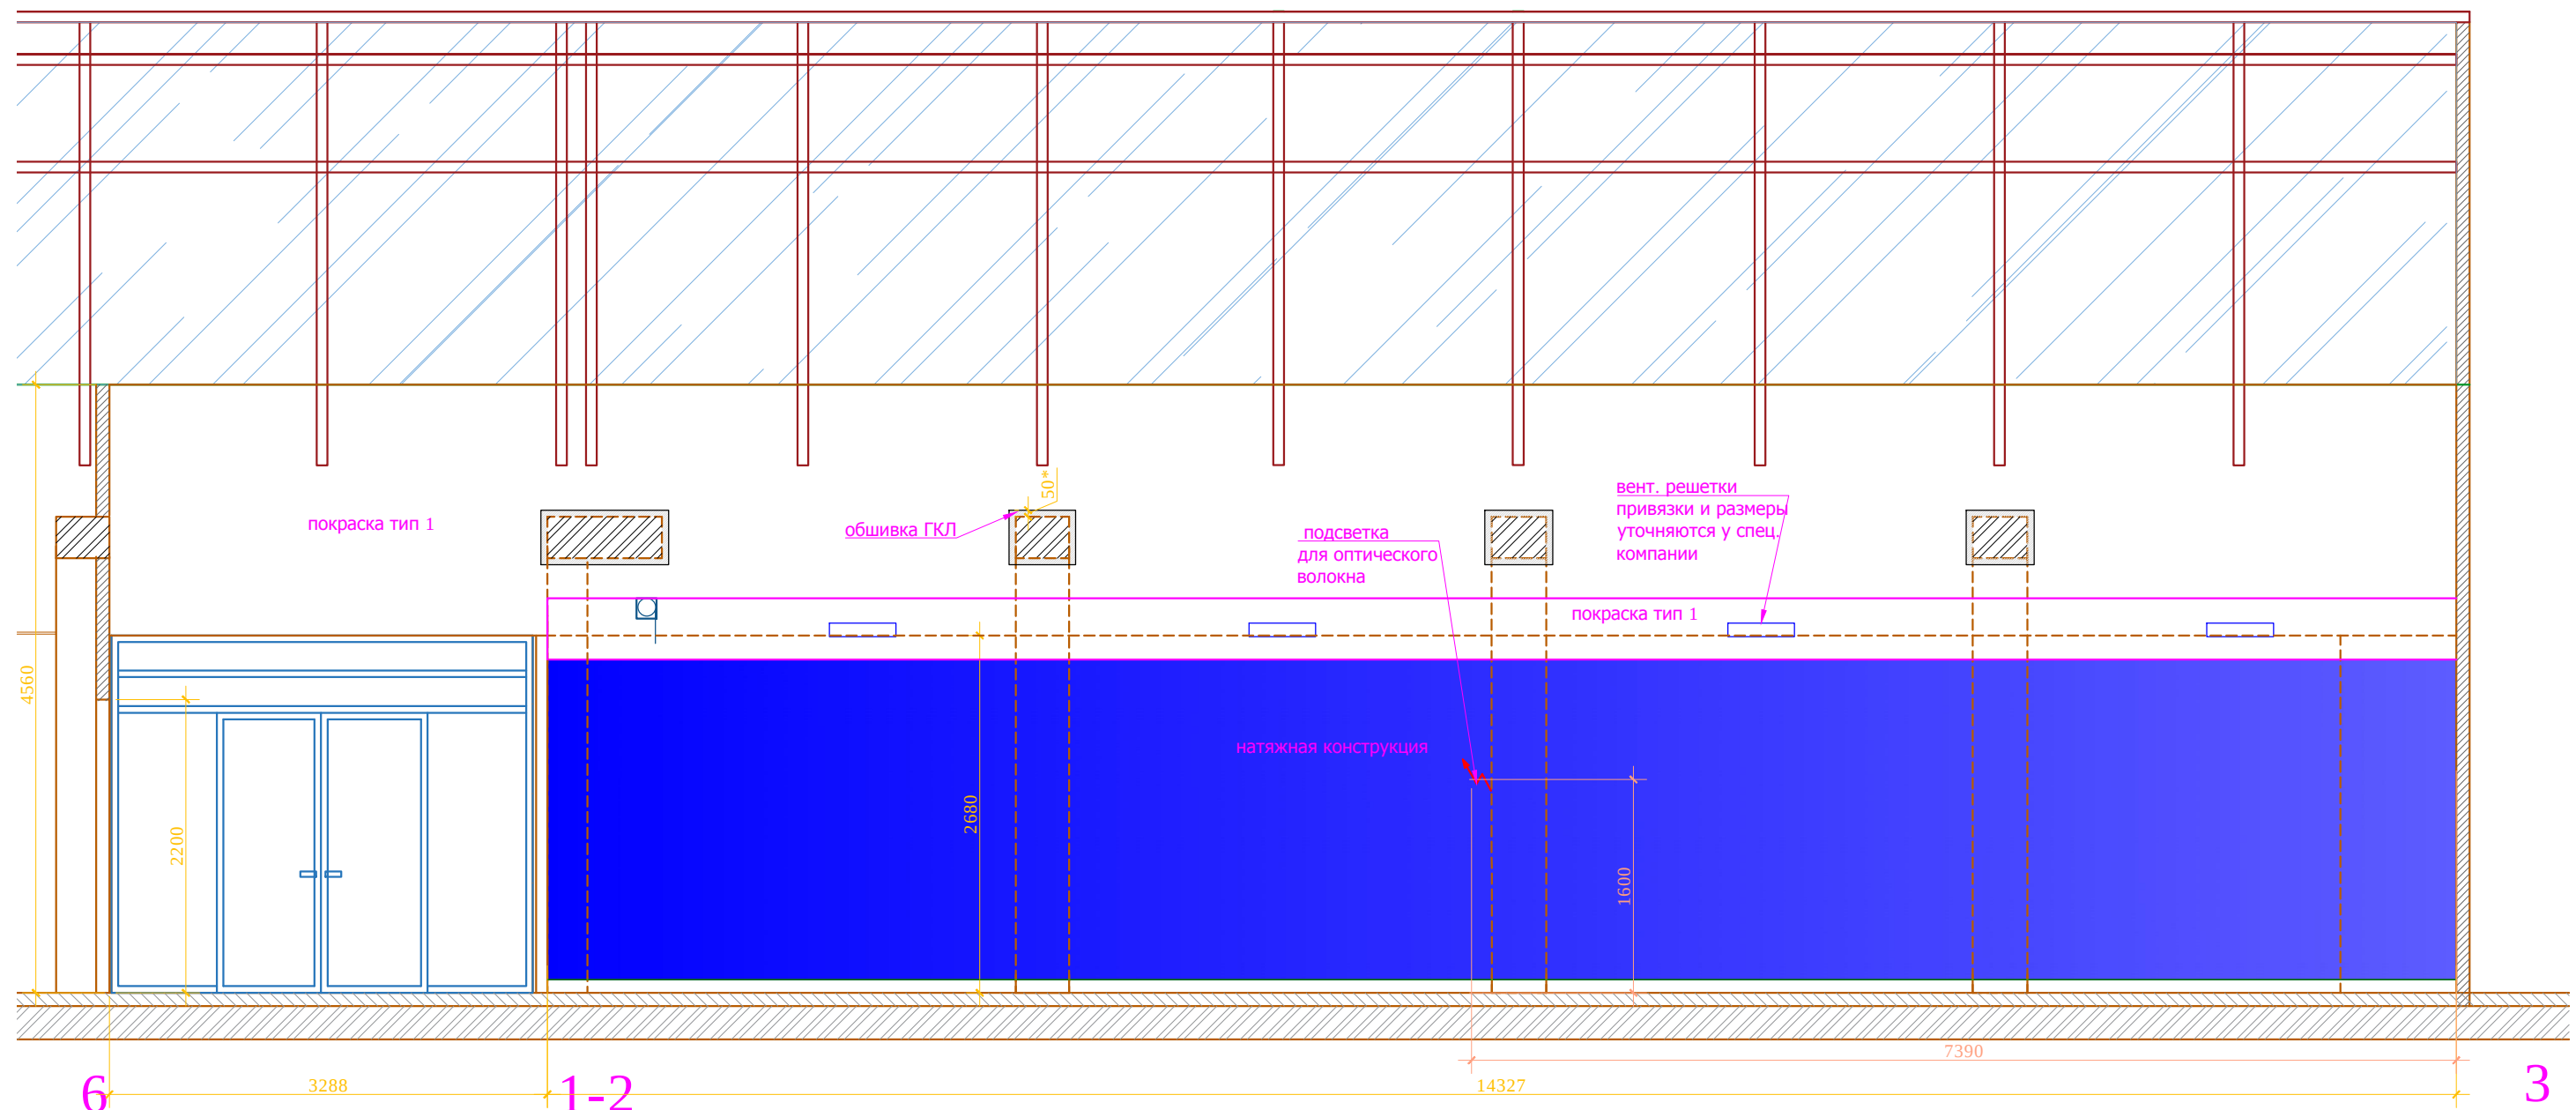


План. 1:150
Большая переговорная

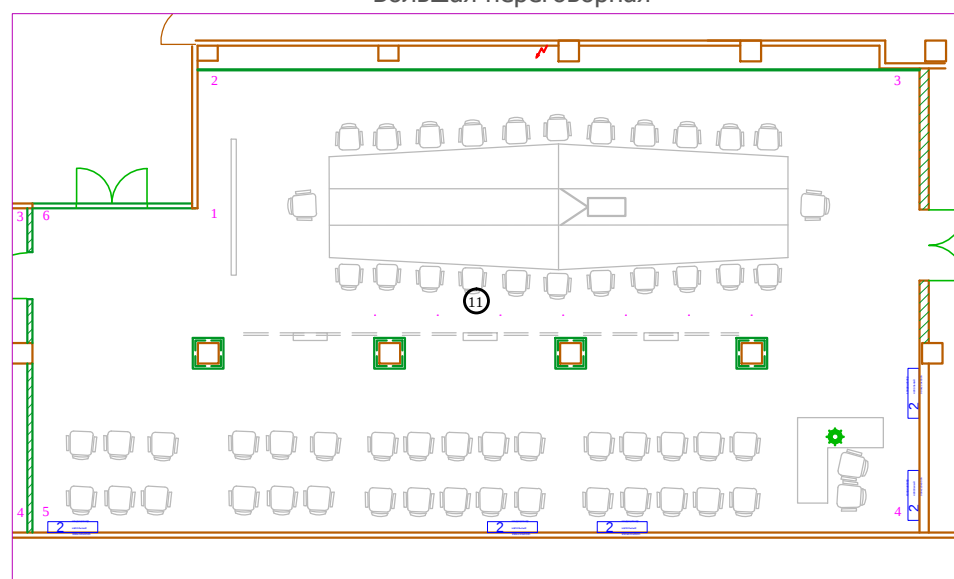


Примечание: привязки проектора и экрана уточняются у спец. компании.

М 1:50

						Заказчик: Частное лицо				АИ
						Адрес: г. Москва пос. Газопровод, 101				
Изм.	Кол. уч	Лист	№ док	Дата	Подп.	Развертки по стенам помещения №11 Большая переговорная (лист 1)	Стадия	Лист	Листов	
Рук.проекта	Кушнарева О.В			27.02.17			РП			
Архитектор	Несветаев В.А									
Дизайнер	Чапланова П.О									
Менеджер	Суханкина Е.П									

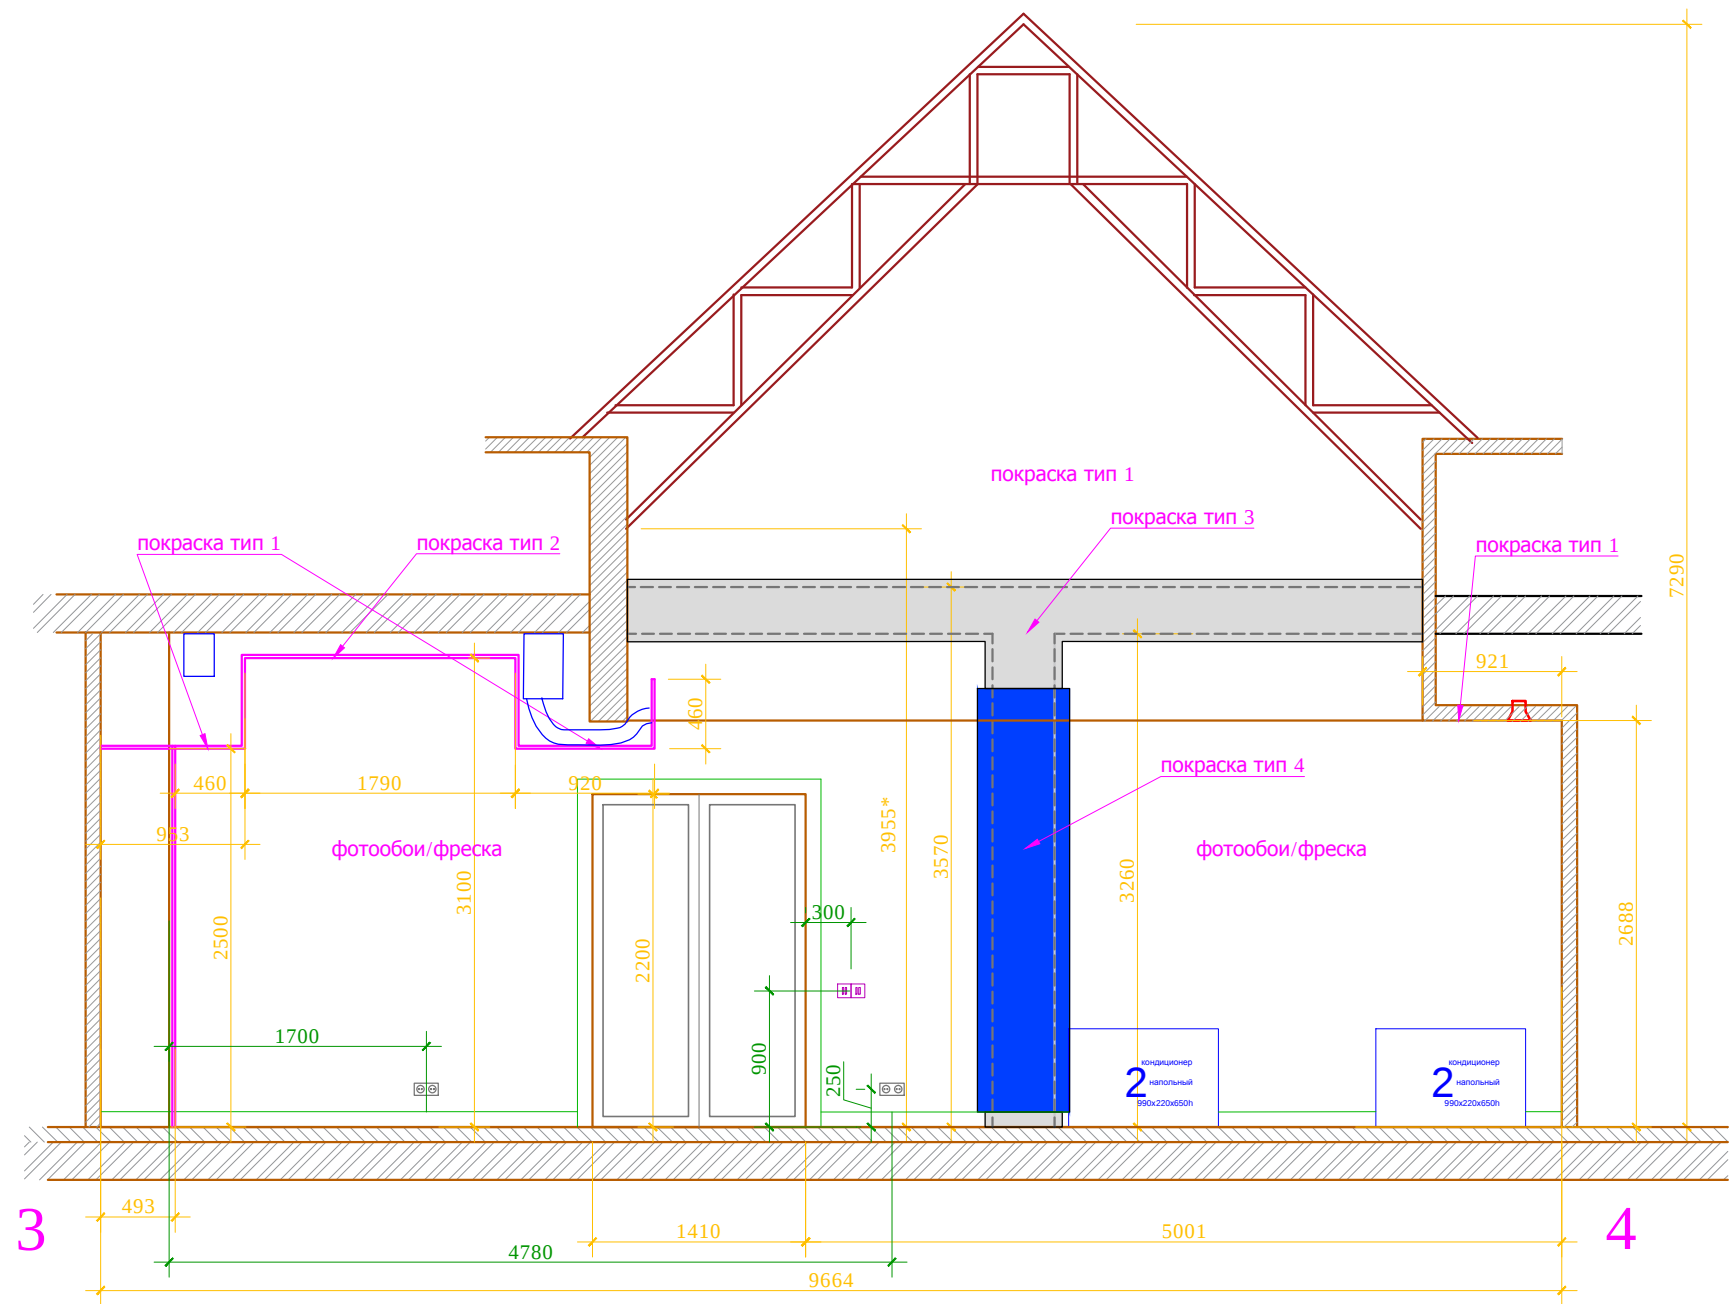


План. 1:150
Большая переговорная

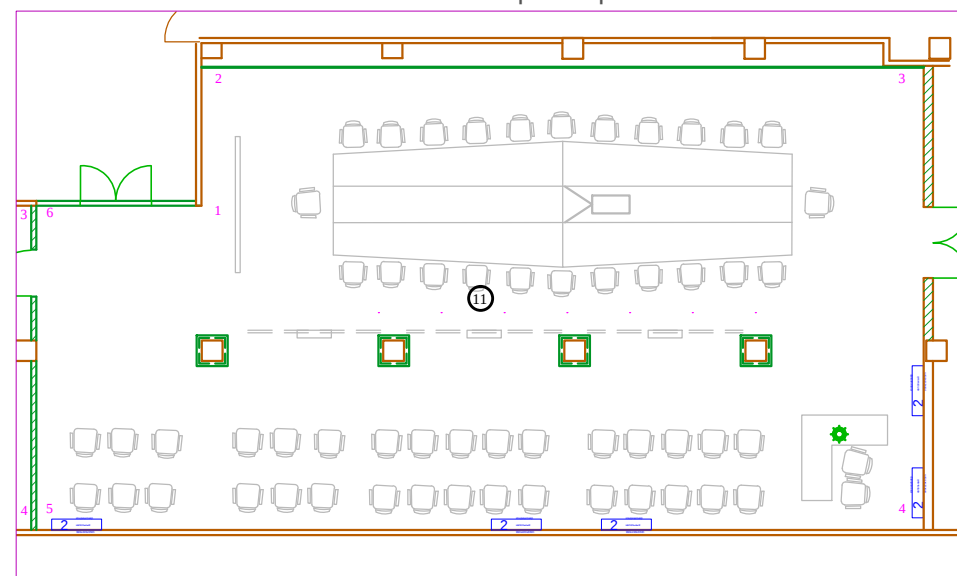


Изм.	Кол. уч	Лист	№ док	Дата	Подп.
				27.02.17	
Рук.проекта	Кушнарева О.В				
Архитектор	Несветаев В.А				
Дизайнер	Чапланова П.О				
Менеджер	Суханкина Е.П				

Заказчик: Частное лицо				АИ		
Адрес: г. Москва пос. Газопровод, 101						
				Стадия	Лист	Листов
				РП		
Развертки по стенам помещения №11 Большая переговорная (лист 2)				ООО "Чарльз Камерон"		

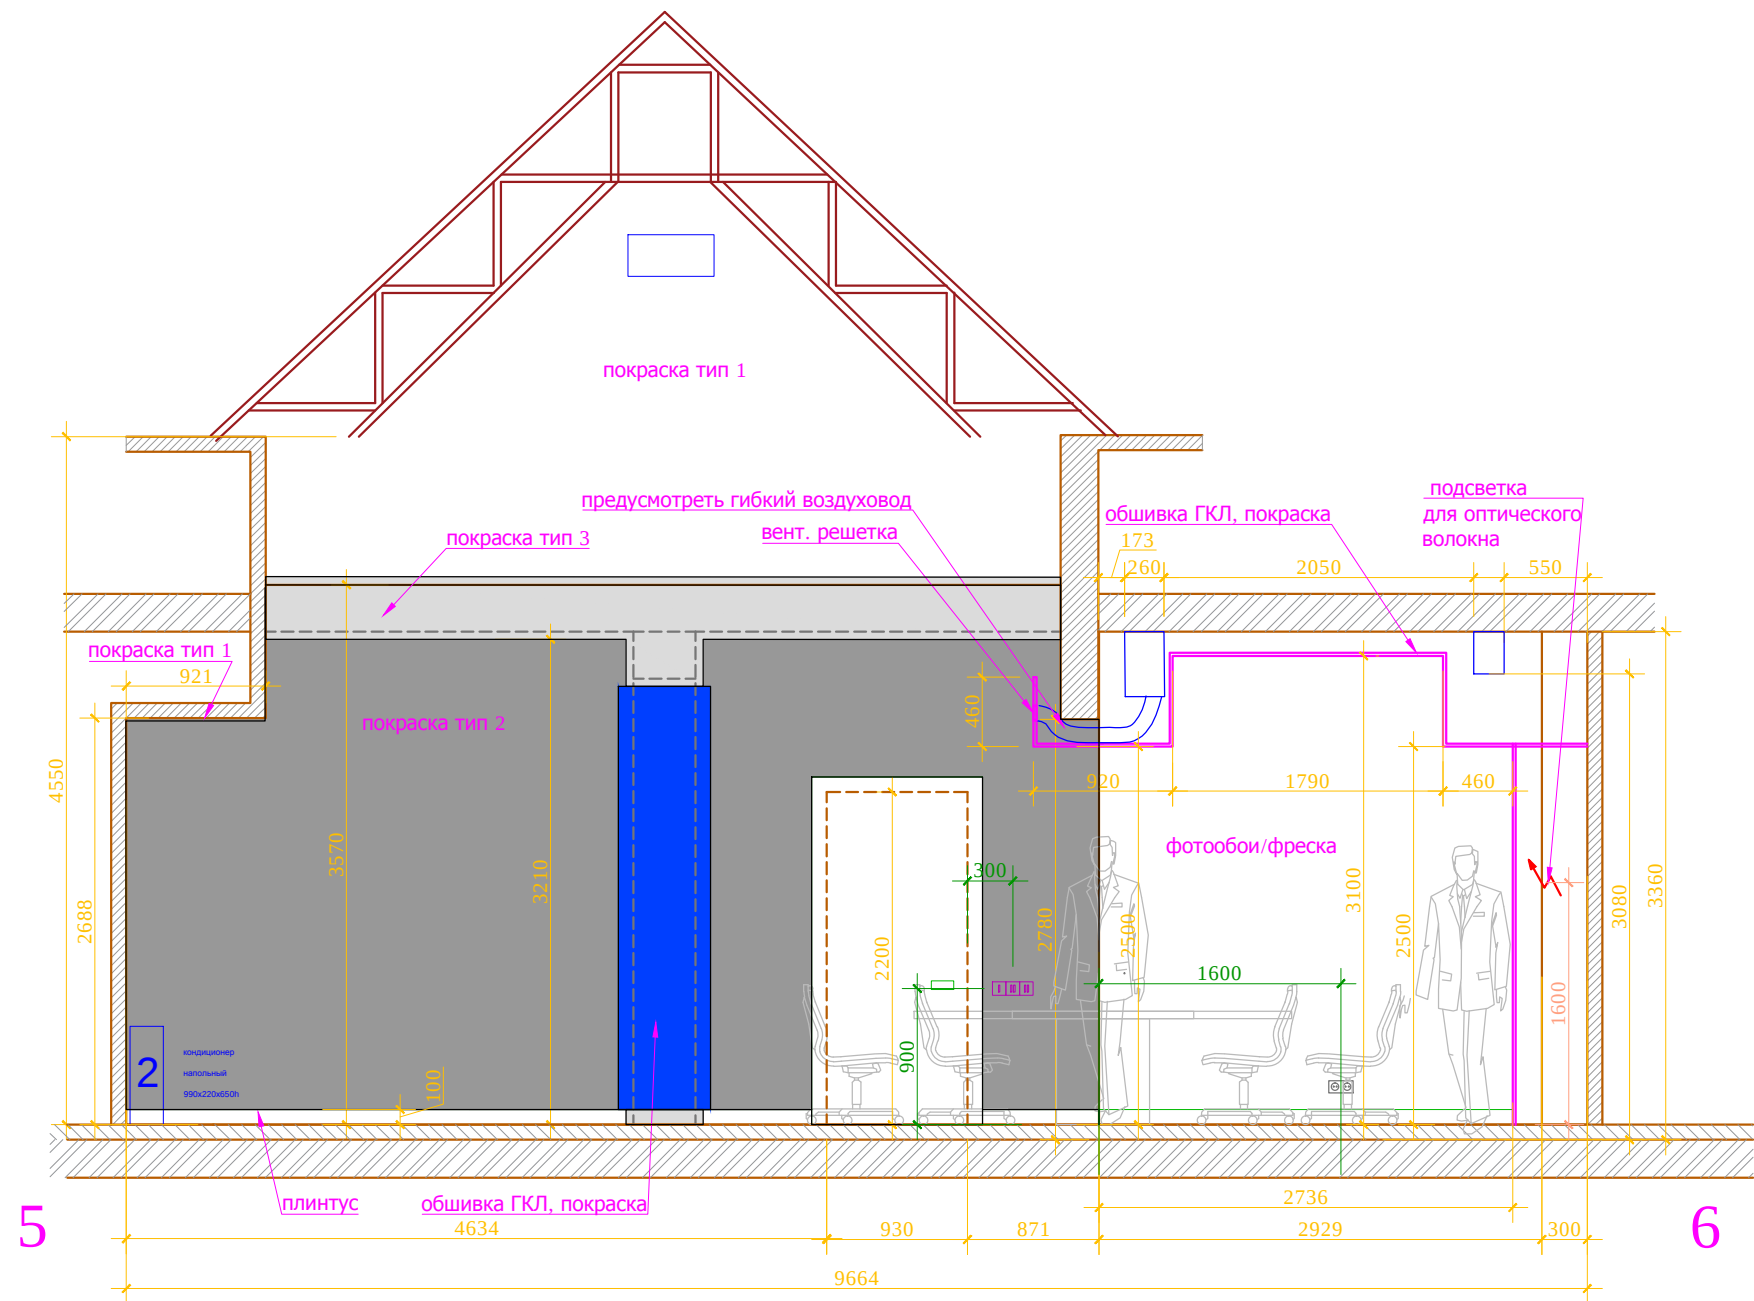

План. 1:150
Большая переговорная

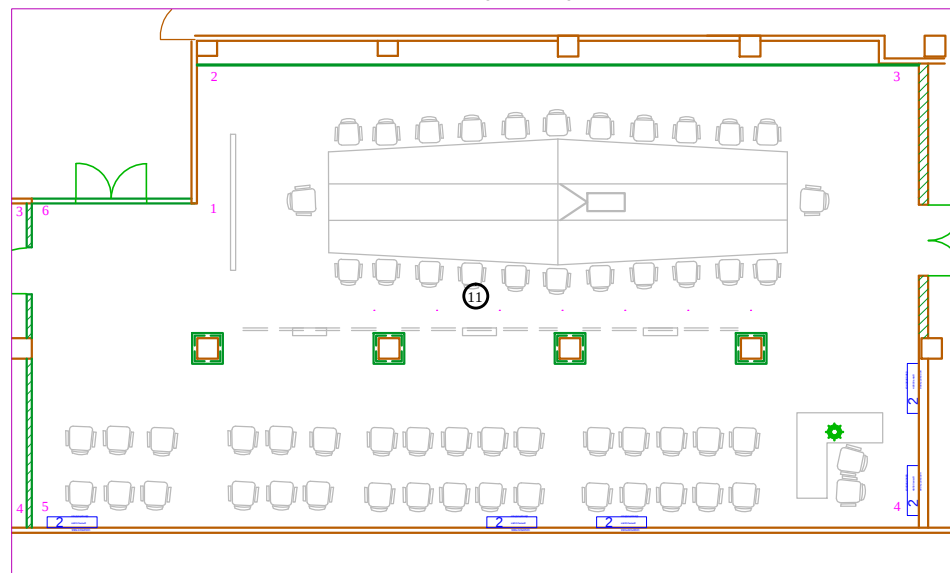

М 1:50

АИ



Заказчик: Частное лицо

Адрес: г. Москва пос. Газопровод, 101


Изм.	Кол. уч	Лист	№ док	Дата	Подп.
				27.02.17	
Рук.проекта		Кушнарева О.В			
Архитектор		Несветаев В.А			
Дизайнер		Чапланова П.О			
Менеджер		Суханкина Е.П			

Развертки по стенам помещения №11
Большая переговорная (лист 4)

Стадия	Лист	Листов
РП		
ООО "Чарльз Камерон"		

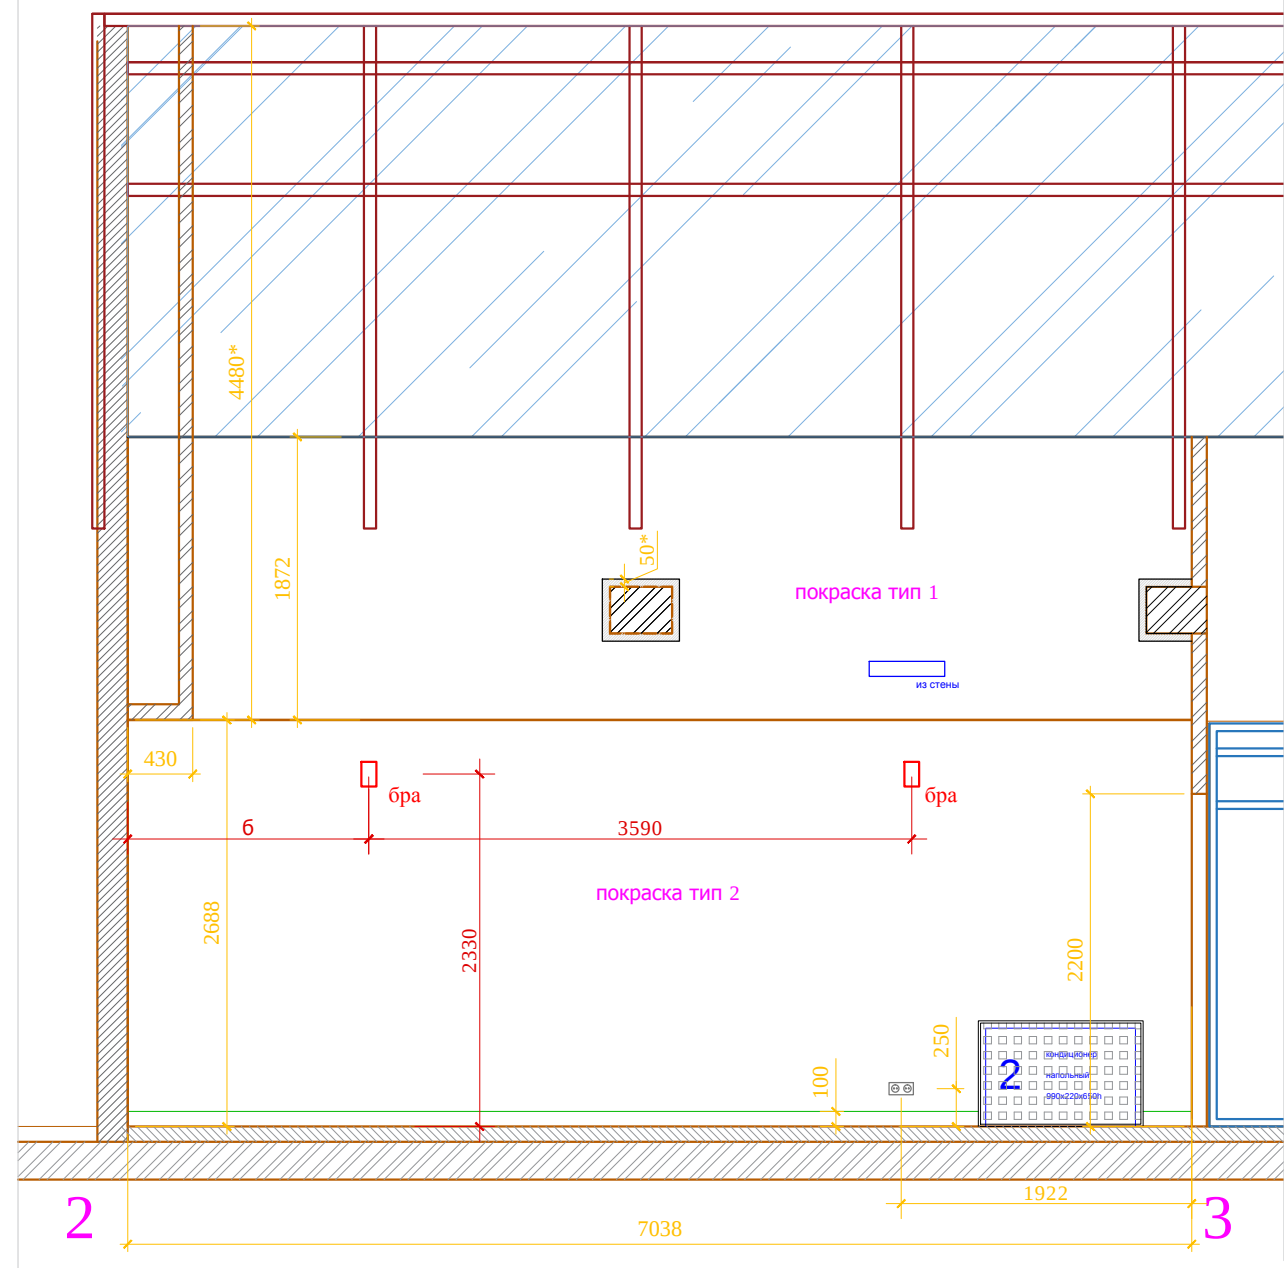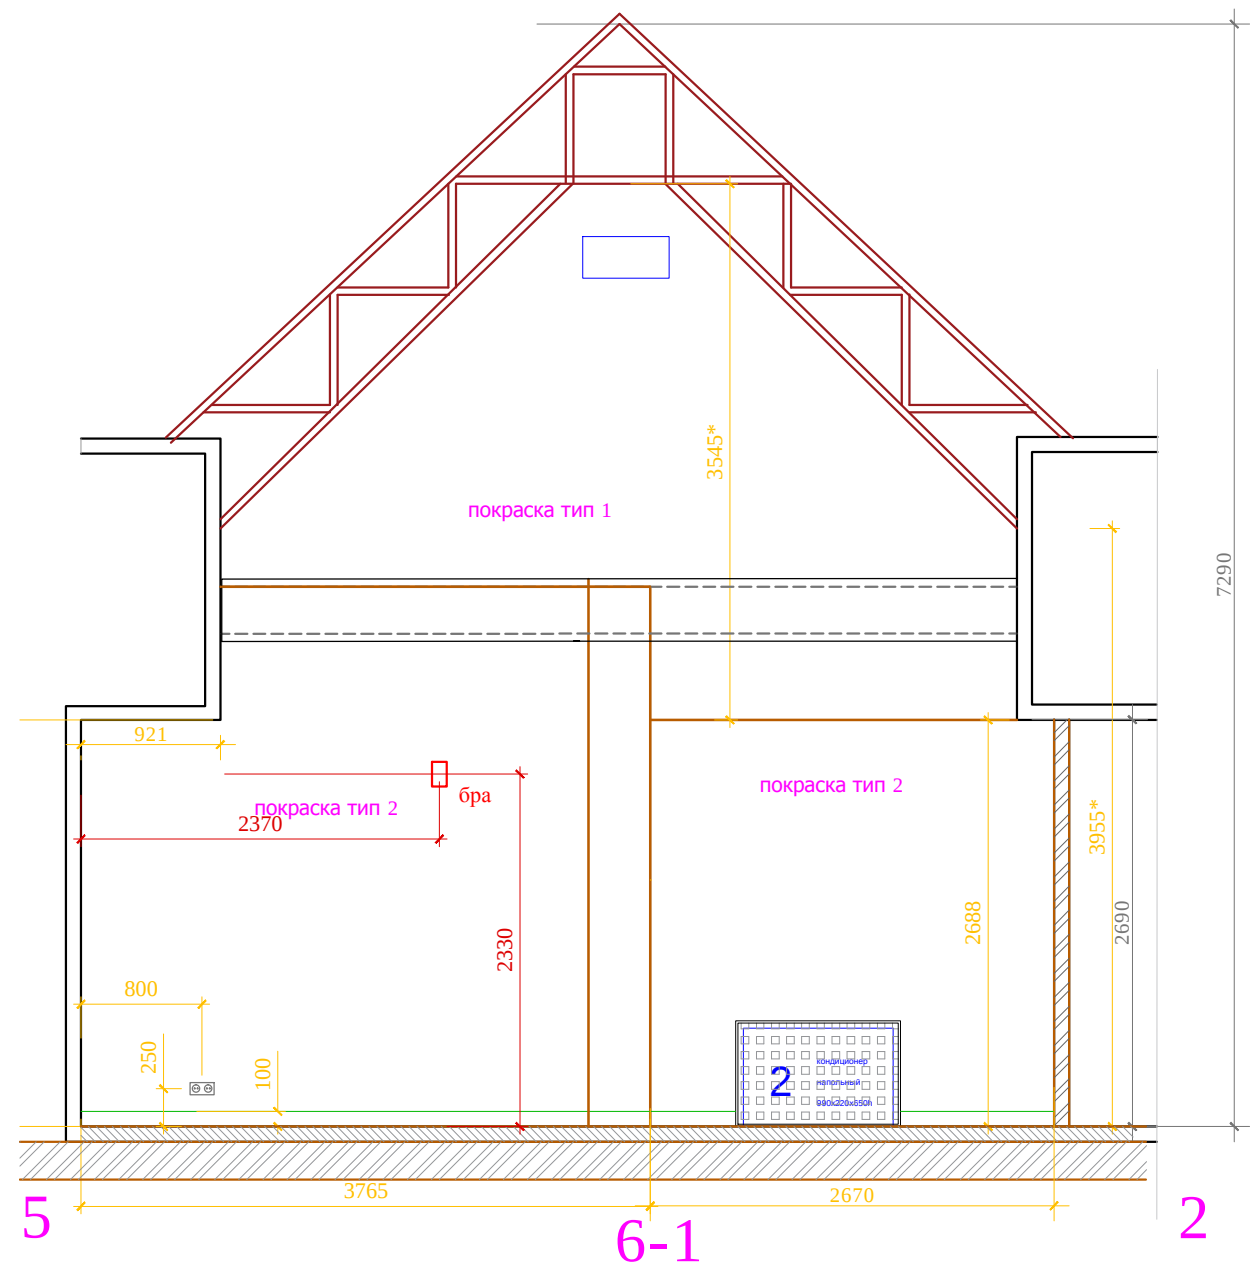


План М 1:150 Комната ожидания/ кладовая

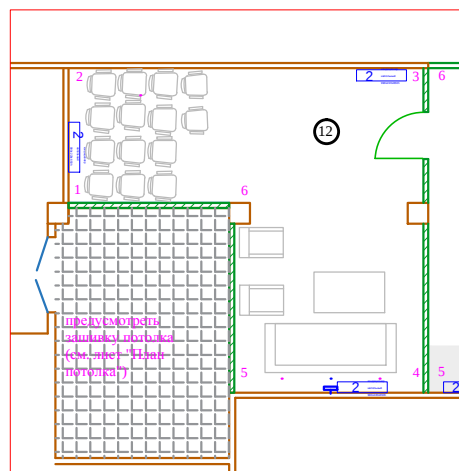



ПРИМЕЧАНИЯ:

- *- размеры уточняются по месту;
- лист рассматривать совместно с листами "План напольных покрытий", "Схема расположения розеток";

						М 1:50			
						АИ			
						Заказчик: Частное лицо			
						Адрес: г. Москва пос. Газопровод,101			
Изм.	Кол. уч	Лист	№ док	Дата	Подп.	Развертки по стенам помещения №12 Комната ожидания/ кладовая. Лист 1	Стадия	Лист	Листов
Рук.проекта	Кушнарева О.В						РП	47	82
Архитектор	Несветаев В.А								
Дизайнер	Чапланова П.О								
Менеджер	Суханкина Е.П						ООО "Чарльз Камерон"		

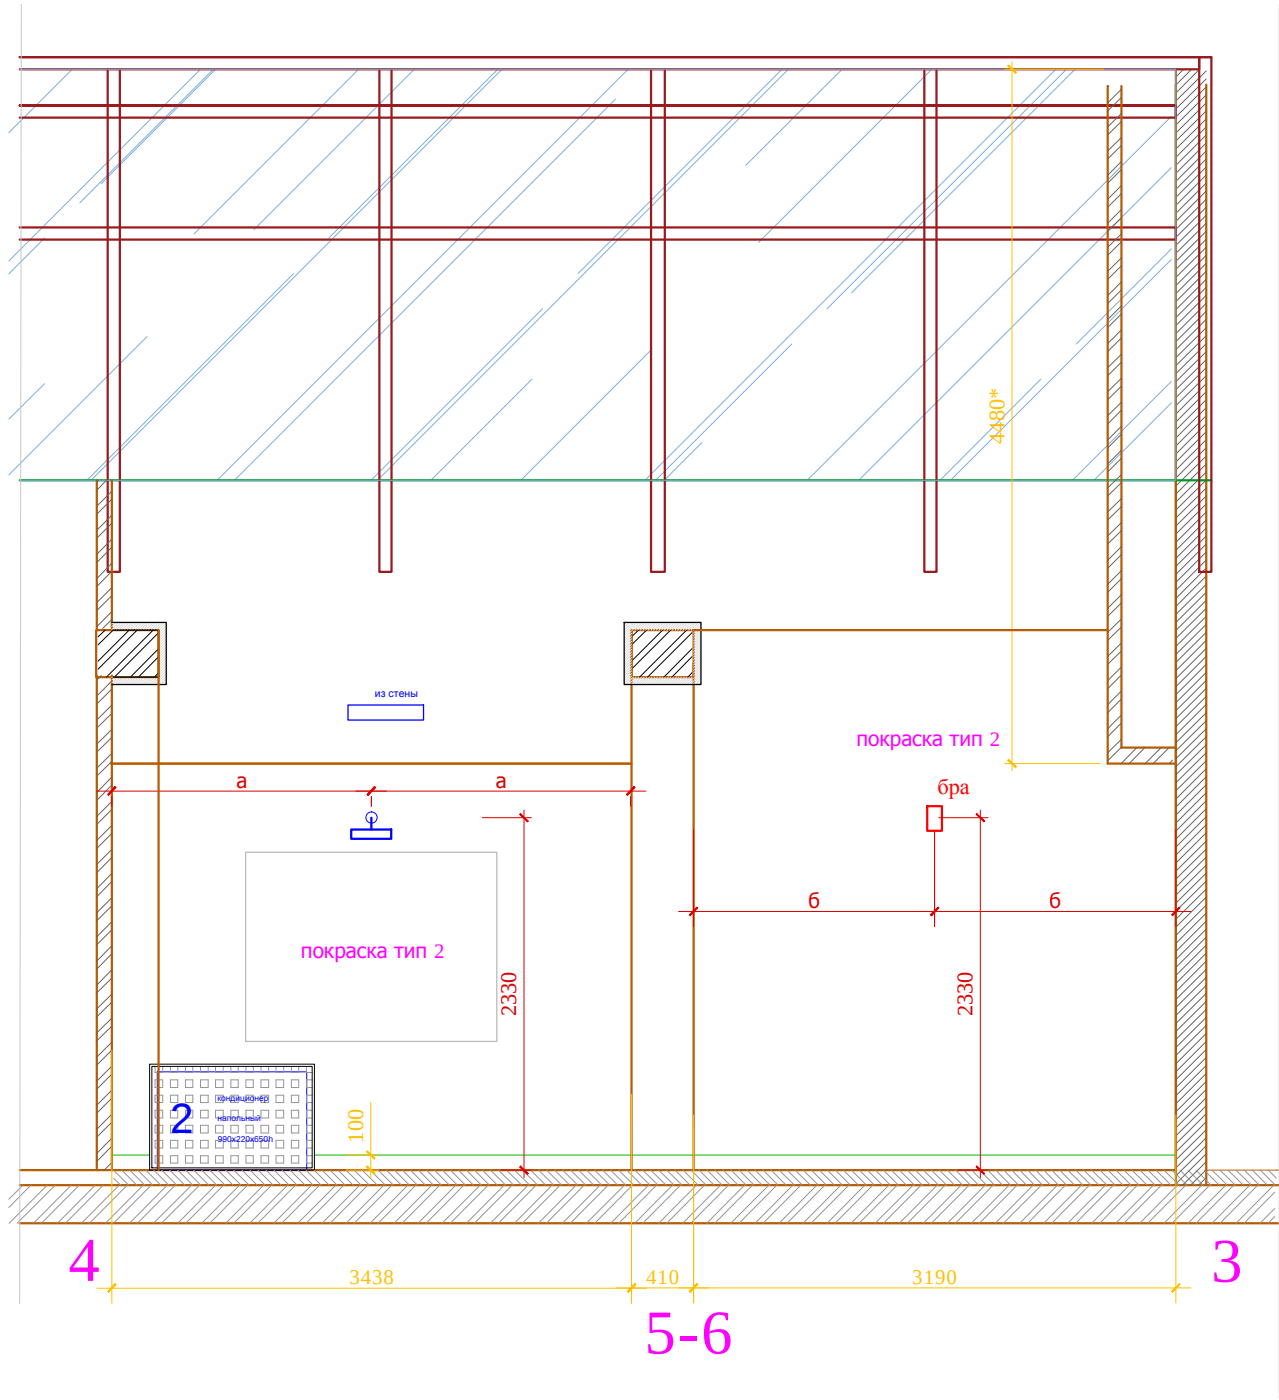

План М 1:150 Комната ожидания/ кладовая

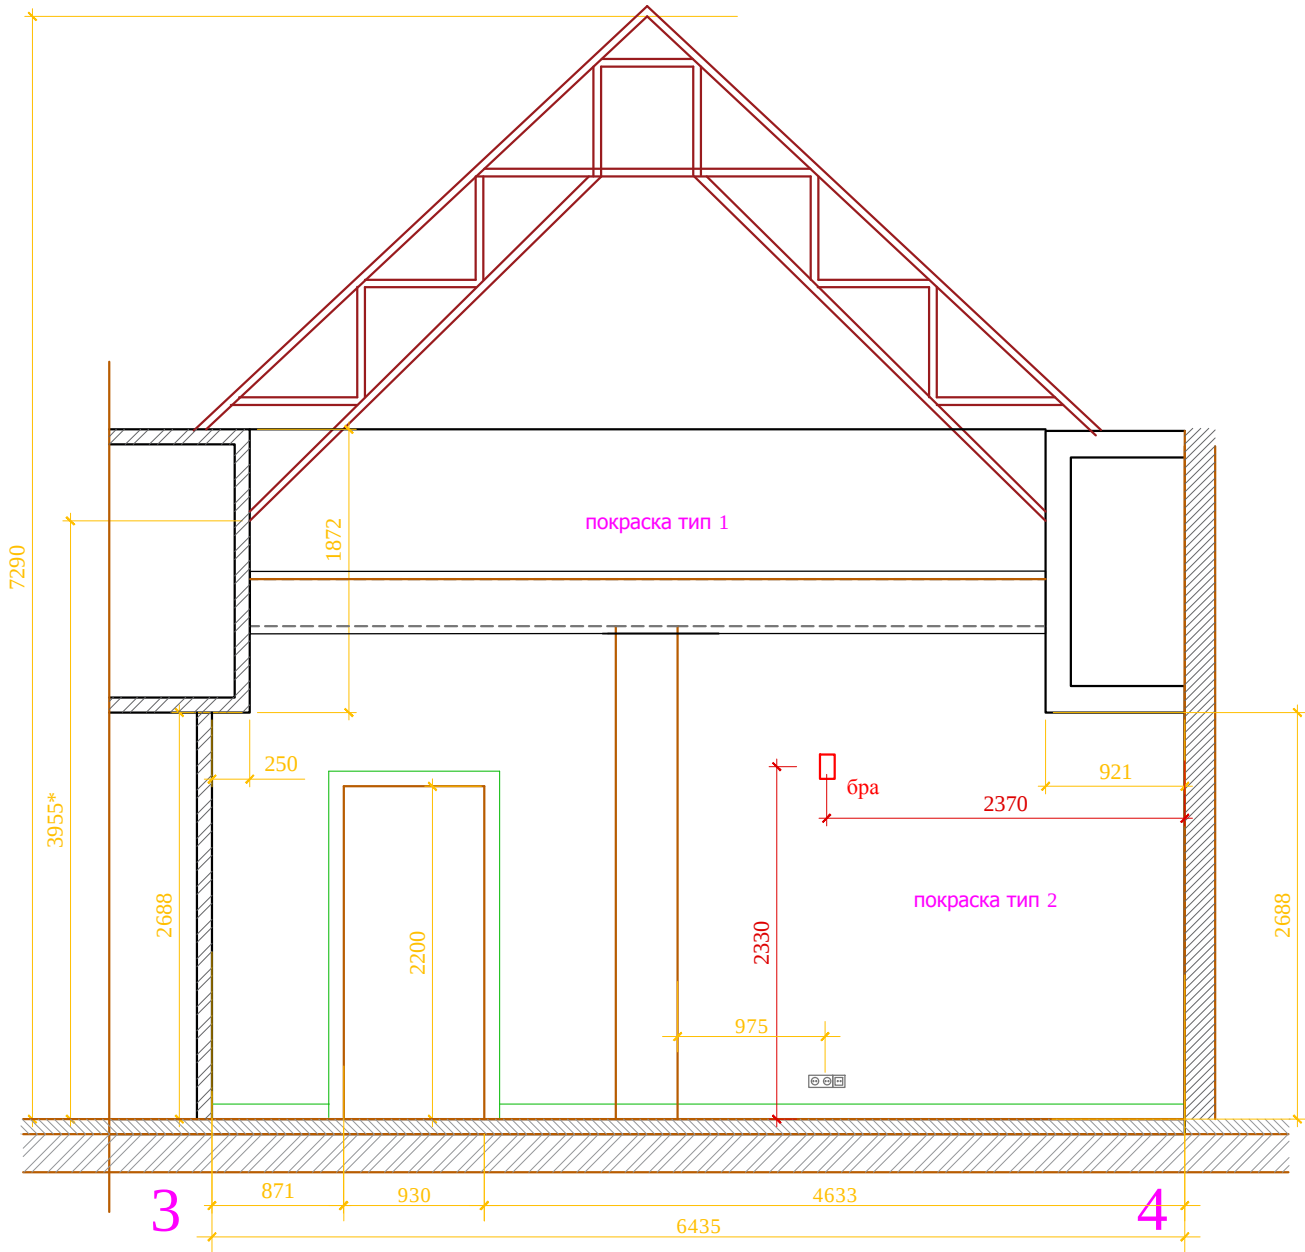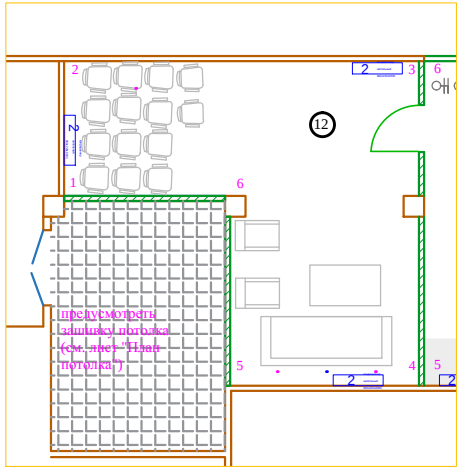

ПРИМЕЧАНИЯ:

- *- размеры уточняются по месту;
- лист рассматривать совместно с листами "План напольных покрытий", "Схема расположения розеток";

						М 1:50			
						Заказчик: Частное лицо			
						АИ			
						Адрес: г. Москва пос. Газопровод,101			
Изм.	Кол. уч	Лист	№ док	Дата	Подп.				
Рук.проекта		Кушнарева О.В					Стадия	Лист	Листов
Архитектор		Несветаев В.А					РП		
Дизайнер		Чапланова П.О				Развертки по стенам помещения №12 Комната ожидания/ кладовая. Лист 2	ООО "Чарльз Камерон"		
Менеджер		Суханкина Е.П							