




План электрики. М1:40

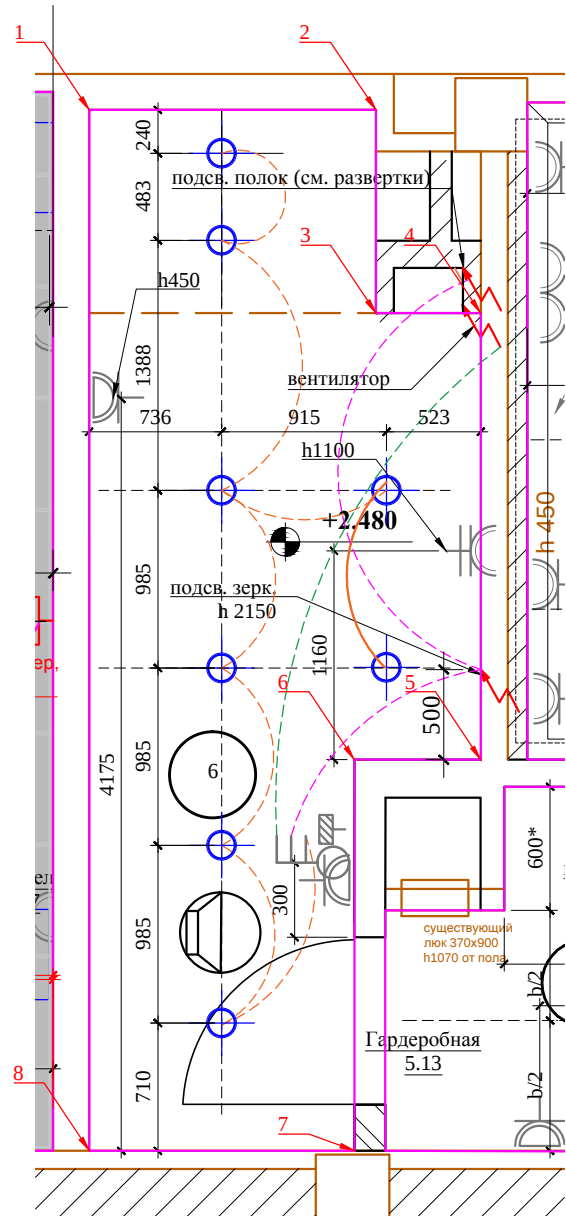

План сантехники. М1:40

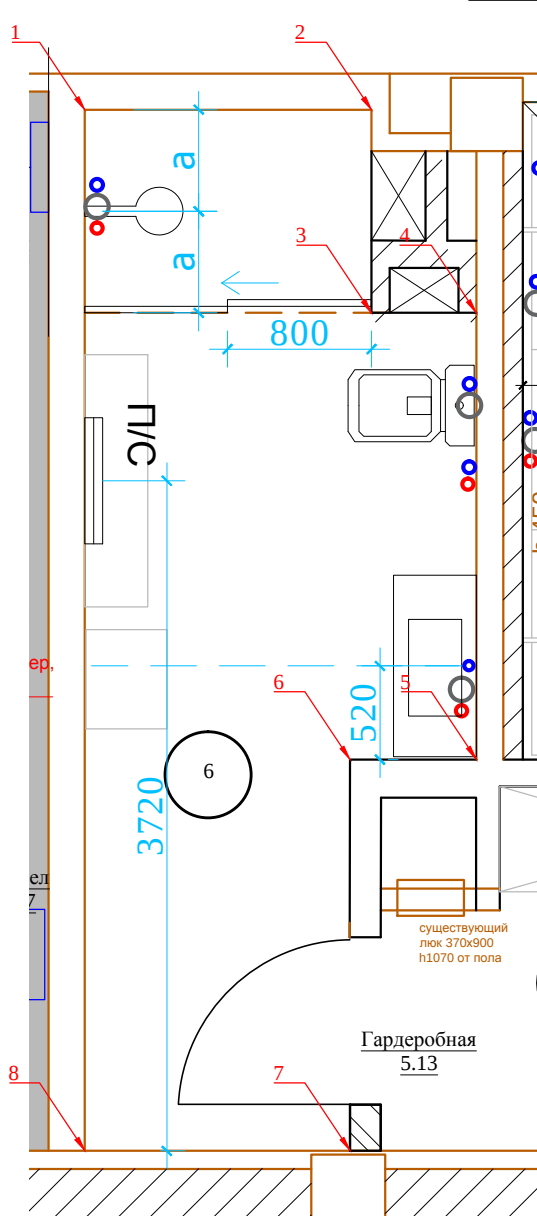


потолок ГКЛ
молдинг 1.51.322

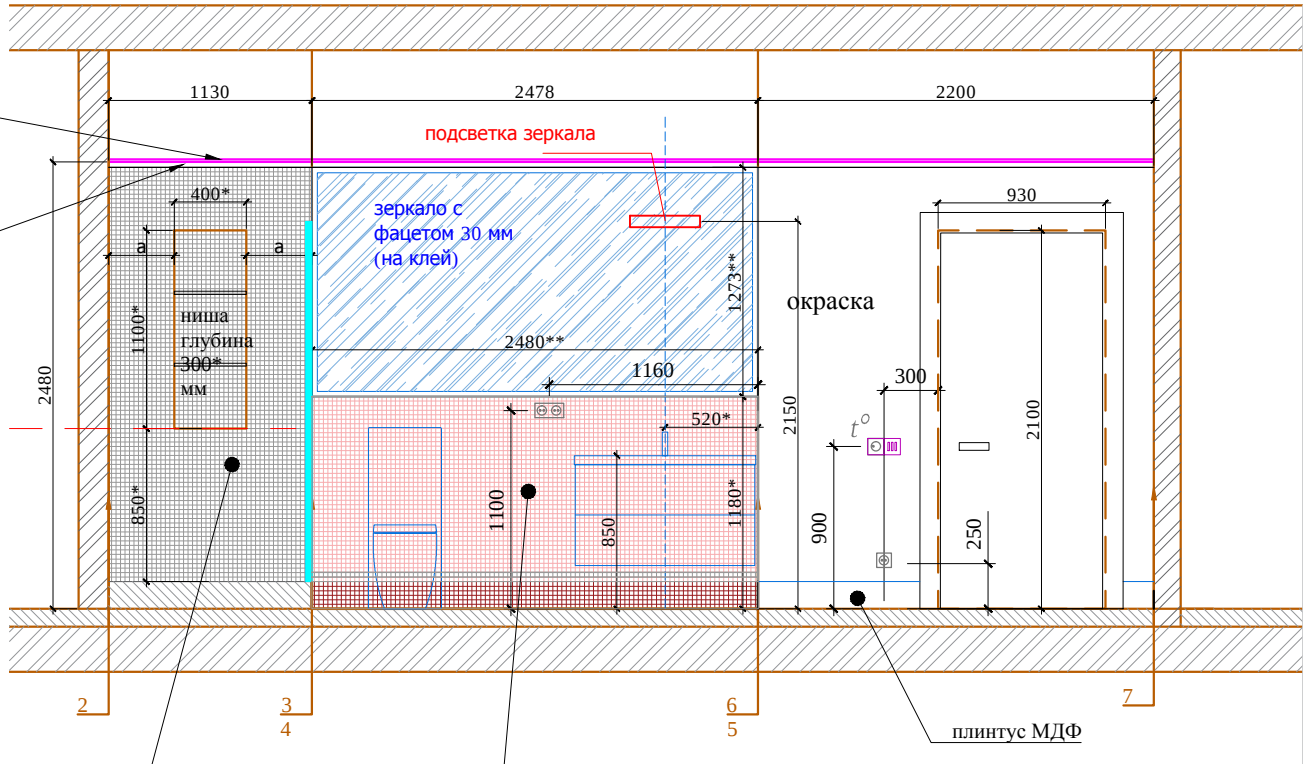

мозаика стеклянная (розовая)
LX 230 766L
мозаика стеклянная (черная)
LX 230 356L
отделать боковины ниши

потолок ГКЛ
молдинг 1.51.322

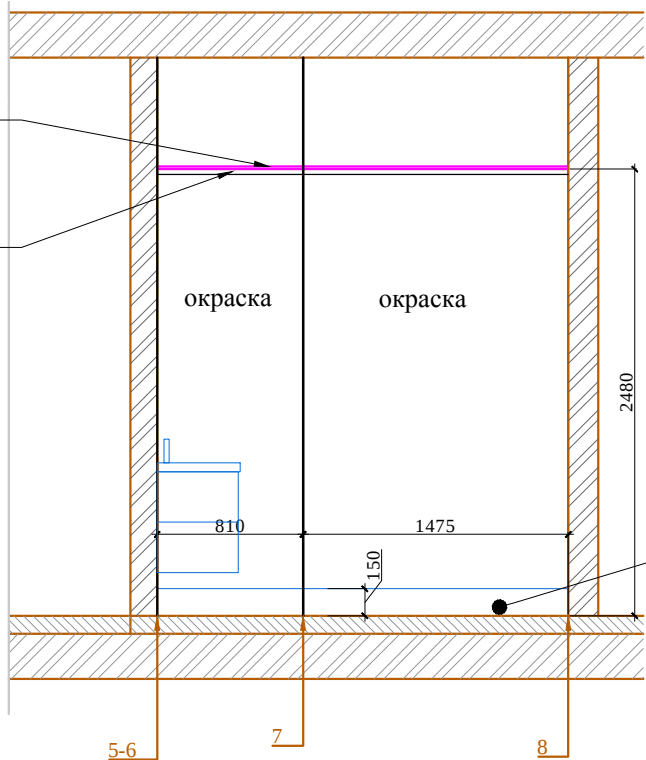

М 1:40

Привязку сантехники см. строго совместно с тех.картами.
* Размеры указаны условно, необходимо попасть в кратность мозаики

ПРИМЕЧАНИЯ:

*** - размеры уточняются по месту;
-лист рассматривать совместно с листами "План напольных покрытий", "Схема расположения розеток".

						Заказчик: Частное лицо				АИ	
						Адрес: г. Москва пос. Газопровод,101					
Изм.	Кол. уч	Лист	№ док	Дата	Подп.						
				01.03.17					Стадия	Лист	Листов
Рук.проекта		Кушнарева О.В							РП	38	82
Архитектор		Несветаев В.А				Развертки по стенам помещения №6 Сан. узел. Лист 2			ООО "Чарльз Камерон"		
Дизайнер		Чапланова П.О									
Менеджер		Суханкина Е.П									