


1 этаж

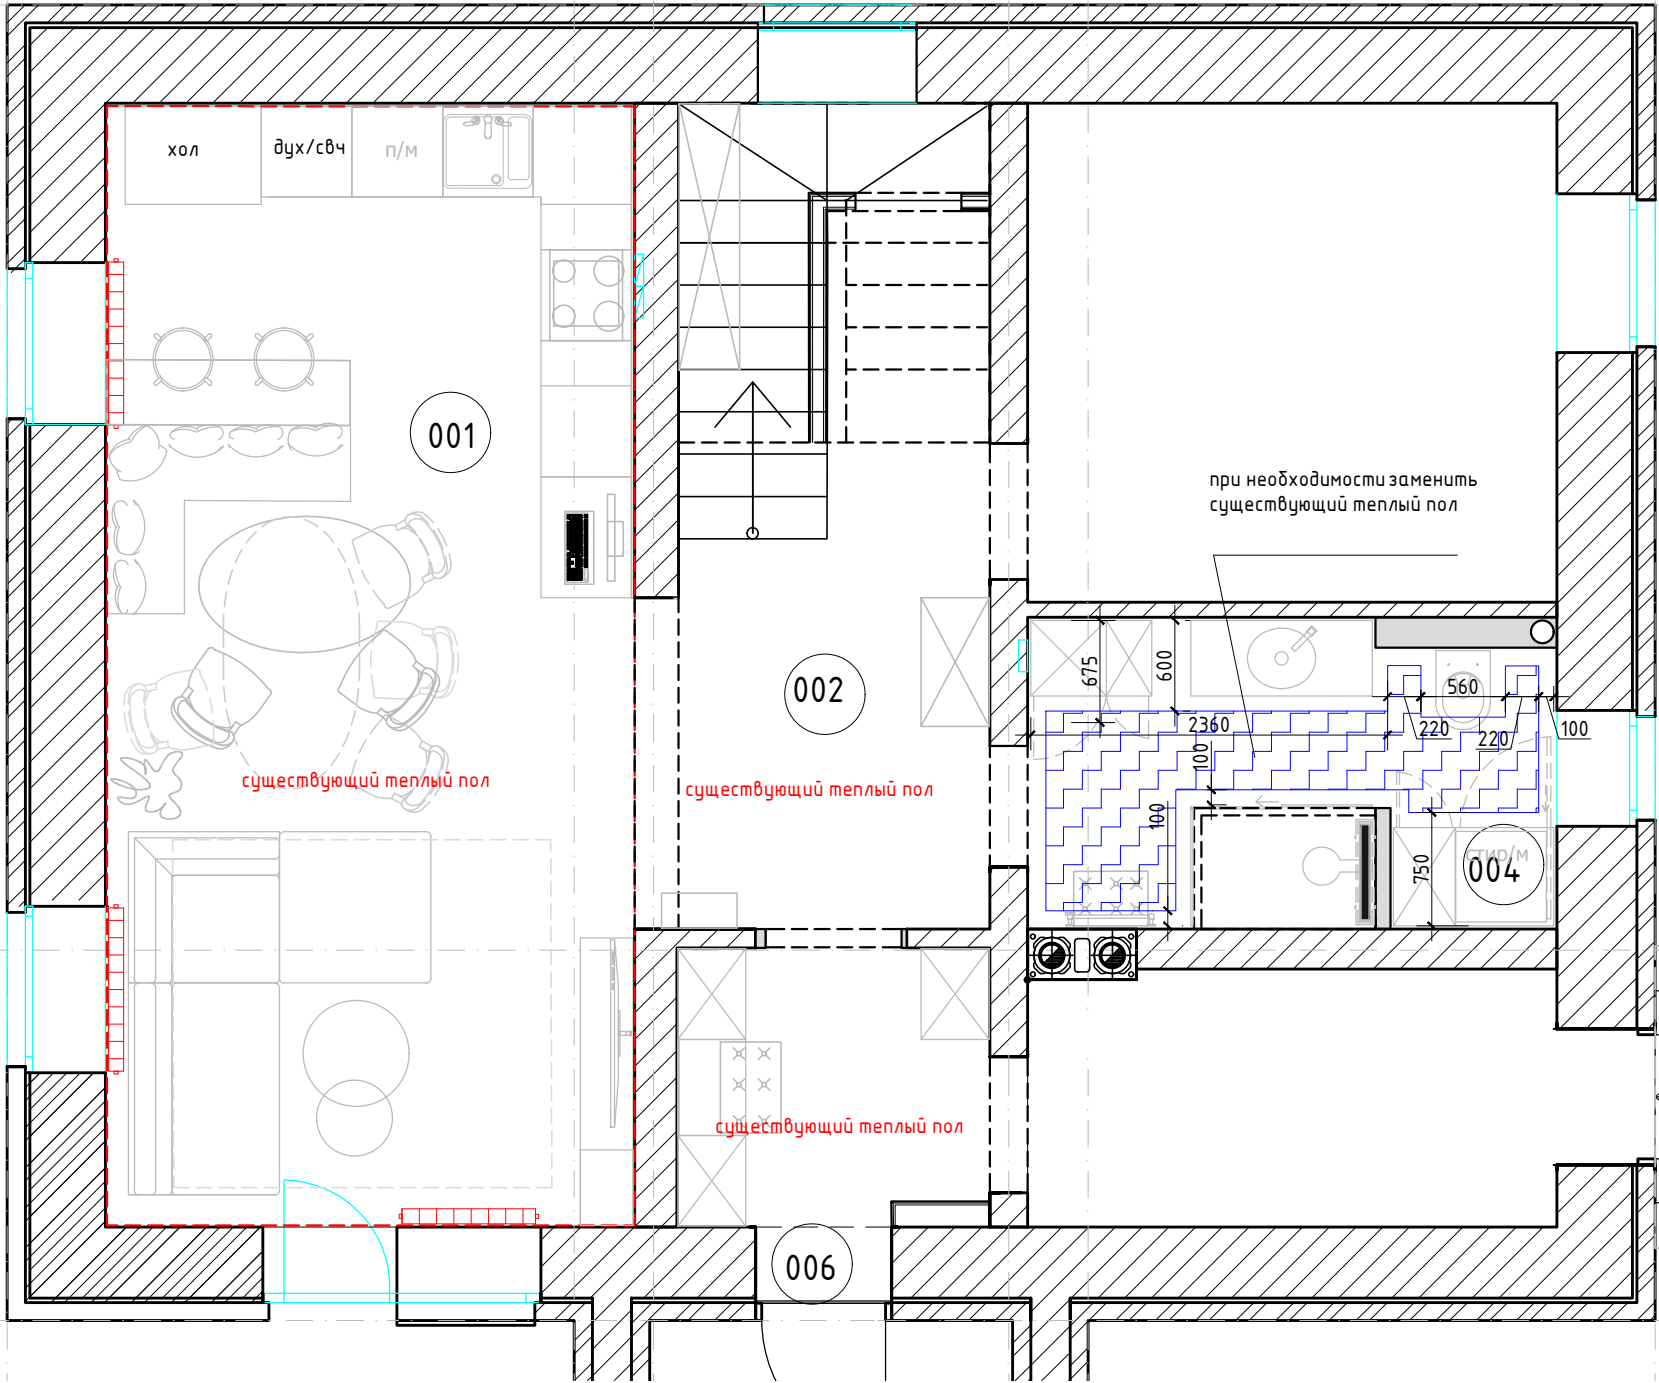

План 1-го этажа

№	Наименование	Площадь
001	Гостиная кухня	26,0
002	Холл	11,3
004	Санузел	7,2
006	Тамбур	3,8
		48,3 м²

План 2-го этажа

№	Наименование	Площадь
011	Санузел	12,8

Условные обозначения:


 зона теплого электрического пола

 зона теплого водяного пола

 регулятор теплого электрического пола

Регулятор монтировать на h=+0.250 от УЧП

2 этаж

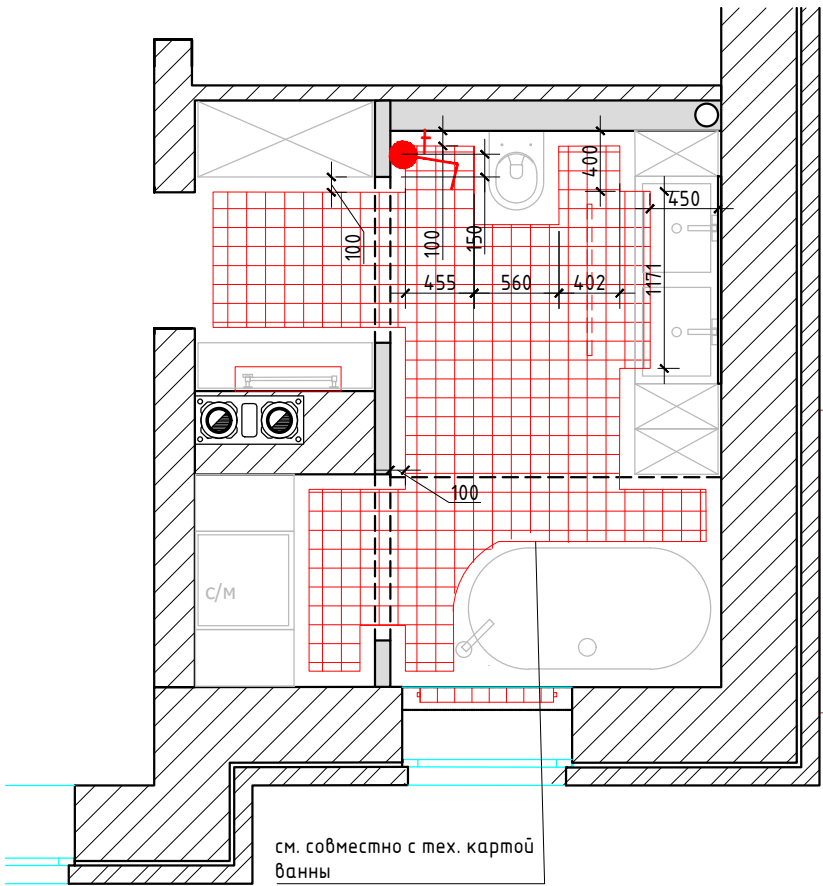

М 1:50

Заказчик	Согласованно	Дата	Подпись	Адрес: Раменское р-он, СПС, СТ товарищество "Жемчужина" уч.103	Стадия	Лист	Листов
Дизайнер	Чапланова П.О	14.03.22				7	32
				Жилой дом	POLINA CHAPLANOVA DESIGN		
				План теплых полов			