


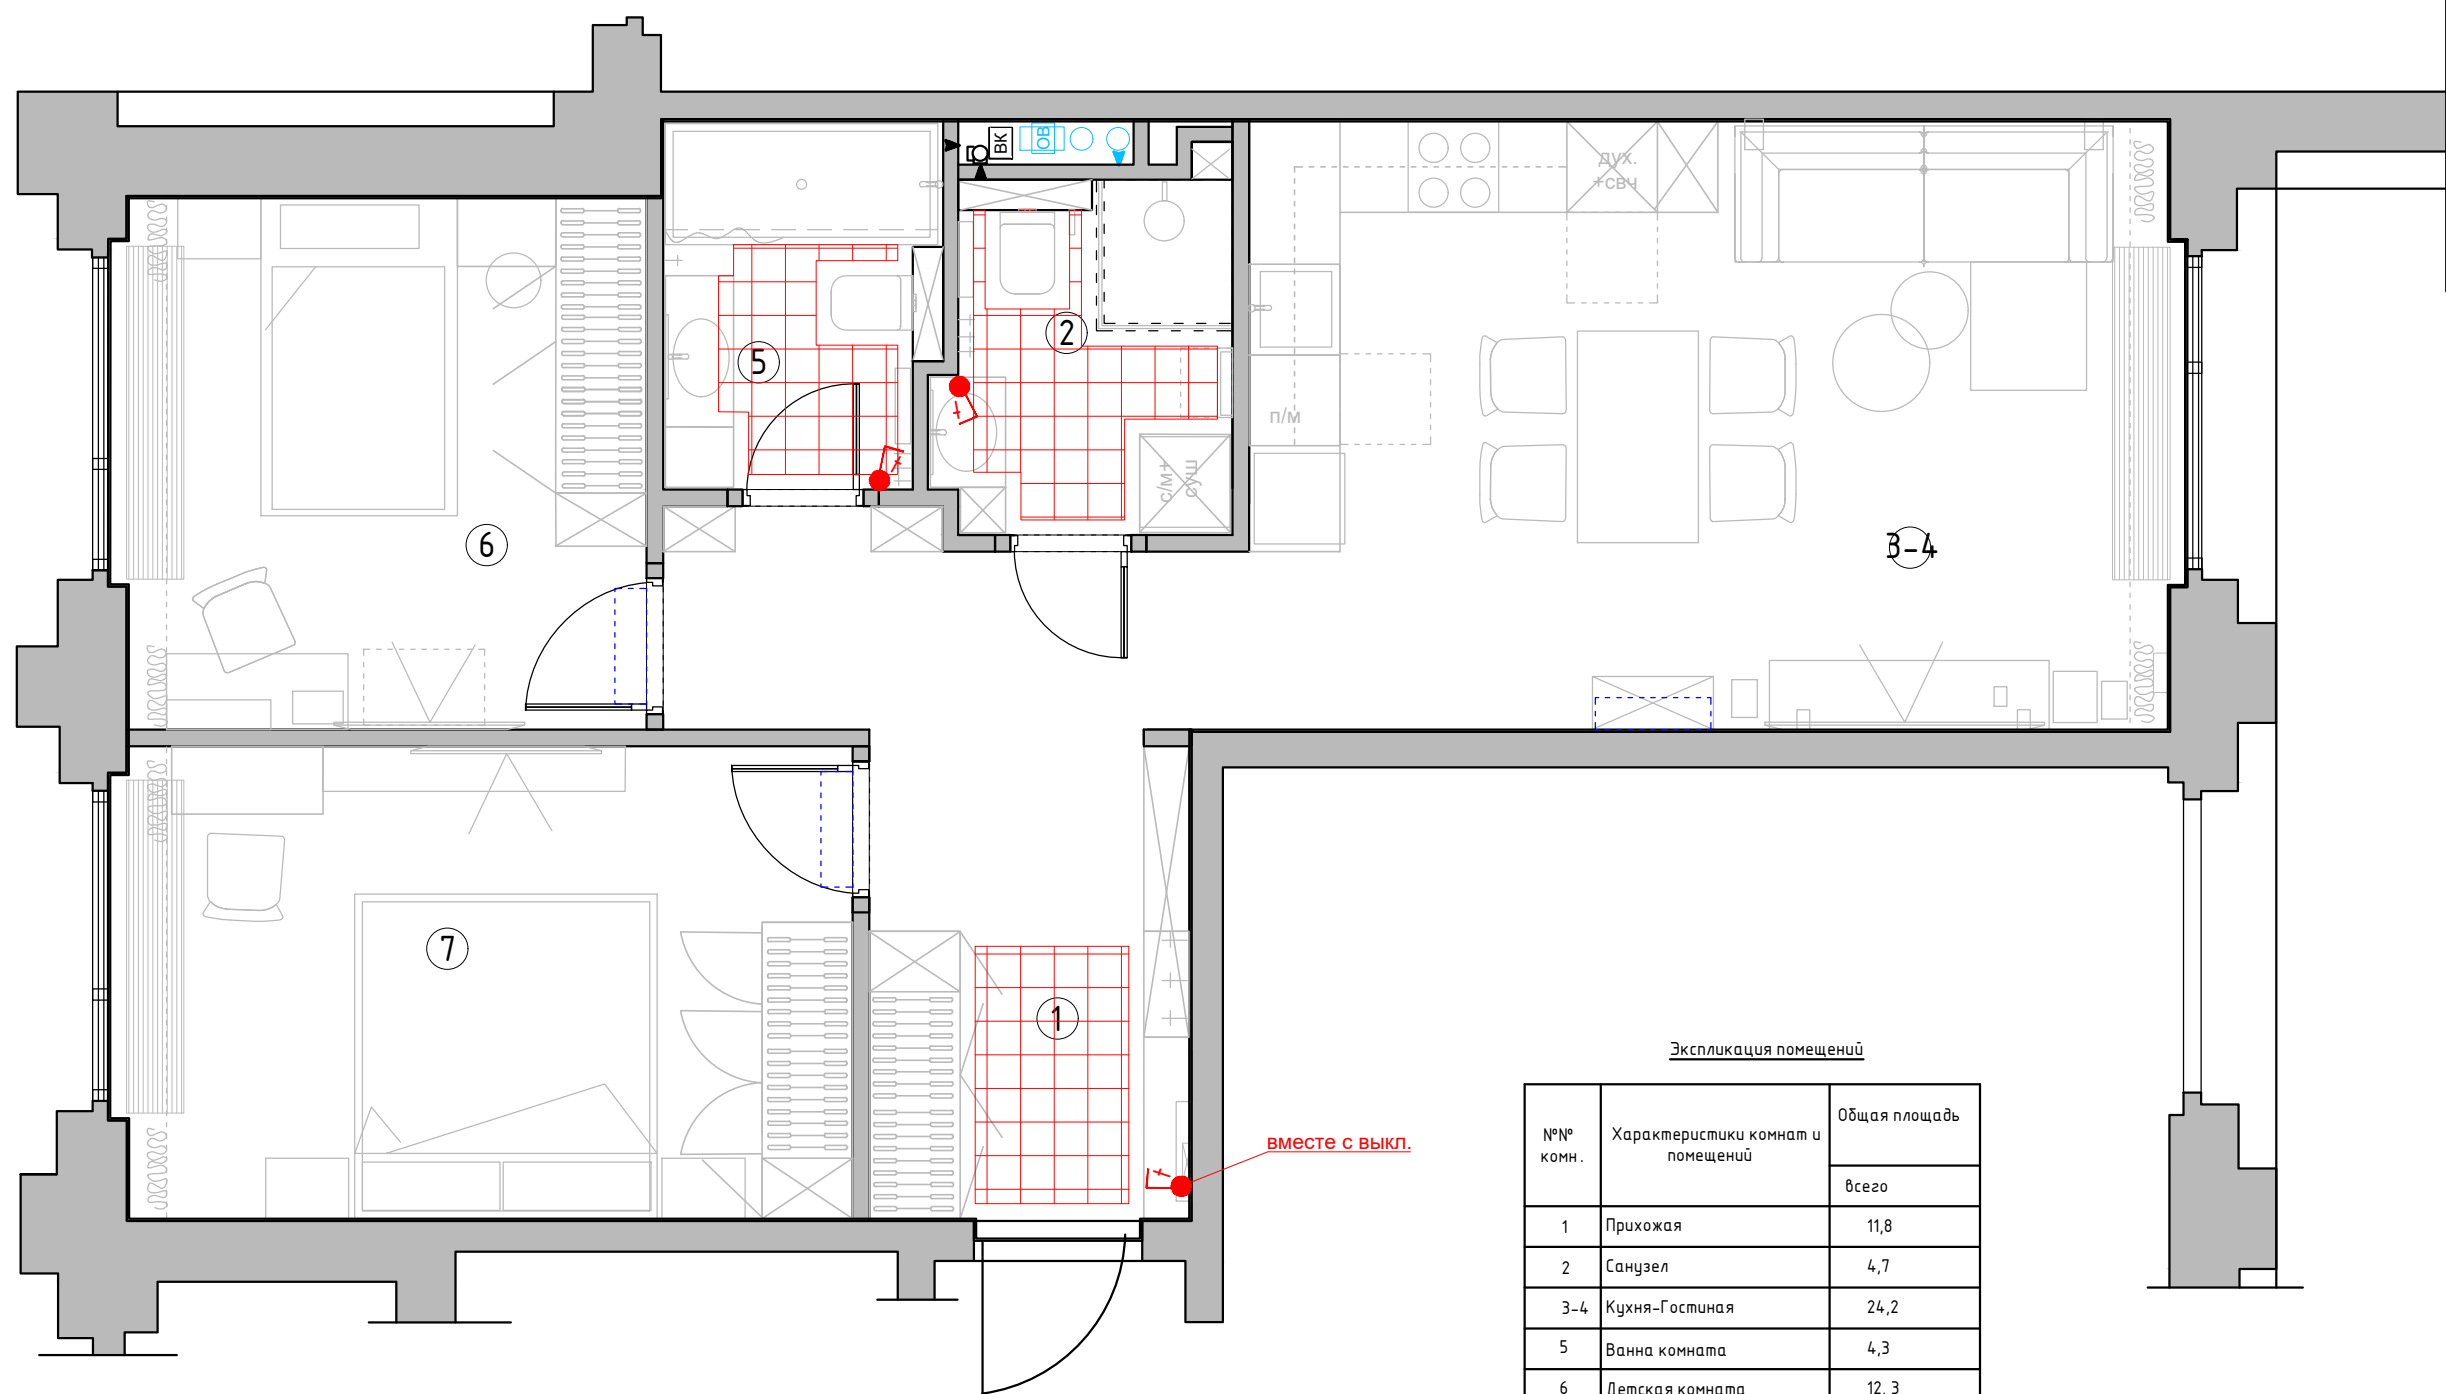

Экспликация помещений		
№№ комн.	Характеристики комнат и помещений	Общая площадь
		всего
1	Прихожая	11,8
2	Санузел	4,7
3-4	Кухня-Гостиная	24,2
5	Ванна комната	4,3
6	Детская комната	12,3
7	Спальня	15,0
Итого:		72,5

Условные обозначения:


 зона теплого электрического пола

 регулятор теплого пола

Регулятор монтировать на h=+0.900 от УЧП

Заказчик	Согласованно	Дата	Подпись	Адрес: г. Москва ул. Большая почтовая, 18 а, 48			
		18.03.26			Стадия	Лист	Листов
Заказчик							
Дизайнер	Чапанова П.О			Квартира	POLINA CHAPLANOVA DESIGN		
				План теплого пола			

1:50

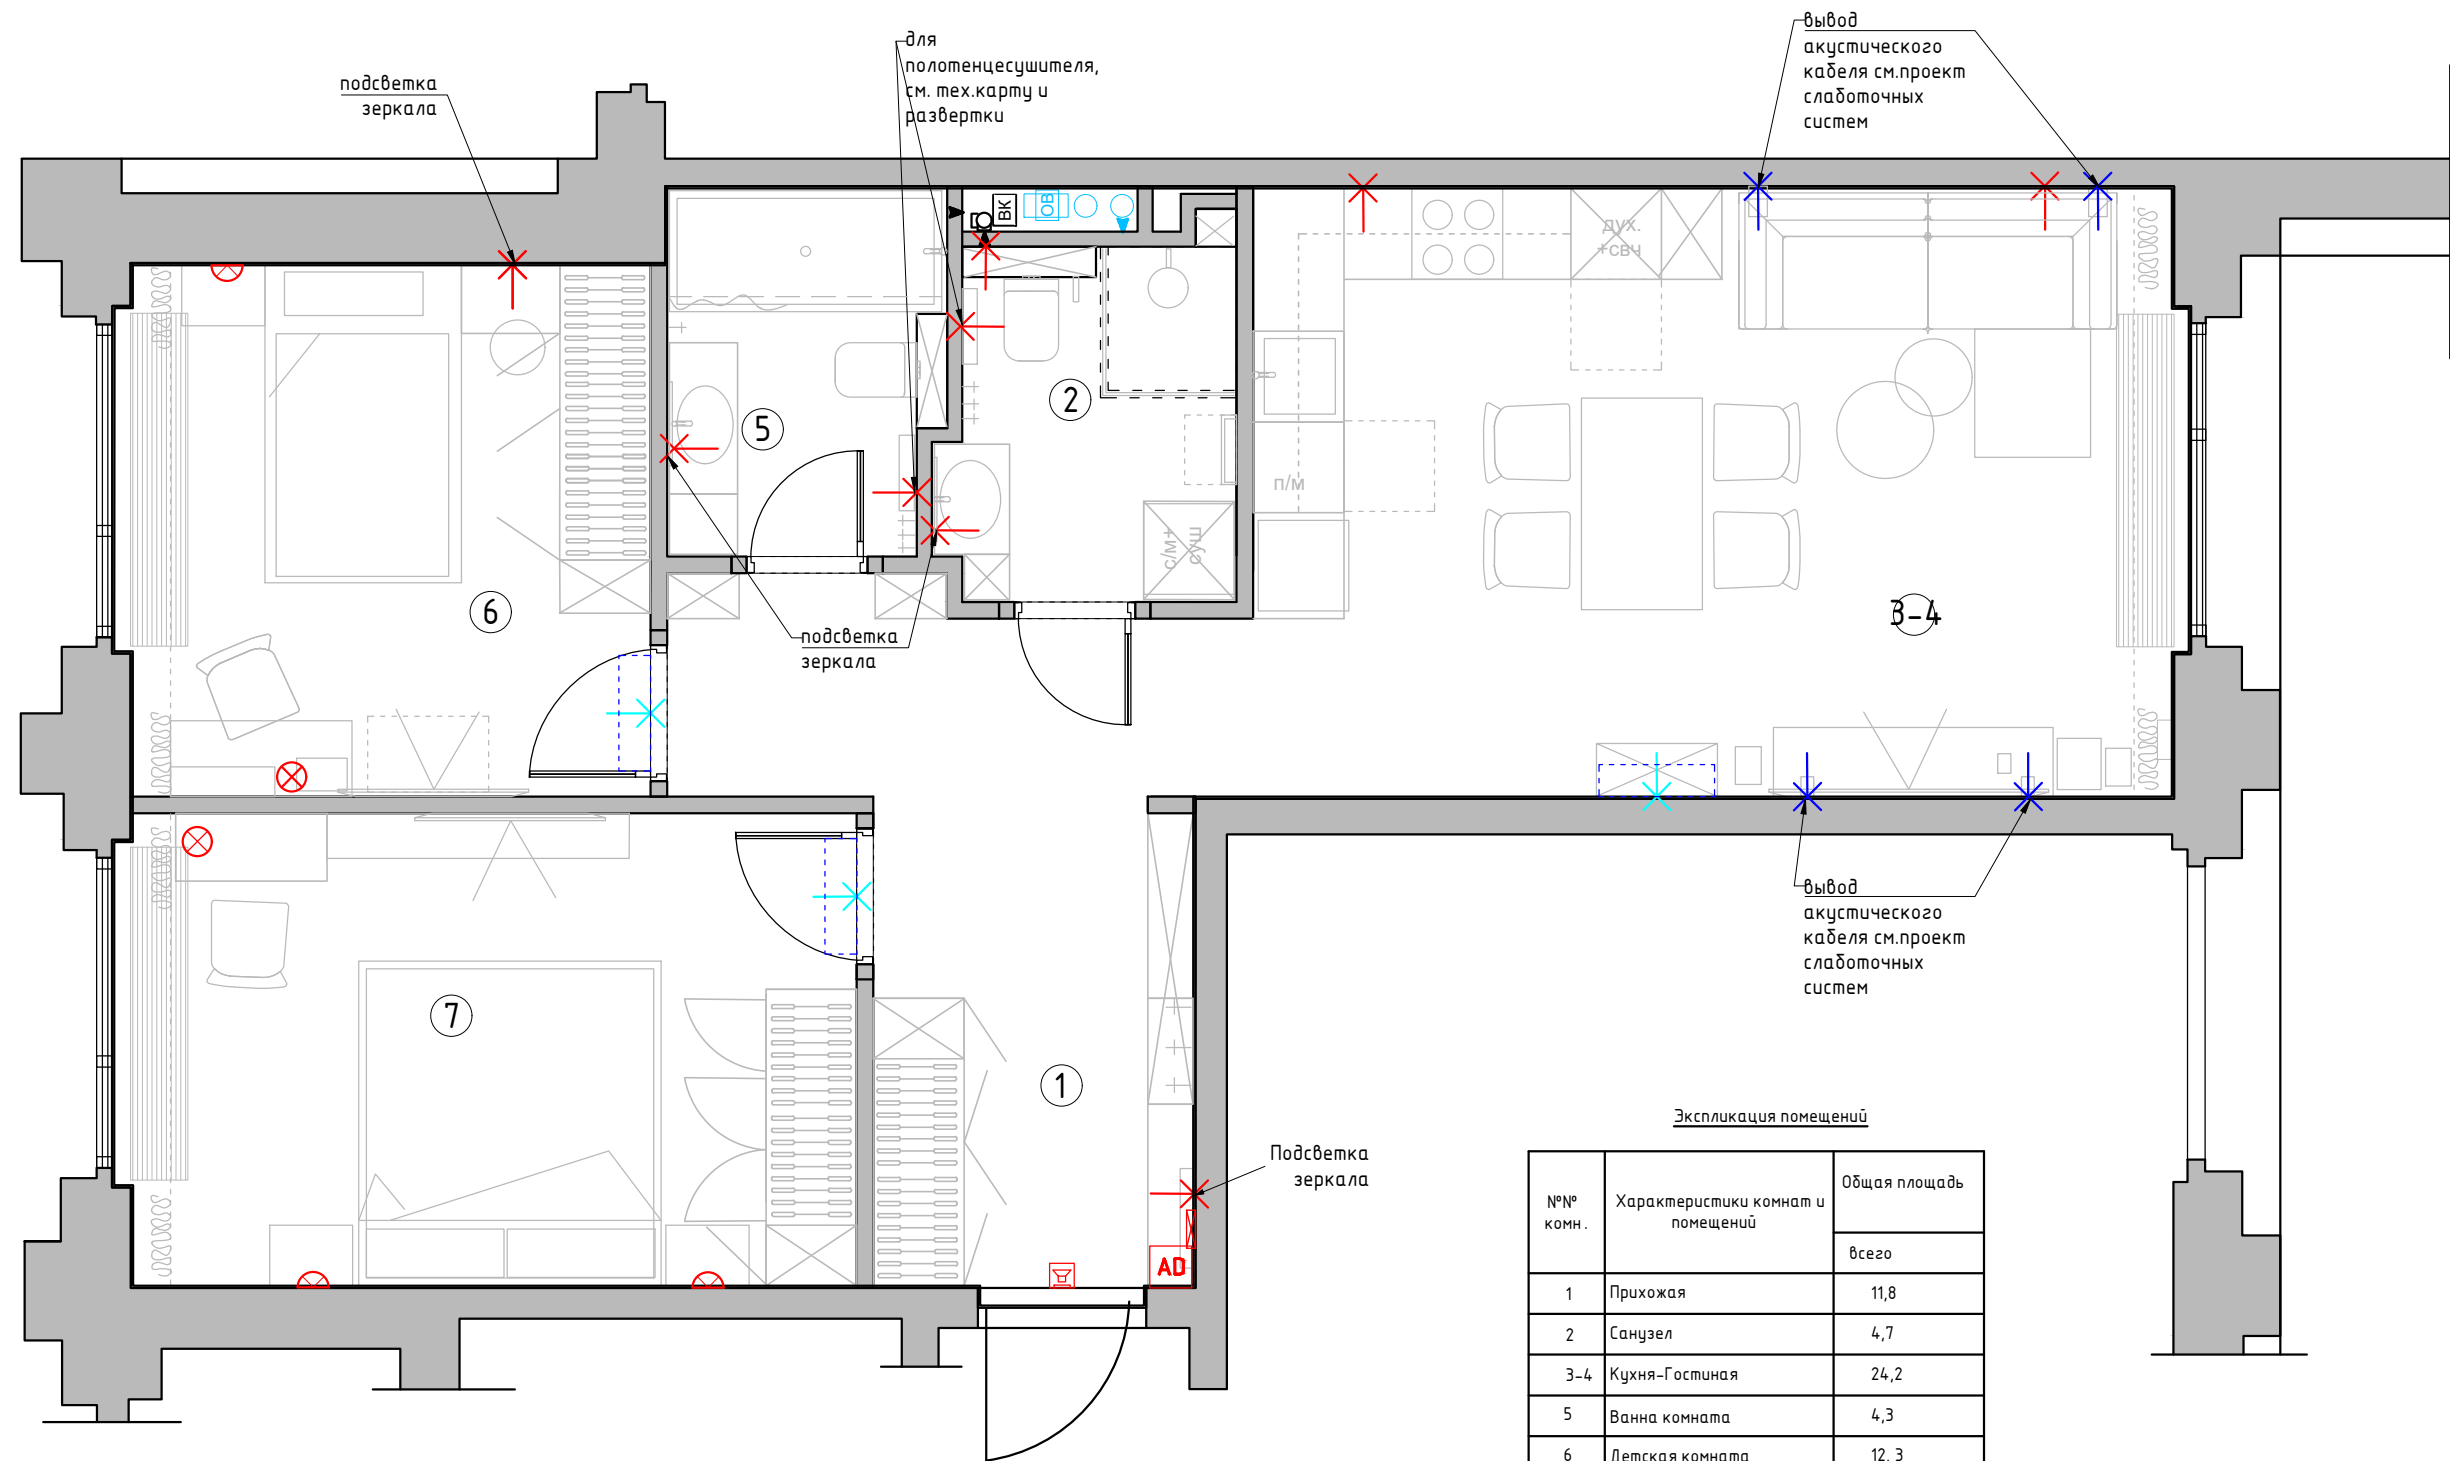

Условные обозначения

- ✕

- эл. вывод
- ⊗

- лампа настольная
- ✕

вывод для кондиционера
- ⊗

- бра \настенный светильник.
- ✕

вывод для акустической системы см. проект "слаботочные системы"
- AD

Видеодомофон
- ☎

Звонок
- ⊗


Электрический щит.

Экспликация помещений

№№ комн.	Характеристики комнат и помещений	Общая площадь
		всего
1	Прихожая	11,8
2	Санузел	4,7
3-4	Кухня-Гостиная	24,2
5	Ванна комната	4,3
6	Детская комната	12,3
7	Спальня	15,0
Итого:		72,5

Заказчик	Согласованно	Дата	Подпись	Адрес: г. Москва ул. Большая почтовая, 18 а, 48			
		18.03.26			Стадия	Лист	Листов
Заказчик							
Дизайнер	Чапланова П.О			Квартира	POLINA CHAPLANOVA DESIGN		
				План настенного и отдельностоящего осветительного оборудования с привязками М 1:50			

1:50

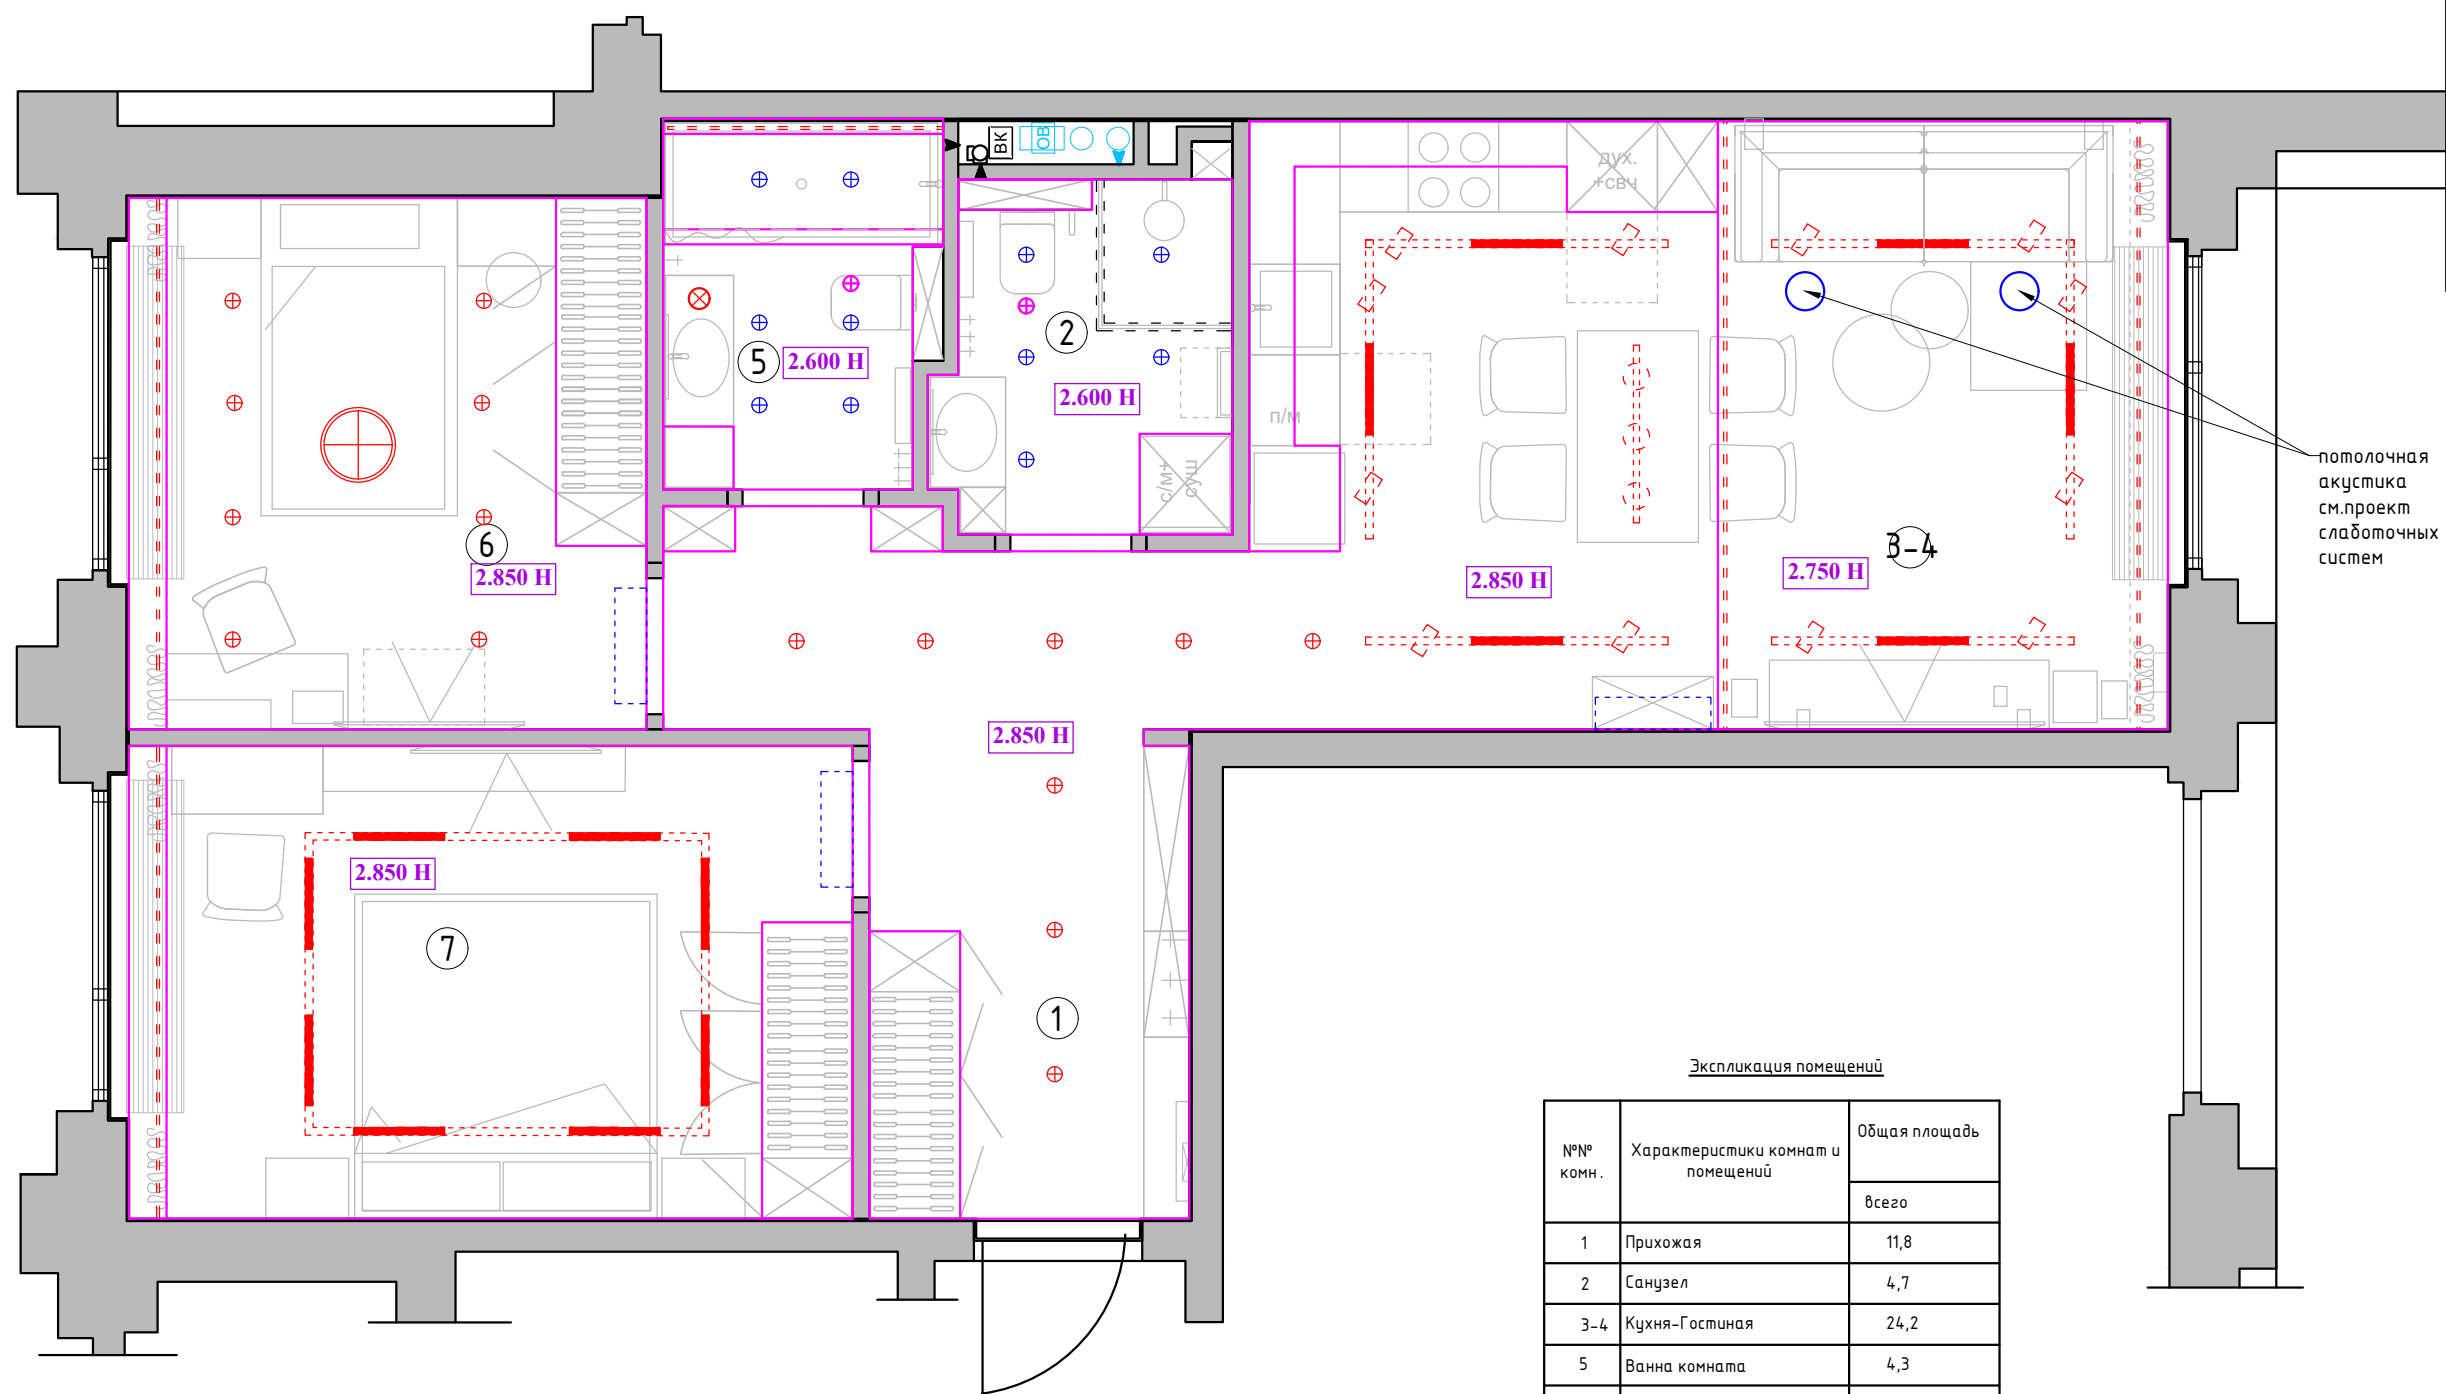

потолочная акустика см.проект слаботочных систем

Экспликация помещений


№№ комн.	Характеристики комнат и помещений	Общая площадь
		всего
1	Прихожая	11,8
2	Санузел	4,7
3-4	Кухня-Гостиная	24,2
5	Ванна комната	4,3
6	Детская комната	12, 3
7	Спальня	15,0
Итого:		72,5

Условные обозначения

- ⊗ - точечный светильник Тип 1 (встраиваемый)
- ⊗ - точечный светильник Тип 2 (встраиваемый влагозащитный)
- ⊗ - потолочный вентилятор
- ⊗ -потолочная акустика
- - - - - светодиодная лента
- ⊗ - люстра/подвес
- = = - встроенная трековая система

1:50

Заказчик	Согласованно	Дата	Подпись	Адрес: г. Москва ул. Большая почтовая, 18 а, 48			
		18.03.26			Стадия	Лист	Листов
Заказчик							
Дизайнер	Чапанова П.О			Квартира	POLINA CHAPLANOVA DESIGN		
				План потолков с расстановкой осветительного оборудования с привязками М 1:50			

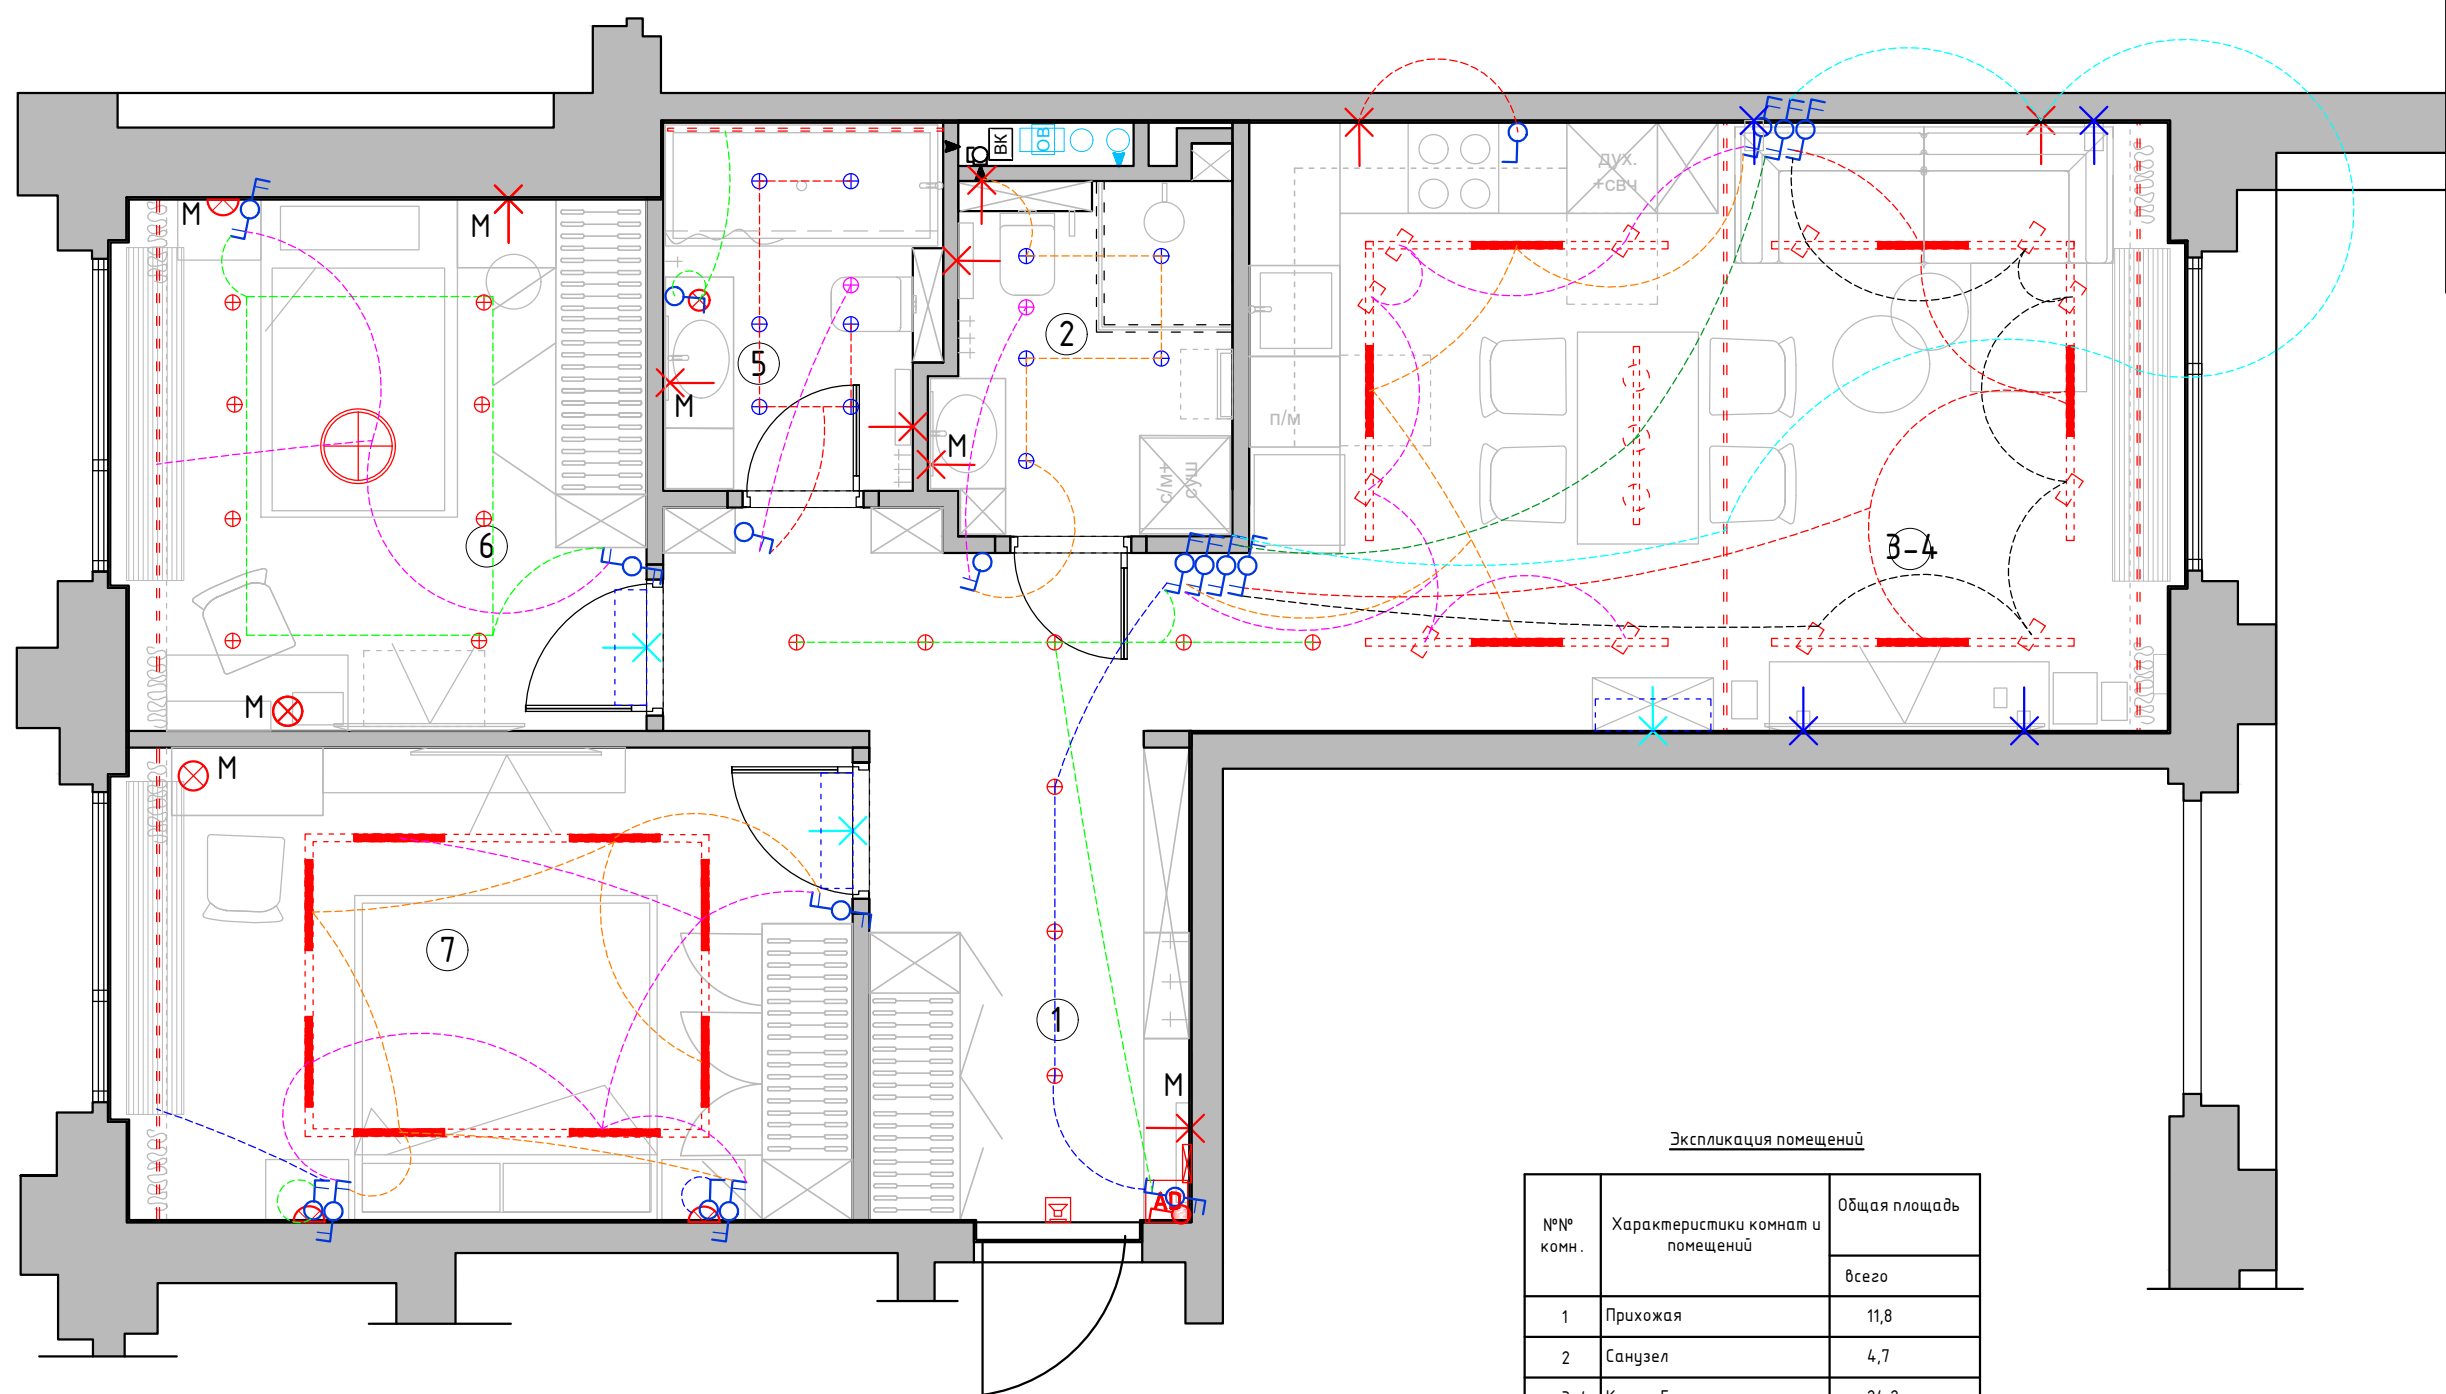

Условные обозначения

- ⊗ - точечный светильник Тип 1 (встраиваемый)
- ⊗ - точечный светильник Тип 2 (встраиваемый влагозащитный)
- ⊗ - потолочный вентилятор
- - потолочная акустика
- - светодиодная лента
- ⊗ - люстра/подвес
- = = - встроенная трековая система

Условные обозначения

- - выключатель 1-но клавишный
- - выключатель 2-х клавишный
- - преключатель 1-но клавишный
- - преключатель 2-х клавишный
- - Генеральный выключатель.
(выключает свет во всей квартире одновременно)

- Все выключатели монтировать на h=+0.900 от УЧП, кроме специально указанных.
- Размеры указаны по центру рамки, без учета отделочных материалов.
- См. совместно с развертками
- Тип отделочного материала см. ведомость отделочных материалов
- Включение/выкл привода штор согласовывается Заказчиком дополнительно

- - эл. вывод
- - лампа настольная
- - бра/настенный светильник.


- A - автоматическое включения
- M - местное включение

Экспликация помещений

№№ комн.	Характеристики комнат и помещений	Общая площадь
		всего
1	Прихожая	11,8
2	Санузел	4,7
3-4	Кухня-Гостиная	24,2
5	Ванна комната	4,3
6	Детская комната	12,3
7	Спальня	15,0
Итого:		72,5

Заказчик	Согласованно	Дата	Подпись	Адрес: г. Москва ул. Большая почтовая, 18 а, 48			
		18.03.26			Стадия	Лист	Листов
Заказчик							
Дизайнер	Чапланова П.О			Квартира	POLINA CHAPLANOVA DESIGN		
				План расстановки выключателей, совмещенный с группами освещения М 1:50			

1:50

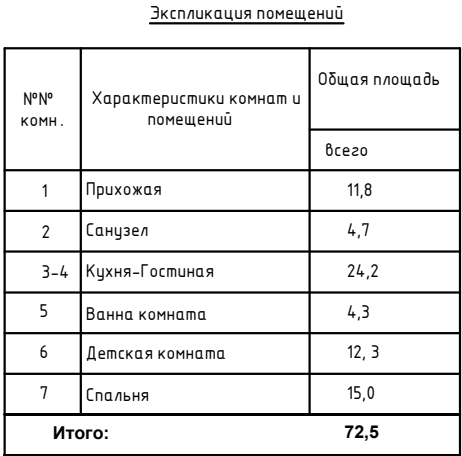

1. Все розетки монтировать на $h=+0.250$ от УЧП, кроме специально указанных
2. Размеры указаны по центру рамки, без учета отделочных материалов.
3. См. совместно с развертками
4. * размеры спец.розеток под кухонное оборудование смотреть совместно с тех.картам
5. Тип отделочного материала см. ведомость отделочных материалов.

Заказчик	Согласованно	Дата	Подпись	Адрес: г. Москва ул. Большая почтовая, 18 а, 48			
		18.03.26			Стандия	Лист	Листов
Заказчик							
Дизайнер	Чапланова П.О			Квартира	POLINA CHAPLANOVA DESIGN		
				План настенного и отдельностоящего осветительного оборудования с привязками М 1:50			