


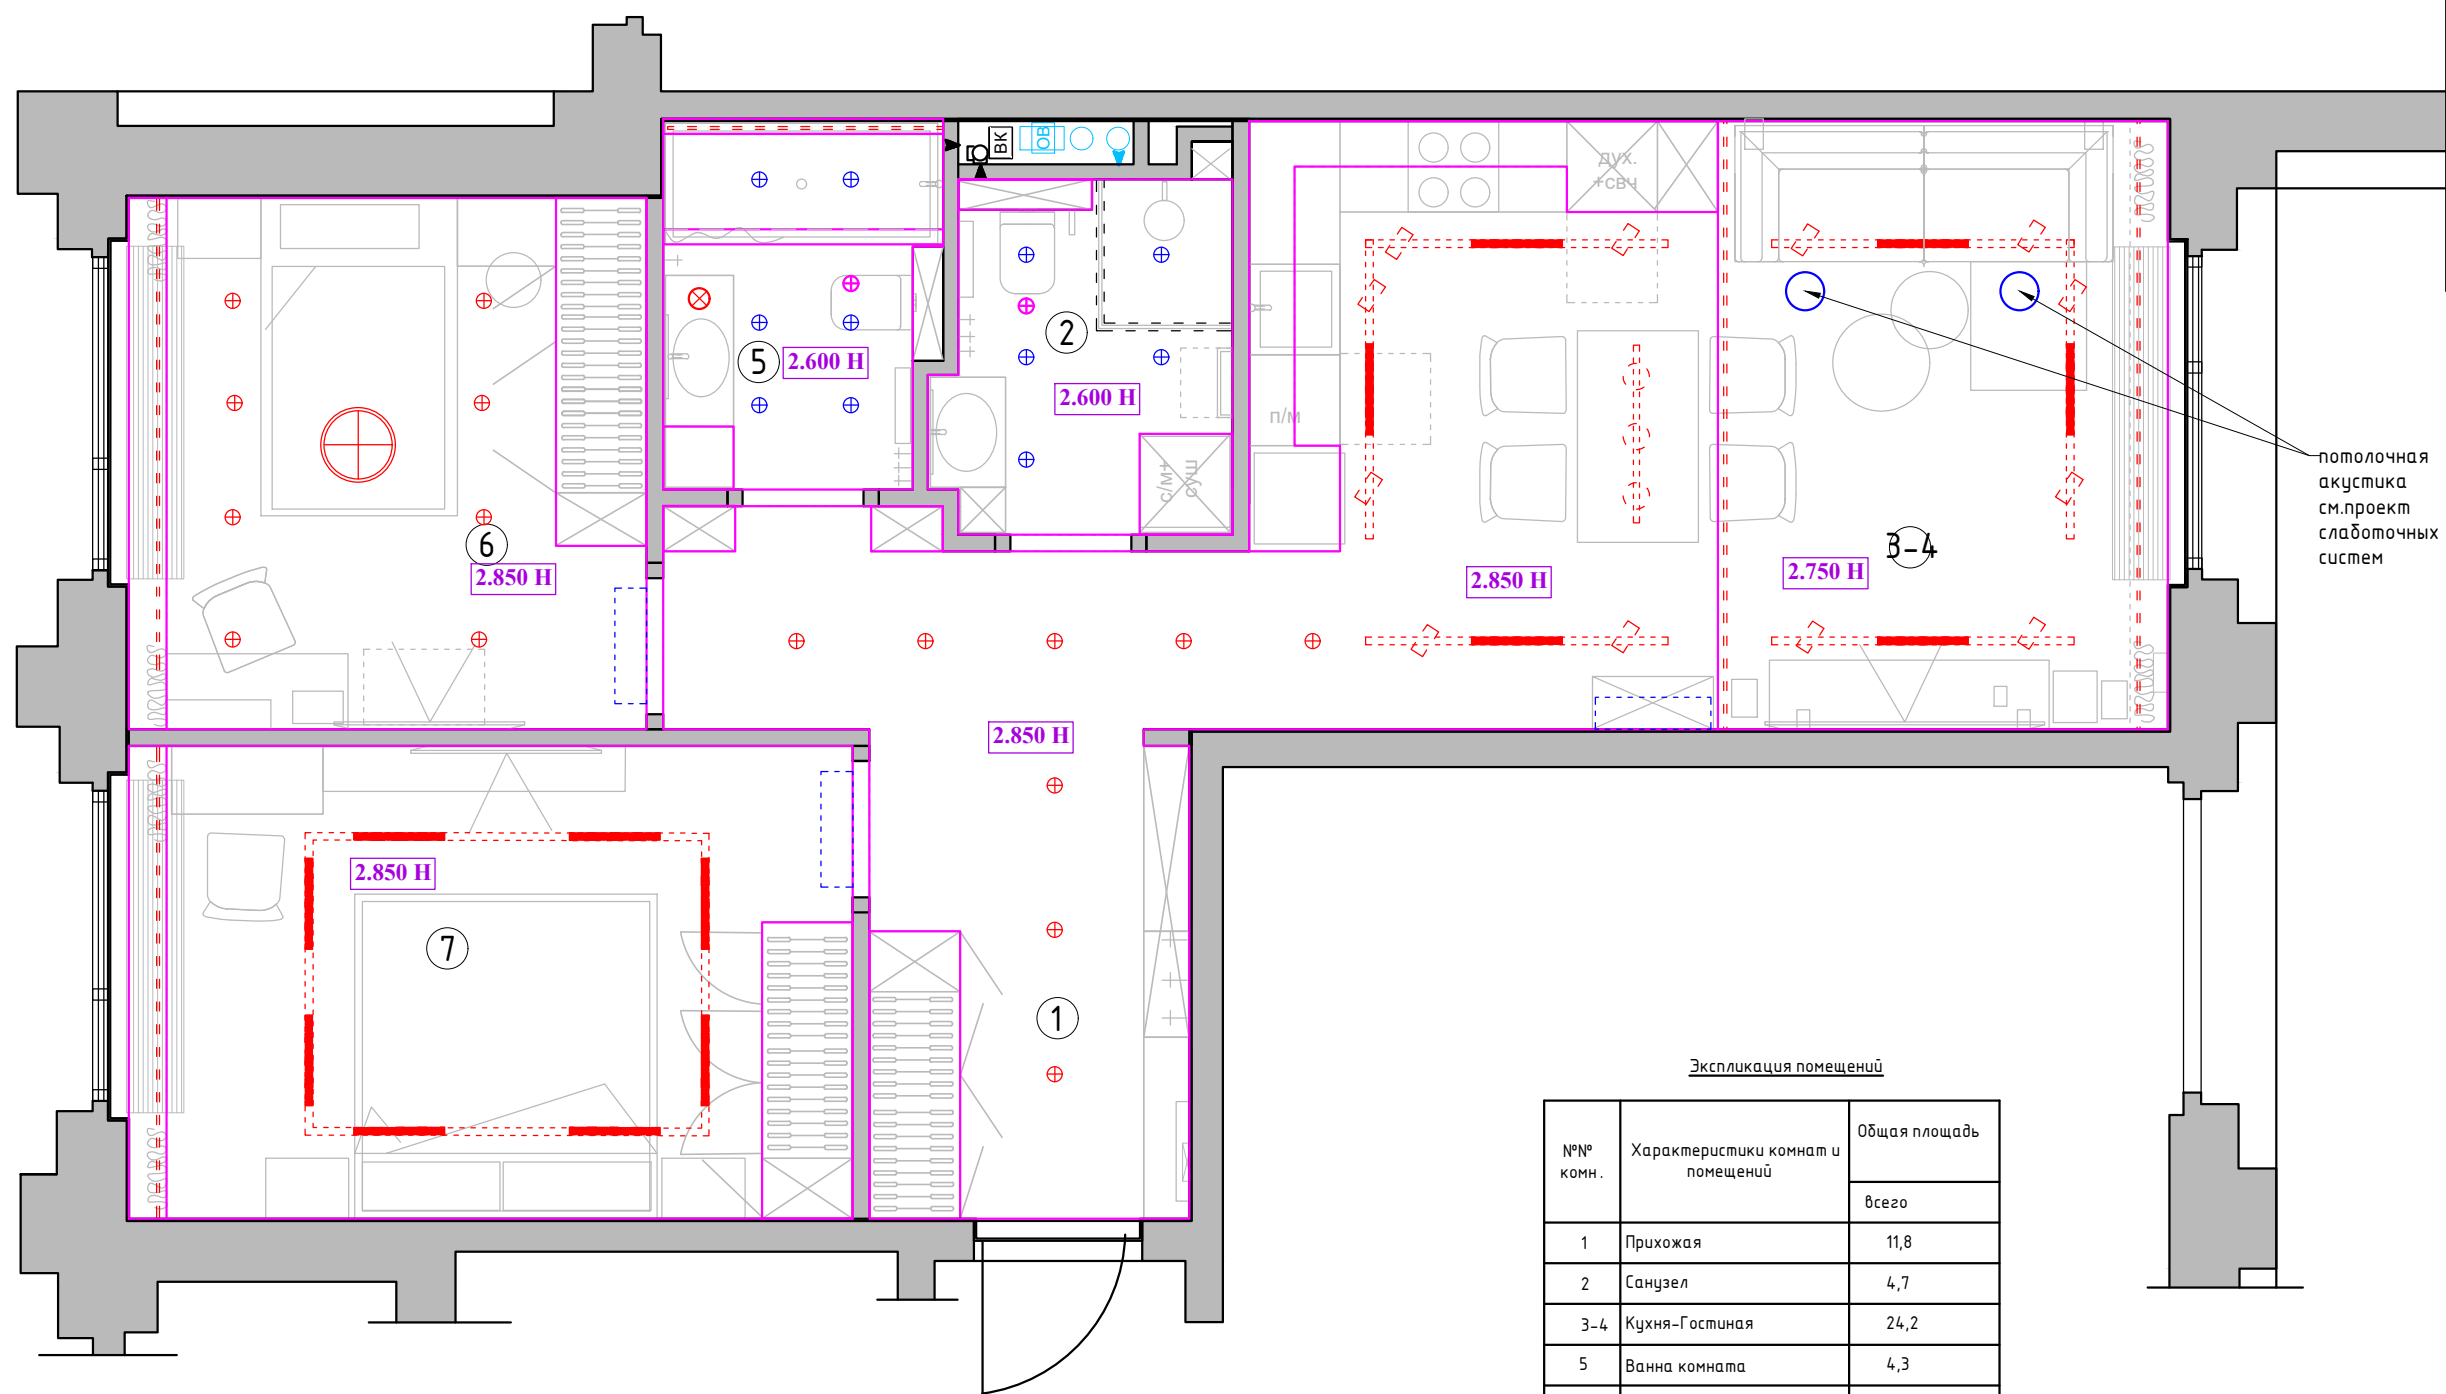

потолочная акустика см.проект слаботочных систем

Экспликация помещений

№№ комн.	Характеристики комнат и помещений	Общая площадь
		всего
1	Прихожая	11,8
2	Санузел	4,7
3-4	Кухня-Гостиная	24,2
5	Ванна комната	4,3
6	Детская комната	12, 3
7	Спальня	15,0
Итого:		72,5

Условные обозначения

- ⊗ - точечный светильник Тип 1 (встраиваемый)
- ⊗ - точечный светильник Тип 2 (встраиваемый влагозащитный)
- ⊗ - потолочный вентилятор
- ⊗ -потолочная акустика
- - - - - светодиодная лента
- ⊗ - люстра/подвес
- = ⚡ = - встроенная трековая система

1:50

Заказчик	Согласованно	Дата	Подпись	Адрес: г. Москва ул. Большая почтовая, 18 а, 48			
		18.03.26			Стадия	Лист	Листов
Заказчик							
Дизайнер	Чапанова П.О			Квартира	POLINA CHAPLANOVA DESIGN		
				План потолков с расстановкой осветительного оборудования с привязками М 1:50			