


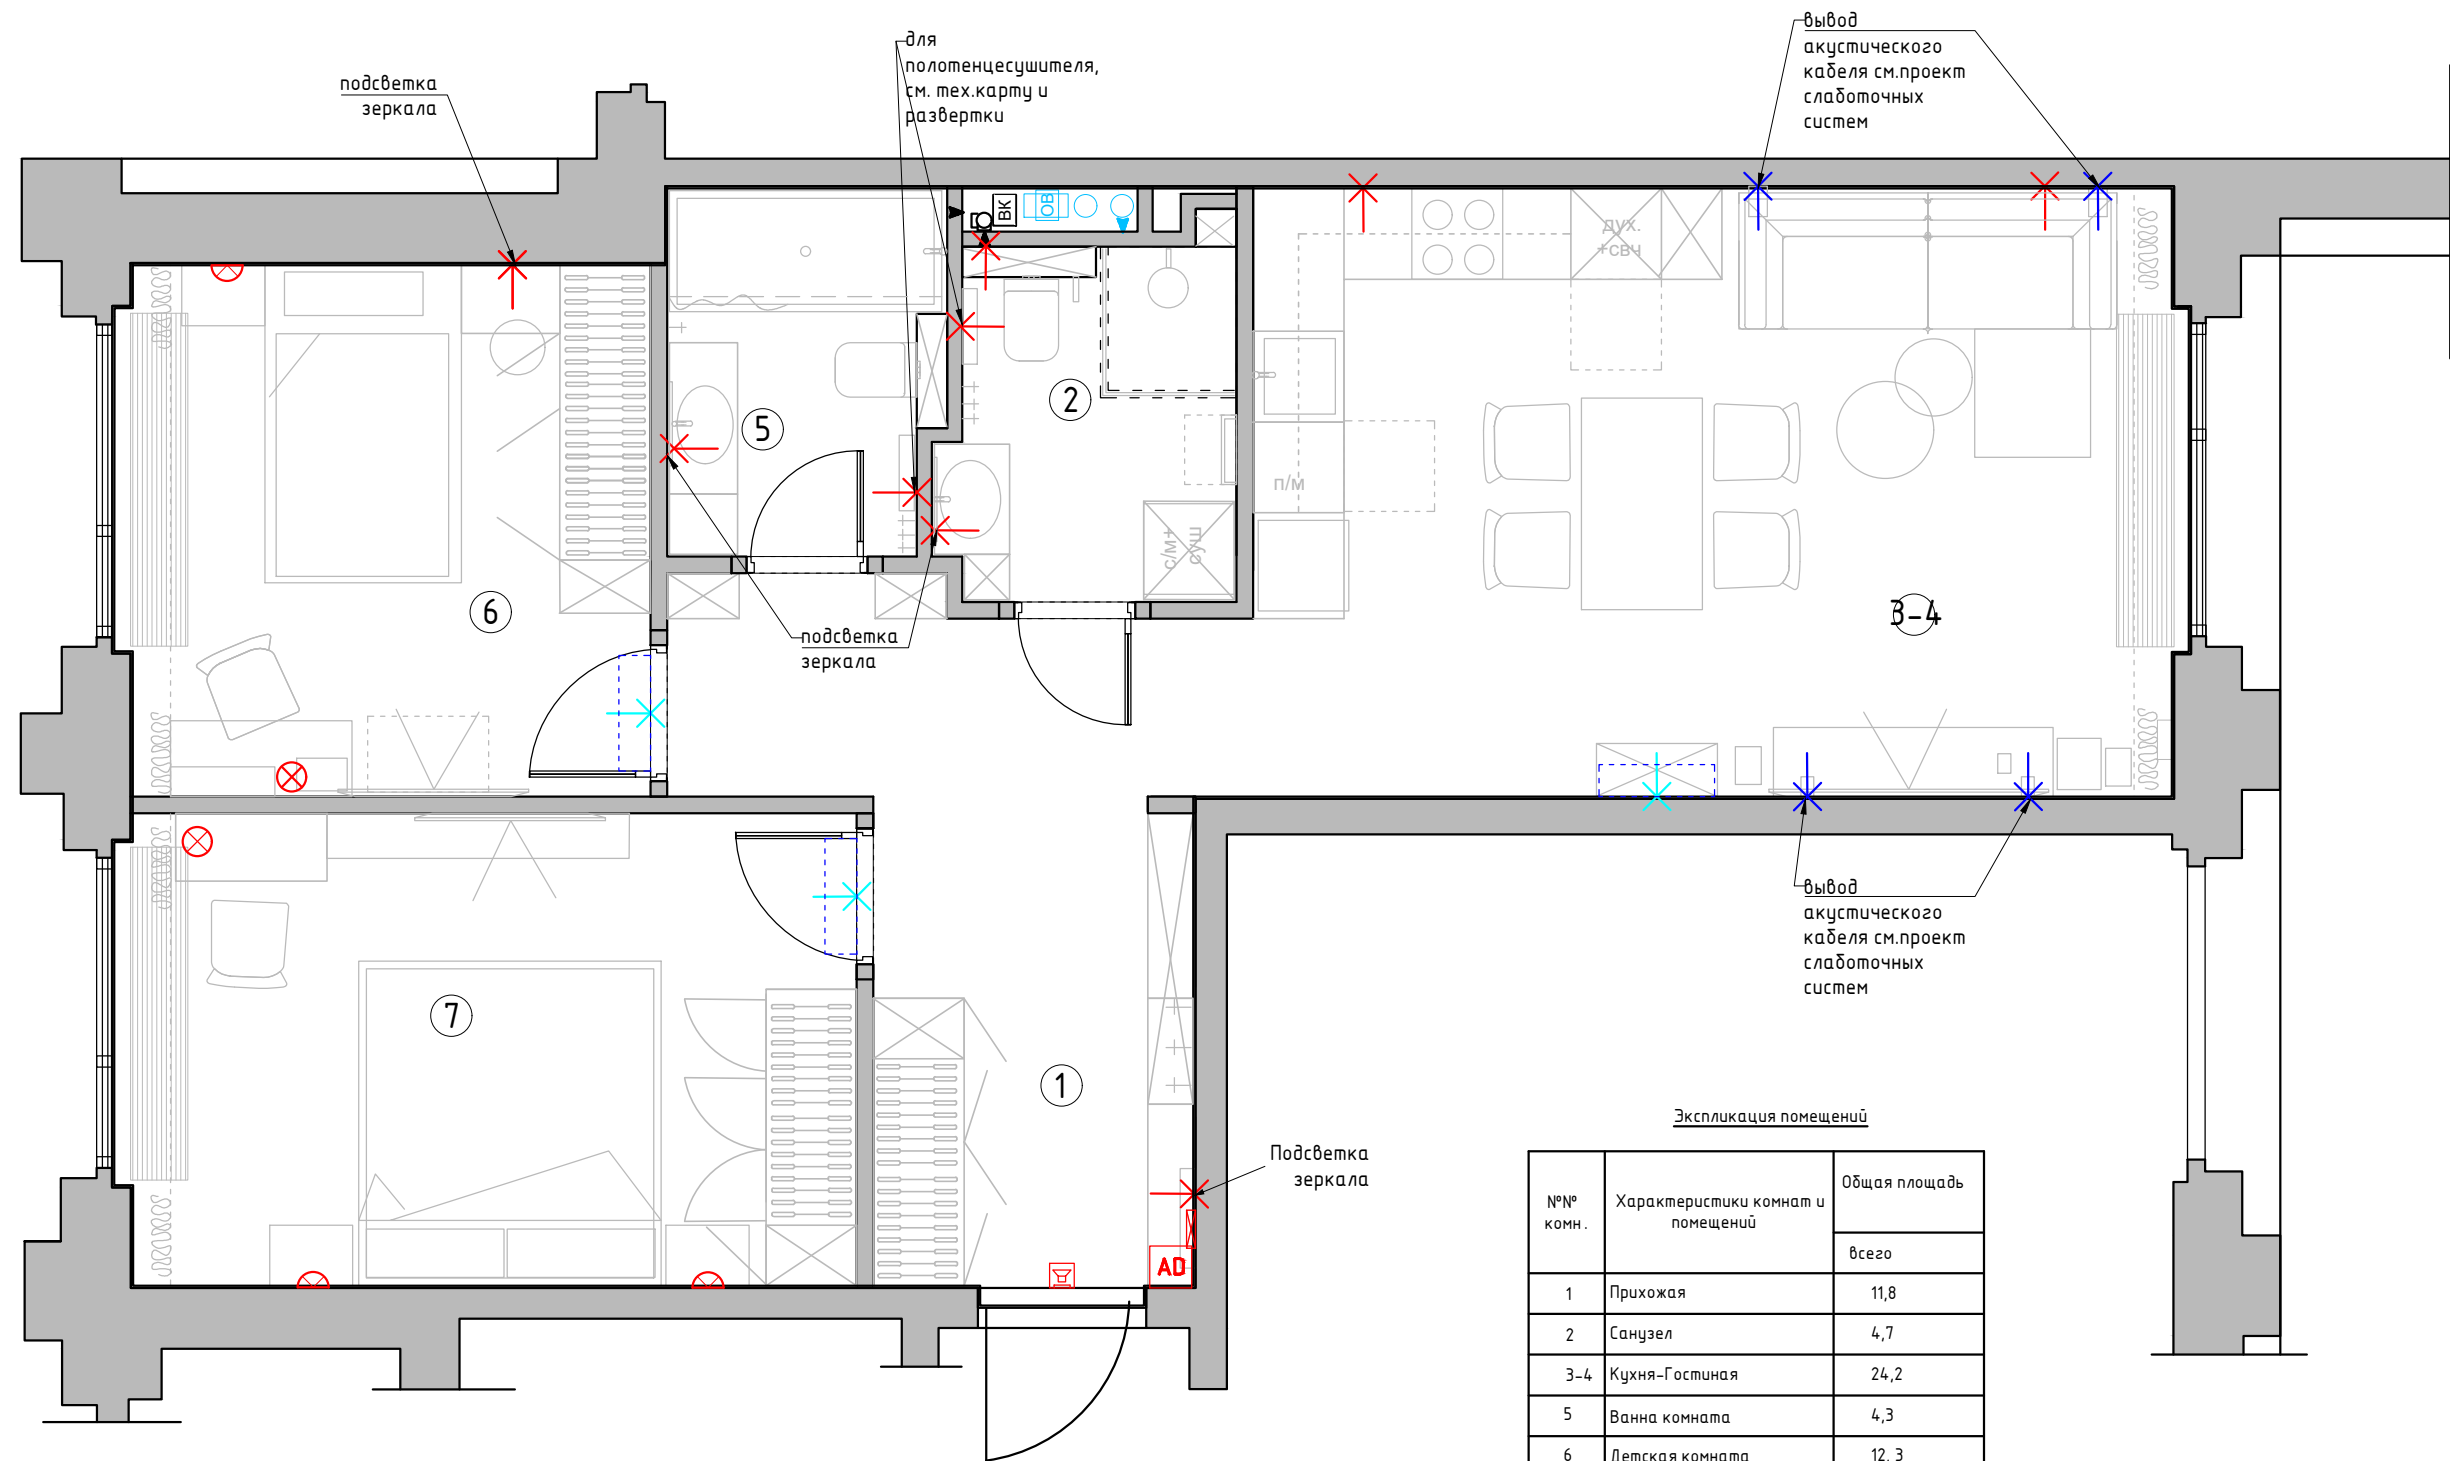

Условные обозначения

- ✂ - эл. вывод
- ⊗ - лампа настольная
- ⊕ - бра\настенный светильник.
- AD - Видеодомофон
- 📞 - Звонок
- ⊠ - Электрический щит.
- ✂ - вывод для кондиционера
- ✂ - вывод для акустической системы см. проект "слаботочные системы"

Экспликация помещений

№№ комн.	Характеристики комнат и помещений	Общая площадь
		всего
1	Прихожая	11,8
2	Санузел	4,7
3-4	Кухня-Гостиная	24,2
5	Ванна комната	4,3
6	Детская комната	12,3
7	Спальня	15,0
Итого:		72,5

1:50

Заказчик	Согласованно	Дата	Подпись	Адрес: г. Москва ул. Большая почтовая, 18 а, 48			
		18.03.26			Стадия	Лист	Листов
Заказчик							
Дизайнер	Чапланова П.О			Квартира	POLINA CHAPLANOVA DESIGN		
				План настенного и отдельностоящего осветительного оборудования с привязками М 1:50			

Формат А3