


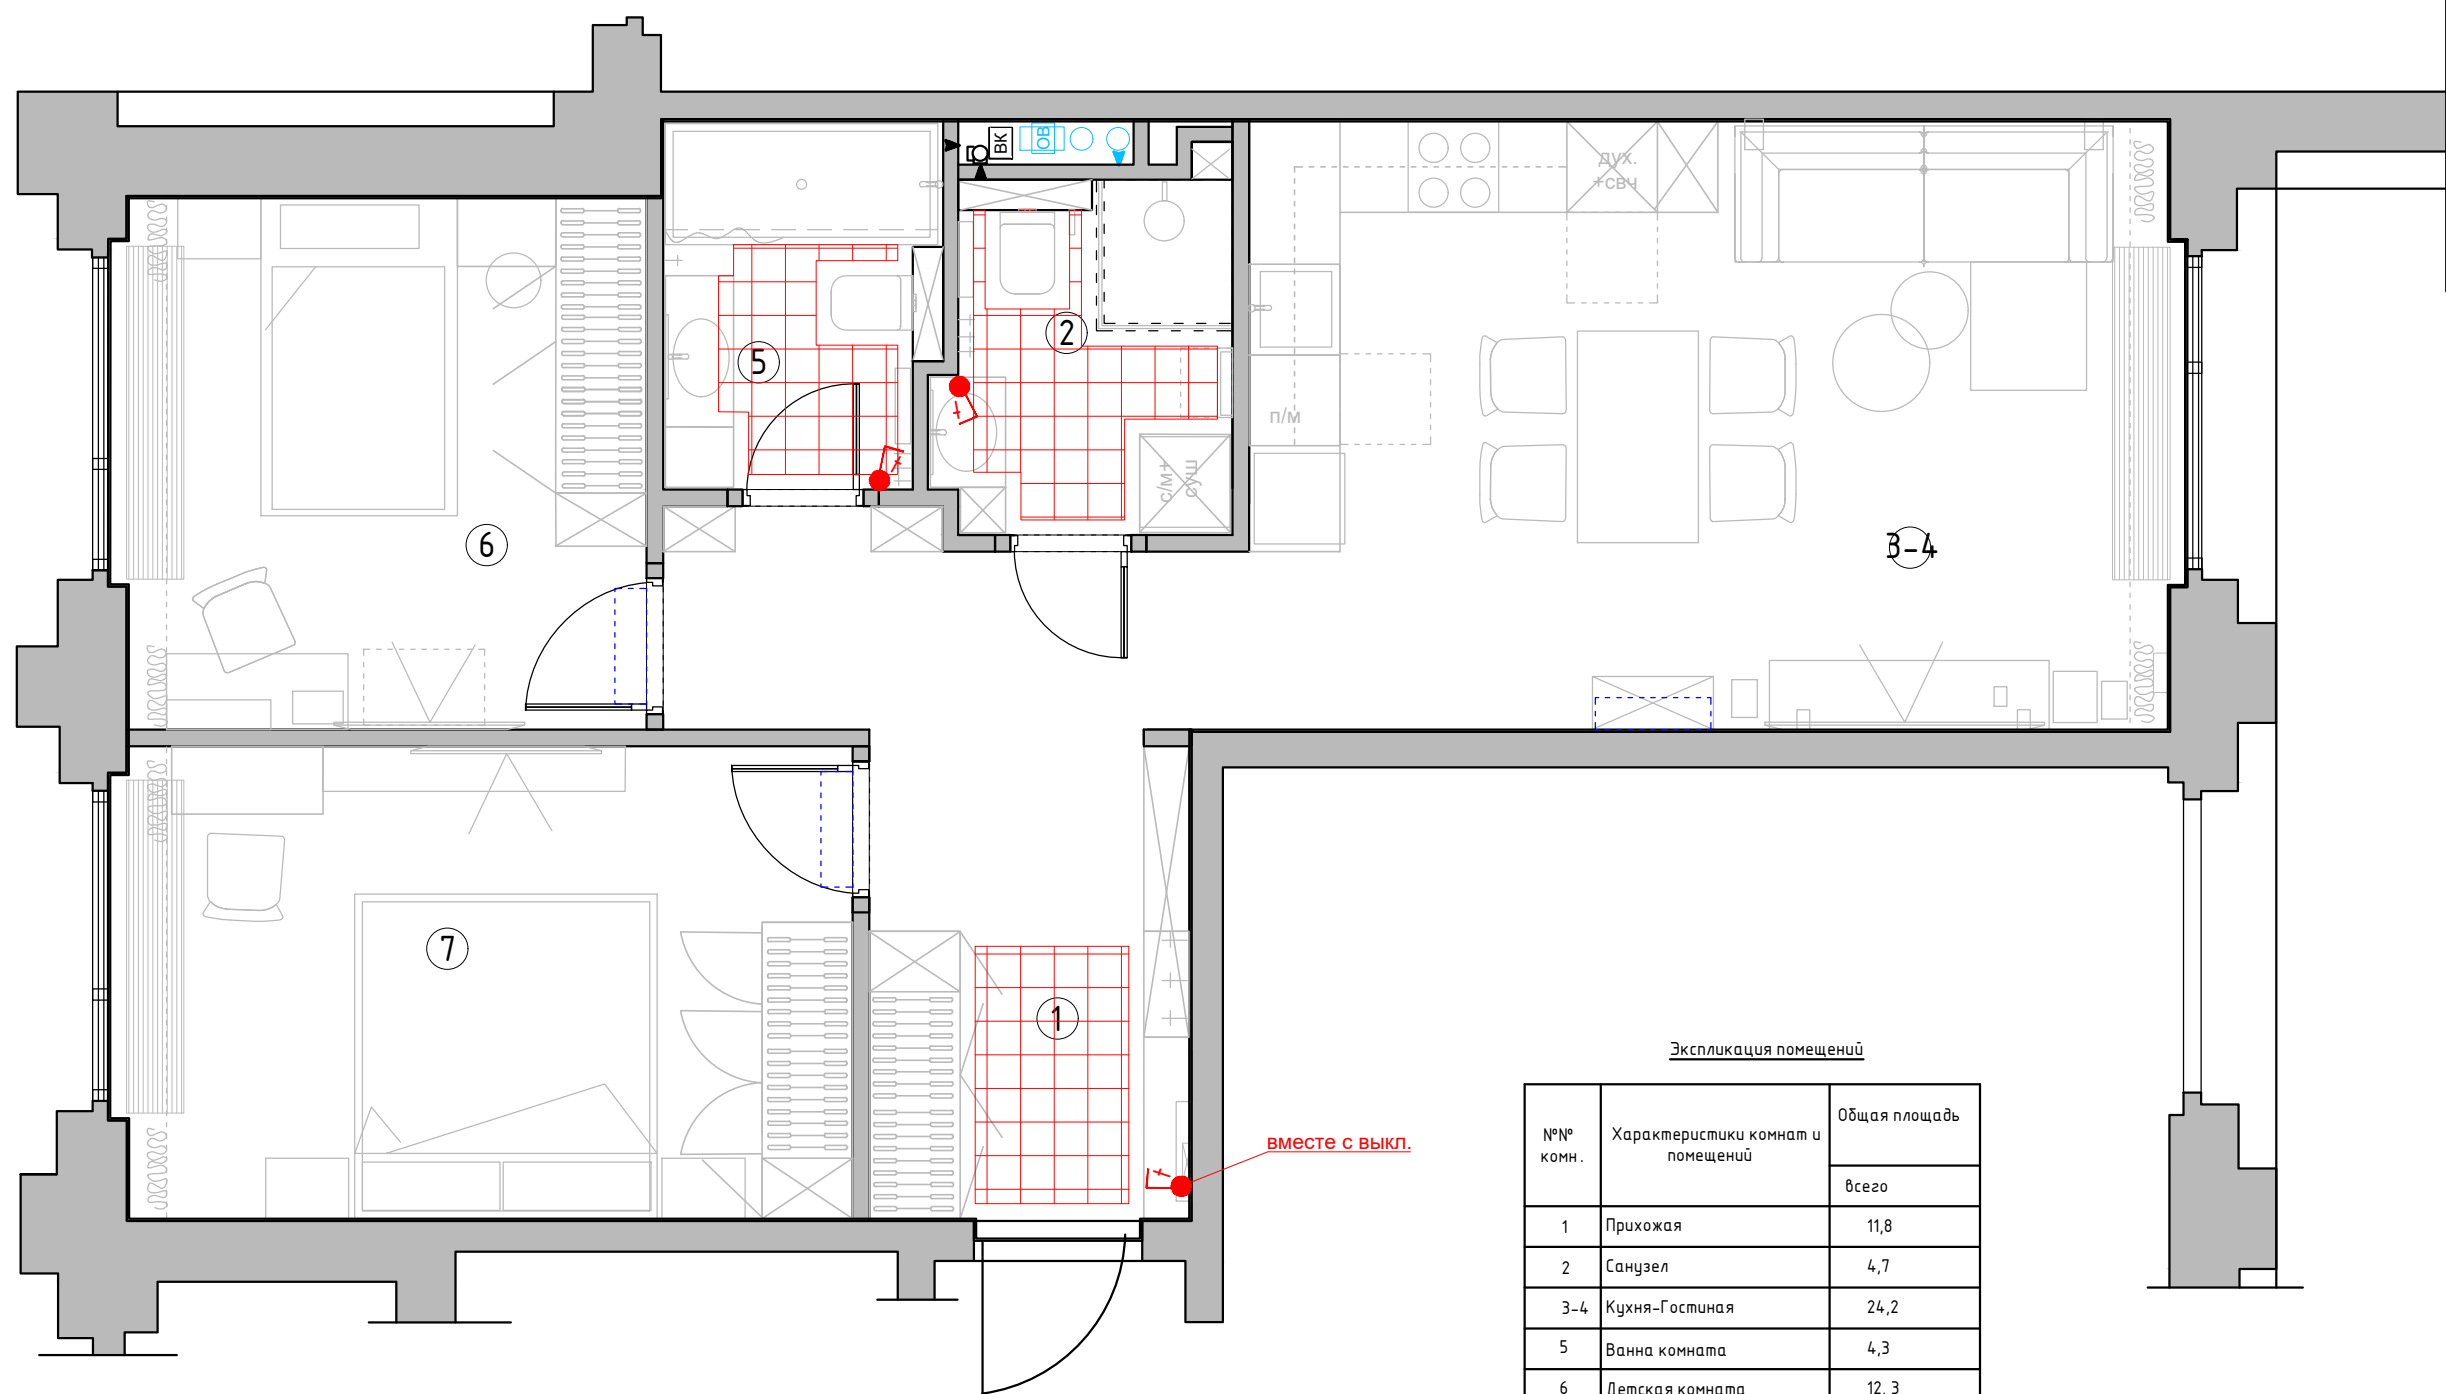

Экспликация помещений		
№№ комн.	Характеристики комнат и помещений	Общая площадь
		всего
1	Прихожая	11,8
2	Санузел	4,7
3-4	Кухня-Гостиная	24,2
5	Ванна комната	4,3
6	Детская комната	12,3
7	Спальня	15,0
Итого:		72,5

Условные обозначения:


 зона теплого электрического пола

 регулятор теплого пола

Регулятор монтировать на h=+0.900 от УЧП

Заказчик	Согласованно	Дата	Подпись	Адрес: г. Москва ул. Большая почтовая, 18 а, 48			
		18.03.26			Стадия	Лист	Листов
Заказчик							
Дизайнер	Чалланова П.О			Квартира	POLINA CHAPLANOVA DESIGN		
				План теплого пола			

1:50

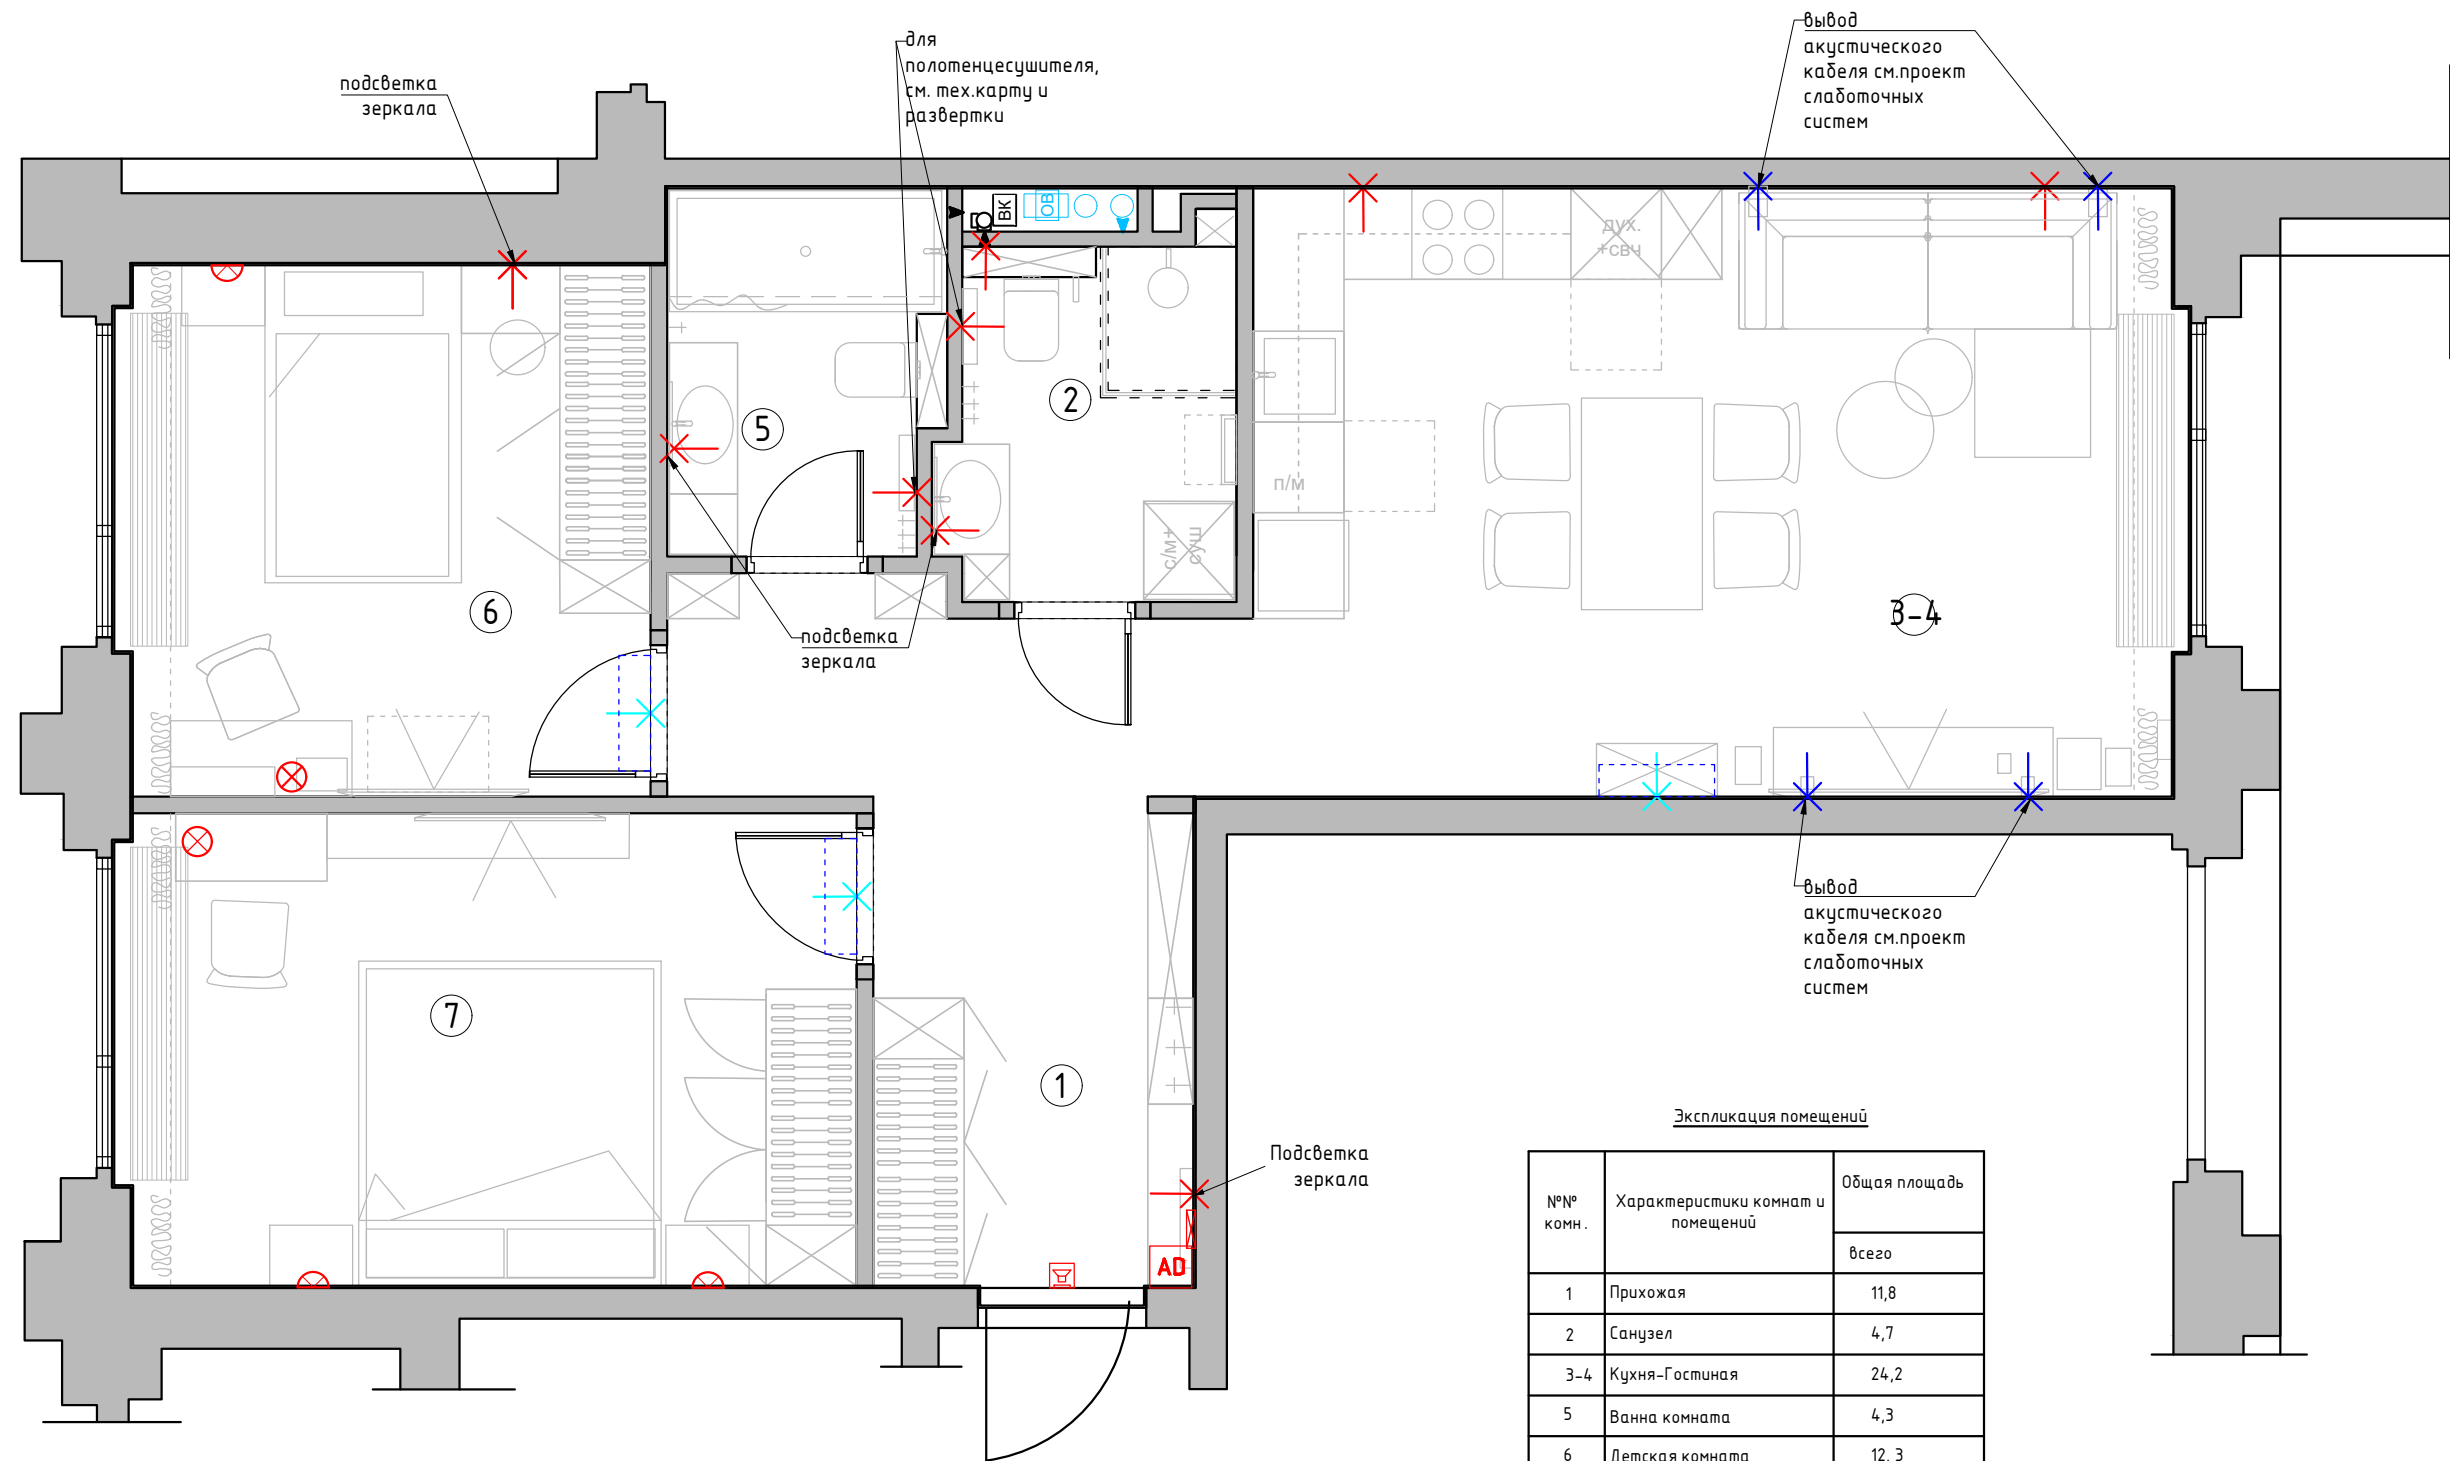

Условные обозначения


- ✂ - эл. вывод
- ⊗ - лампа настольная
- ⊕ - бра \ настенный светильник.
- AD - Видеодомофон
- 📞 - Звонок
- ⊠ - Электрический щит.
- ✂ - вывод для кондиционера
- ✂ - вывод для акустической системы см. проект "слаботочные системы"

Экспликация помещений

№№ комн.	Характеристики комнат и помещений	Общая площадь
		всего
1	Прихожая	11,8
2	Санузел	4,7
3-4	Кухня-Гостиная	24,2
5	Ванна комната	4,3
6	Детская комната	12,3
7	Спальня	15,0
Итого:		72,5

1:50

Заказчик	Согласованно	Дата	Подпись	Адрес: г. Москва ул. Большая почтовая, 18 а, 48			
		18.03.26			Стадия	Лист	Листов
Заказчик							
Дизайнер	Чапланова П.О			Квартира	POLINA CHAPLANOVA DESIGN		
				План настенного и отдельностоящего осветительного оборудования с привязками М 1:50			

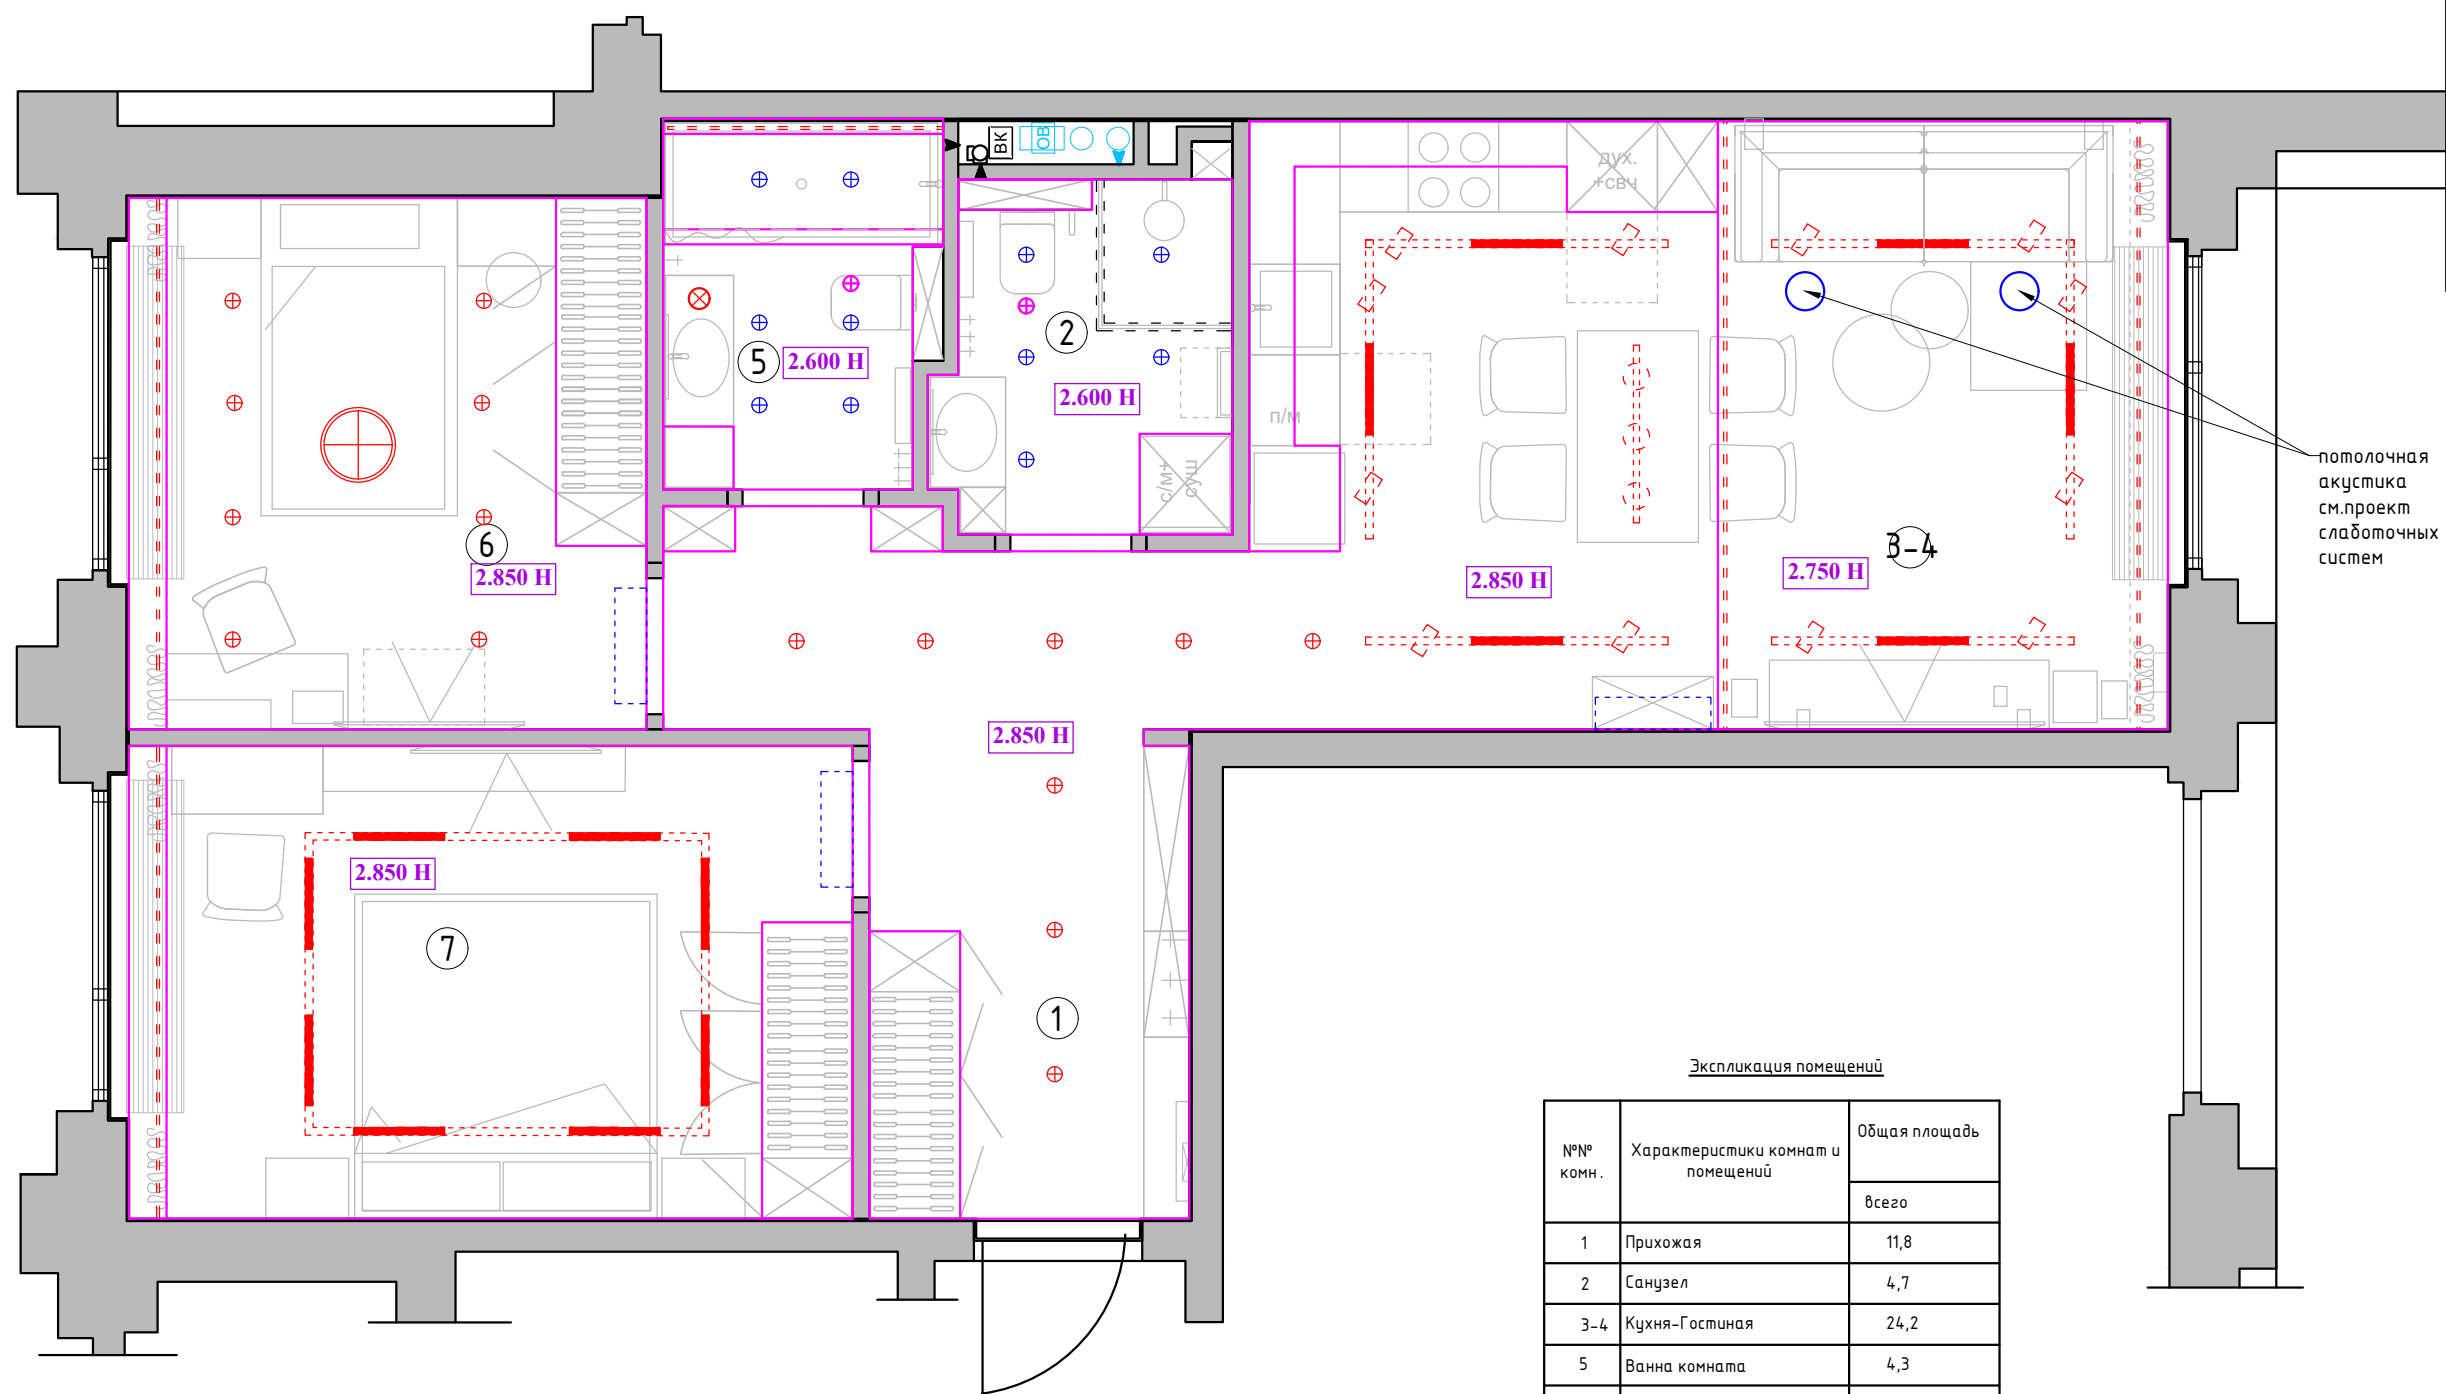

потолочная акустика см.проект слаботочных систем

Экспликация помещений


№№ комн.	Характеристики комнат и помещений	Общая площадь
		всего
1	Прихожая	11,8
2	Санузел	4,7
3-4	Кухня-Гостиная	24,2
5	Ванна комната	4,3
6	Детская комната	12, 3
7	Спальня	15,0
Итого:		72,5

Условные обозначения

- ⊗ - точечный светильник Тип 1 (встраиваемый)
- ⊗ - точечный светильник Тип 2 (встраиваемый влагозащитный)
- ⊗ - потолочный вентилятор
- ⊗ -потолочная акустика
- - - - - светодиодная лента
- ⊗ - люстра/подвес
- = = - встроенная трековая система

1:50

Заказчик	Согласованно	Дата	Подпись	Адрес: г. Москва ул. Большая почтовая, 18 а, 48			
		18.03.26			Стадия	Лист	Листов
Заказчик							
Дизайнер	Чапанова П.О			Квартира	POLINA CHAPLANOVA DESIGN		
				План потолков с расстановкой осветительного оборудования с привязками М 1:50			

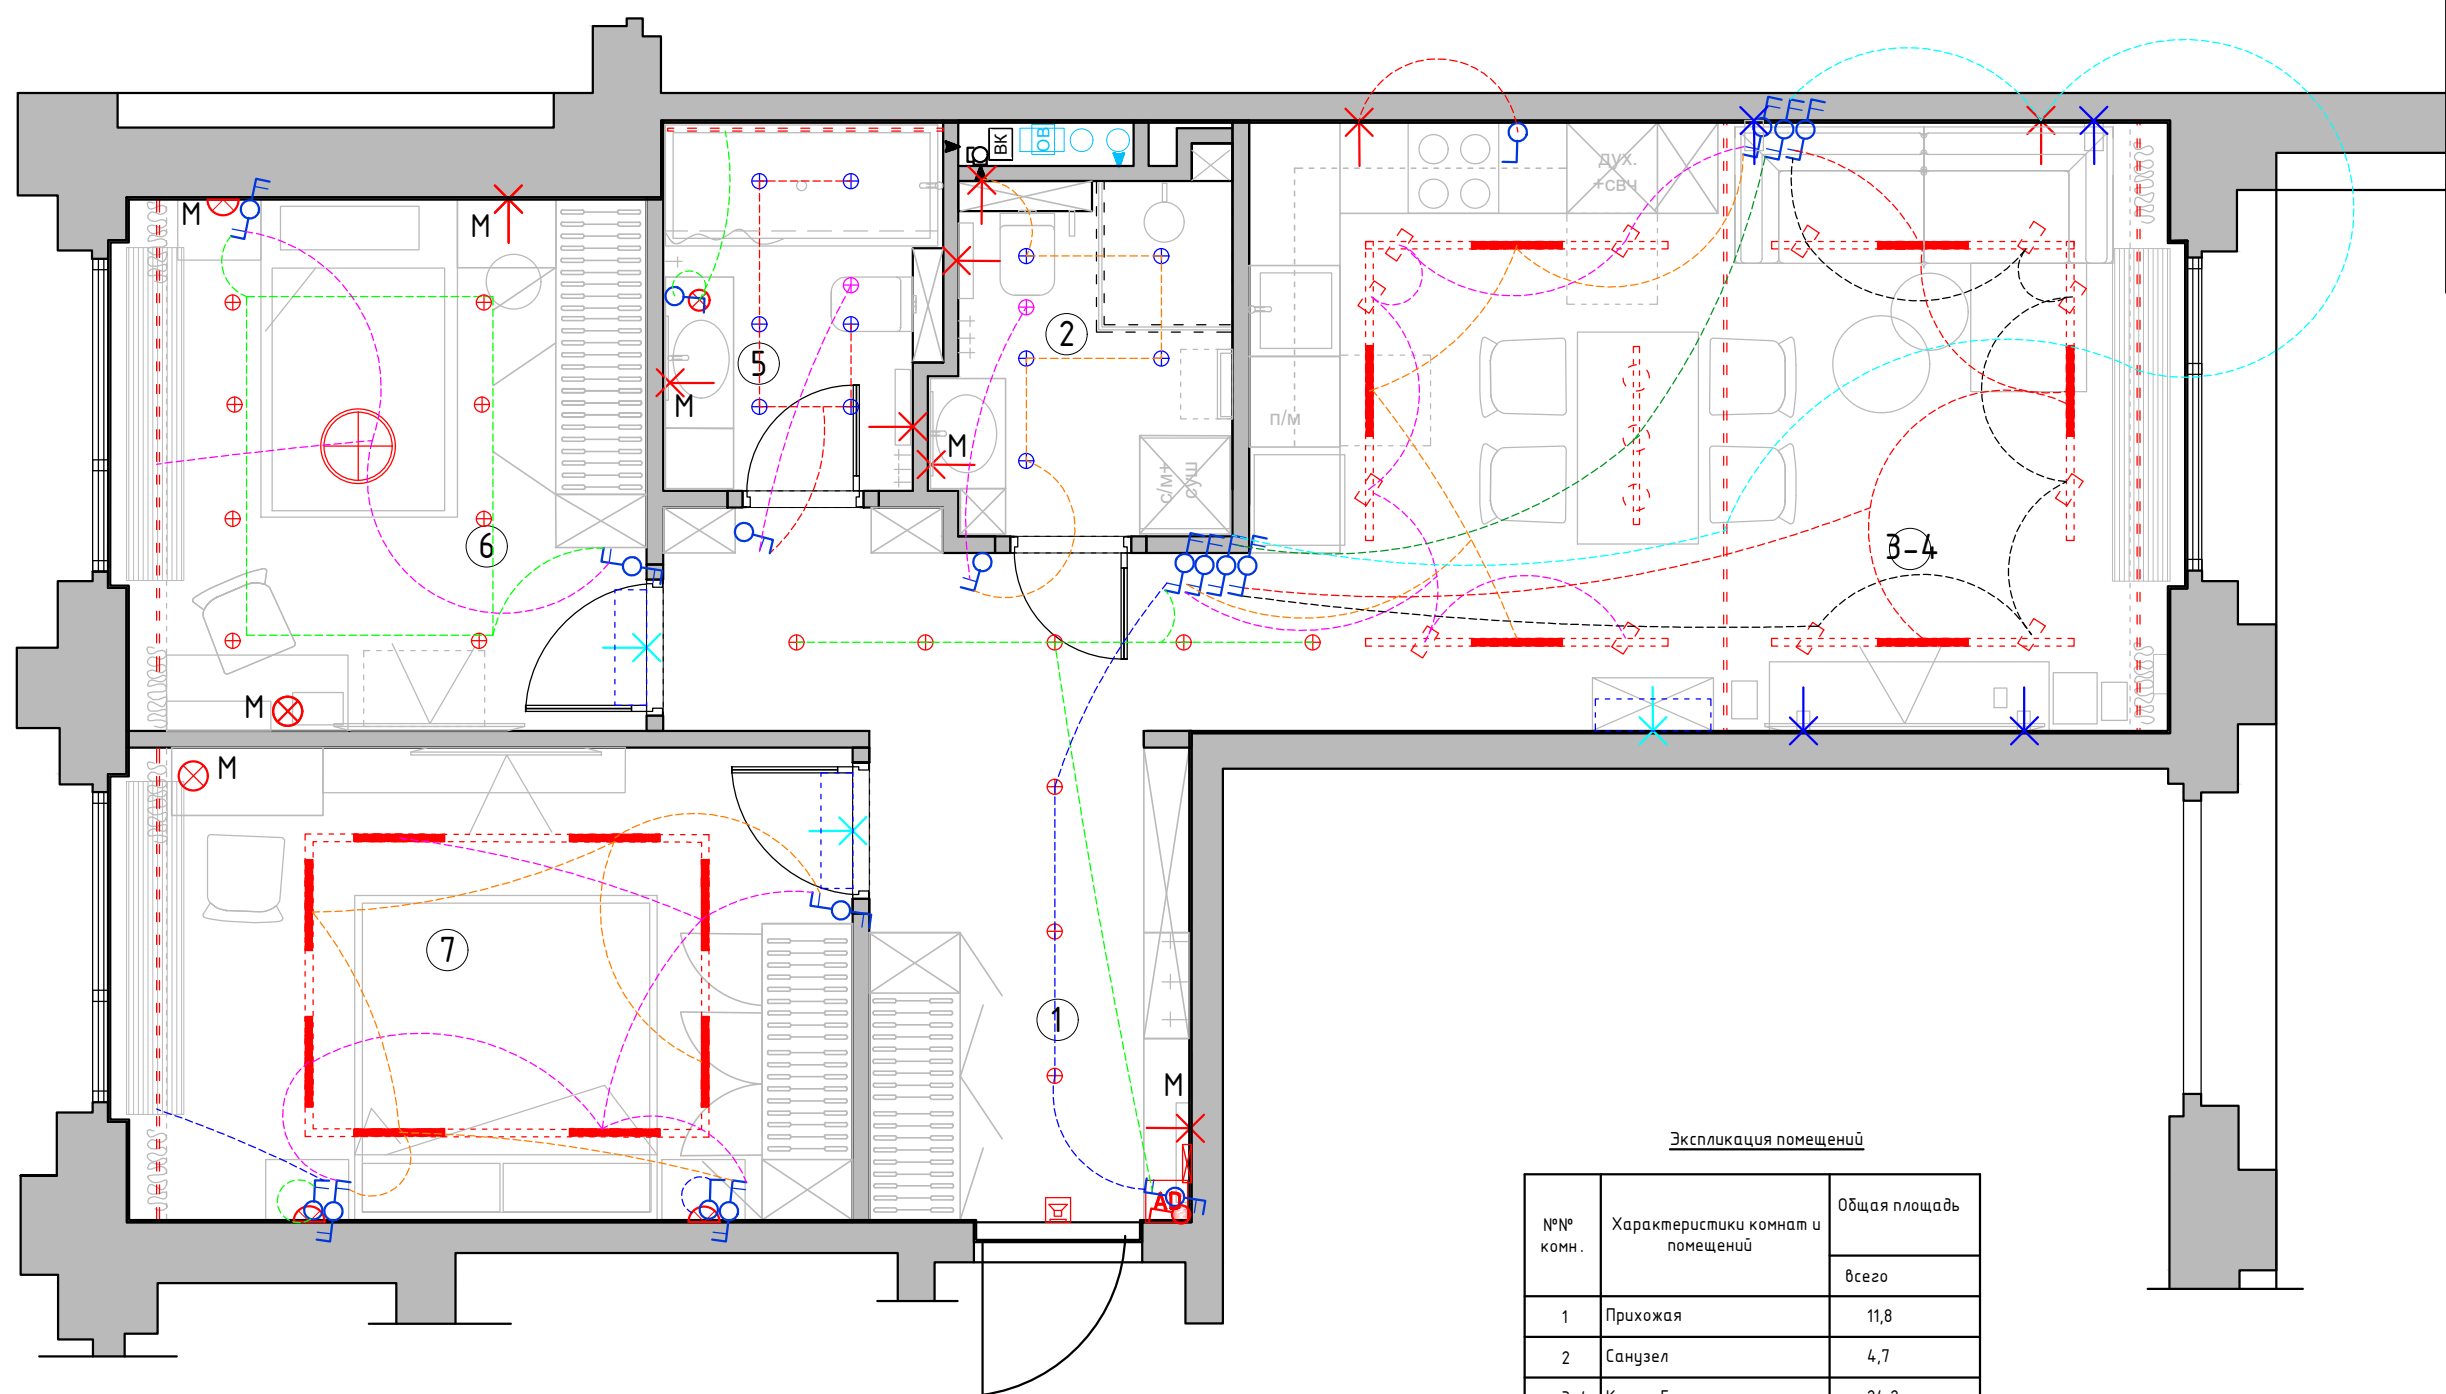

Условные обозначения

- ⊗ - точечный светильник Тип 1 (встраиваемый)
- ⊗ - точечный светильник Тип 2 (встраиваемый влагозащитный)
- ⊗ - потолочный вентилятор
- - потолочная акустика
- - светодиодная лента
- ⊗ - люстра/подвес
- = ⚡ = - встроенная трековая система

Условные обозначения

- ⚡ - выключатель 1-но клавишный
- ⚡ - выключатель 2-х клавишный
- ⚡ - преключатель 1-но клавишный
- ⚡ - преключатель 2-х клавишный
- ⚡ - Генеральный выключатель.
(выключает свет во всей квартире одновременно)

- Все выключатели монтировать на h=+0.900 от УЧП, кроме специально указанных.
- Размеры указаны по центру рамки, без учета отделочных материалов.
- См. совместно с развертками
- Тип отделочного материала см. ведомость отделочных материалов
- Включение/выкл привода штор согласовывается Заказчиком дополнительно

- ⚡ - эл. вывод
- ⊗ - лампа настольная
- ⊗ - бра/настенный светильник.


- A - автоматическое включения
- M - местное включение

Экспликация помещений

№№ комн.	Характеристики комнат и помещений	Общая площадь
		всего
1	Прихожая	11,8
2	Санузел	4,7
3-4	Кухня-Гостиная	24,2
5	Ванна комната	4,3
6	Детская комната	12,3
7	Спальня	15,0
Итого:		72,5

Заказчик	Согласованно	Дата	Подпись	Адрес: г. Москва ул. Большая почтовая, 18 а, 48			
		18.03.26			Стадия	Лист	Листов
Заказчик							
Дизайнер	Чапланова П.О			Квартира	POLINA CHAPLANOVA DESIGN		
				План расстановки выключателей, совмещенный с группами освещения М 1:50			

1:50

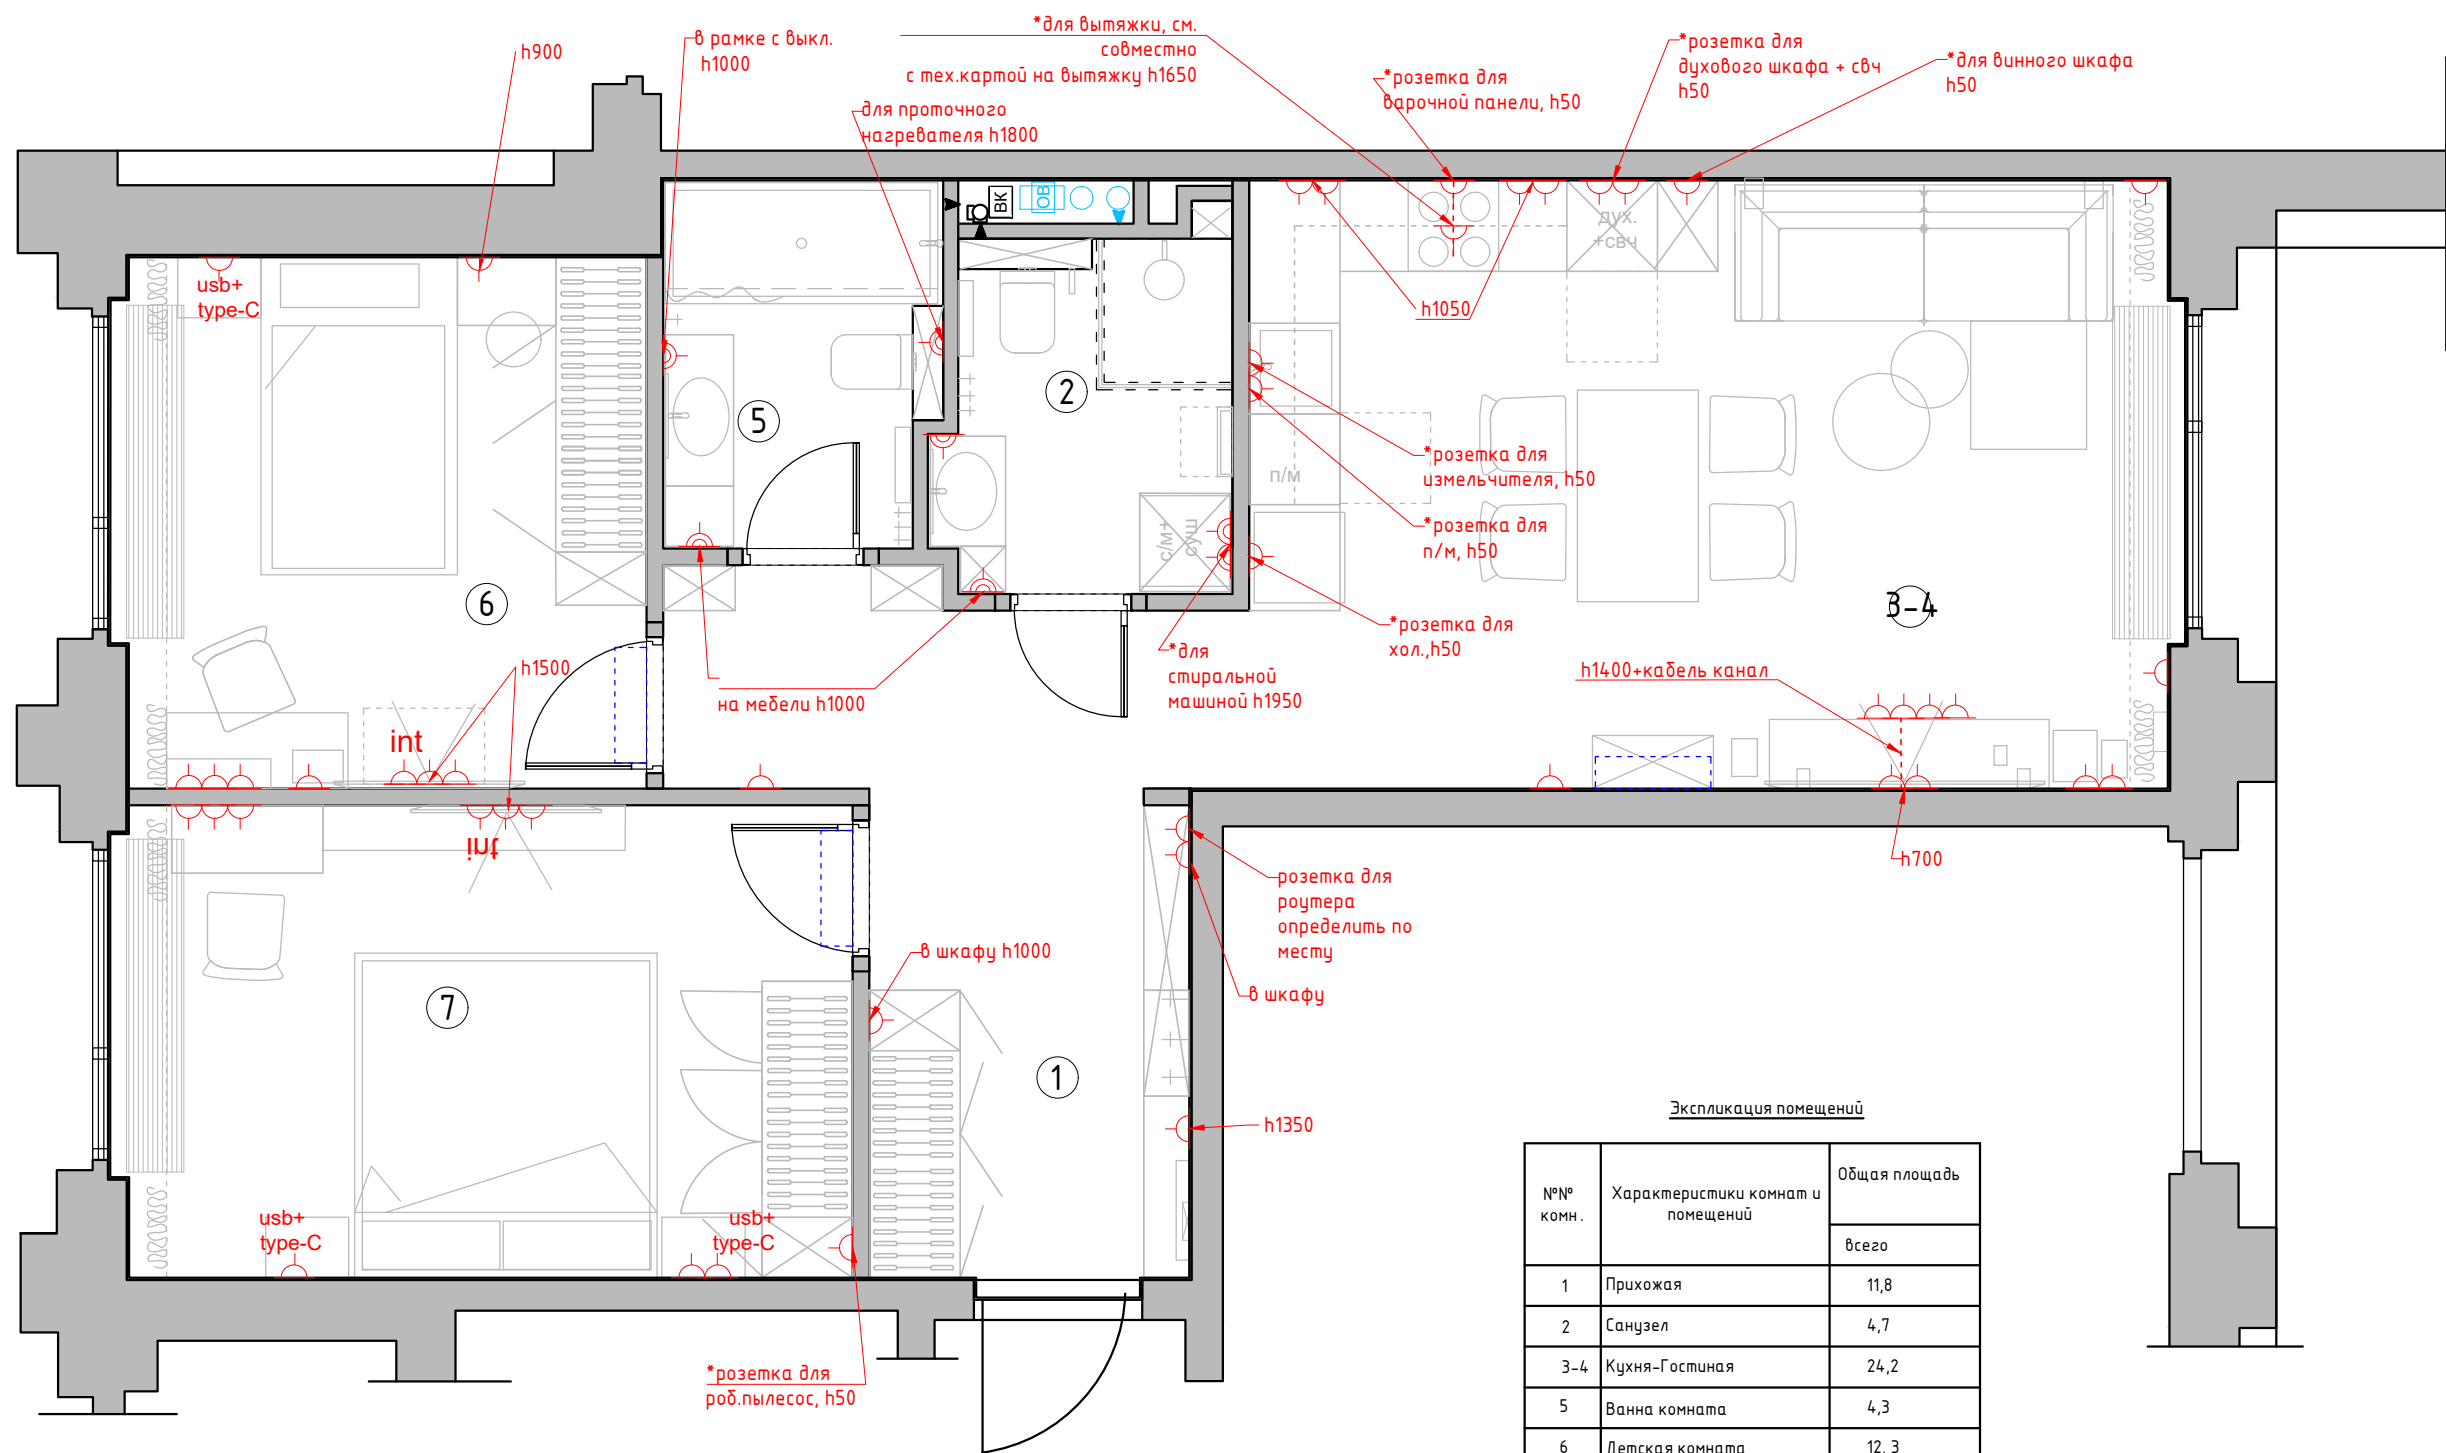

Условные обозначения:

- Розетка с заземлением
- Розетка с usb + type-C
- Интернет-розетка
- Розетка с заземлением
благостойкая

- Все розетки монтировать на $h=+0.250$ от УЧП, кроме специально указанных
- Размеры указаны по центру рамки, без учета отделочных материалов.
- См. совместно с развертками
- * размеры спец.розеток под кухонное оборудование смотреть совместно с тех.картам
- Тип отделочного материала см. ведомость отделочных материалов.

Экспликация помещений

№№ комн.	Характеристики комнат и помещений	Общая площадь
		всего
1	Прихожая	11,8
2	Санузел	4,7
3-4	Кухня-Гостиная	24,2
5	Ванна комната	4,3
6	Детская комната	12,3
7	Спальня	15,0
Итого:		72,5

1:50

Заказчик	Согласованно	Дата	Подпись	Адрес: г. Москва ул. Большая почтовая, 18 а, 48			
		18.03.26			Стадия	Лист	Листов
Заказчик							
Дизайнер	Чапланова П.О			Квартира	POLINA CHAPLANOVA DESIGN		
				План настенного и отдельностоящего осветительного оборудования с привязками М 1:50			