


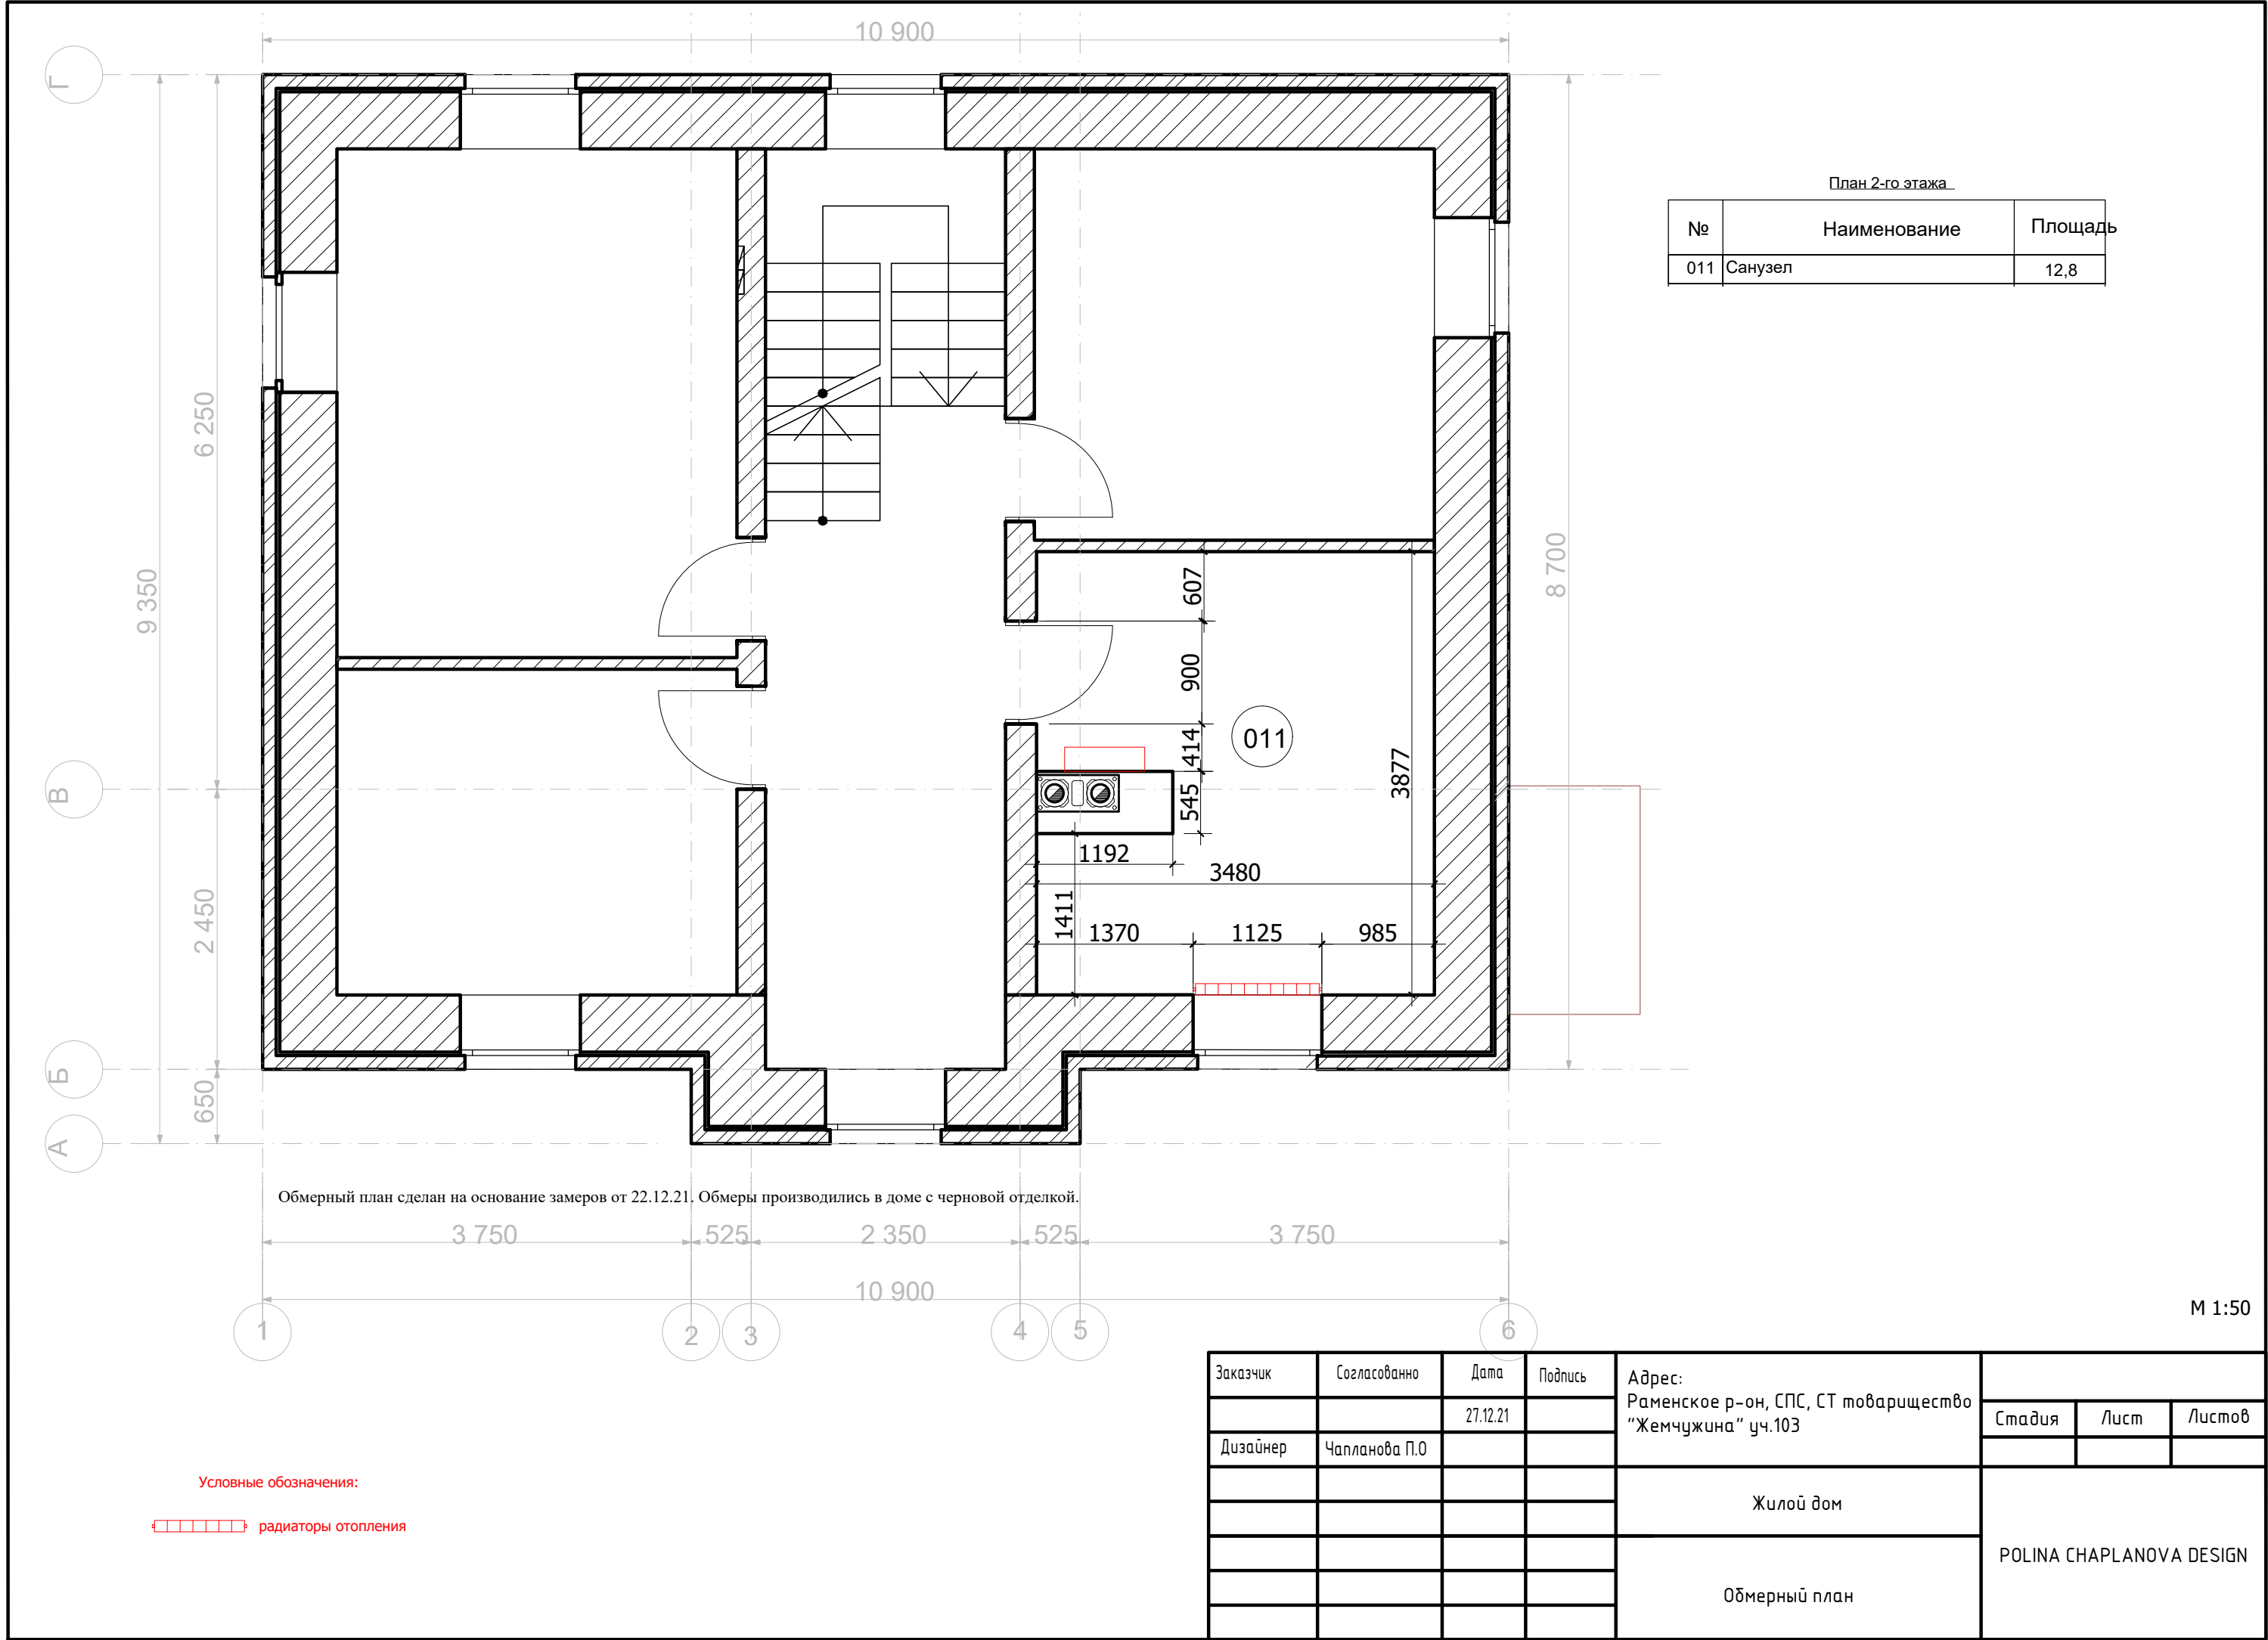

План 2-го этажа		
№	Наименование	Площадь
011	Санузел	12,8

Заказчик	Согласованно	Дата	Подпись	Адрес: Раменское р-он, СПС, СТ товарищество "Жемчужина" уч.103			
		27.12.21			Стадия	Лист	Листов
Дизайнер	Чапланова П.О			Жилой дом			
				Обмерный план	POLINA CHAPLANOVA DESIGN		

Обмерный план сделан на основание замеров от 22.12.21. Обмеры производились в доме с черновой отделкой.

Условные обозначения:
[red dashed rectangle] радиаторы отопления

М 1:50